



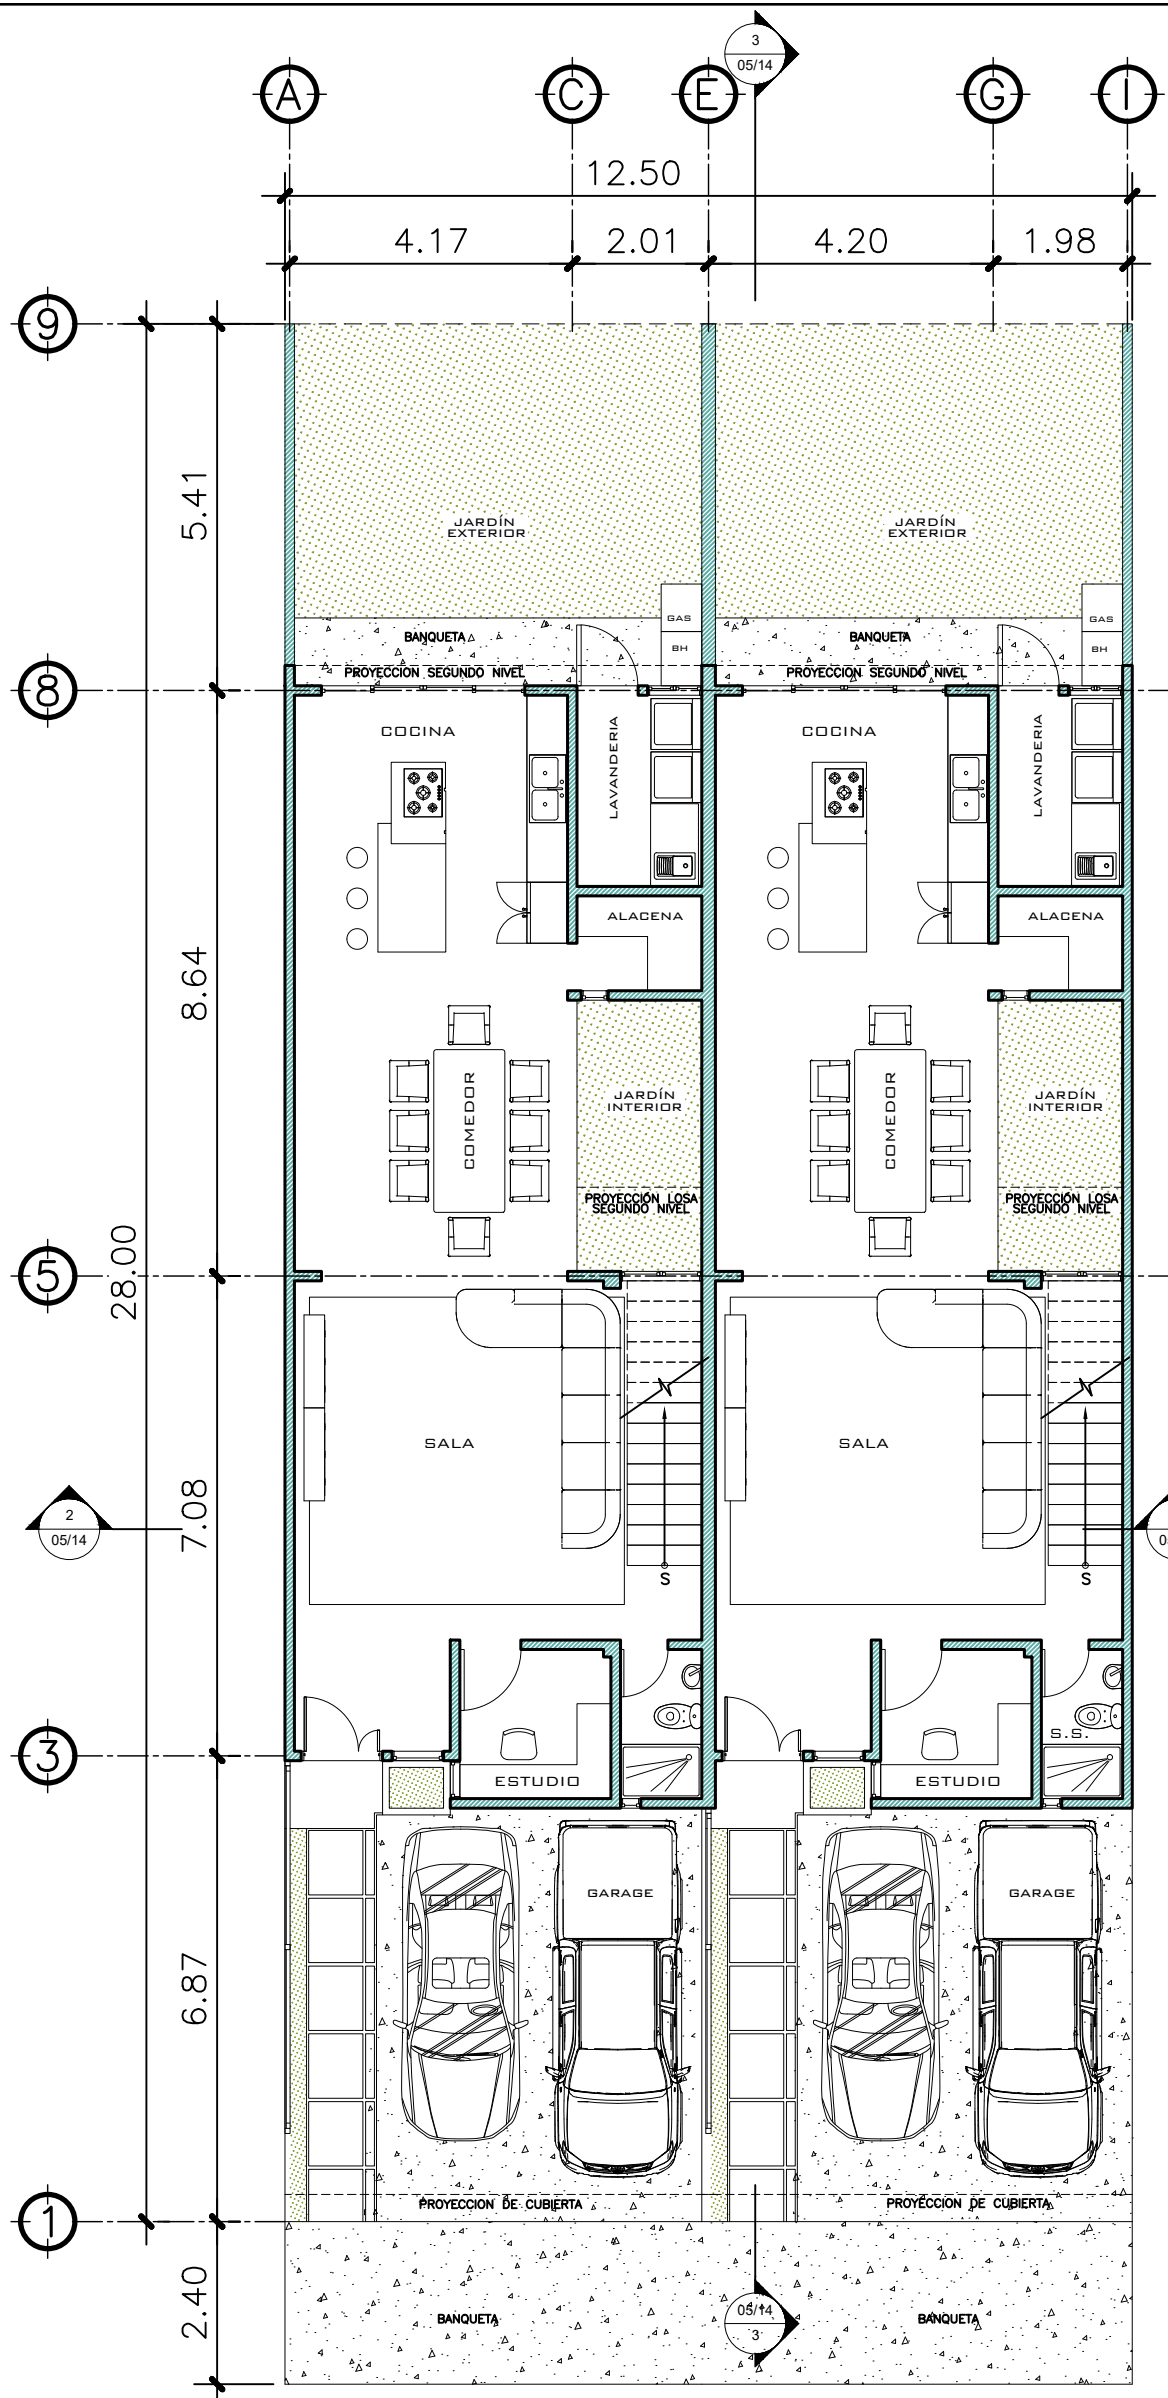


1 PLANTA NIVEL 1 ESCALA: 1:75
AMOBLADAS

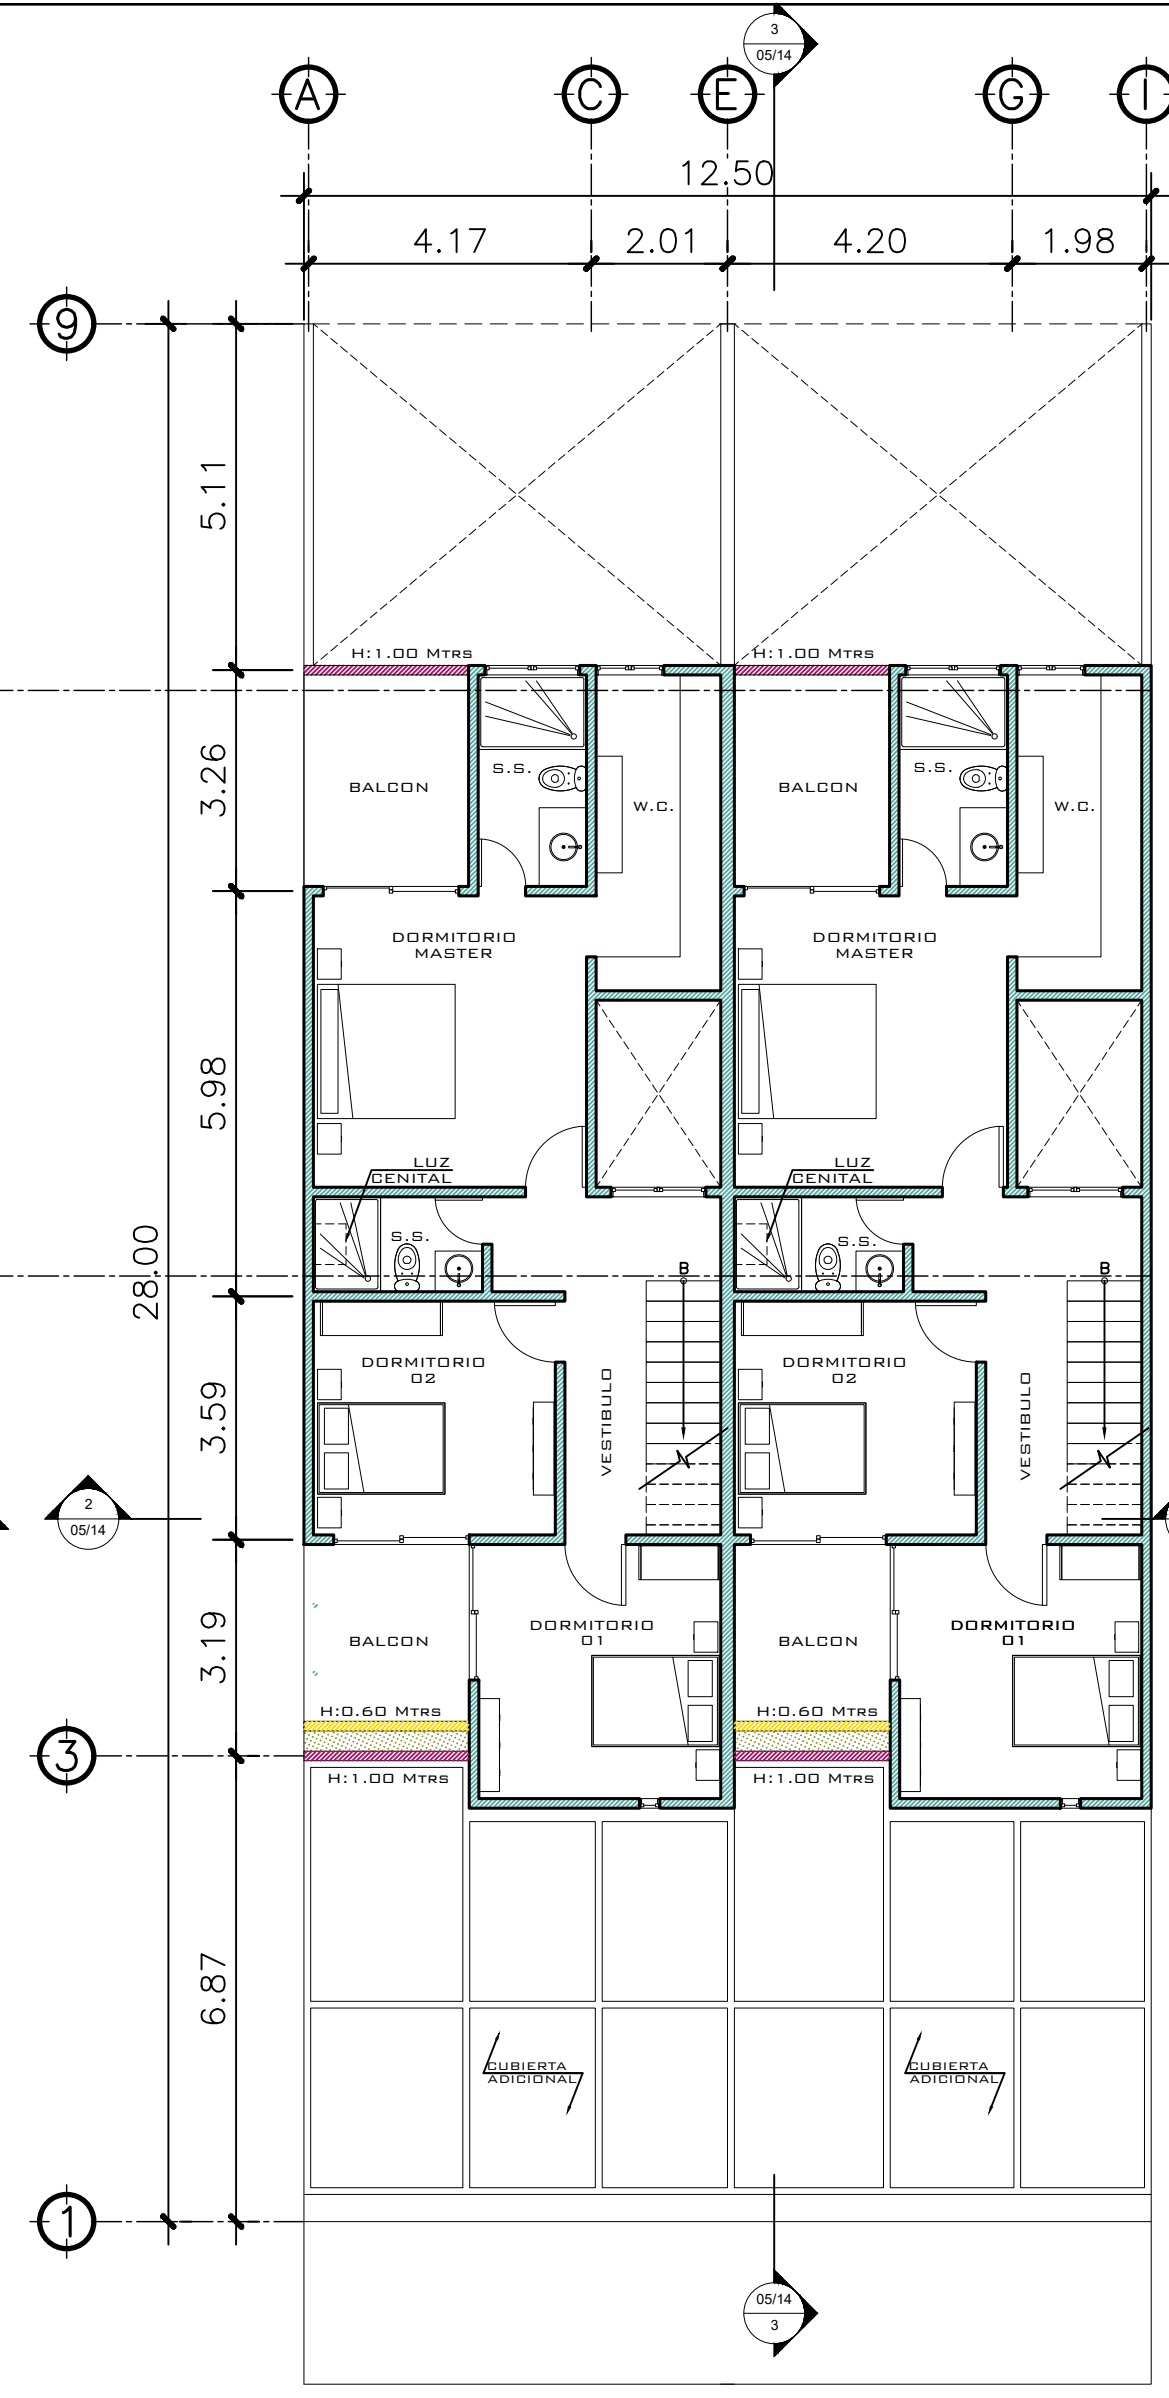

2 PLANTA NIVEL 2 ESCALA: 1:75
AMOBLADAS

SIMBOLOGIA	
ALTURA DE MUROS	
	MURO H: 2.60 M
	MURO H: 1.00 M
	MURO H: 0.60 M


PROPIETARIO:
PROYECTO: GERMAN CHOC
UBICACIÓN:
PLANIFICADO POR: CONSTRUCTORA DEL ATLANTICO
EJECUTOR:
DIBUJÓ: CONSTRUCTORA DEL ATLANTICO

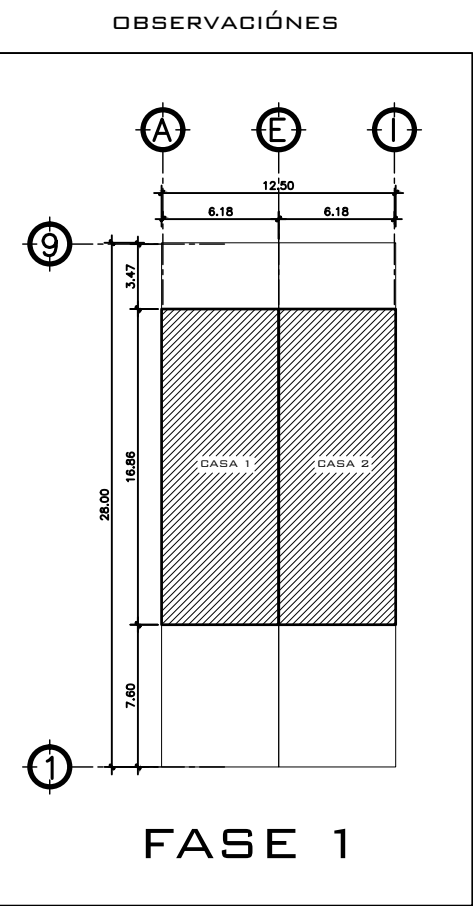

CONTENIDO:
PLANTAS AMOBLADAS
(P) ING. GERMAN CHOC


FECHA: ENERO 2025
ESCALA: INDICADA

CATEGORÍA				HOJA:	
☒	☐	☐	☐	01/13	
ARQUITECTURA	ESTRUCTURA	INSTALACIONES	CIVIL		

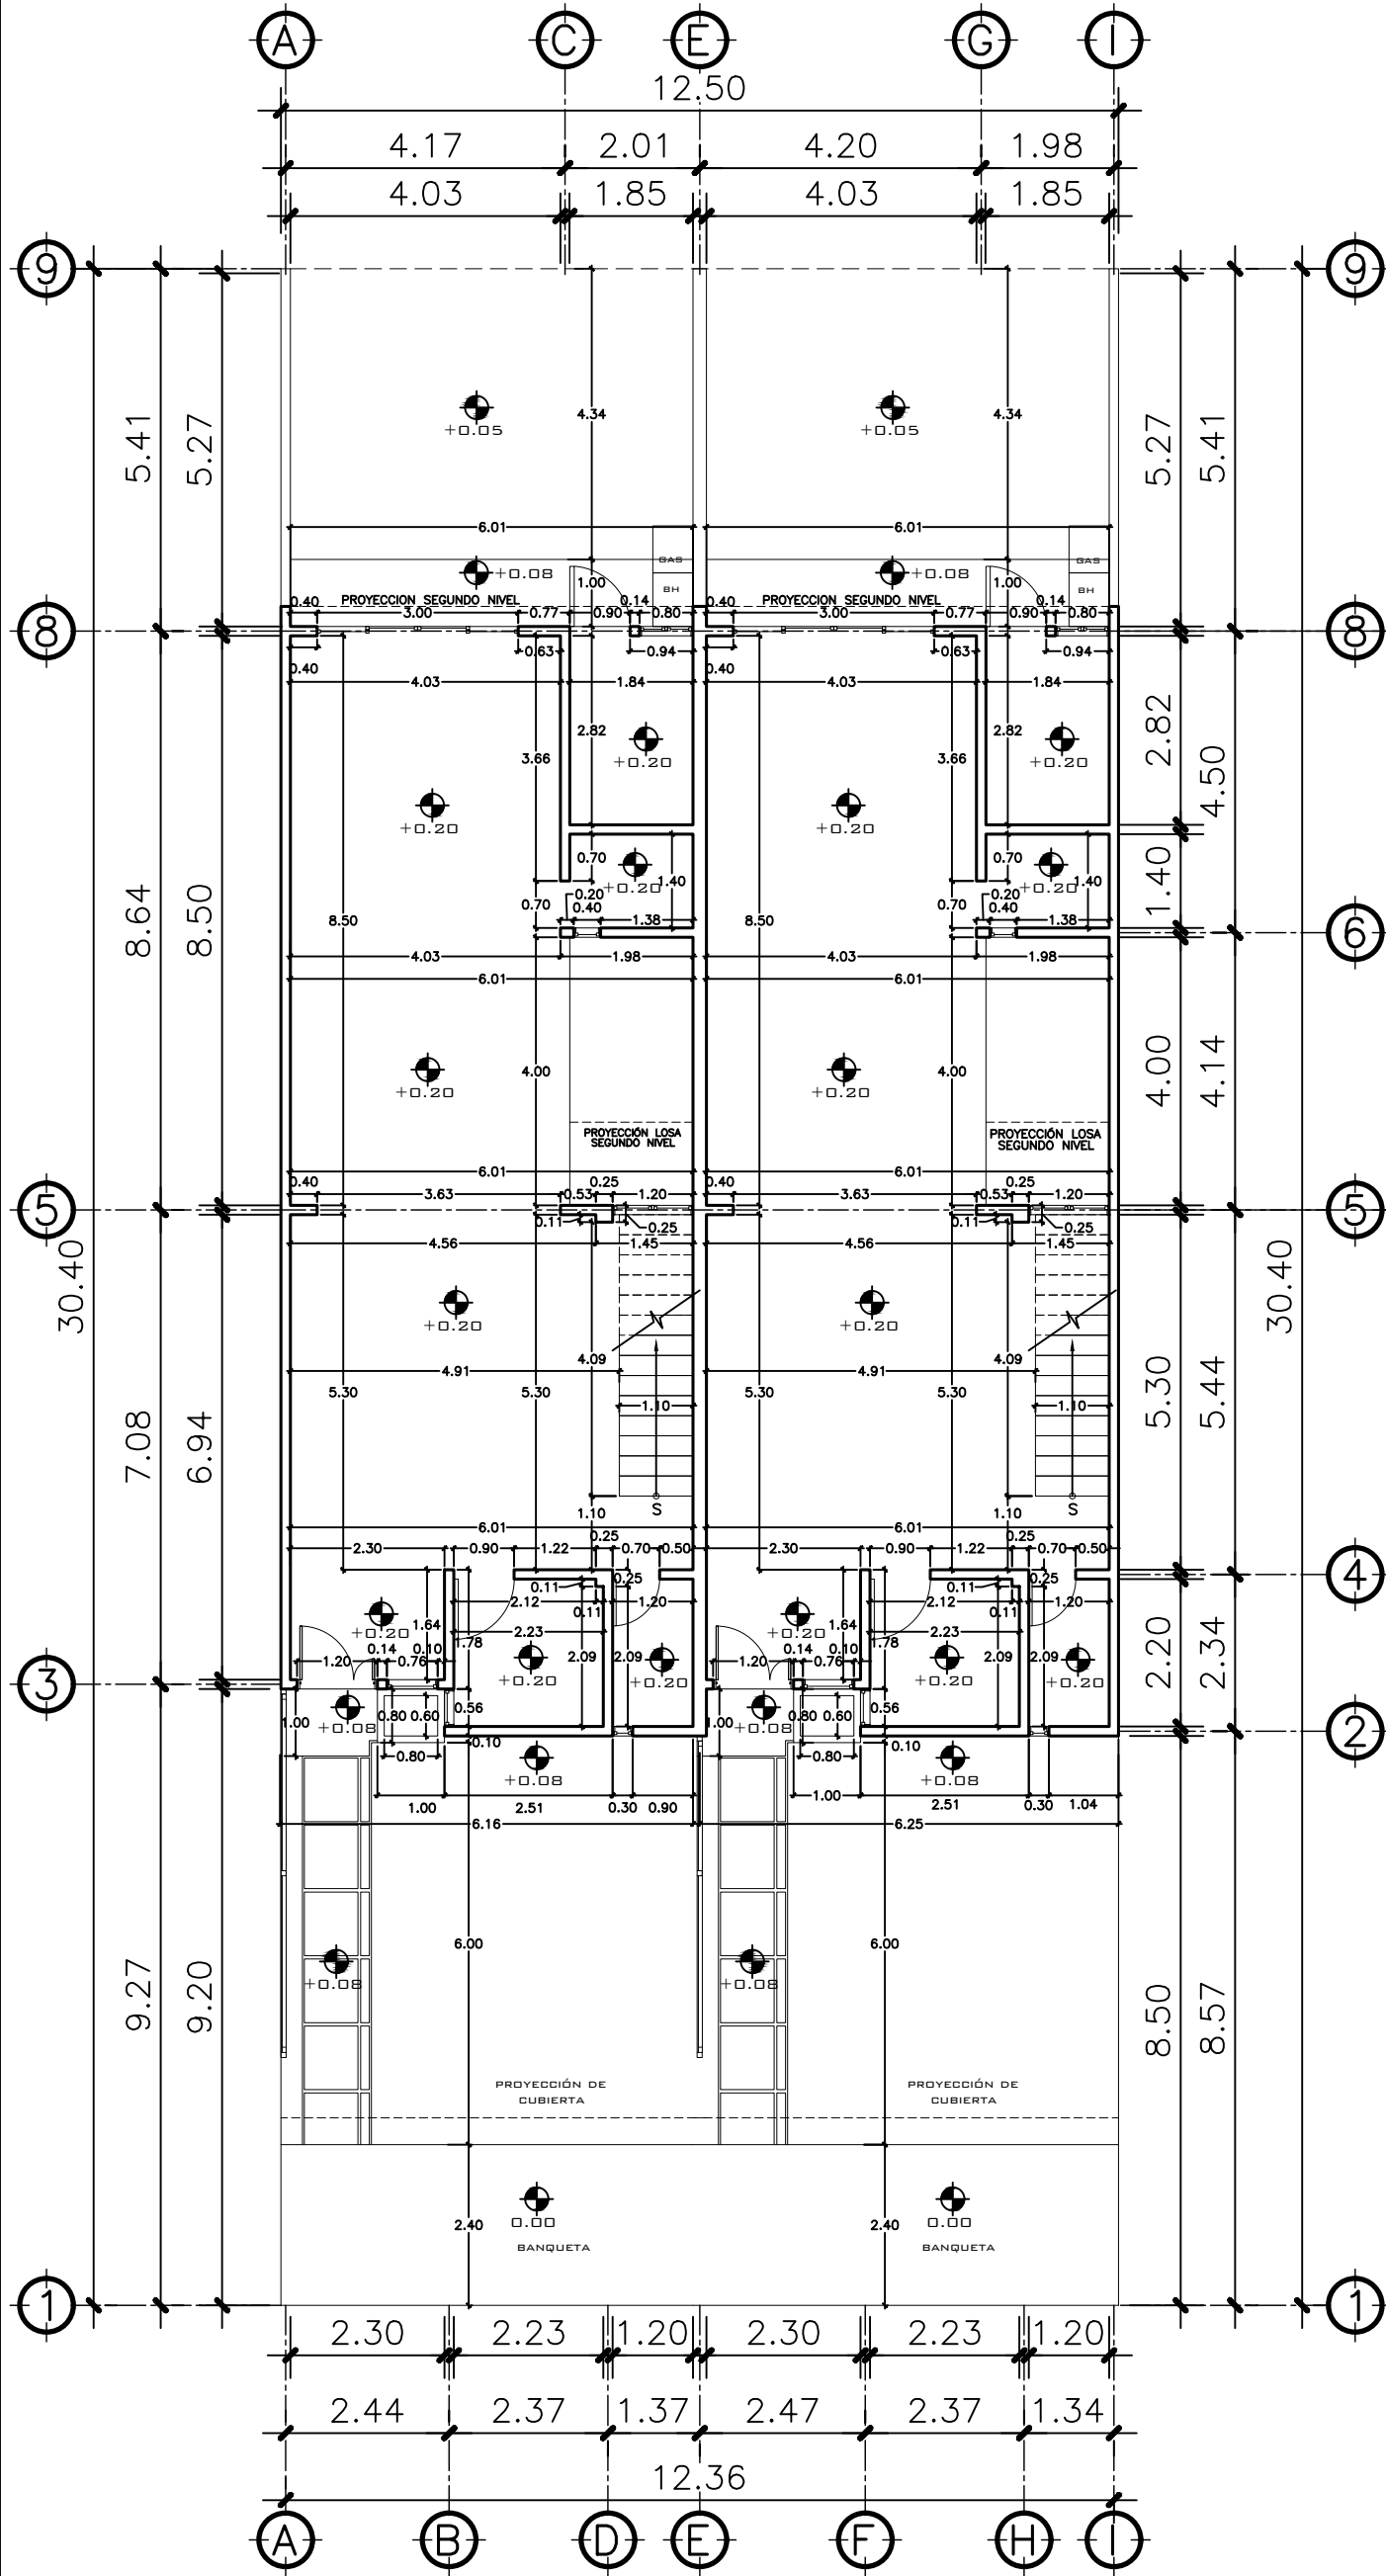


1 PLANTA NIVEL 1
ACOTADA

ESCALA: 1:75

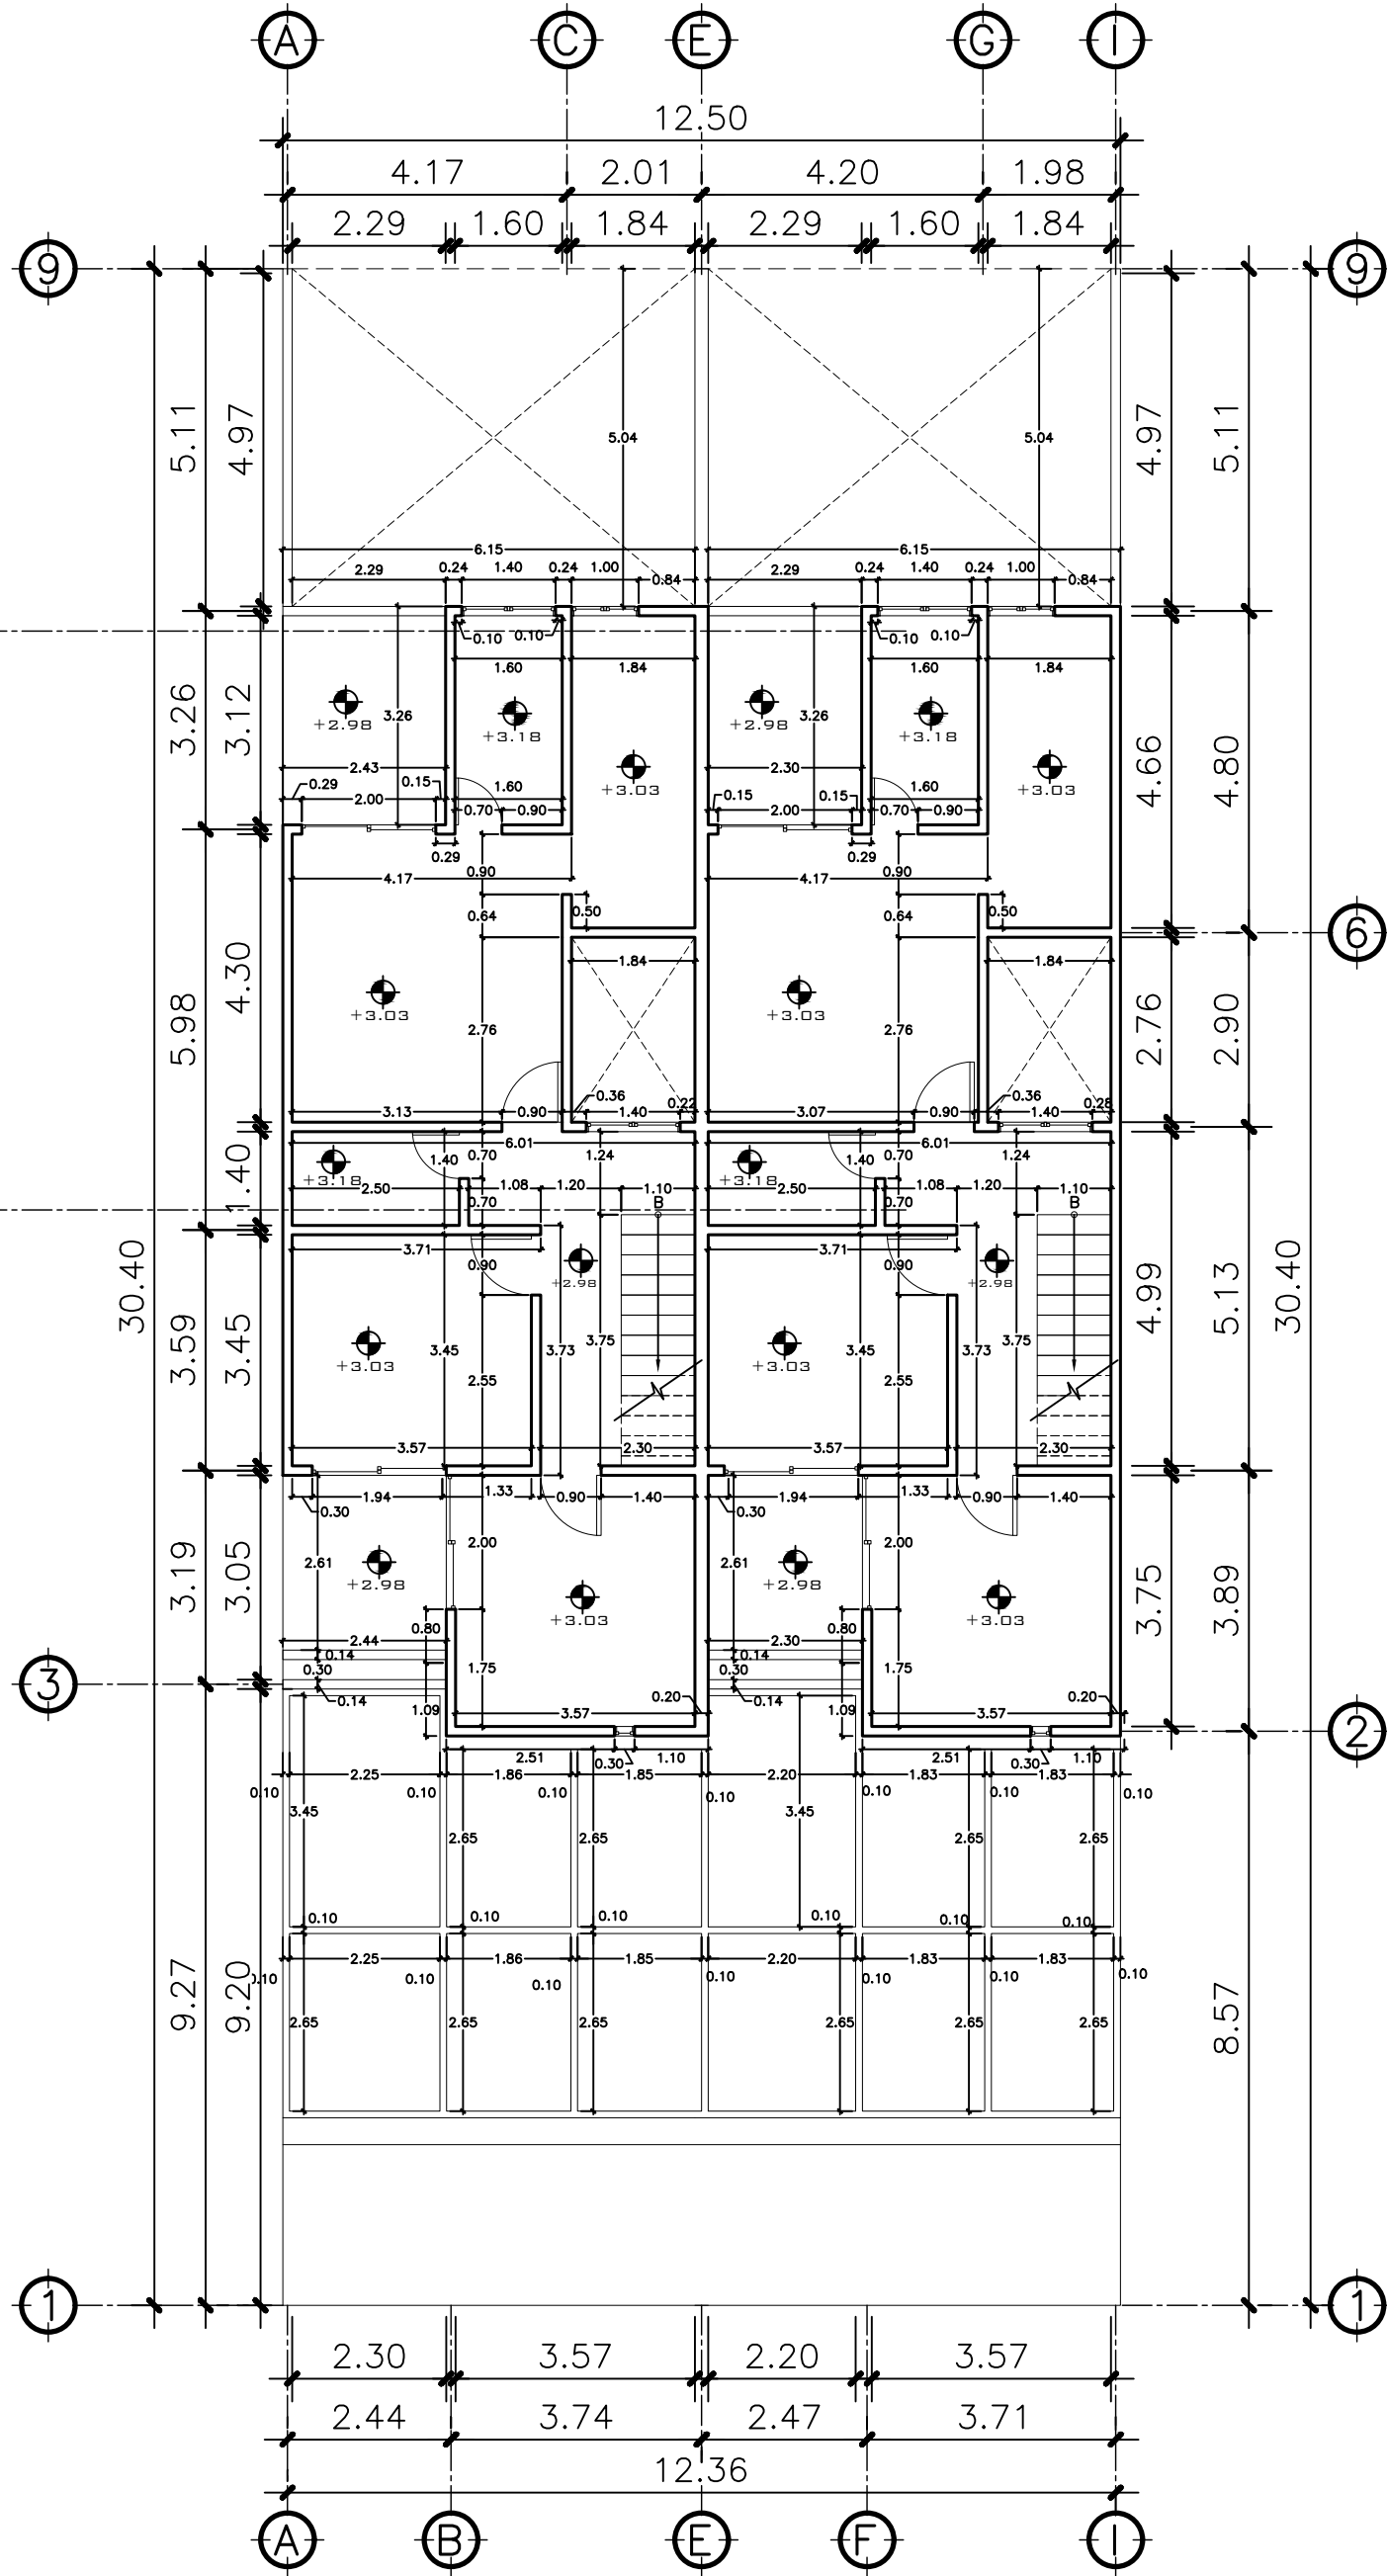


2 PLANTA NIVEL 2
ACOTADA


ESCALA: 1:75

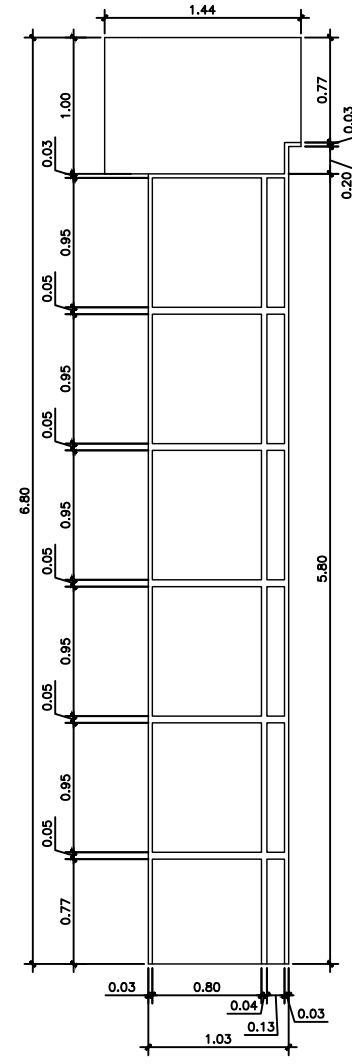

5 DETALLE
ACOTADO DE CAMINAMIENTO

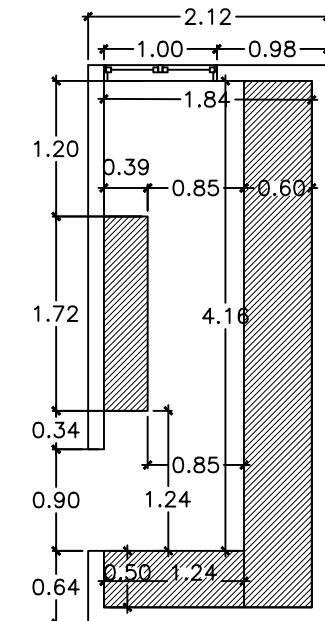


DETALLE W.C
ACOTADA

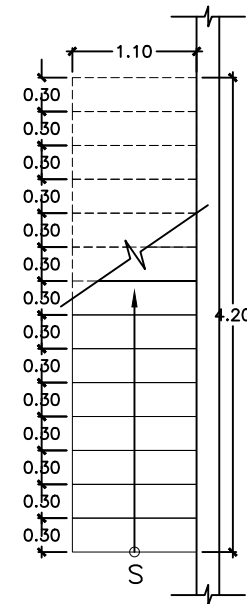

DETALLE GRADAS
ACOTADA

PROPIETARIO:
PROYECTO: GERMAN CHOC
UBICACIÓN:
PLANIFICADO POR: CONSTRUCTORA DEL ATLANTICO
EJECUTOR:
DIBUJÓ: CONSTRUCTORA DEL ATLANTICO

OBSERVACIONES

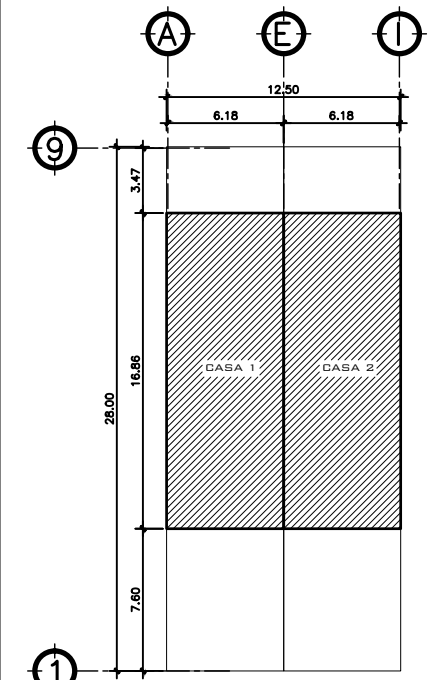

FASE 1



CONTENIDO:

PLANTAS
ACOTADAS

(P) ING. GERMAN CHOC

FECHA:
ENERO 2025


ESCALA:
INDICADA

CATEGORÍA


ARQUITECTURA
ESTRUCTURA
INSTALACIONES
CIVIL

HOJA:


02 / 13

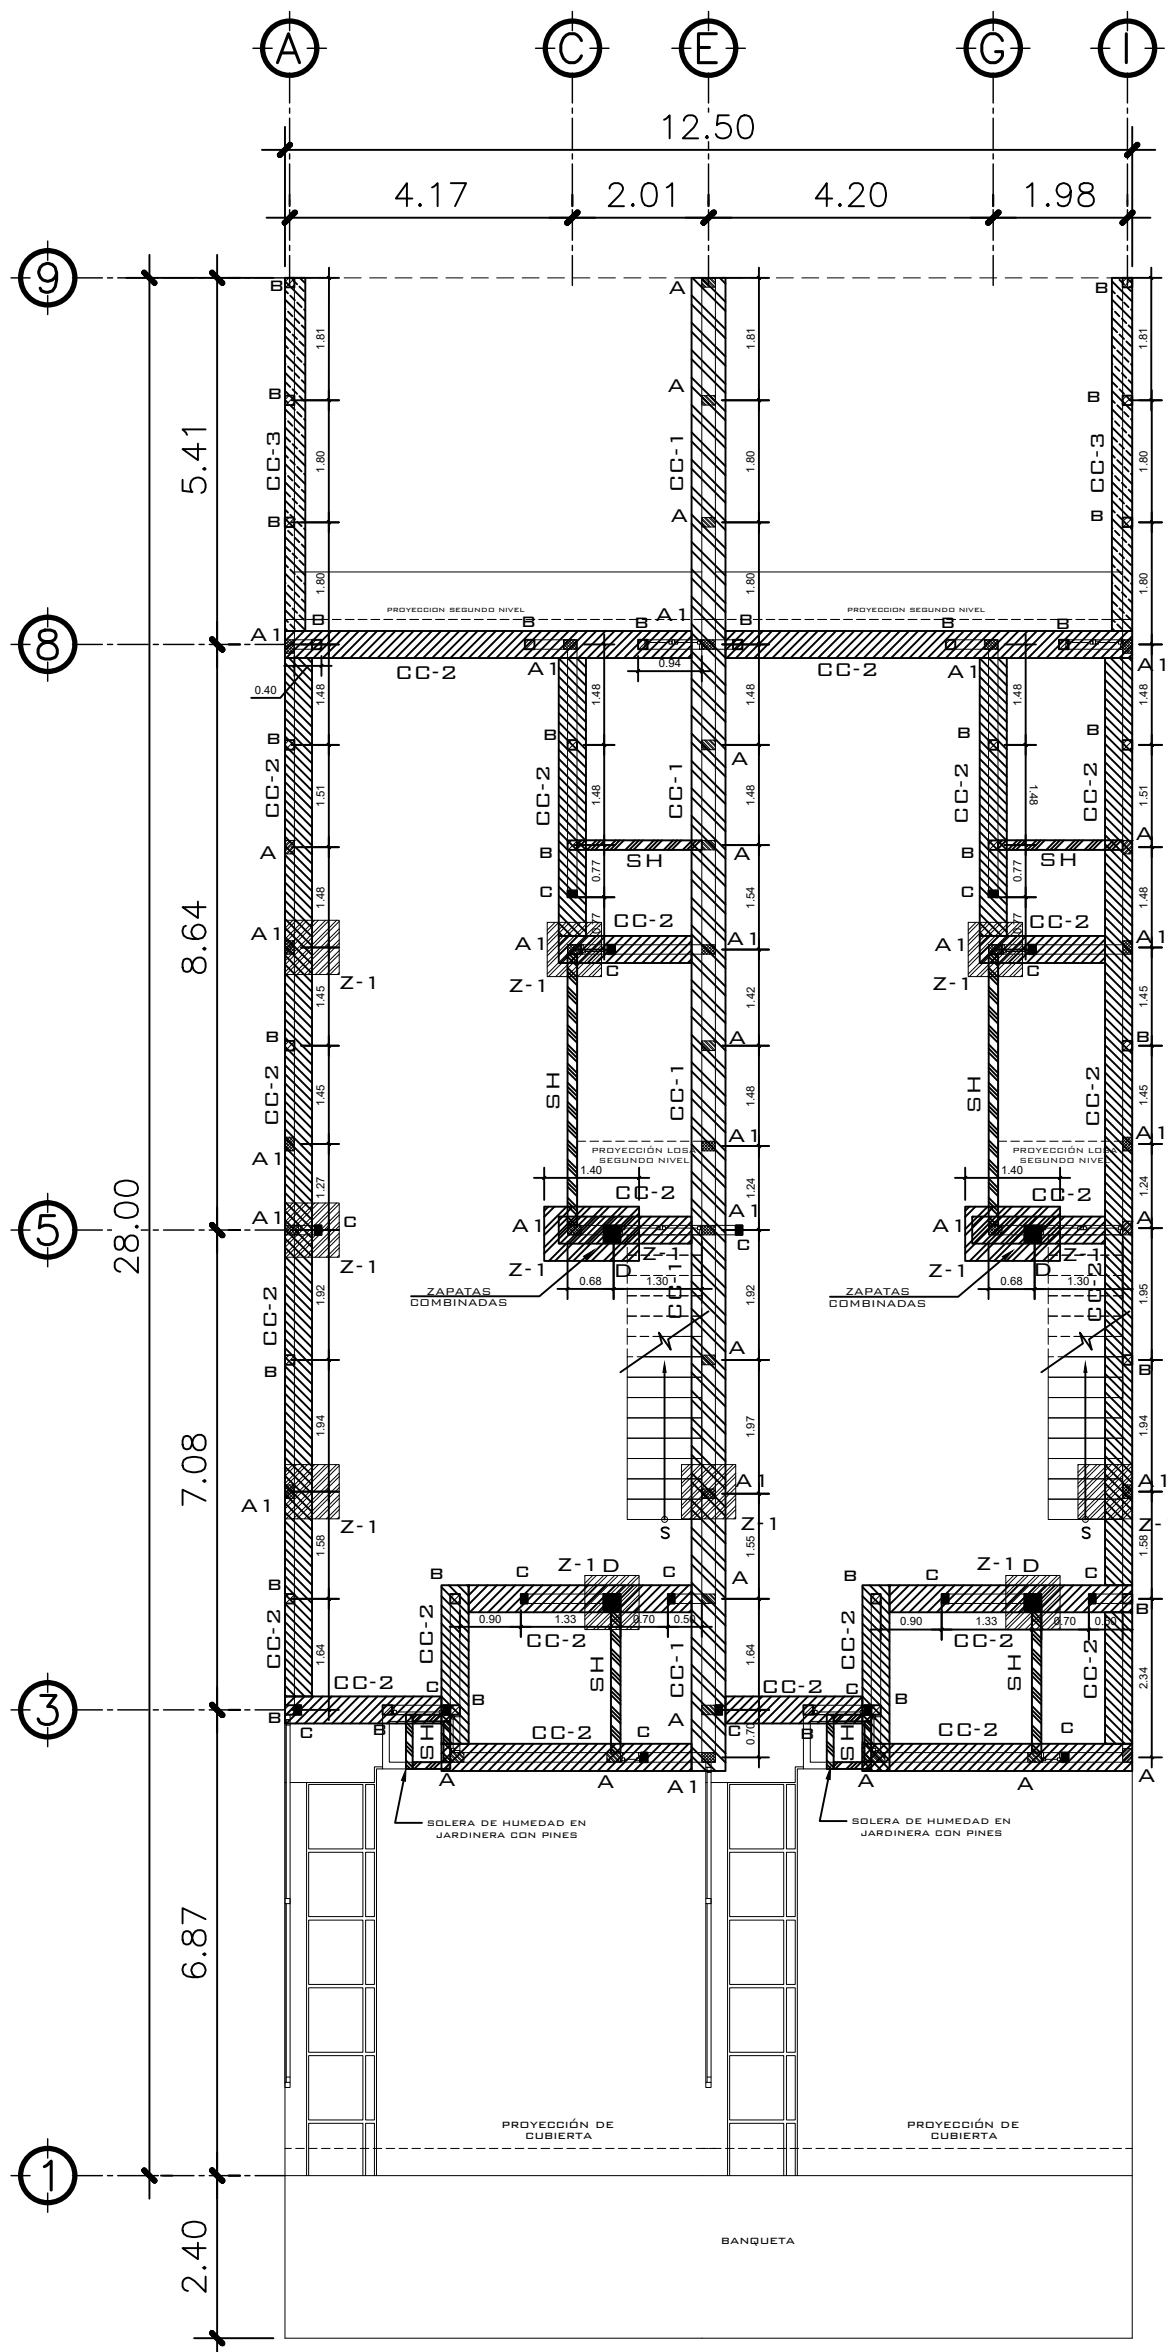


1 PLANTA NIVEL 1
CIMENTACION Y COLUMNAS
ESCALA: 1:75

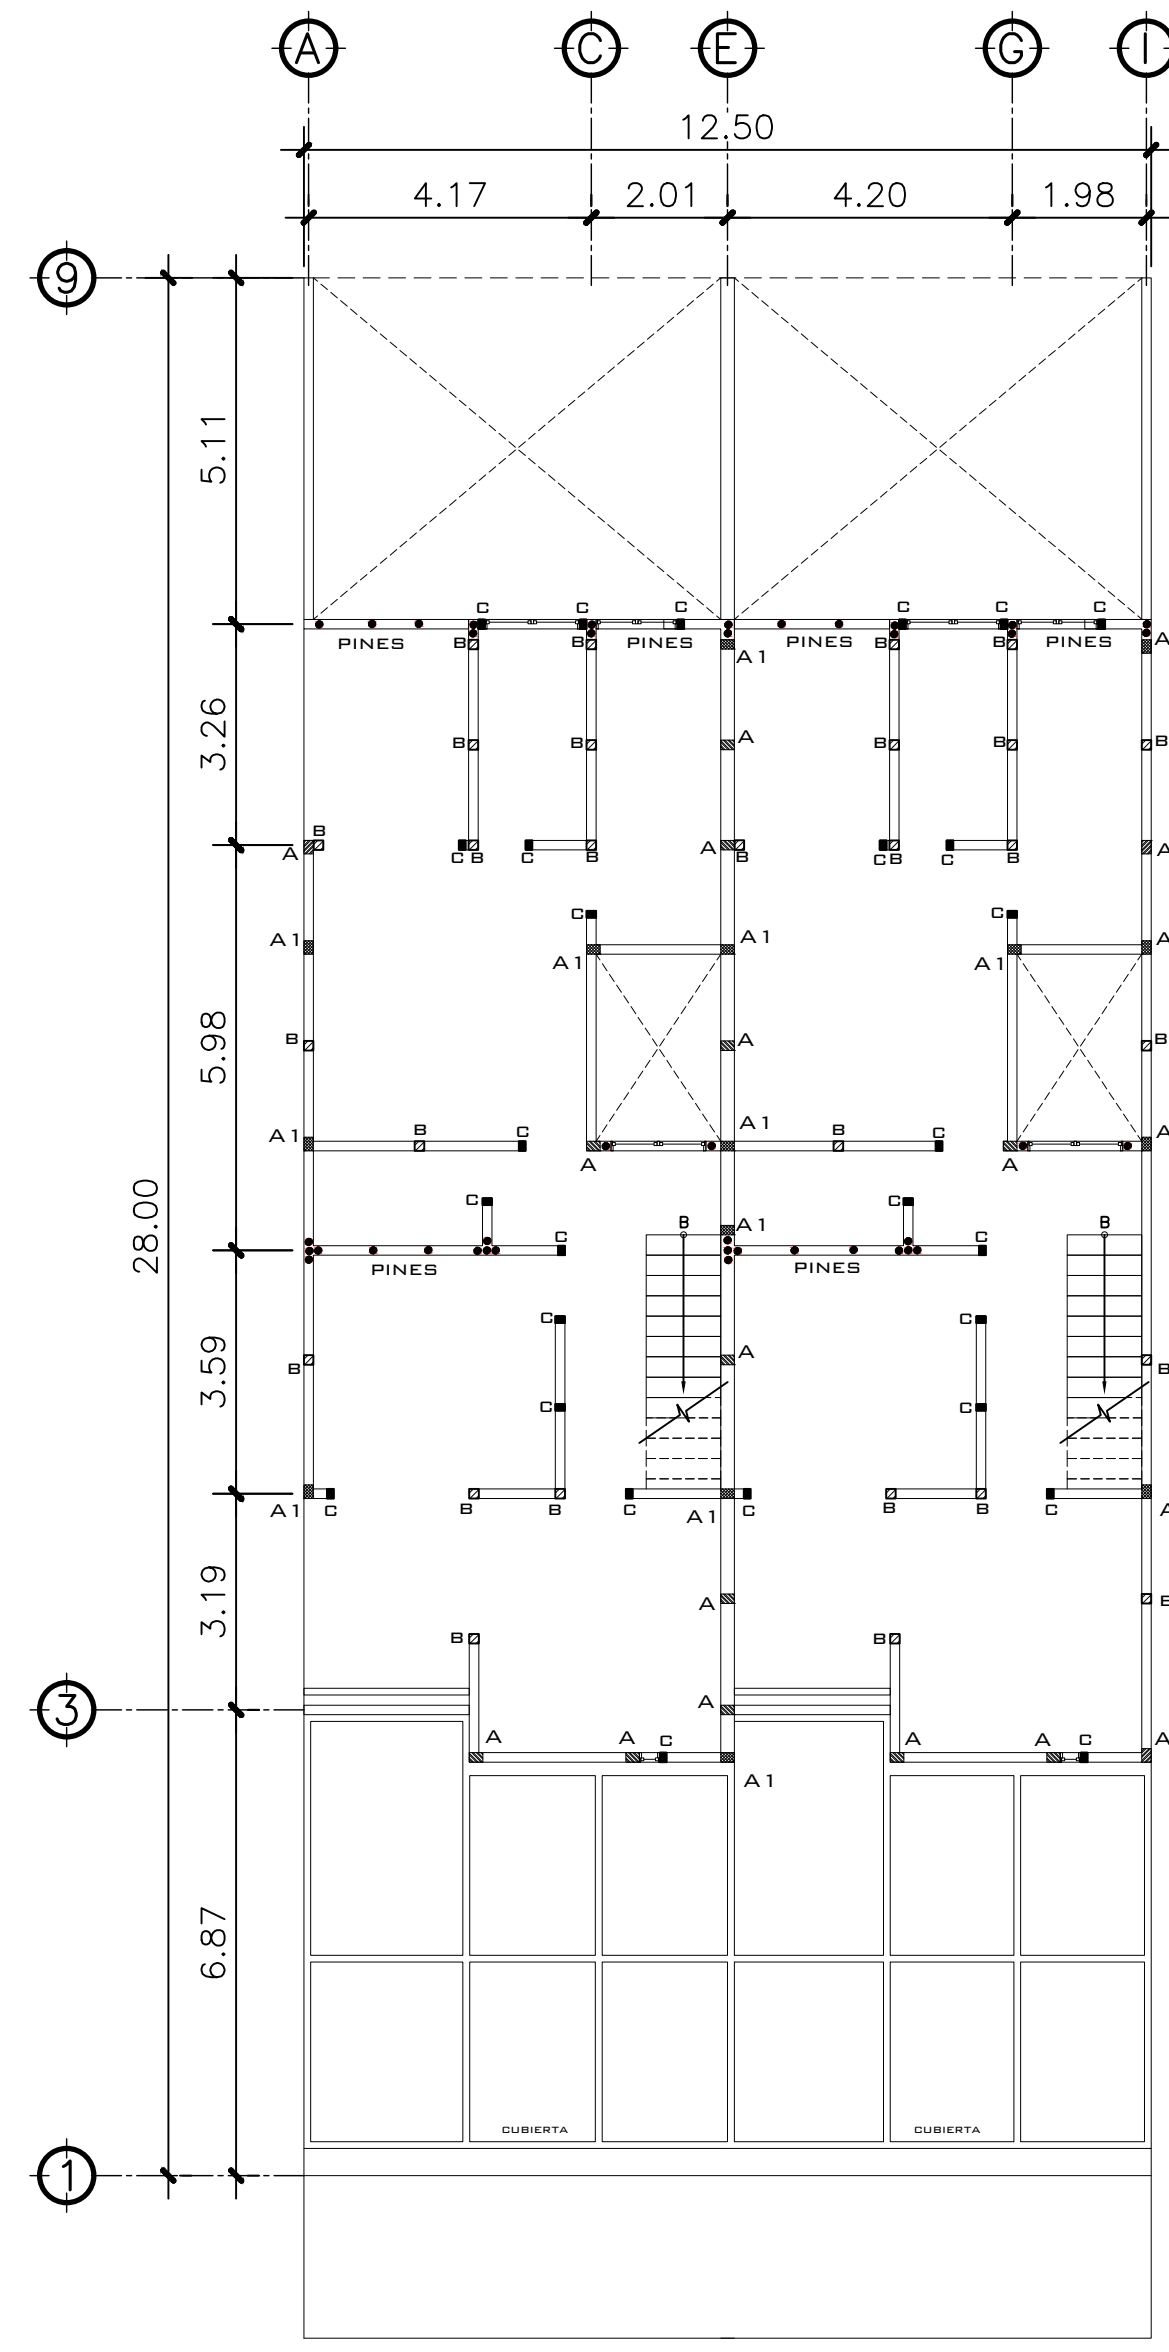


2 PLANTA NIVEL 2
CIMENTACION Y COLUMNAS
ESCALA: 1:75

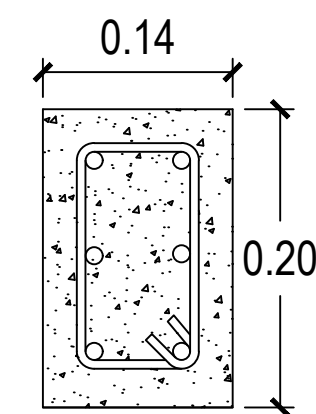


COLUMNA A1
6 Ø1/2" + est. Ø1/4" @ 0.15

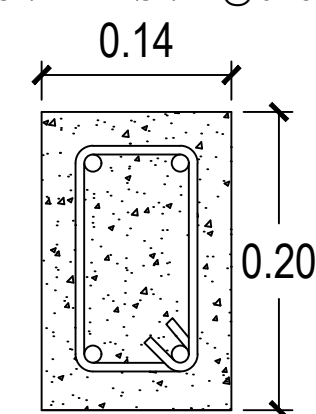


COLUMNA A
4 Ø1/2" + est. Ø1/4" @ 0.15

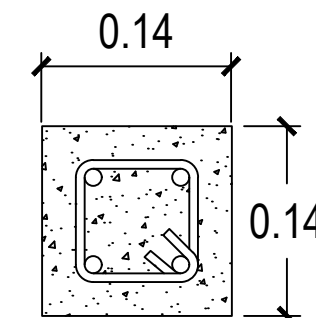


COLUMNA B
4 Ø3/8" + est. Ø1/4" @ 0.15

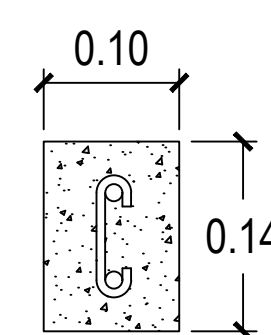


COLUMNA C
2 Ø3/8" + est. Ø1/4" @ 0.20

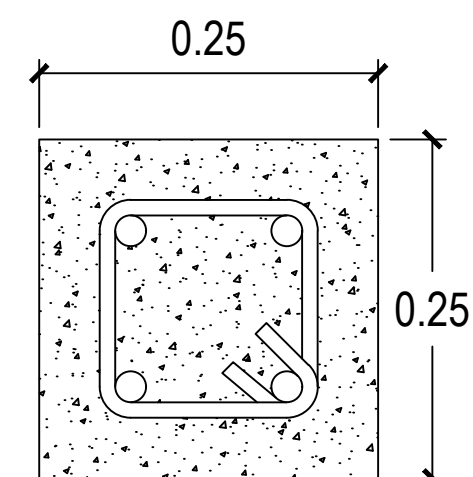


COLUMNA D
4 Ø5/8" + est. Ø3/8" @ 0.20

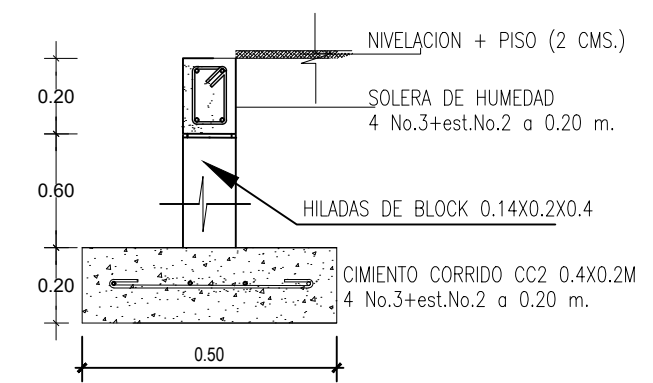


CIMIENTO CC-1
3 refuerzos Ø3/8" + esl. Ø1/4" @ 20 cm

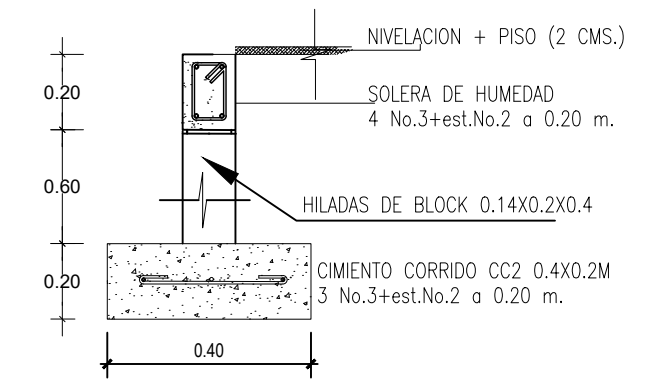

CIMIENTO CC-2
3 refuerzos Ø3/8" + esl. Ø1/4" @ 20 cm

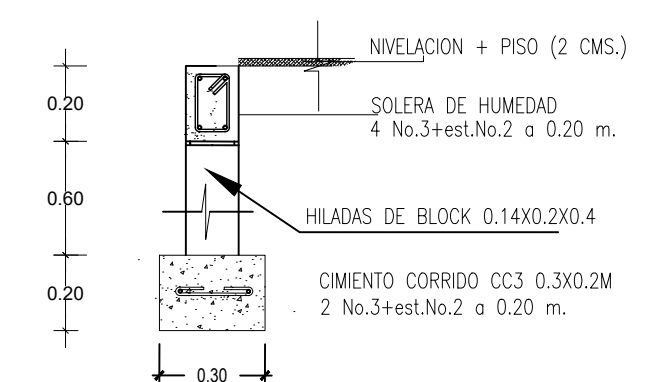


CIMIENTO CC-3
2 refuerzos Ø3/8" + esl. Ø1/4" @ 20 cm

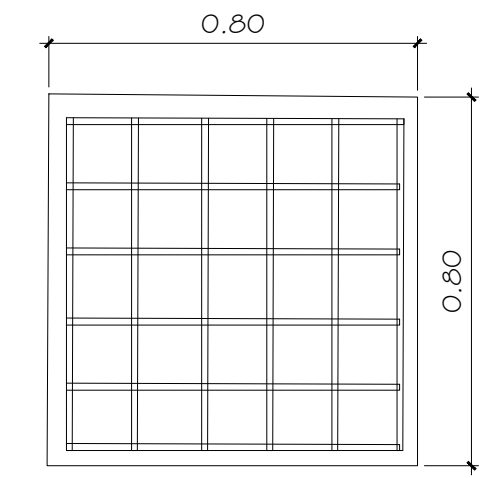


ZAPATAS Z-1
Espesor 20 cm 6 refuerzos
Ø1/2" en cada sentido


PROPIETARIO:	
PROYECTO: GERMAN CHOC	
UBICACIÓN:	
PLANIFICADO POR: CONSTRUCTORA DEL ATLANTICO	
EJECUTOR:	
DIBUJÓ: CONSTRUCTORA DEL ATLANTICO	
OBSERVACIONES	
FASE 1	
CONTENIDO:	
PLANTAS CIMENTACION Y COLUMNAS	
(P) ING. GERMAN CHOC	
FECHA: ENERO 2025	
ESCALA: INDICADA	
CATEGORÍA	HOJA:
ARQUITECTURA ESTRUCTURA INSTALACIONES CIVIL	03 / 13

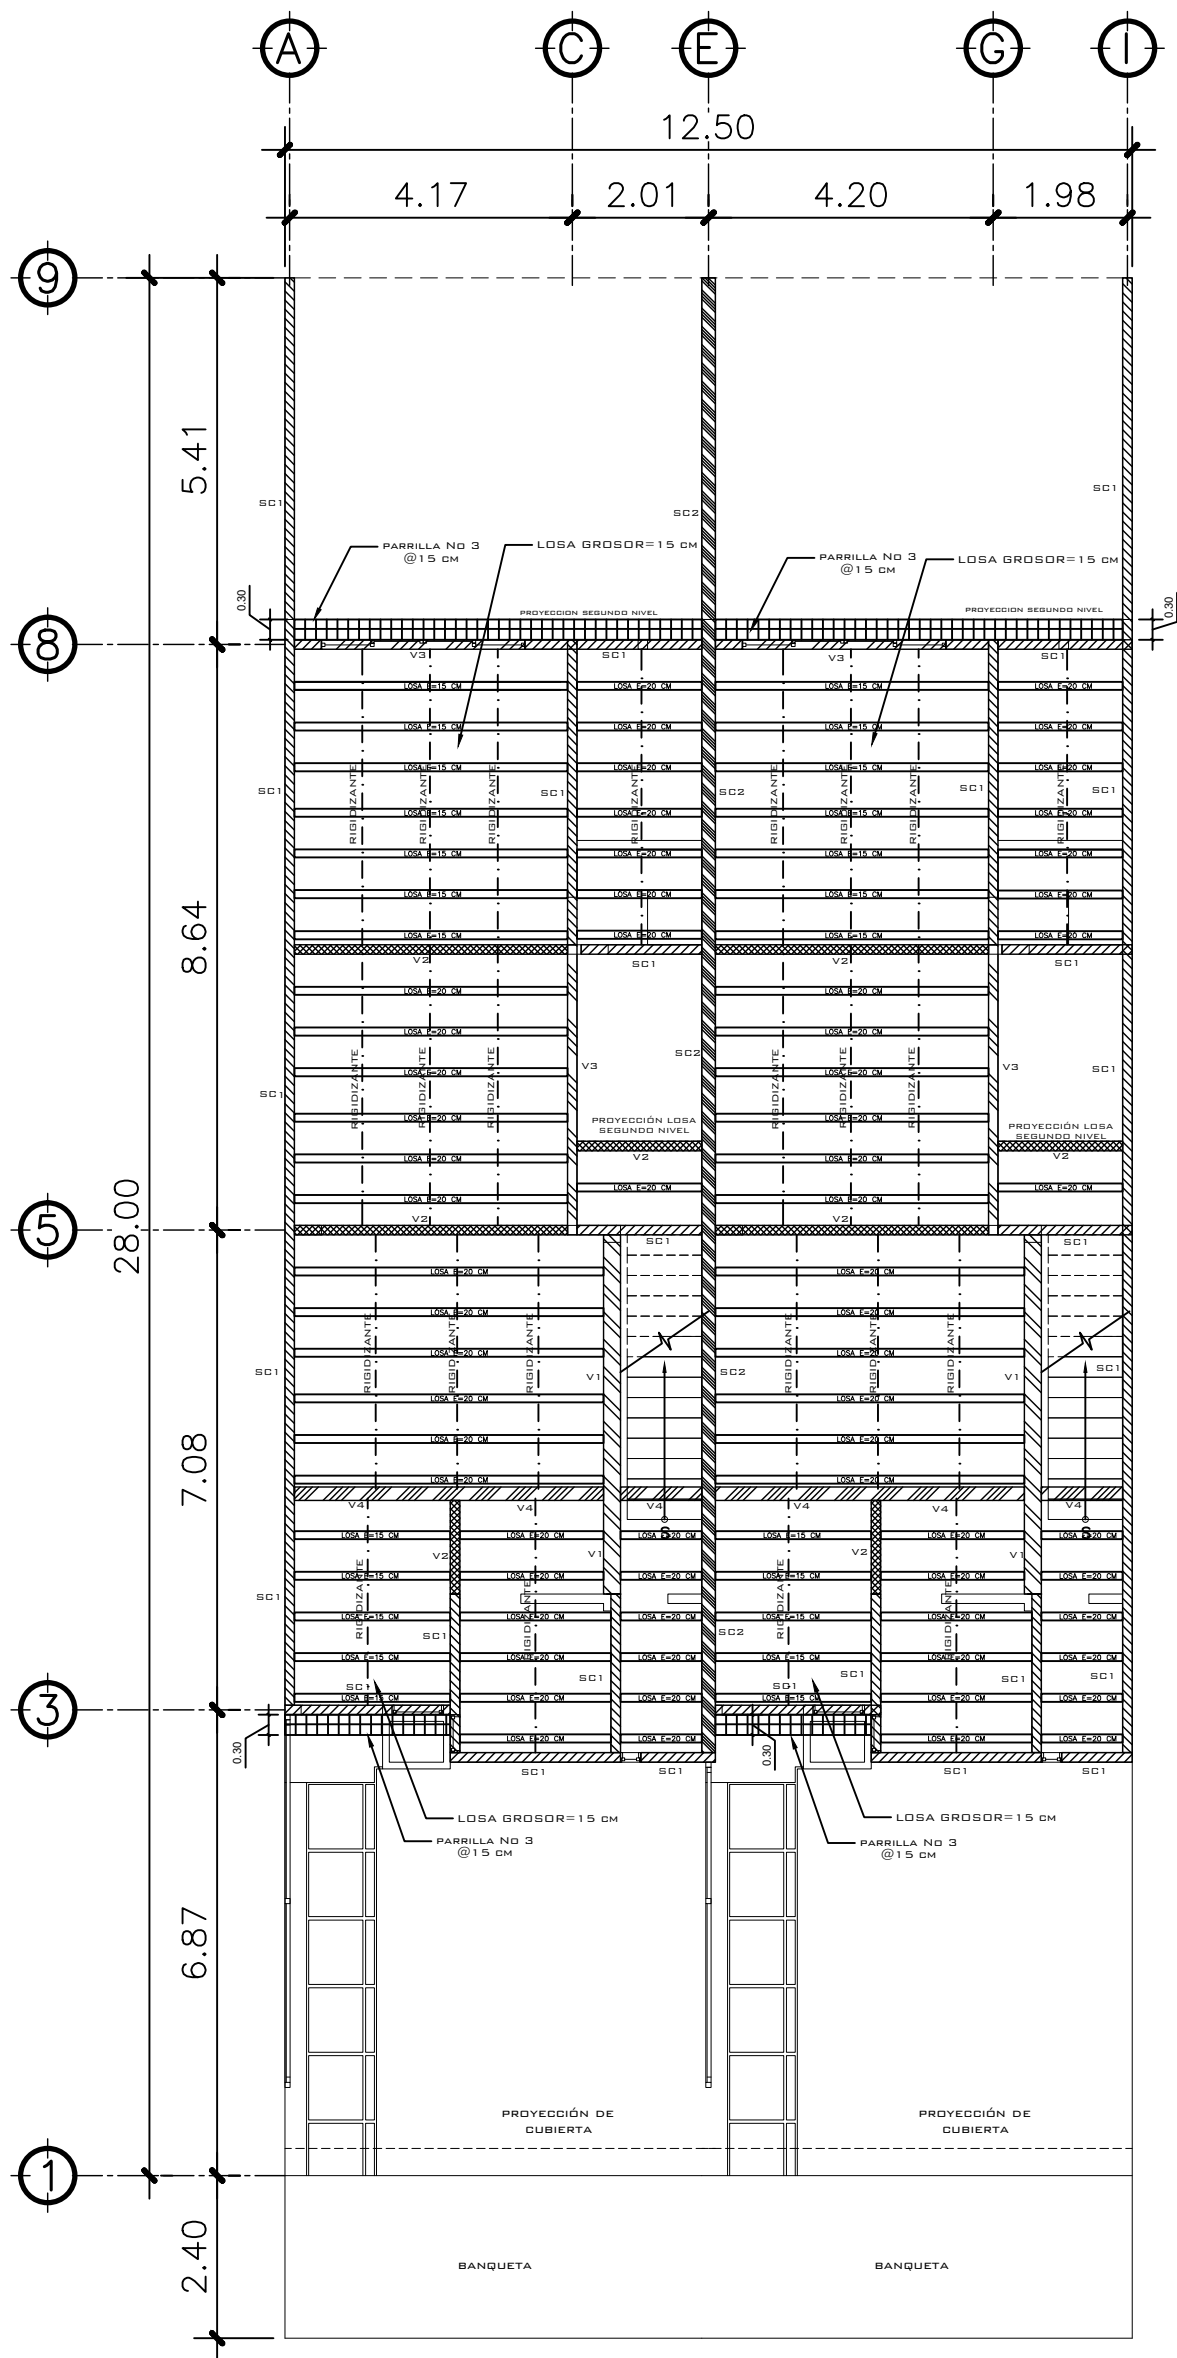


1 PLANTA NIVEL 1
LOSA Y VIGAS ESCALA: 1:75

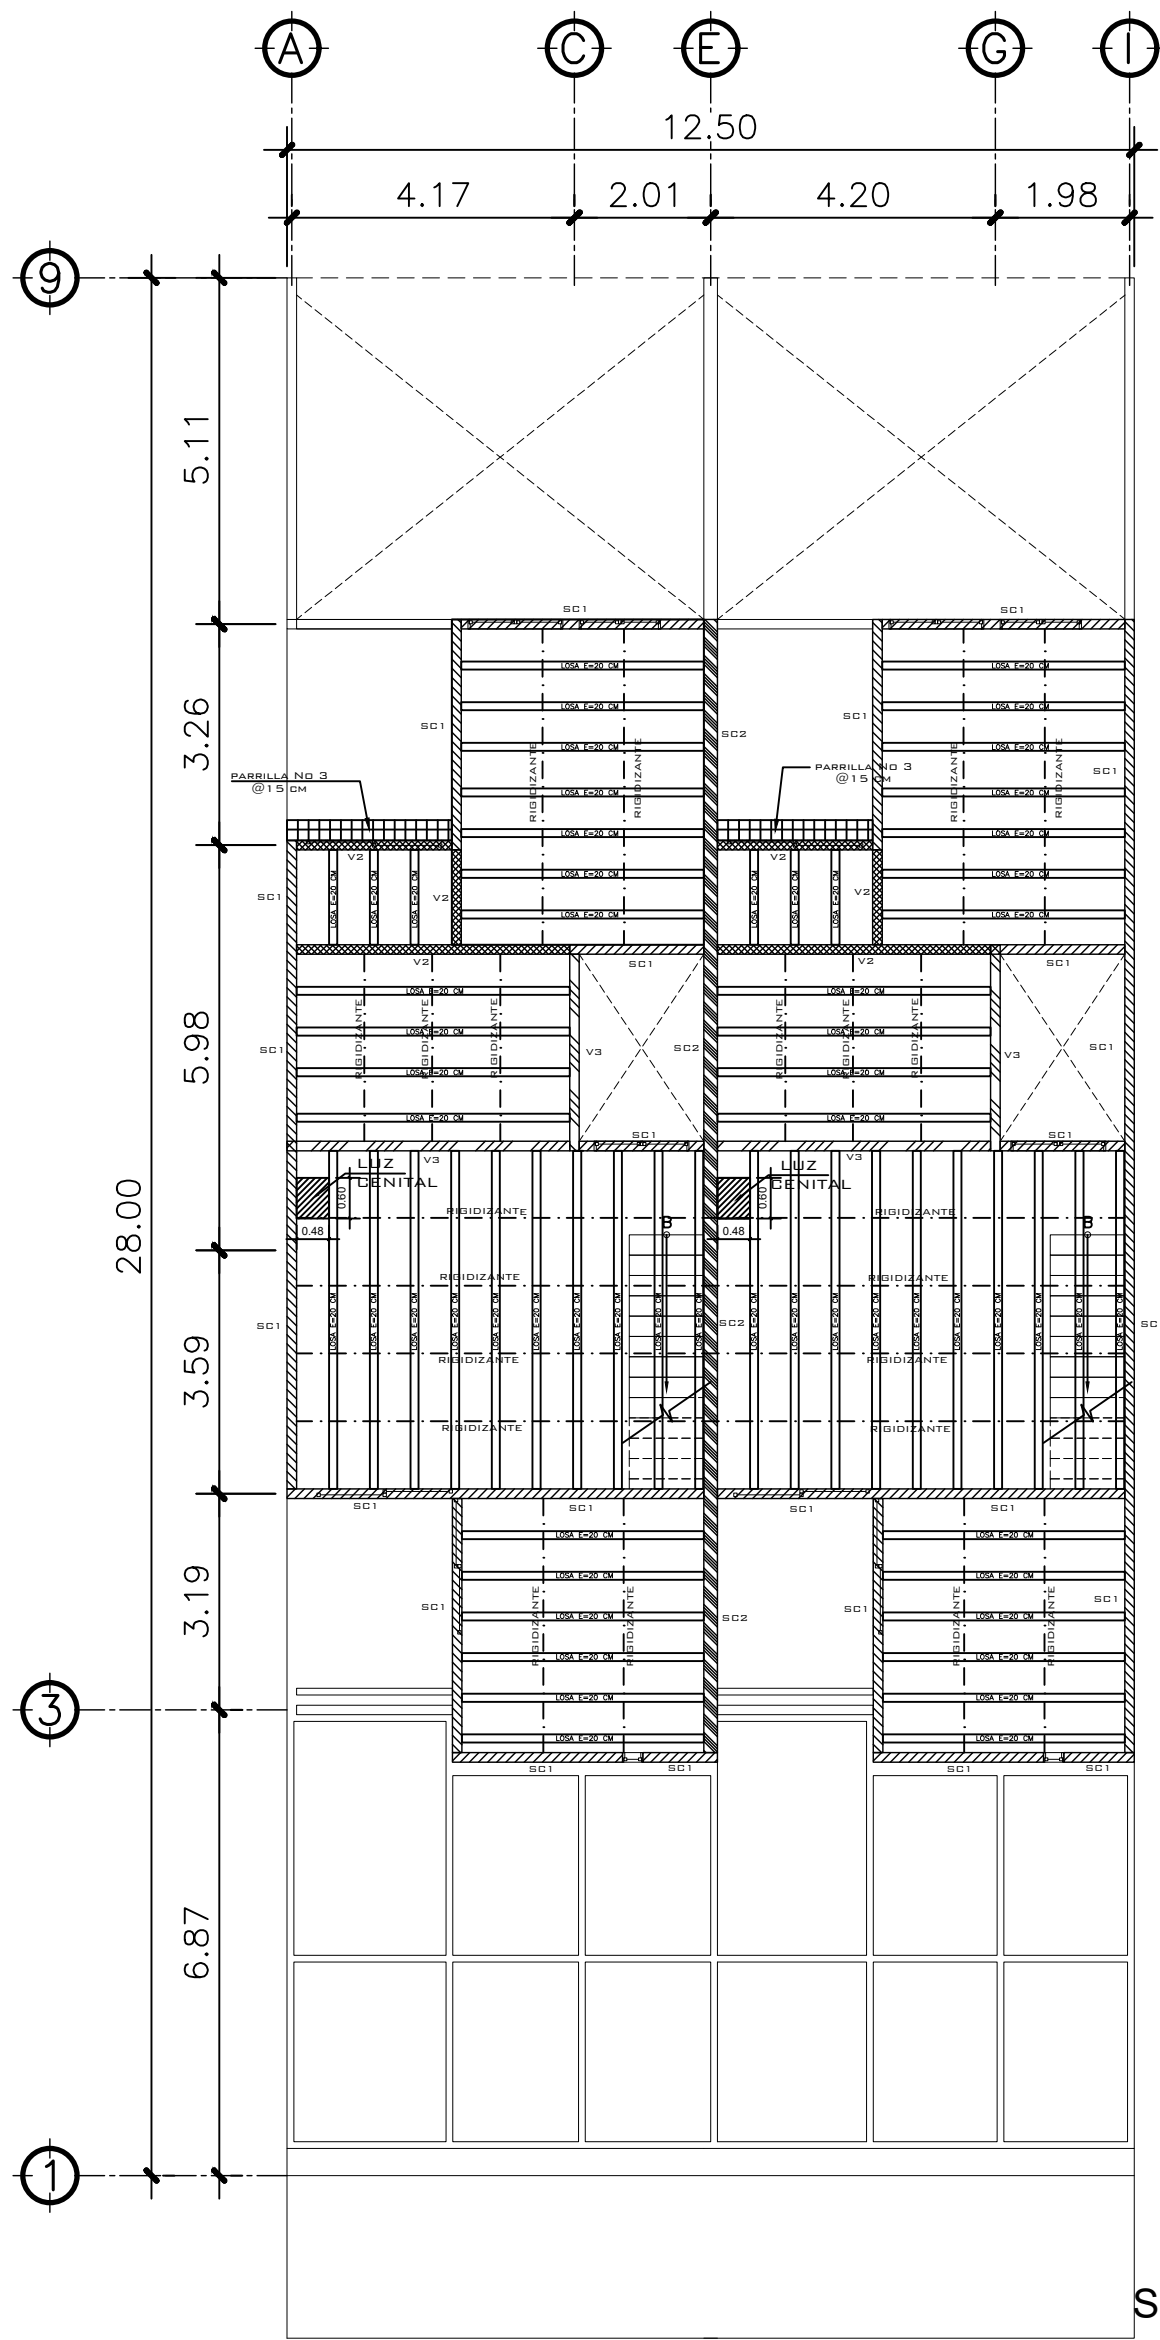


2 PLANTA NIVEL 2
LOSA Y VIGAS ESCALA: 1:75

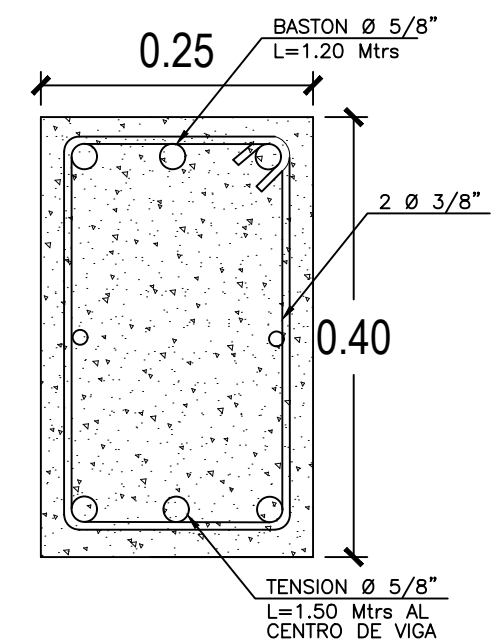


VIGA 1
4 Ø 5/8" corridos + 1 Tension Ø 5/8"
+ 1 baston Ø 5/8"
+ 2 Ø 3/8" al centro + 10 est. Ø 3/8"
@ 0.10 cm el resto @ 0.15 cm

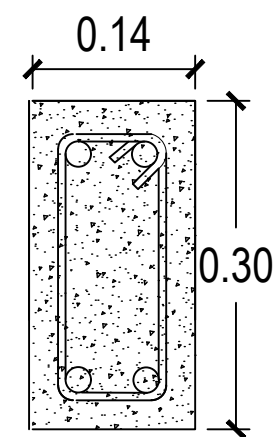


VIGA 3
4 Ø 1/2" + est. 1/4" @ 0.15

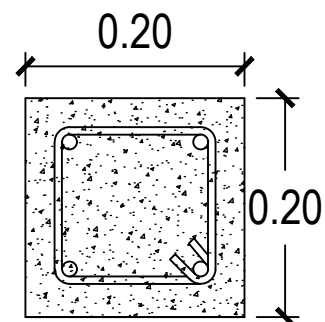


VIGA 2
4 Ø 1/2" + est. Ø 1/4" @ 0.15

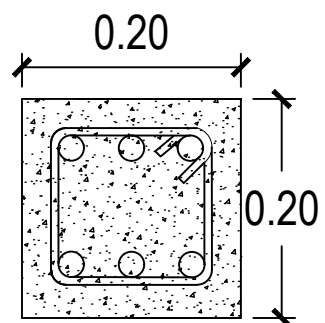

VIGA 4
6 Ø 1/2" + est. Ø 3/8" @ 0.15

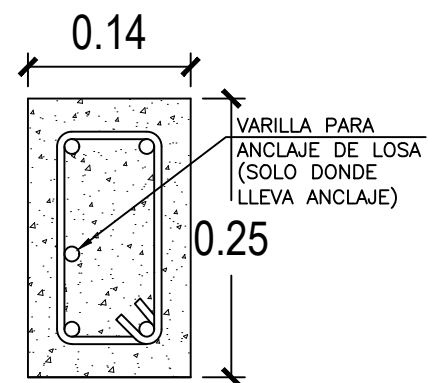


SOLERA CORONA 1 SOLERA CORONA 2
5 Ø 3/8" + est. Ø 1/4" @ 0.15 6 Ø 3/8" + est. Ø 1/4" @ 0.15

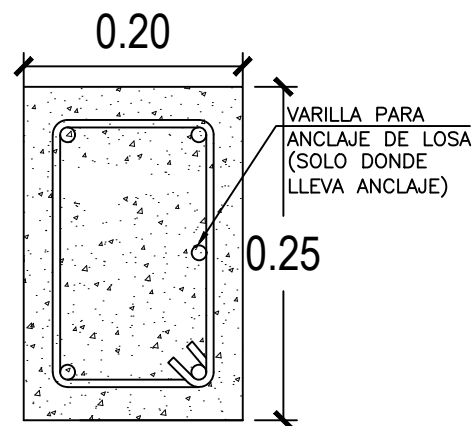

PROPIETARIO:
PROYECTO: GERMAN CHOC
UBICACIÓN:
PLANIFICADO POR: CONSTRUCTORA DEL ATLANTICO
EJECUTOR:
DIBUJÓ: CONSTRUCTORA DEL ATLANTICO

OBSERVACIONES

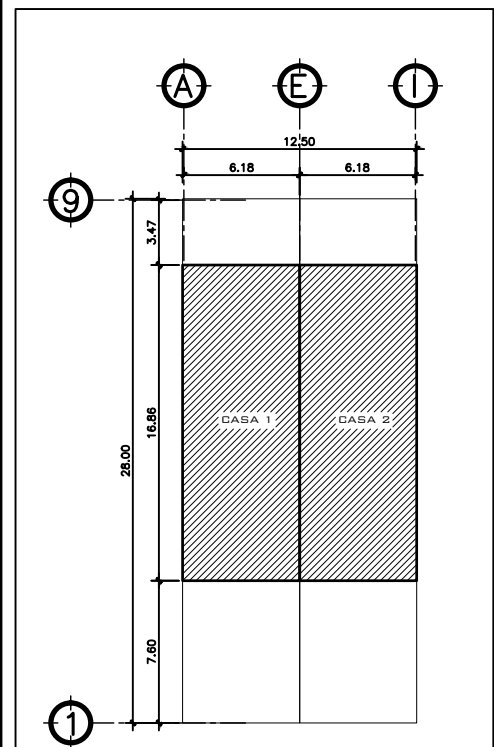

FASE 1



CONSTRUCTORA DEL ATLANTICO
INGENIERIA Y ARQUITECTURA


CONTENIDO:

PLANTAS LOSA Y VIGAS

(P) ING. GERMAN CHOC


FEDCHA:	ENERO 2025
ESCALA:	INDICADA

CATEGORÍA	HOJA:
ARQUITECTURA ESTRUCTURA INSTALACIONES CIVIL	04 / 13

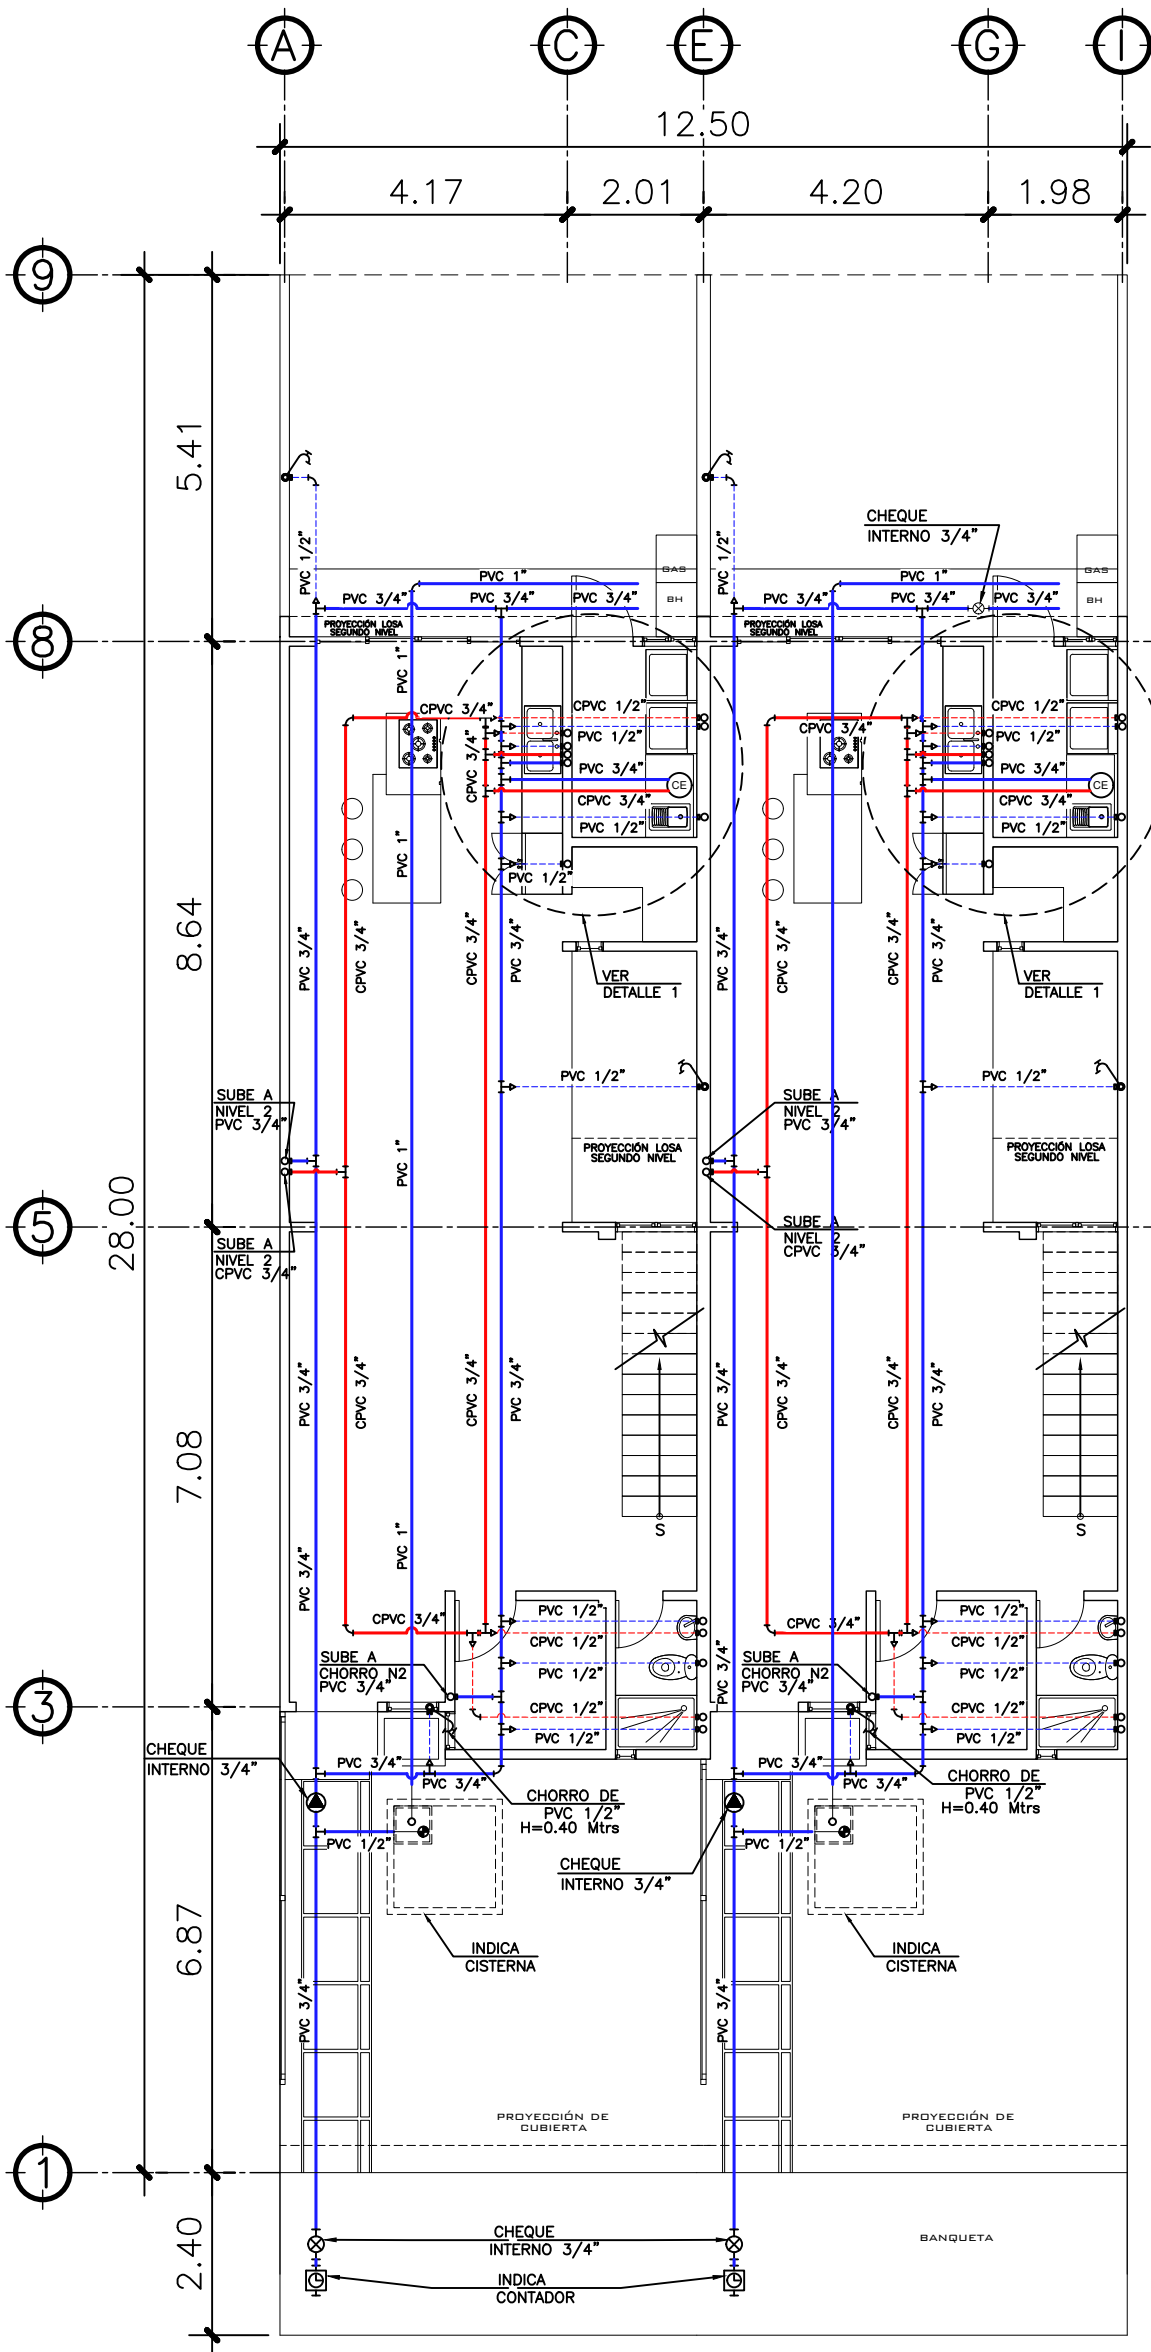



1 PLANTA NIVEL 1
INSTALACION HIDRAULICA

SIMBOLOGIA PLANTA DE AGUA		TUBERIA DE AGUA CALIENTE CPVC 1/2"
		TUBERIA DE AGUA FRIA PVC 1/2"
		TEE A 90° HORIZONTAL
		CODO
		REDUCIDOR DE 3/4" A 1/2"
		CHEQUE INTERNO 3/4"
		CALENTADOR DE AGUA
		CODO A 90° VERTICAL INDICA SUBE
		CONTADOR

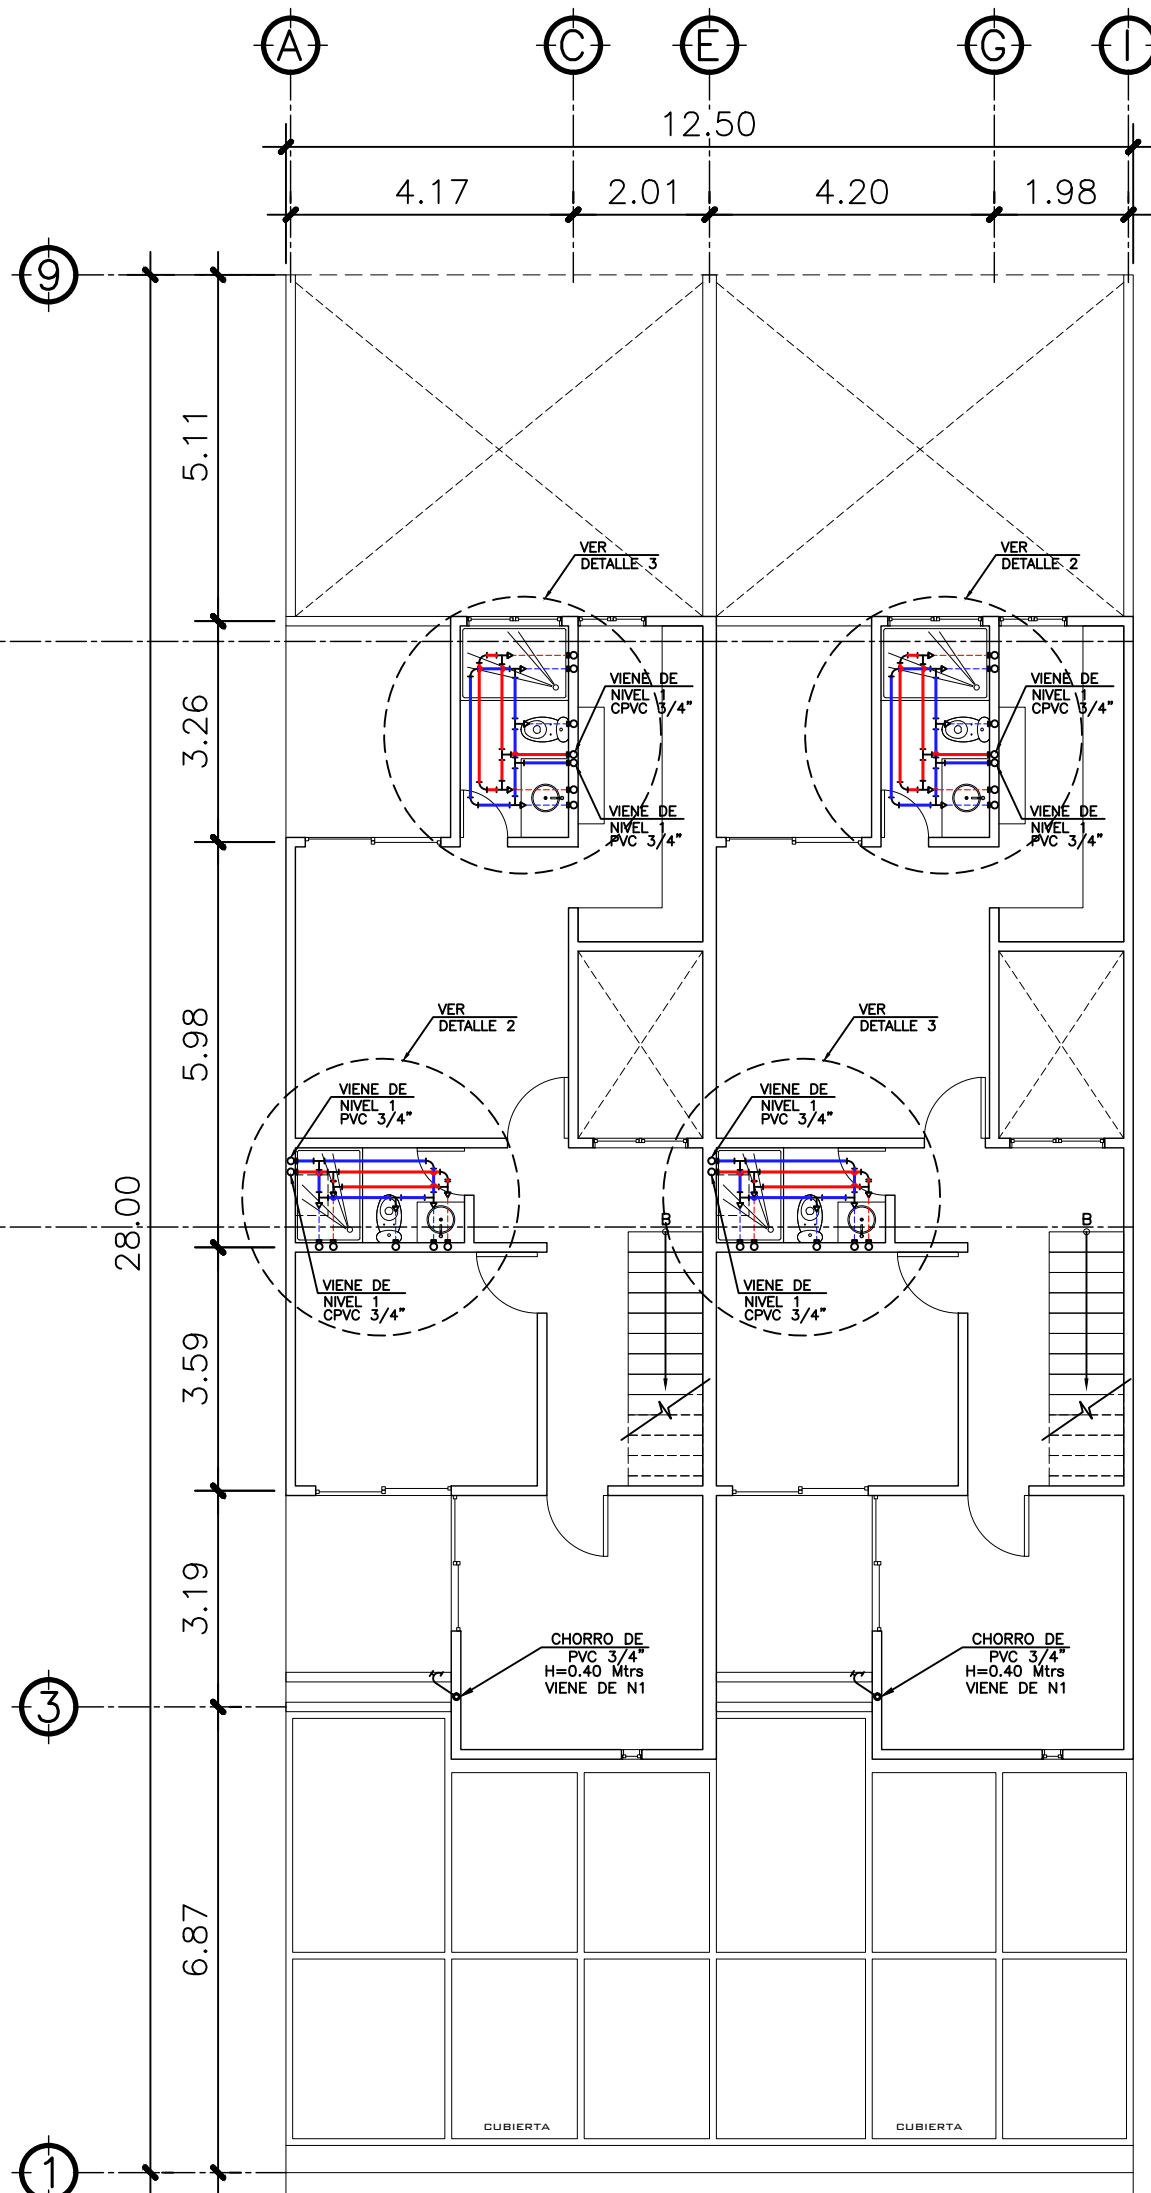


2 PLANTA NIVEL 2
INSTALACION HIDRAULICA


6 ALTURAS
DETALLE TIPICO

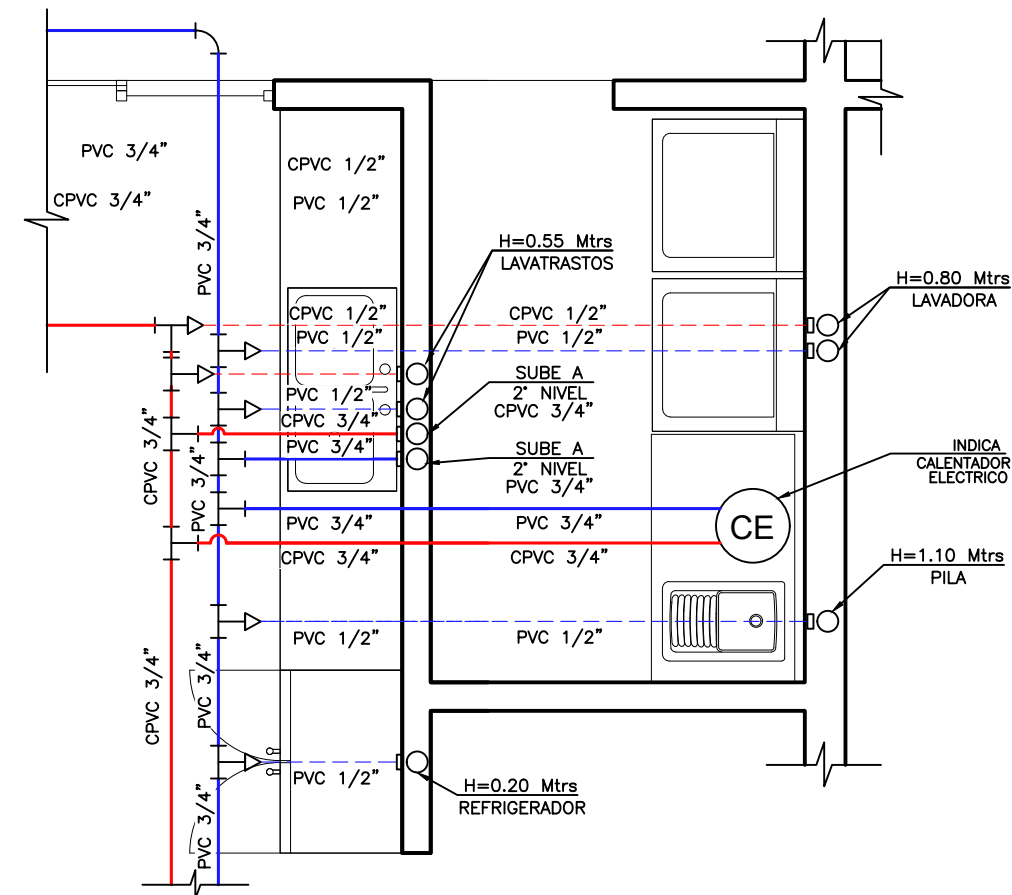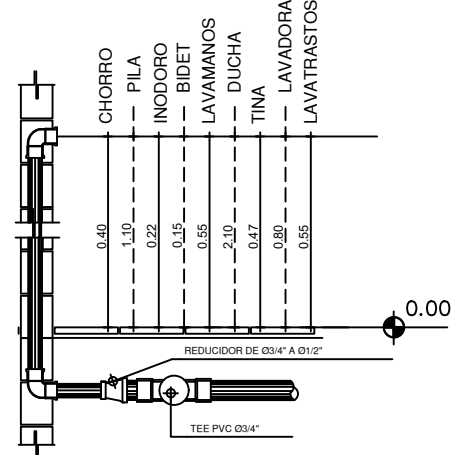

3 DETALLE 1
AREA DE LAVANDERIA Y COCINA

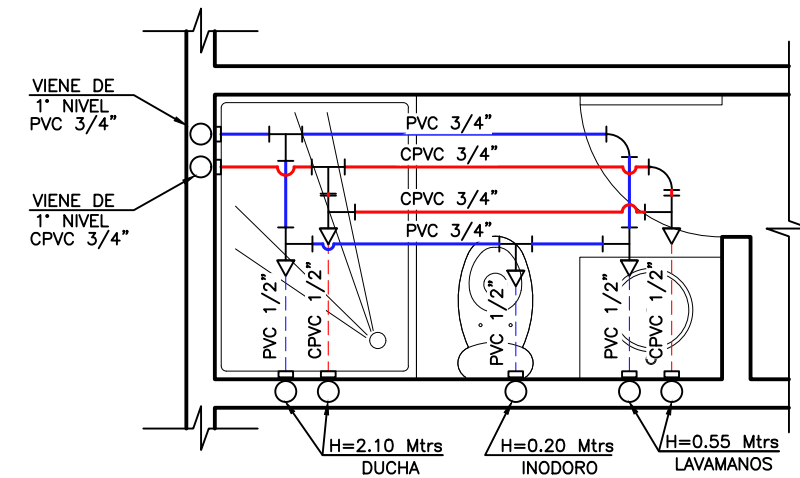


4 DETALLE 2
SANITARIO DORMITORIO COMPARTIDO

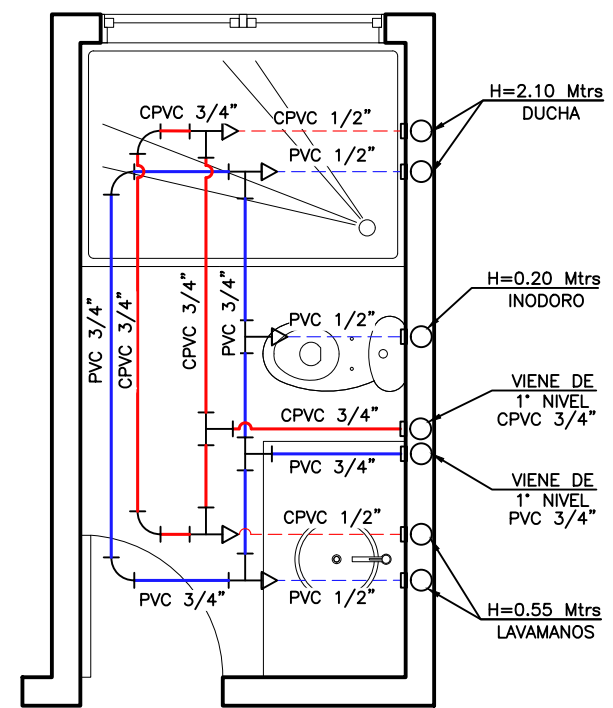

5 DETALLE 2
SANITARIO DORMITORIO MASTER

PROPIETARIO:
PROYECTO:
GERMAN CHOC
UBICACIÓN:
PLANIFICADO POR:
CONSTRUCTORA DEL ATLANTICO
EJECUTOR:
DIBUJÓ:
CONSTRUCTORA DEL ATLANTICO

OBSERVACIONES

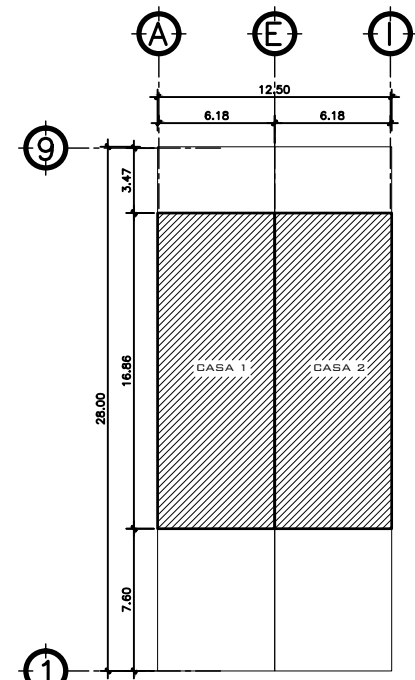

FASE 1




CONSTRUCTORA DEL ATLANTICO
INGENIERIA Y ARQUITECTURA

CONTENIDO:

PLANTAS DE INSTALACION HIDRAULICAS


FECHE:
ENERO 2025
ESCALA:
INDICADA

CATEGORIA	HOJA:
ARQUITECTURA	06 / 13
ESTRUCTURA	
INSTALACIONES	
CIVIL	

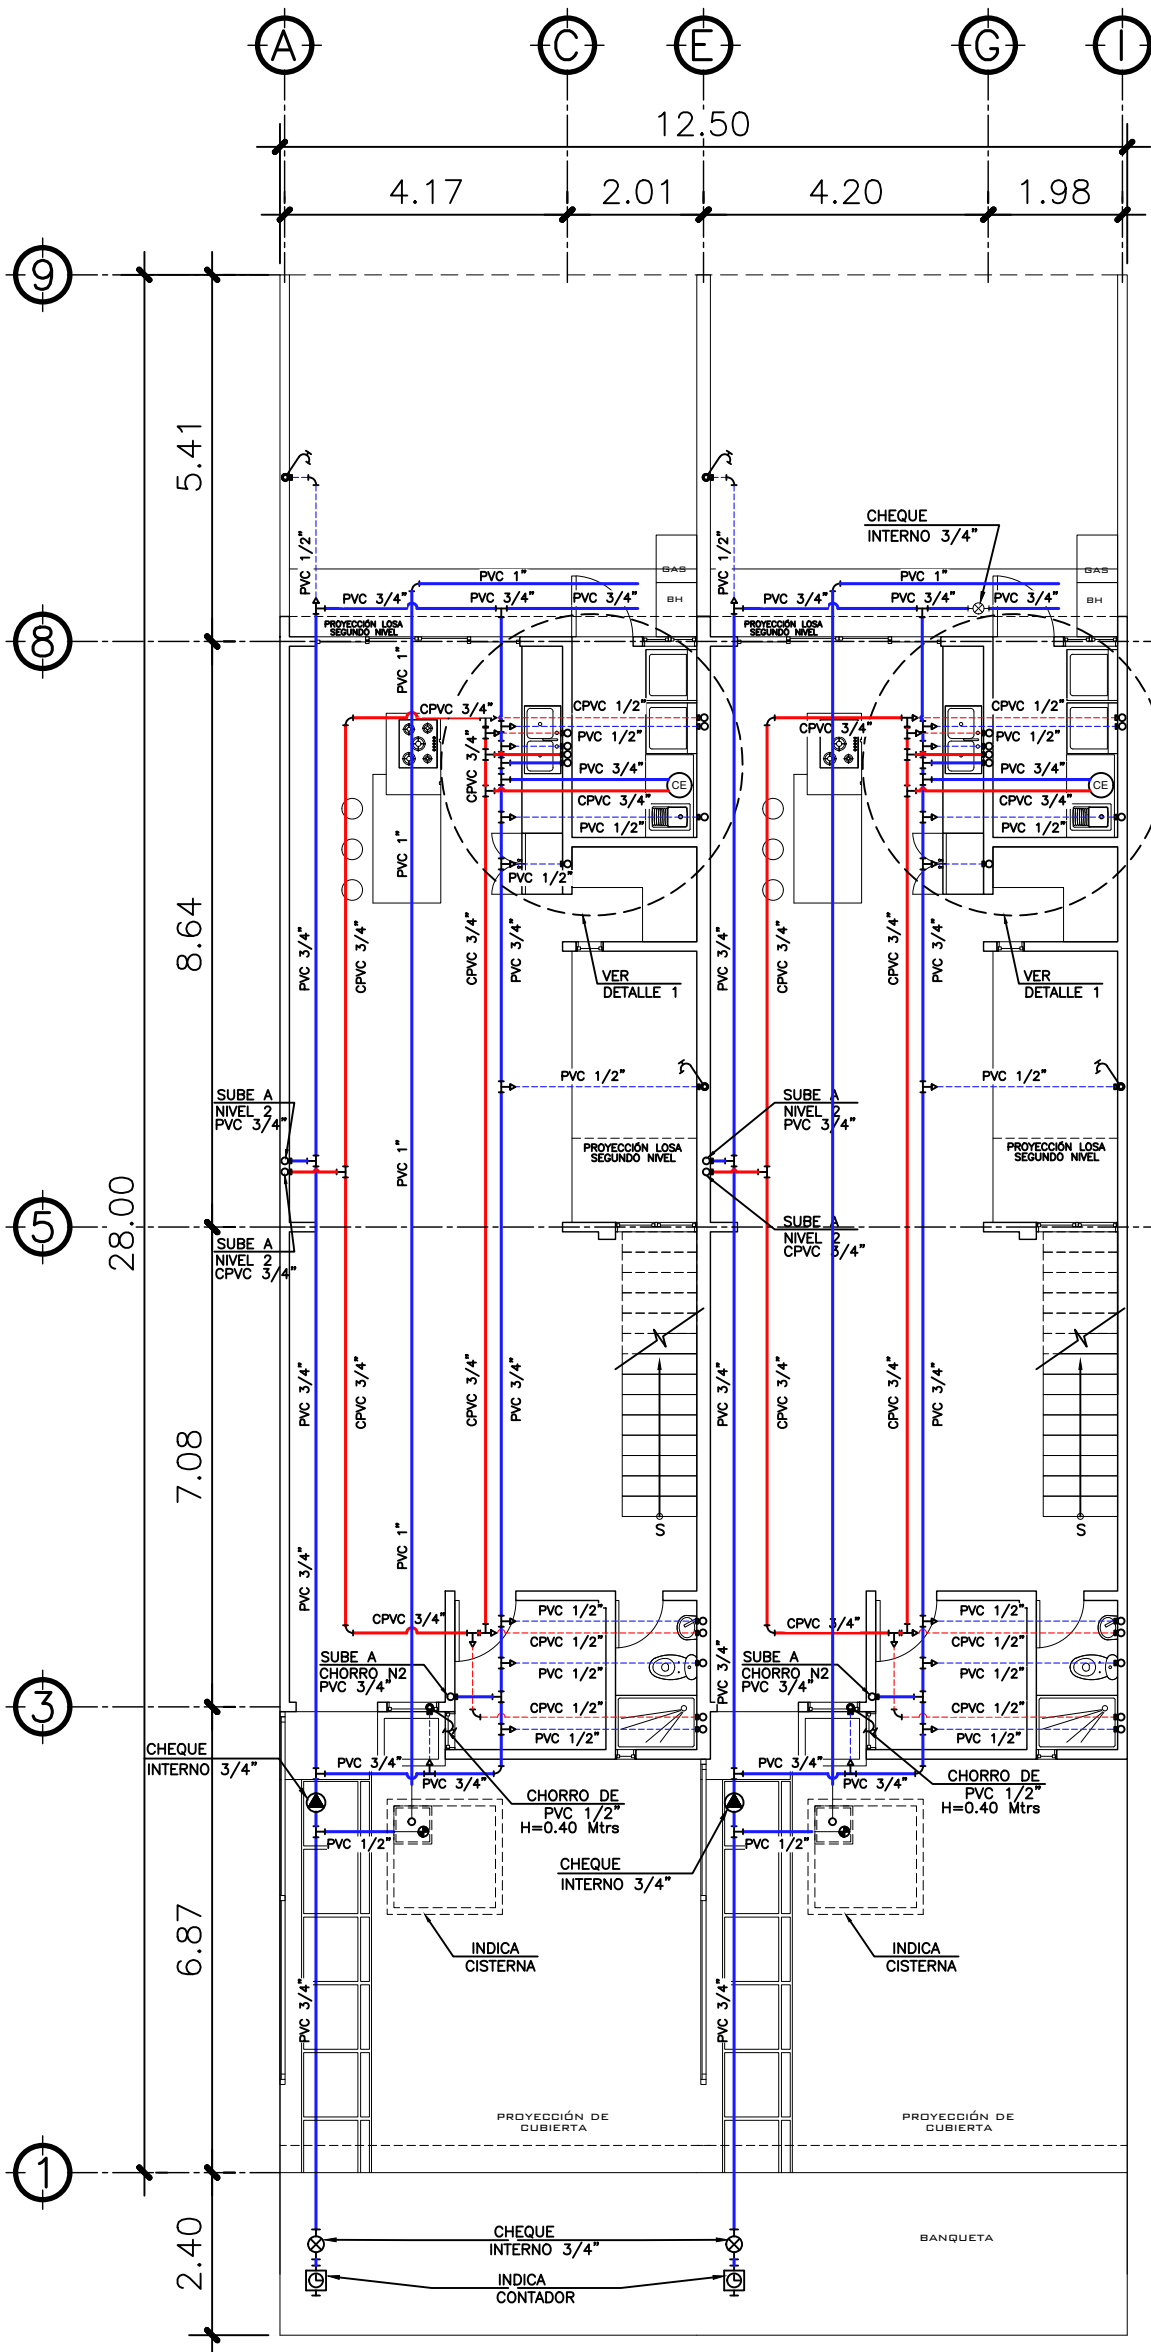



1 PLANTA NIVEL 1
INSTALACION HIDRAULICA

SIMBOLOGIA PLANTA DE AGUA		TUBERIA DE AGUA CALIENTE CPVC 1/2"
		TUBERIA DE AGUA FRIA PVC 1/2"
		TEE A 90° HORIZONTAL
		CODO
		REDUCIDOR DE 3/4" A 1/2"
		CHEQUE INTERNO 3/4"
		CALENTADOR DE AGUA
		CODO A 90° VERTICAL INDICA SUBE
		CONTADOR

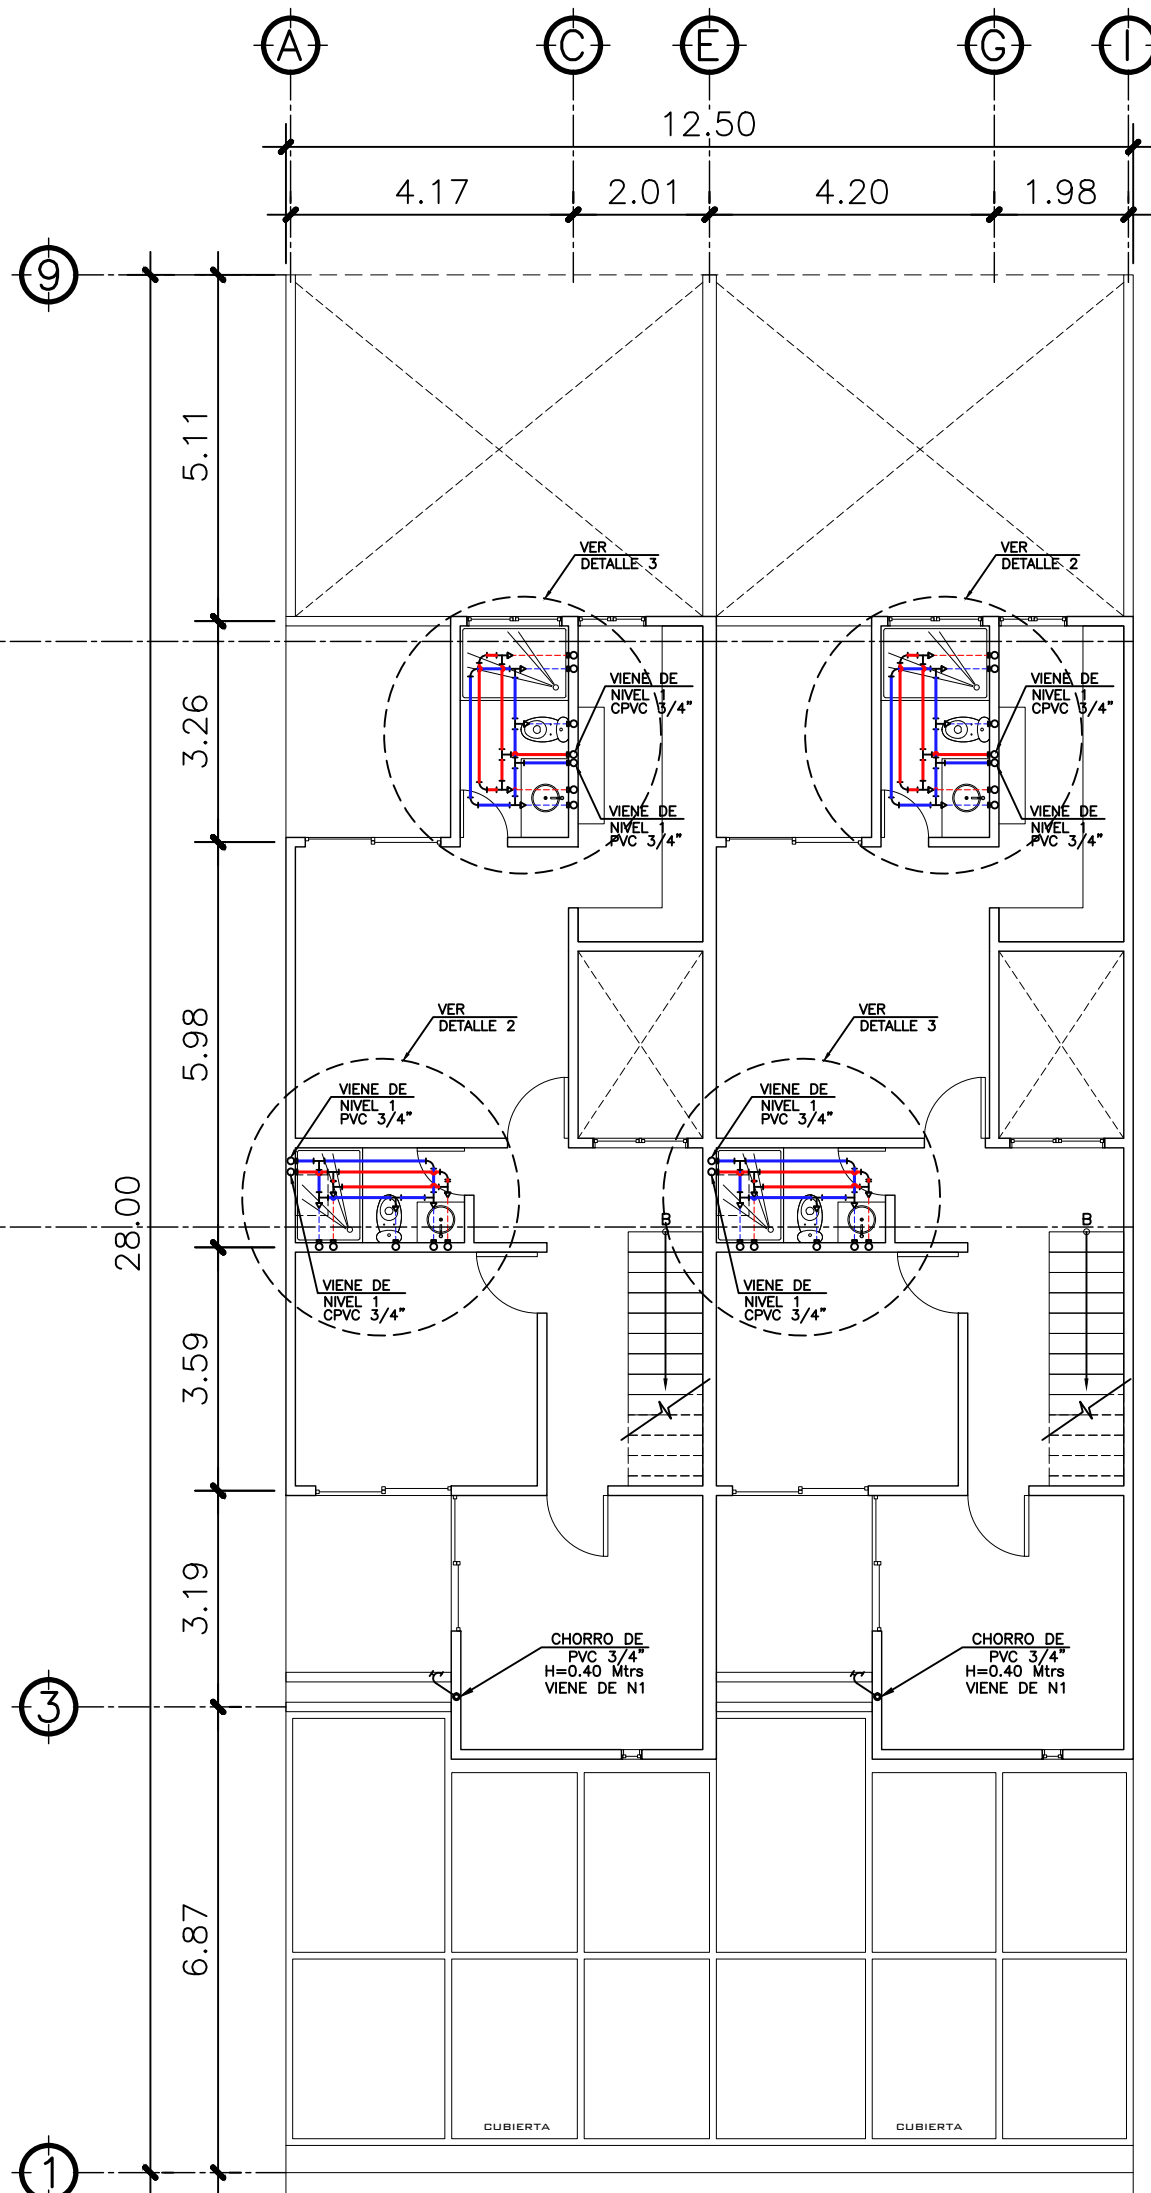


2 PLANTA NIVEL 2
INSTALACION HIDRAULICA


6 ALTURAS
DETALLE TIPICO

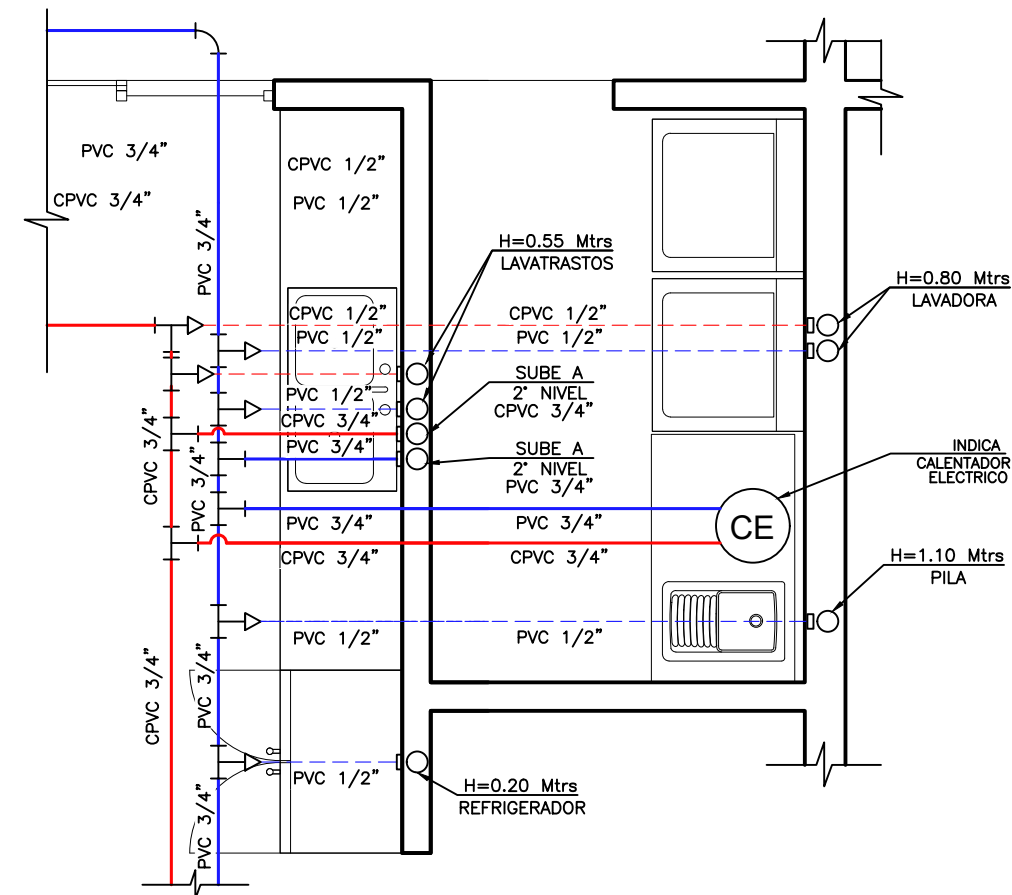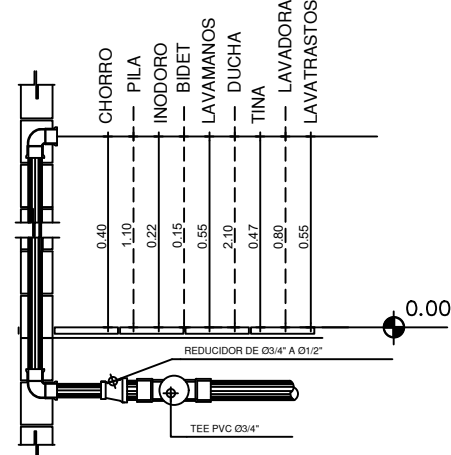

3 DETALLE 1
AREA DE LAVANDERIA Y COCINA

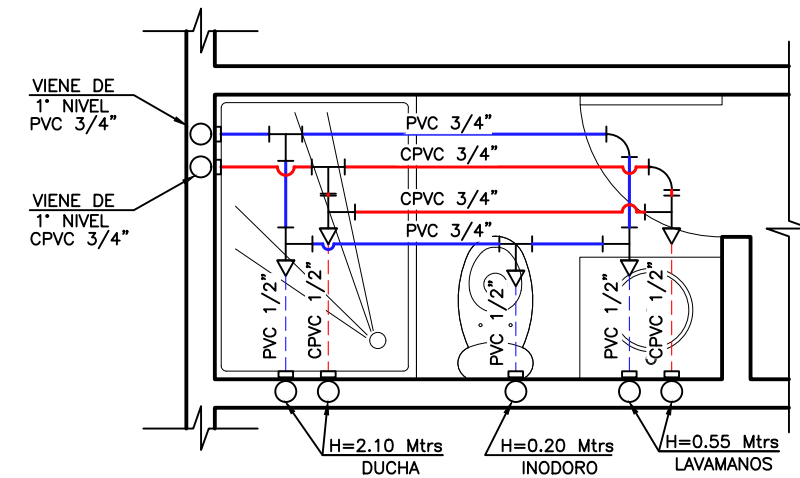


4 DETALLE 2
SANITARIO DORMITORIO COMPARTIDO

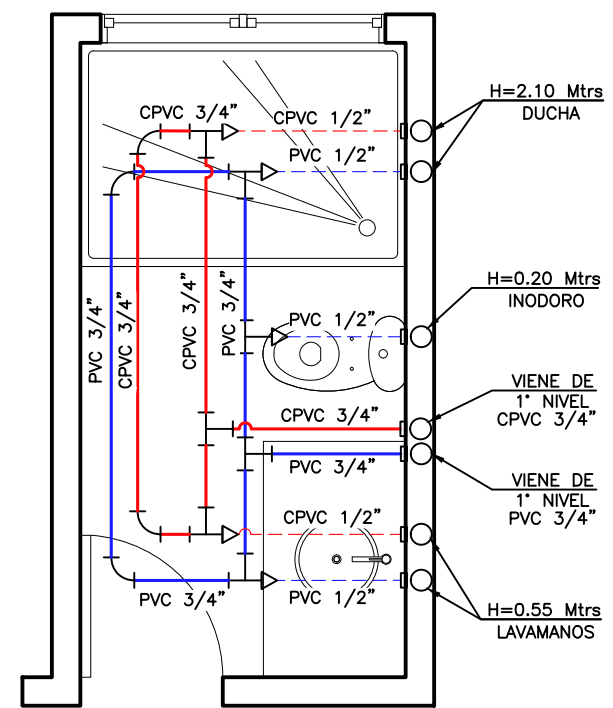

5 DETALLE 2
SANITARIO DORMITORIO MASTER

PROPIETARIO:
PROYECTO:
GERMAN CHOC
UBICACIÓN:
PLANIFICADO POR:
CONSTRUCTORA DEL ATLANTICO
EJECUTOR:
DIBUJÓ:
CONSTRUCTORA DEL ATLANTICO

OBSERVACIONES

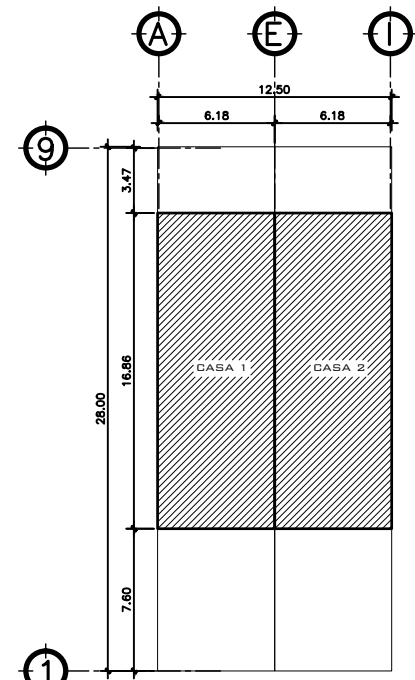

FASE 1



CONSTRUCTORA DEL ATLANTICO
INGENIERIA Y ARQUITECTURA

CONTENIDO:

PLANTAS DE
INSTALACION
HIDRAULICAS

(P) ING. GERMAN CHOC


FECHA:
ENERO 2025

ESCALA:
INDICADA


CATEGORIA
HOJA:

ARQUITECTURA	ESTRUCTURA	INSTALACIONES	CIVIL
--------------	------------	---------------	-------

06 / 13

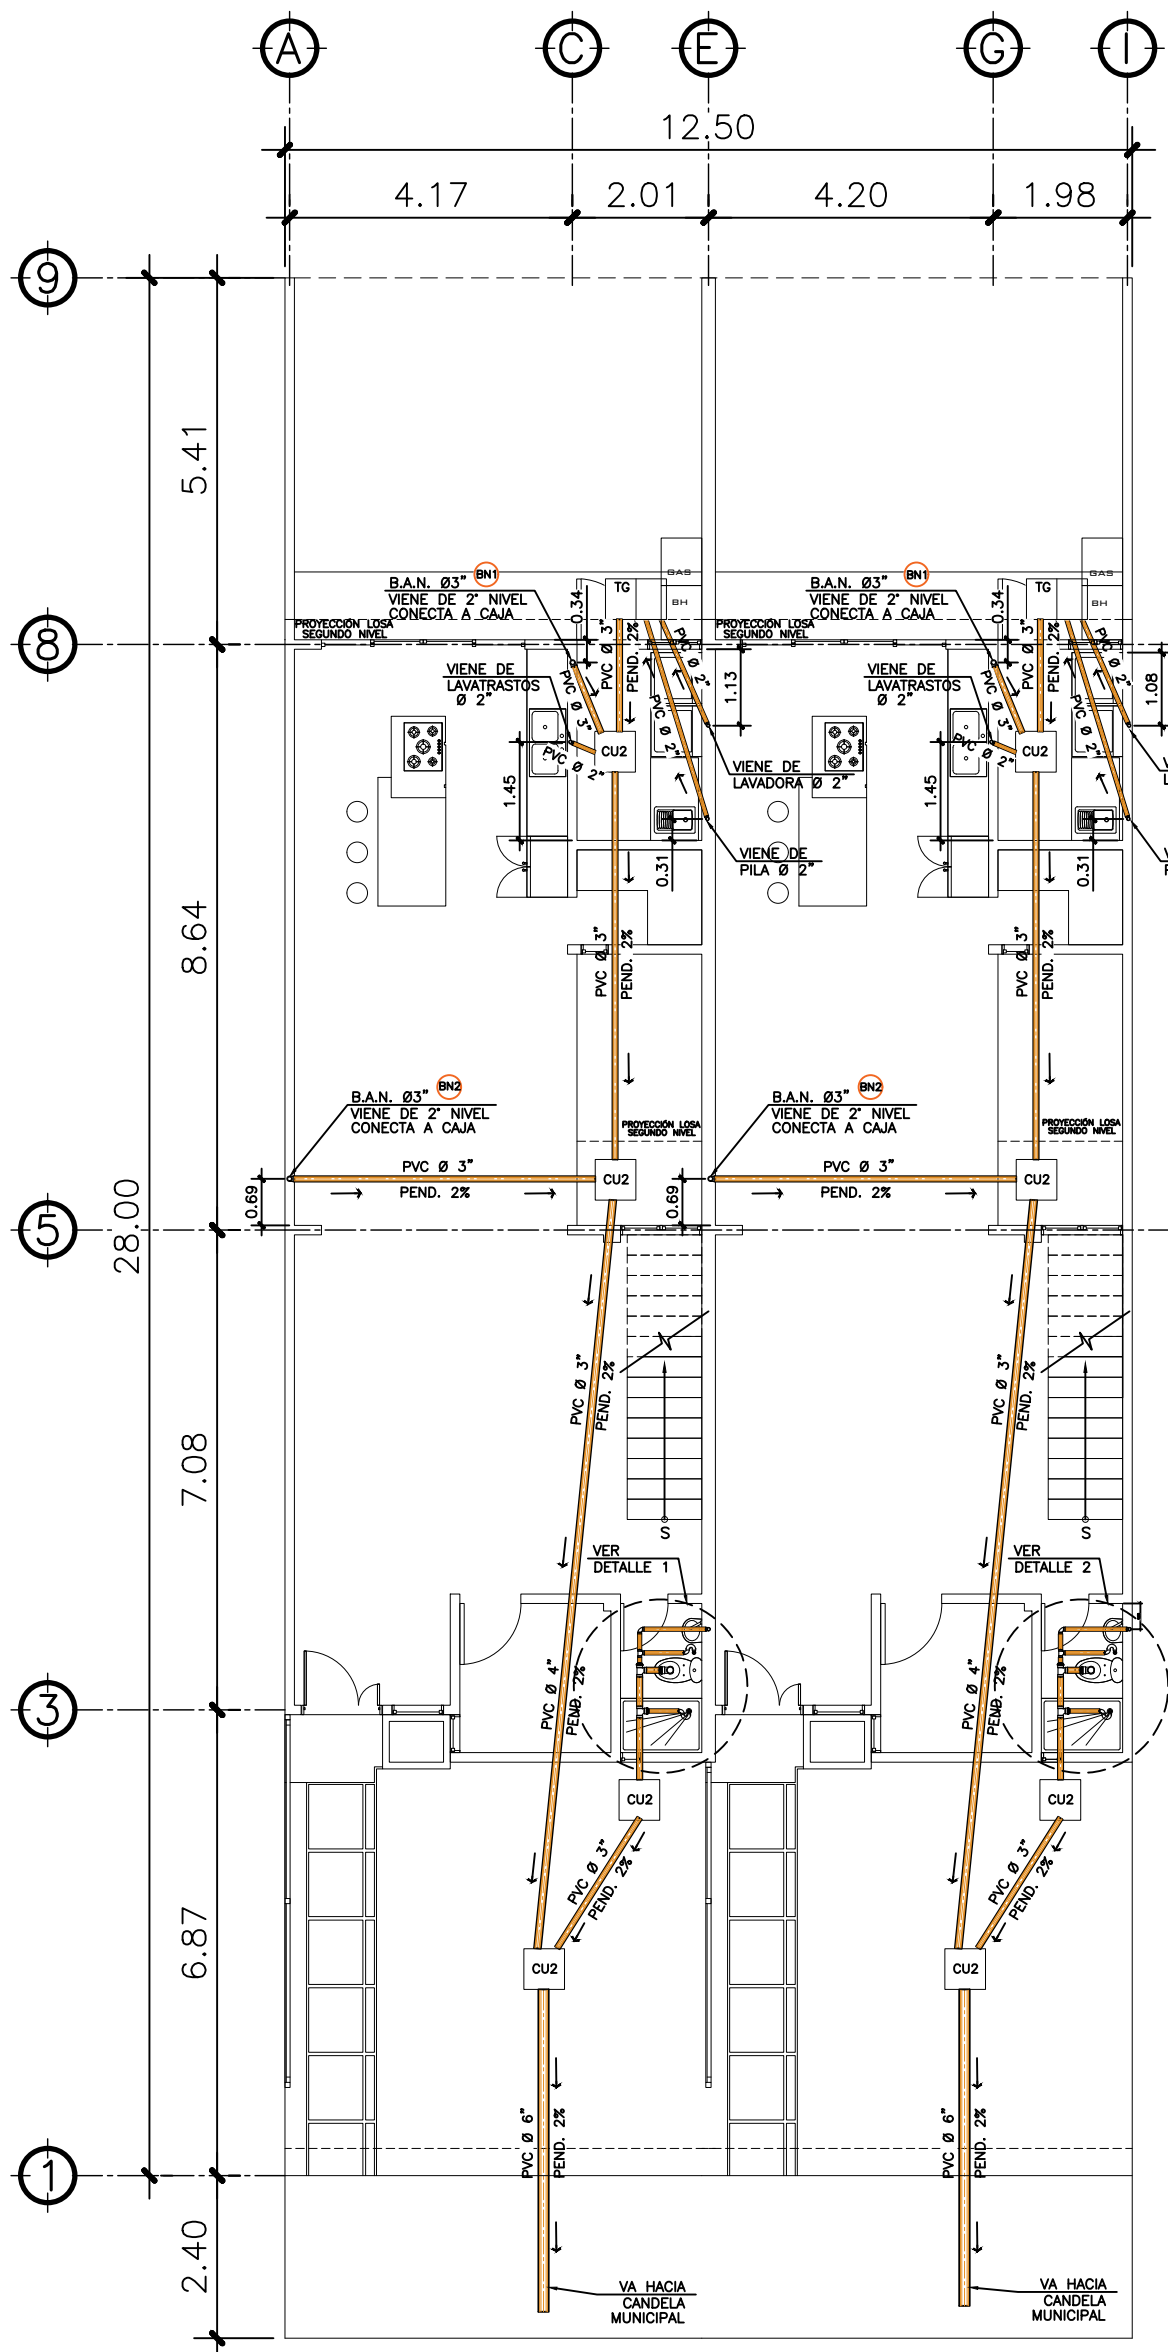


1 PLANTA NIVEL 1 ESCALA: 1:75
INSTALACION DRENAJES SANITARIOS

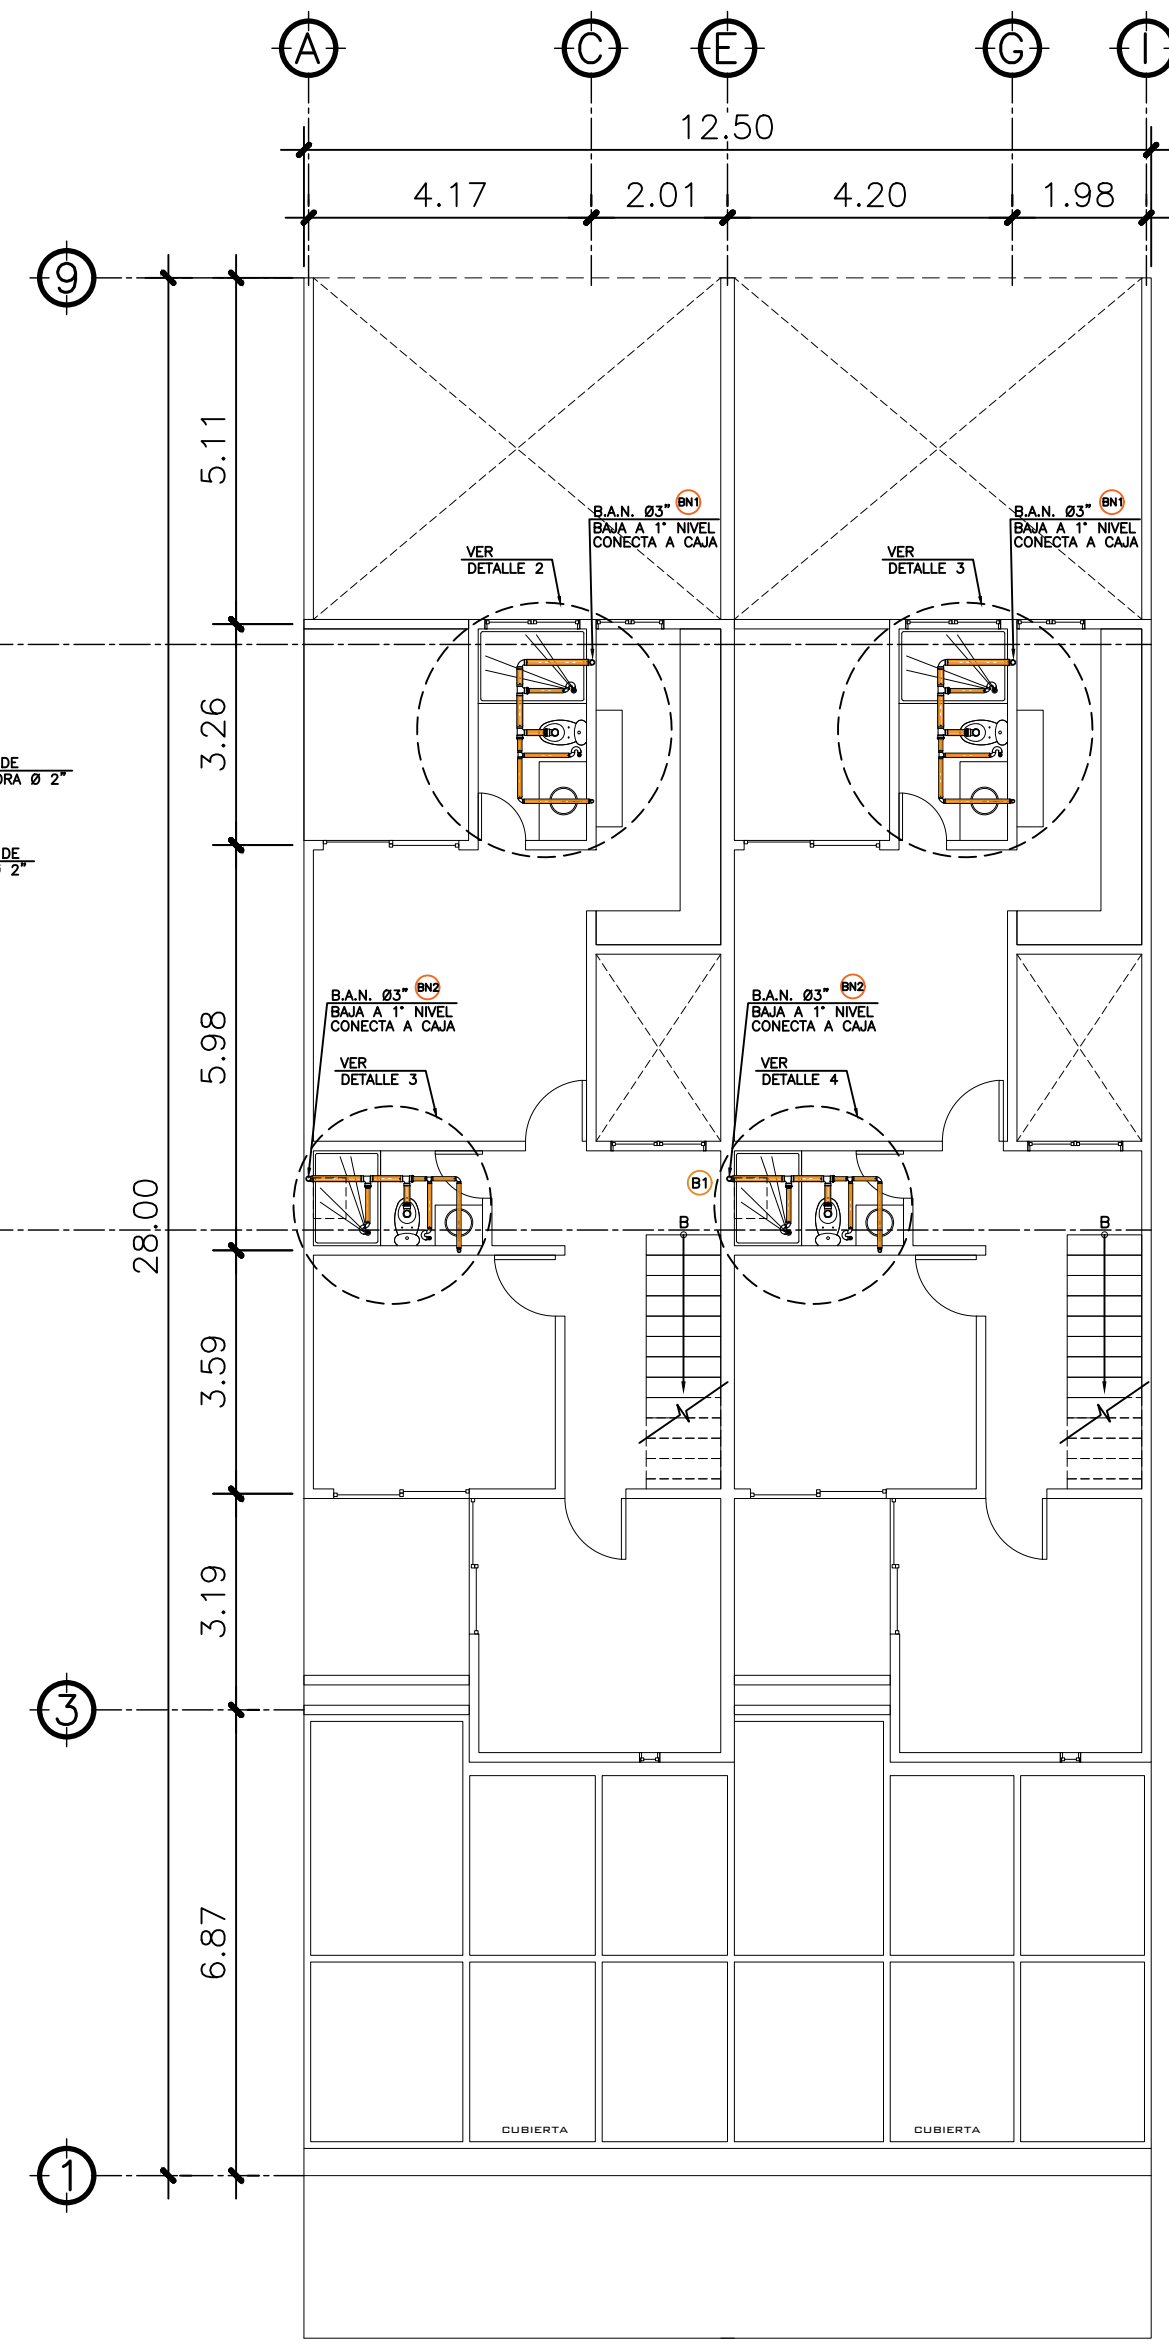


2 PLANTA NIVEL 2 ESCALA: 1:75
INSTALACION DRENAJES SANITARIOS


SIMBOLOGIA	PLANTA DE DRENAJES			
	B.A.P.	BAJADA DE AGUAS PLUVIALES	Ø	REDUCIDOR
	B.A.N.	BAJADA DE AGUAS NEGRAS	—	PAÑUELOS CON 1% DE PENDIENTE MEZCLON + BLANQUEADO
	REPOSADERA		90°	CODO VERTICAL A 90°
	CODO A 45°		PVC Ø 3"	DIRECCIÓN Y MEDIDAS DEL TUBO
	TEE VERTICAL A 90°		Ø	BAJADA DE TUBO DE 3"
	YEE HORIZONTAL		BN1	BAJADA DE AGUA NEGRA + No. DE BAJADA
			BP1	BAJADA DE AGUA PLUVIAL + No. DE BAJADA

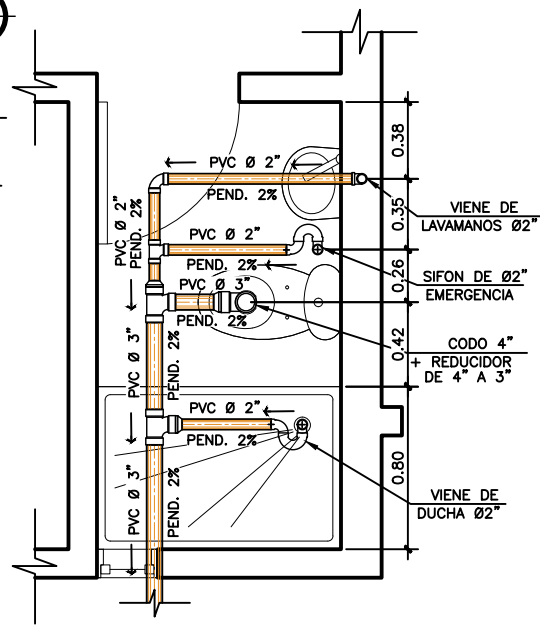


3 DETALLE 1 ESCALA: 1:25
SANITARIO DE VISITAS

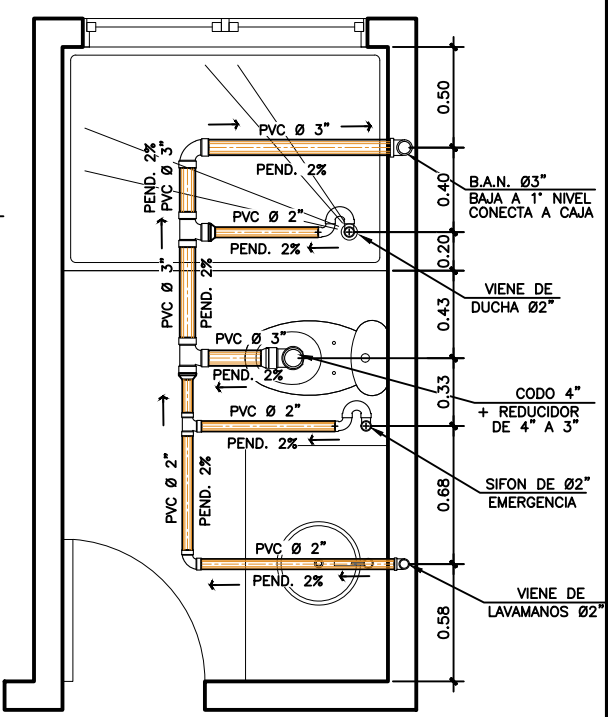


4 DETALLE 2 ESCALA: 1:25
SANITARIO DORMITORIO MASTER

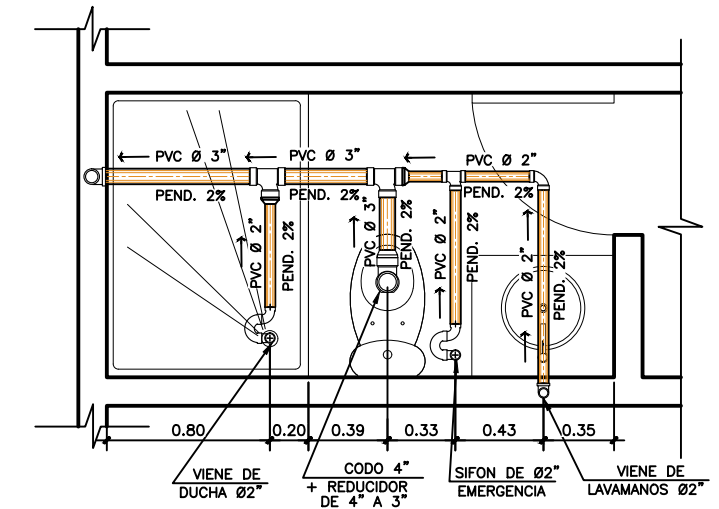


5 DETALLE 3 ESCALA: 1:25
SANITARIO DORMITORIO COMPARTIDO

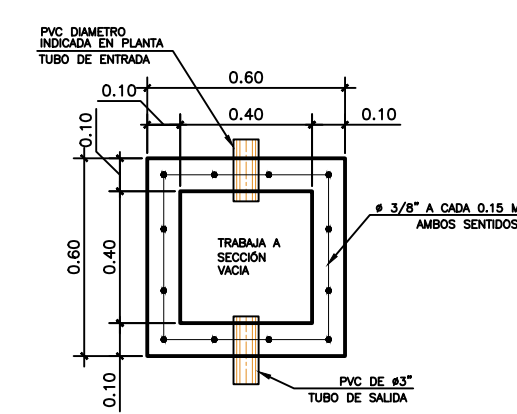


6 PLANTA ESCALA: 1:2.5
CAJA DE UNION CU2

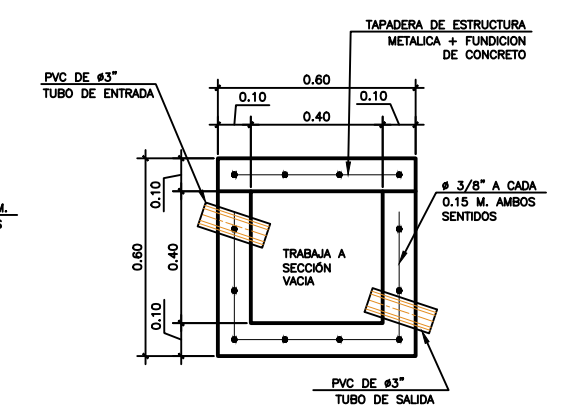

7 ELEVACION ESCALA: 1:2.5
CAJA DE UNION CU2

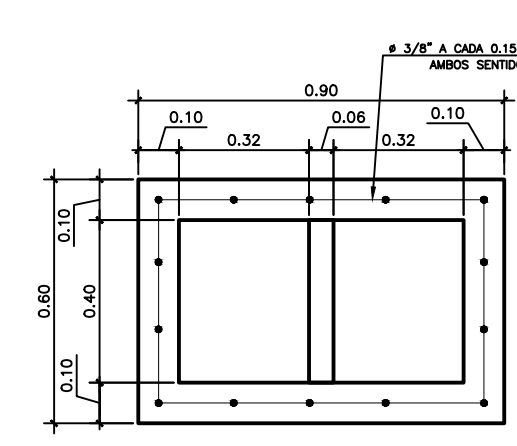

8 PLANTA ESCALA: 1:2.5
CAJA TG

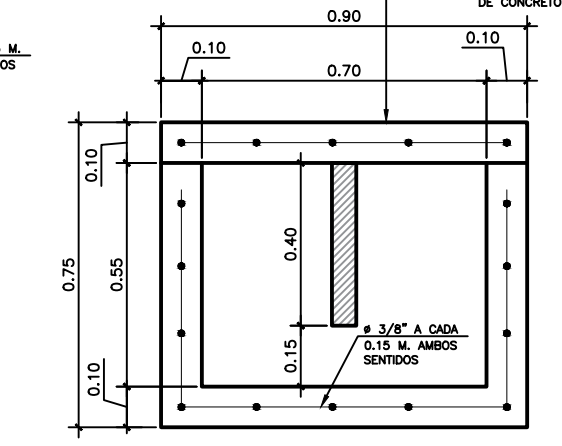

9 ELEVACION ESCALA: 1:2.5
CAJA TG

PROPIETARIO:

PROYECTO:

GERMAN CHOC

UBICACIÓN:

PLANIFICADO POR:

CONSTRUCTORA DEL ATLANTICO

EJECUTOR:

DIBUJÓ:

CONSTRUCTORA DEL ATLANTICO

OBSERVACIONES

FASE 1

CONSTRUCTORA DEL ATLANTICO
INGENIERÍA Y ARQUITECTURA

CONTENIDO:

PLANTAS DE
INSTALACION
DRENAJES
SANITARIOS

FECHA:

ENERO 2025


ESCALA:

INDICADA


CATEGORÍA

HOJA:


07 / 13

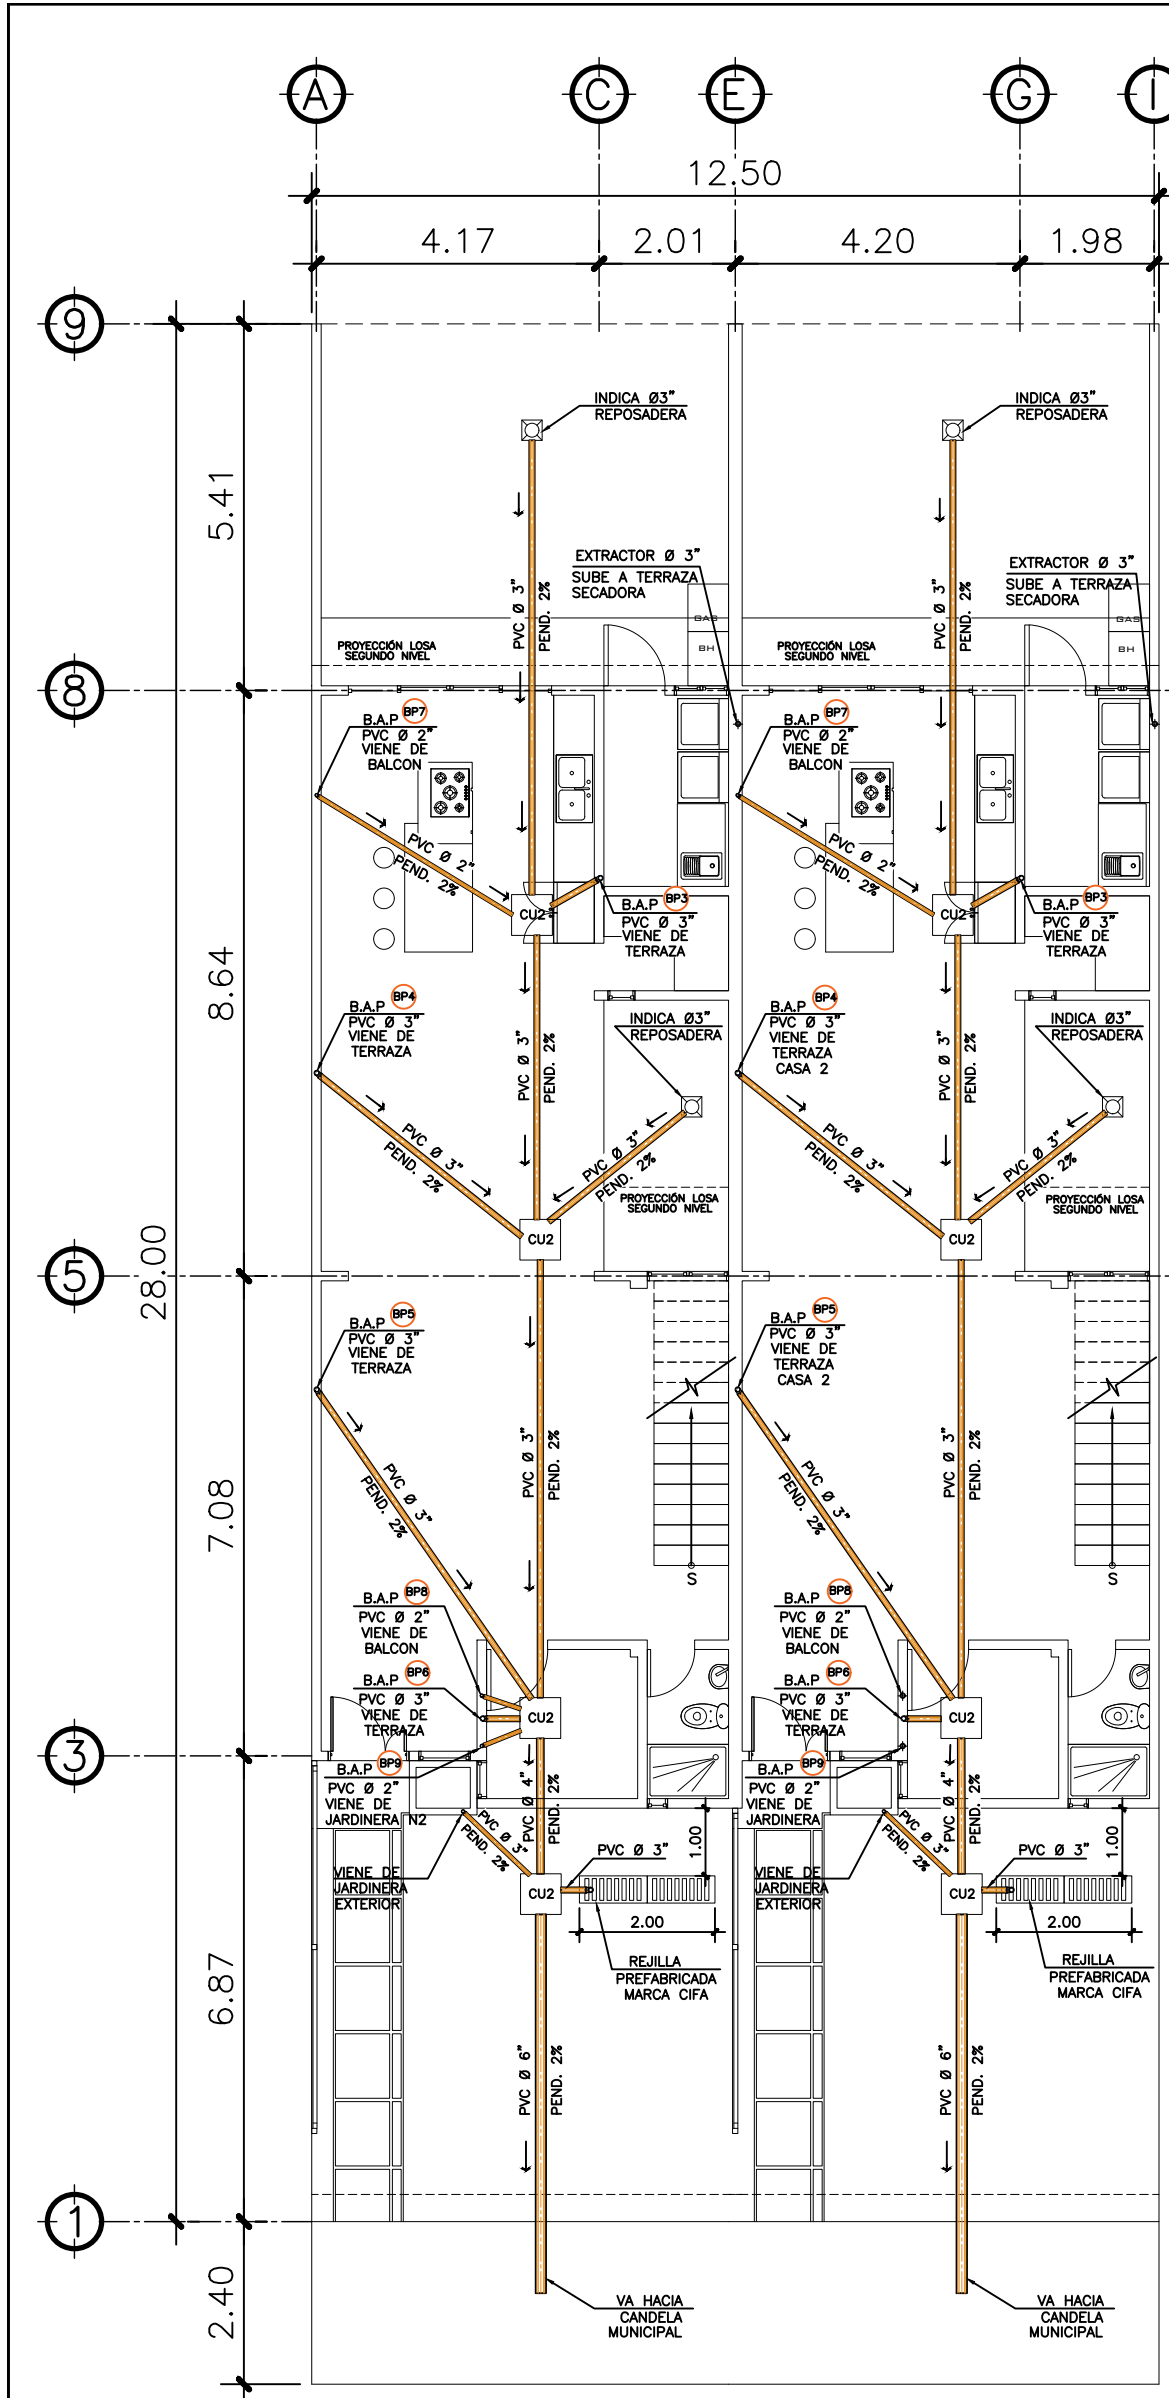


1 PLANTA NIVEL 1
INSTALACION DRENAJES PLUVIALES
ESCALA: 1:75

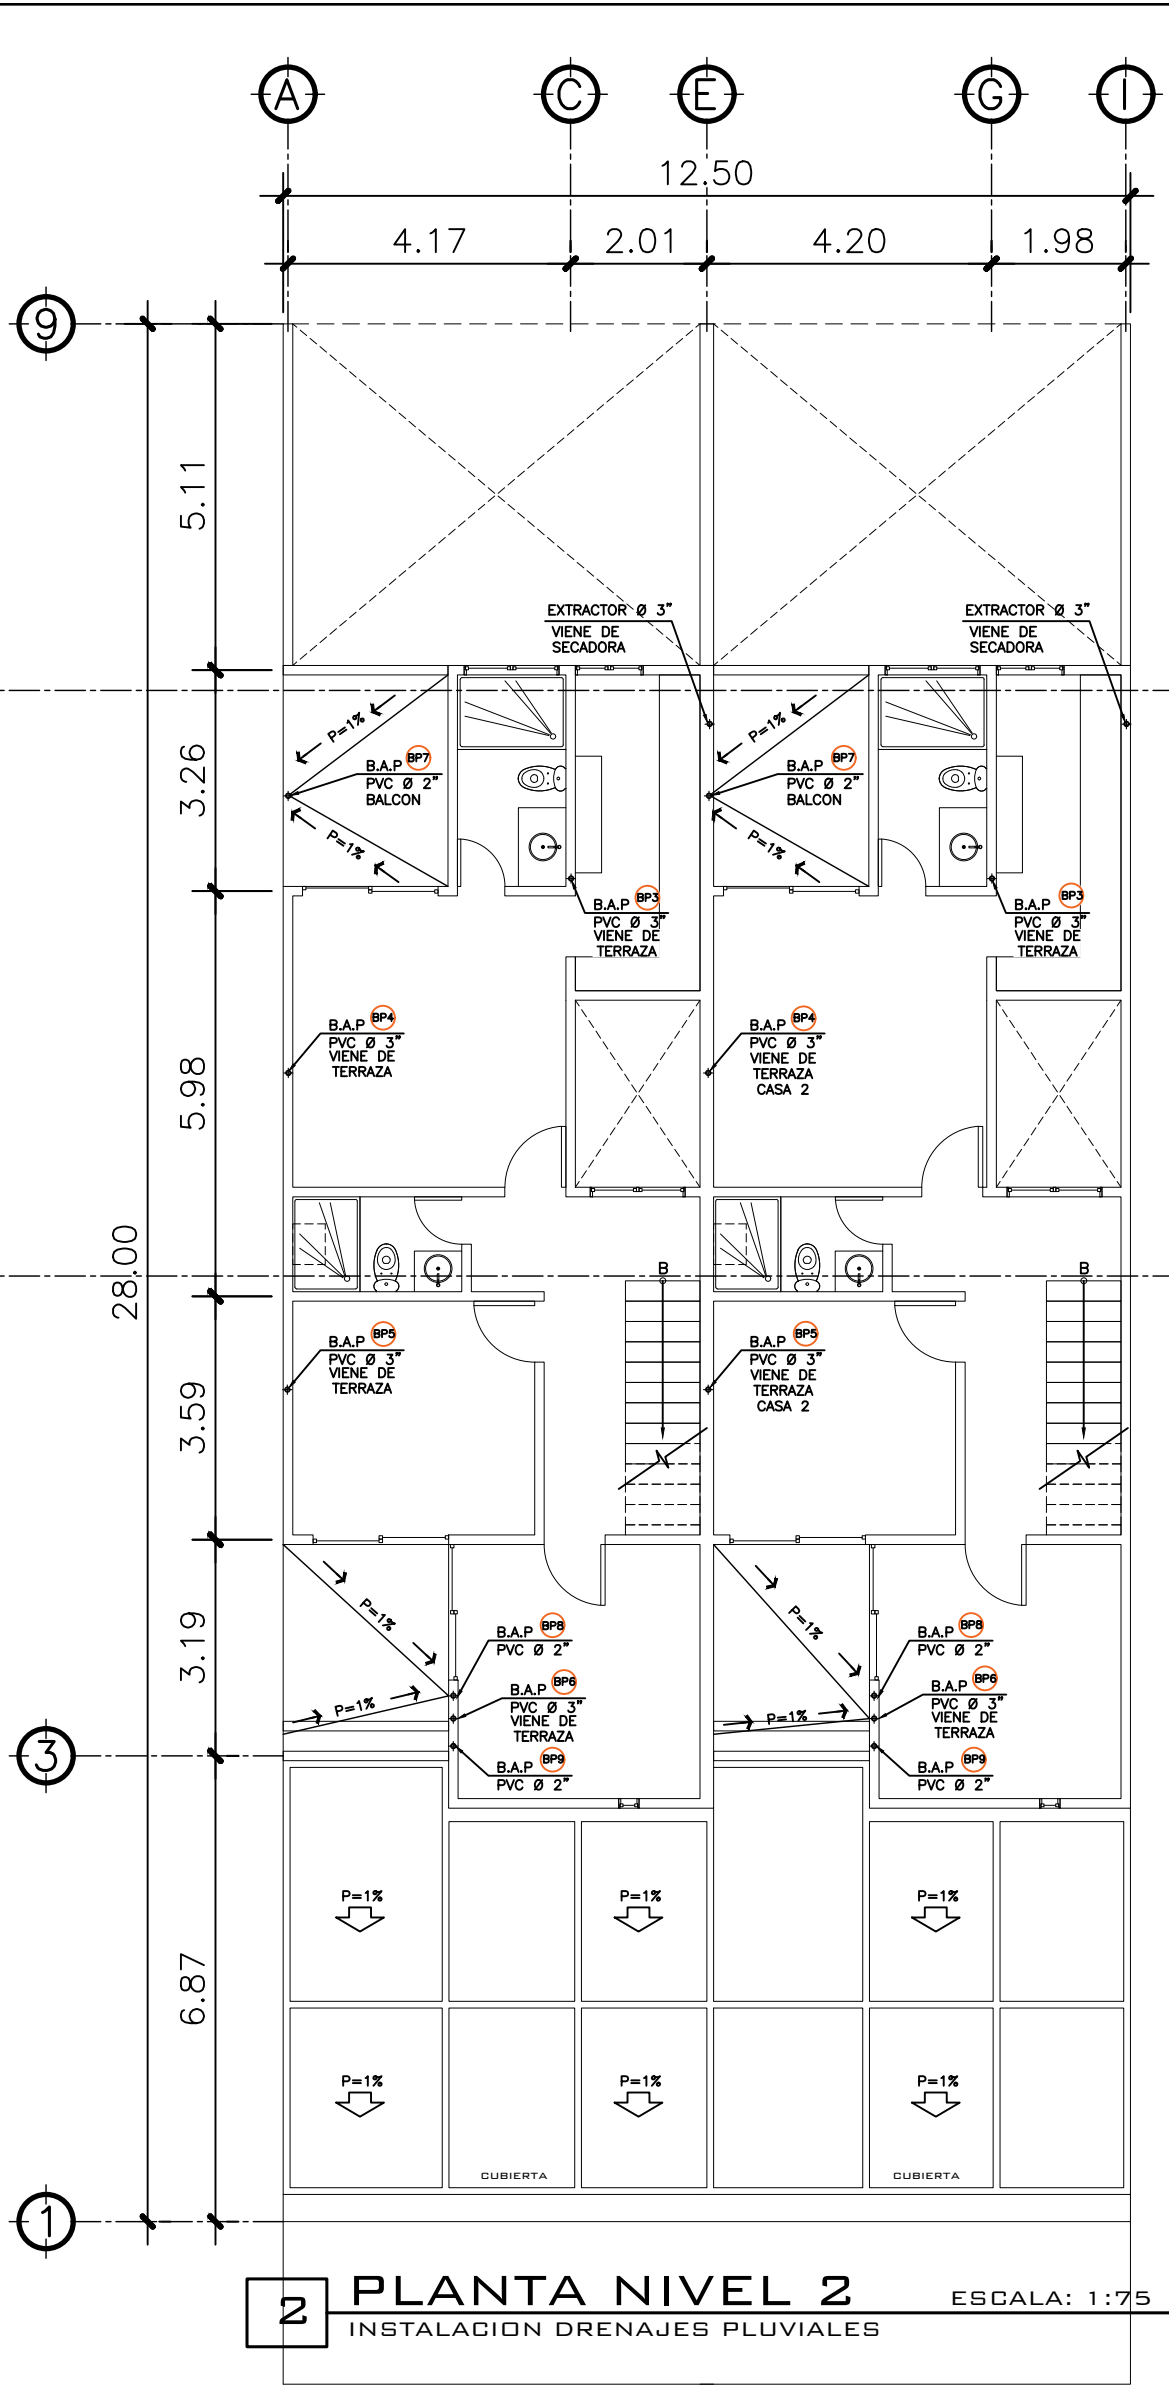


2 PLANTA NIVEL 2
INSTALACION DRENAJES PLUVIALES
ESCALA: 1:75

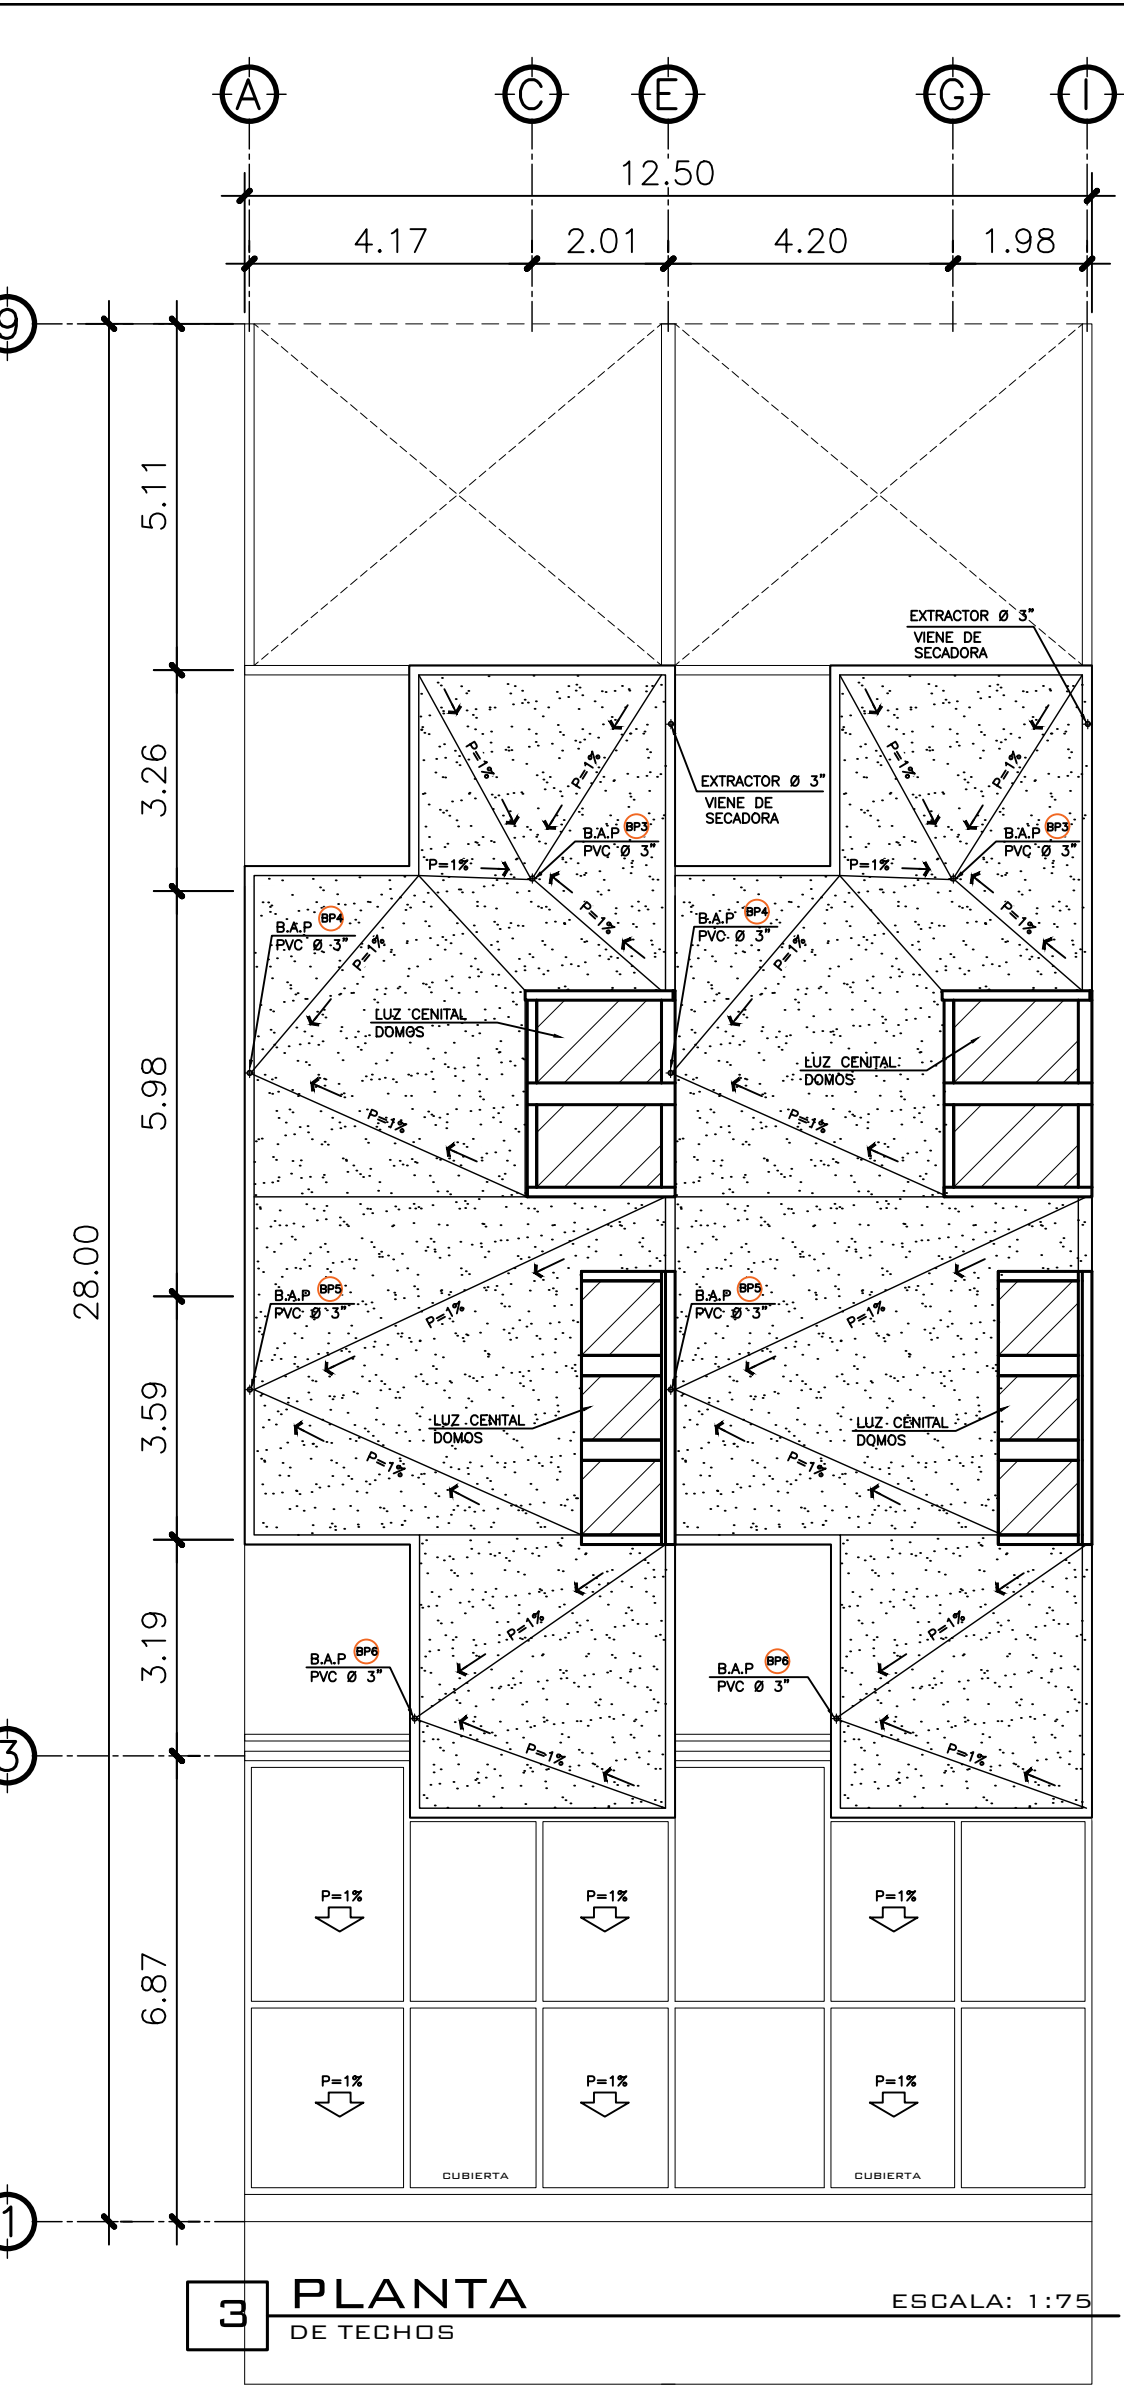

3 PLANTA DE TECHOS
ESCALA: 1:75

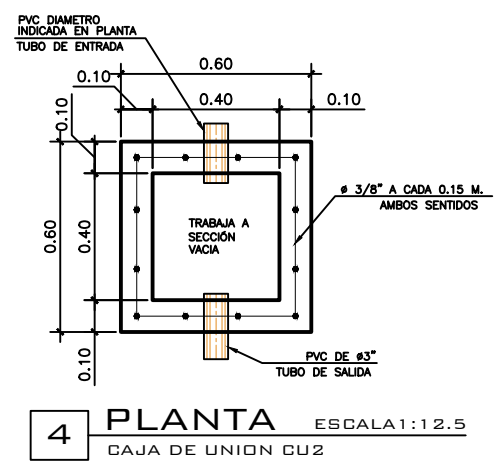

4 PLANTA
CAJA DE UNION CU2
ESCALA: 1:2.5

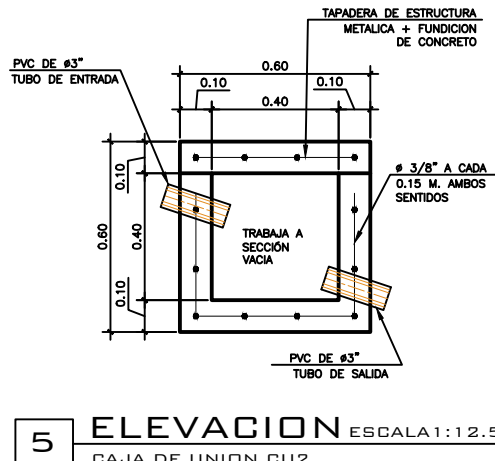

5 ELEVACION
CAJA DE UNION CU2
ESCALA: 1:2.5

SIMBOLOGIA

	B.A.P.		B.A.N.
	B.A.N.		CODO A 45°
	REPOSADERA		TEE VERTICAL A 90°
	CODO A 90°		YEE HORIZONTAL
	REDUCTOR		PAÑUELOS CON 1% DE PENDIENTE MEZCLON + BLANQUEADO
	CODO VERTICAL A 90°		DIRECCIÓN Y MEDIDAS DEL TUBO
	BAJADA DE TUBO DE 3"		BAJADA DE AGUA NEGRA + No. DE BAJADA
	BAJADA DE AGUA PLUVIAL + No. DE BAJADA		

PROPIETARIO:

PROYECTO:

GERMAN CHOC

UBICACIÓN:

PLANIFICADO POR:

CONSTRUCTORA DEL ATLANTICO

EJECUTOR:

DIBUJÓ:

CONSTRUCTORA DEL ATLANTICO

OBSERVACIONES

FASE 1

CONSTRUCTORA DEL ATLANTICO
INGENIERÍA Y ARQUITECTURA

CONTENIDO:

PLANTAS DE
INSTALACION
DRENAJES
PLUVIALES

FECHA:

ENERO 2025


ESCALA:

INDICADA


CATEGORÍA

HOJA:

08 / 13

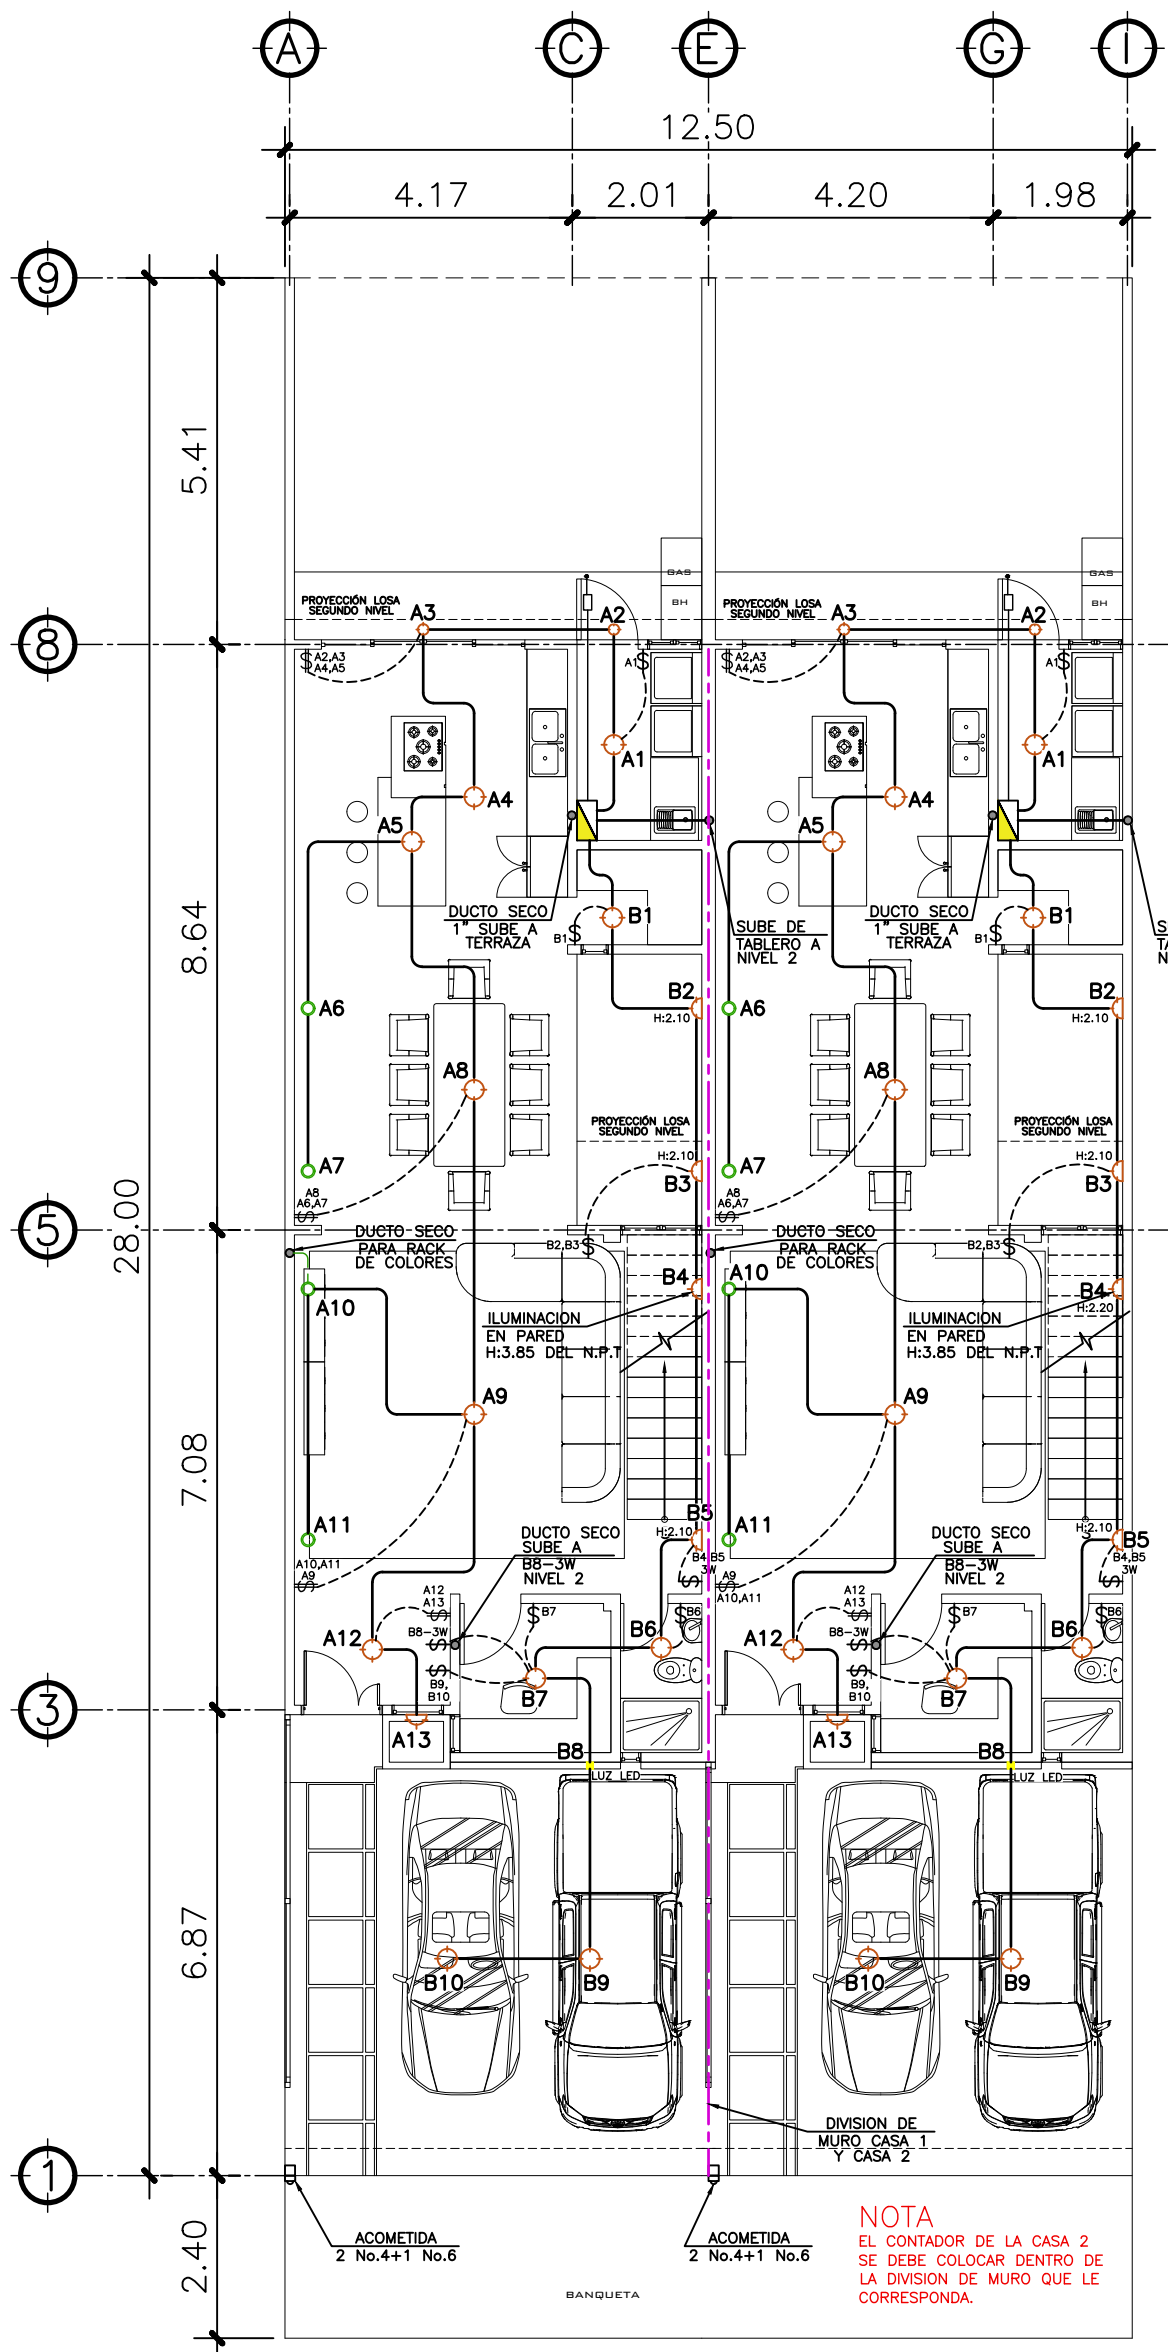

1 PLANTA NIVEL 1 ESCALA: 1:75
ILUMINACION

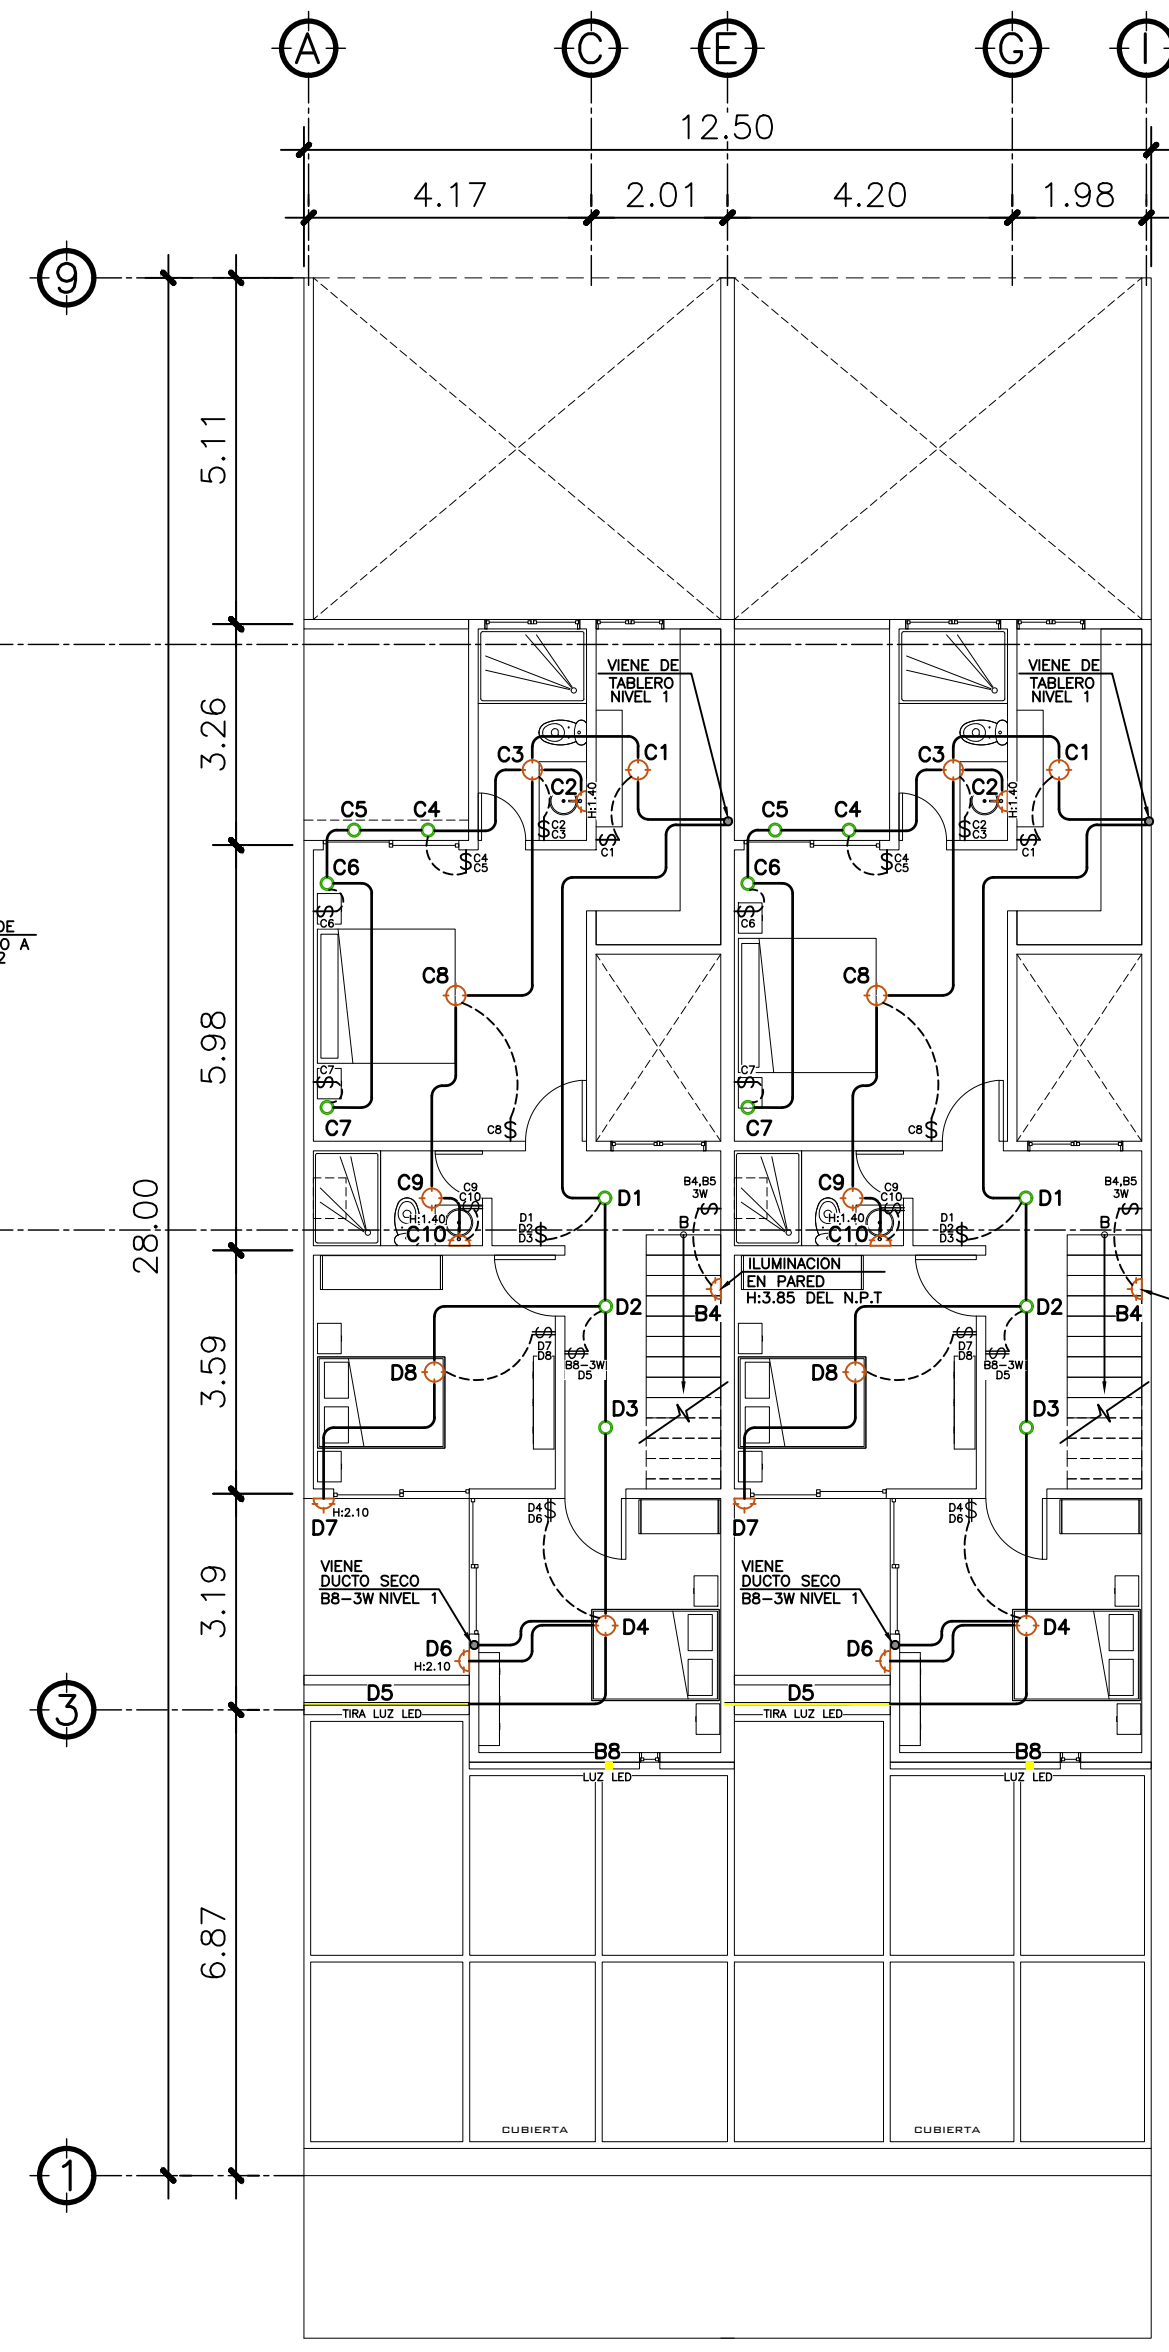

2 PLANTA NIVEL 2 ESCALA: 1:75
ILUMINACION

TABLERO DE DISTRIBUCION NIVEL 01 CASA 2				
CIRCUITO	DESCRIPCION	UNIDADES	FUJON	ALAMBRE
A	ILUMINACION NIVEL 01	13	20	1No.12+1No.14
B	ILUMINACION NIVEL 01	10	20	1No.12+1No.14
C	ILUMINACION NIVEL 02	10	20	1No.12+1No.14
D	ILUMINACION NIVEL 02	08	20	1No.12+1No.14
E	COCINA NIVEL 01	07	20	1No.12+1No.14
F	FUERZA NIVEL 01	15	20	1No.12+1No.14
G	FUERZA NIVEL 01	08	20	2No.12+1No.14
H	FUERZA NIVEL 01 Y 02	10	20	2No.12+1No.14
I	LAVADORA	1	20	2No.12+1No.14
J, L	SECADORA	1	2x40	2No.8+1No.10
K, M	CALENTADOR ELECTRICO	1	2x40	2No.8+1No.10

NOMENCLATURA	
—	POLIDUCTO DE Ø 1/2
---	POLIDUCTO DE Ø 1/2
---	POLIDUCTO DE Ø 1/2
■	TABLERO DE DISTRIBUCIÓN
○	ILUMINACIÓN EN CIELO
○	ILUMINACIÓN EN PARED
○	DUO DE BUEY
○	LAMPARA COLGANTE
—	LÍNEA VIDA
—	LÍNEA DE PUENTE THREE WAY
—	INTERRUPTOR SIMPLE 3W
—	INTERRUPTOR DOBLE
—	INTERRUPTOR SIMPLE
—	REFLECTOR
■	INDICA LUZ LED

PROPIETARIO:

PROYECTO:

GERMAN CHOC

UBICACIÓN:


PLANIFICADO POR:

CONSTRUCTORA DEL ATLANTICO

EJECUTOR:

DIBUJÓ:

CONSTRUCTORA DEL ATLANTICO

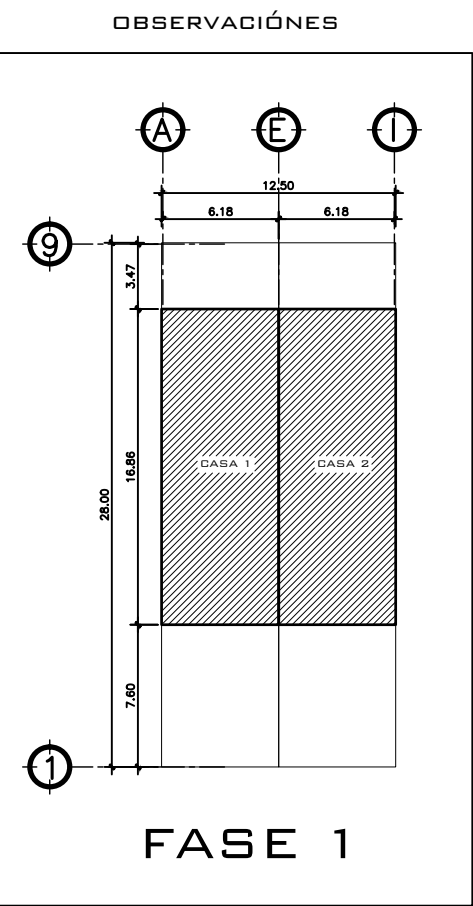

CONTENIDO:

PLANTAS ILUMINACION

(P) ING. GERMAN CHOC

FECHA:

ENERO 2025


ESCALA:

INDICADA


CATEGORÍA

HOJA:

09 / 13

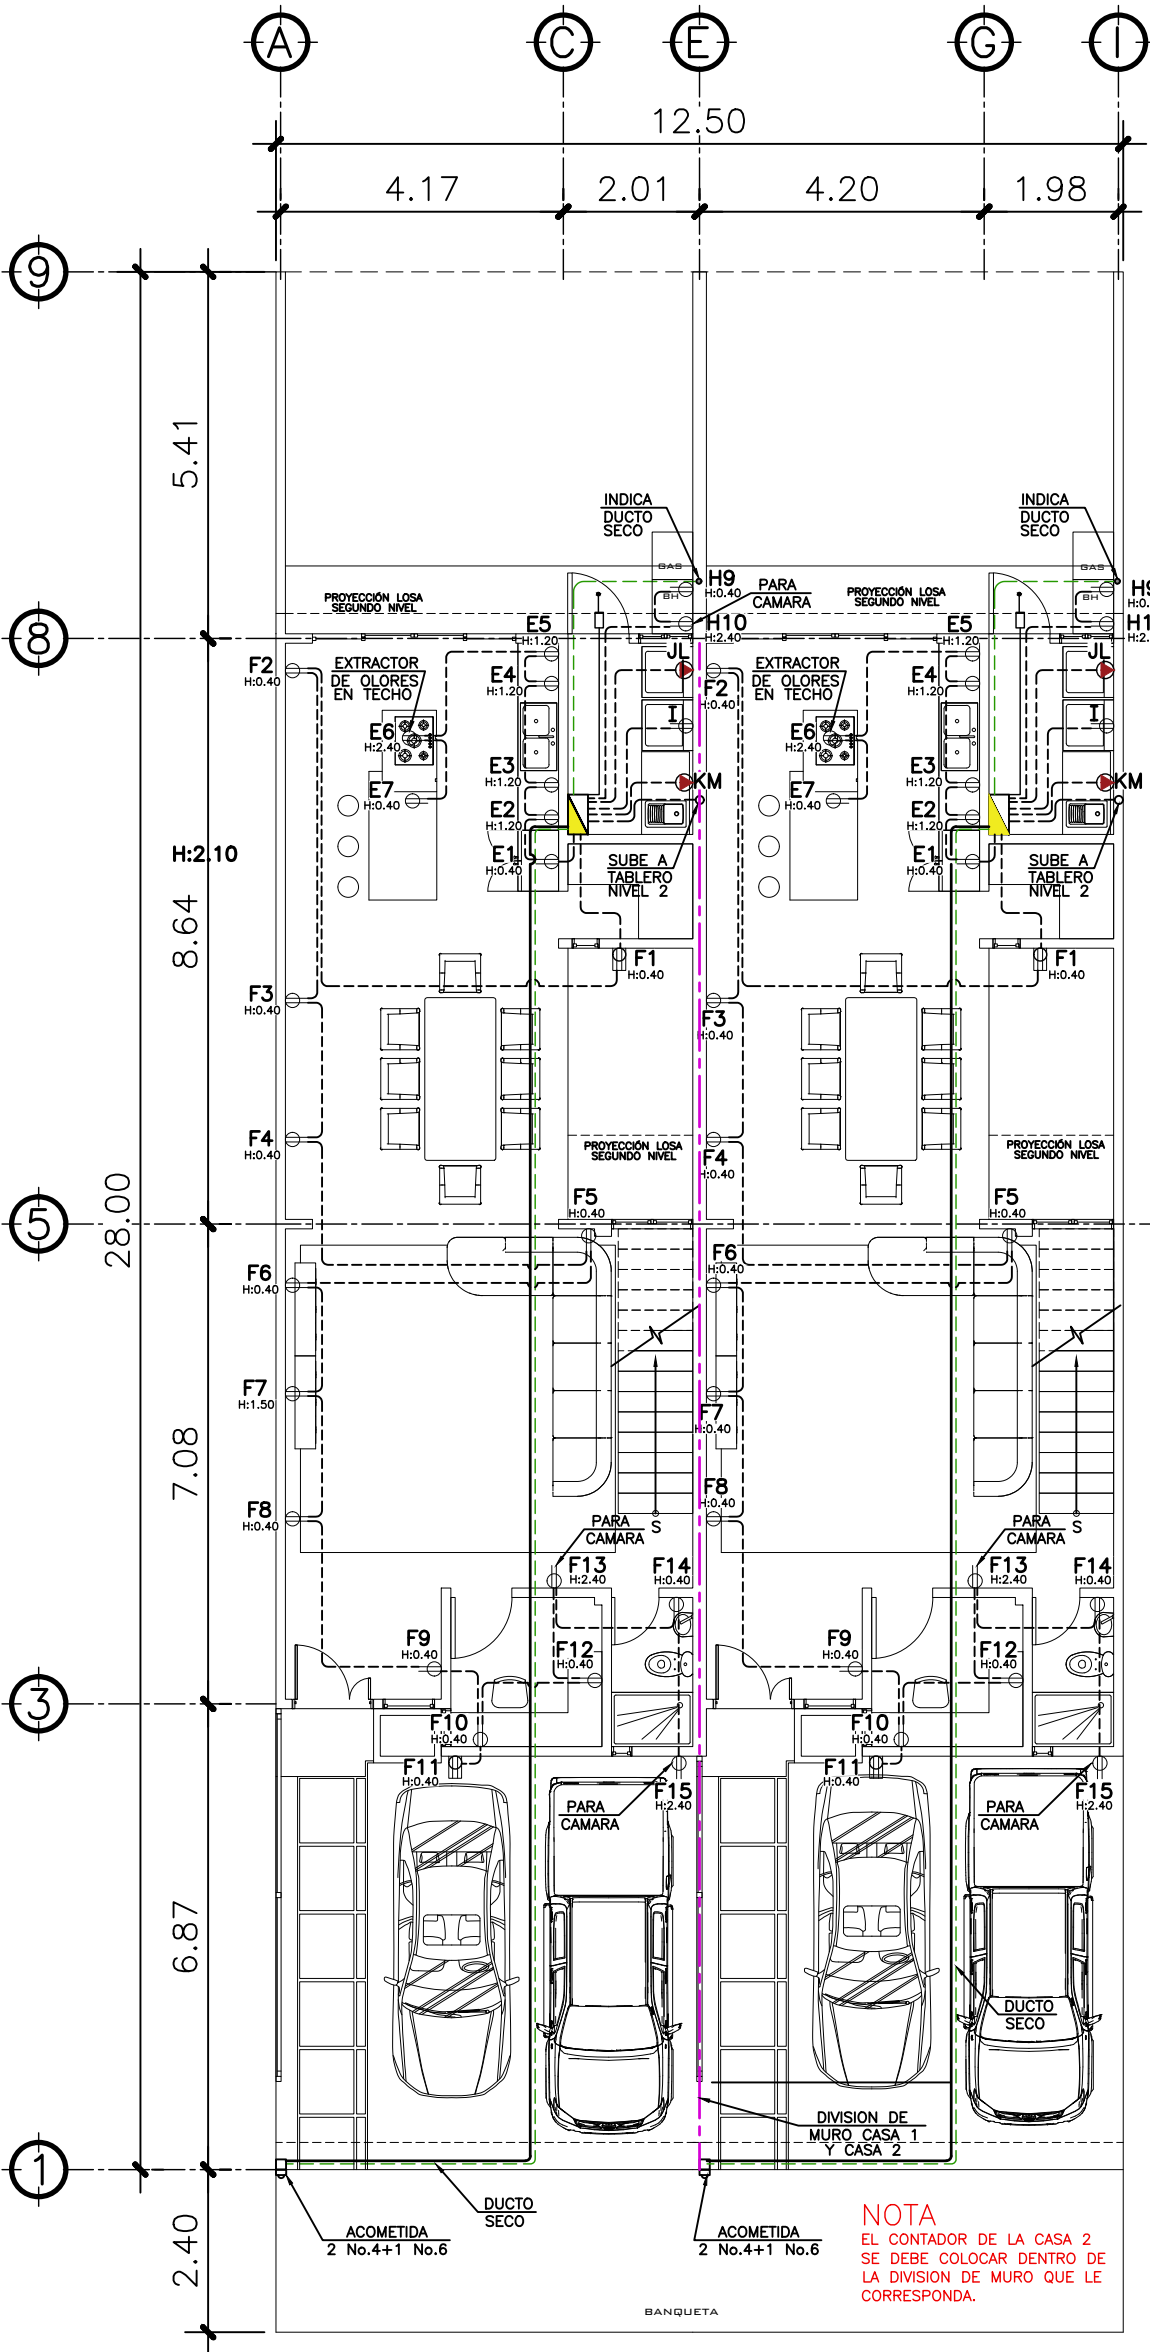

1 PLANTA NIVEL 1 ESCALA: 1:75
FUERZA

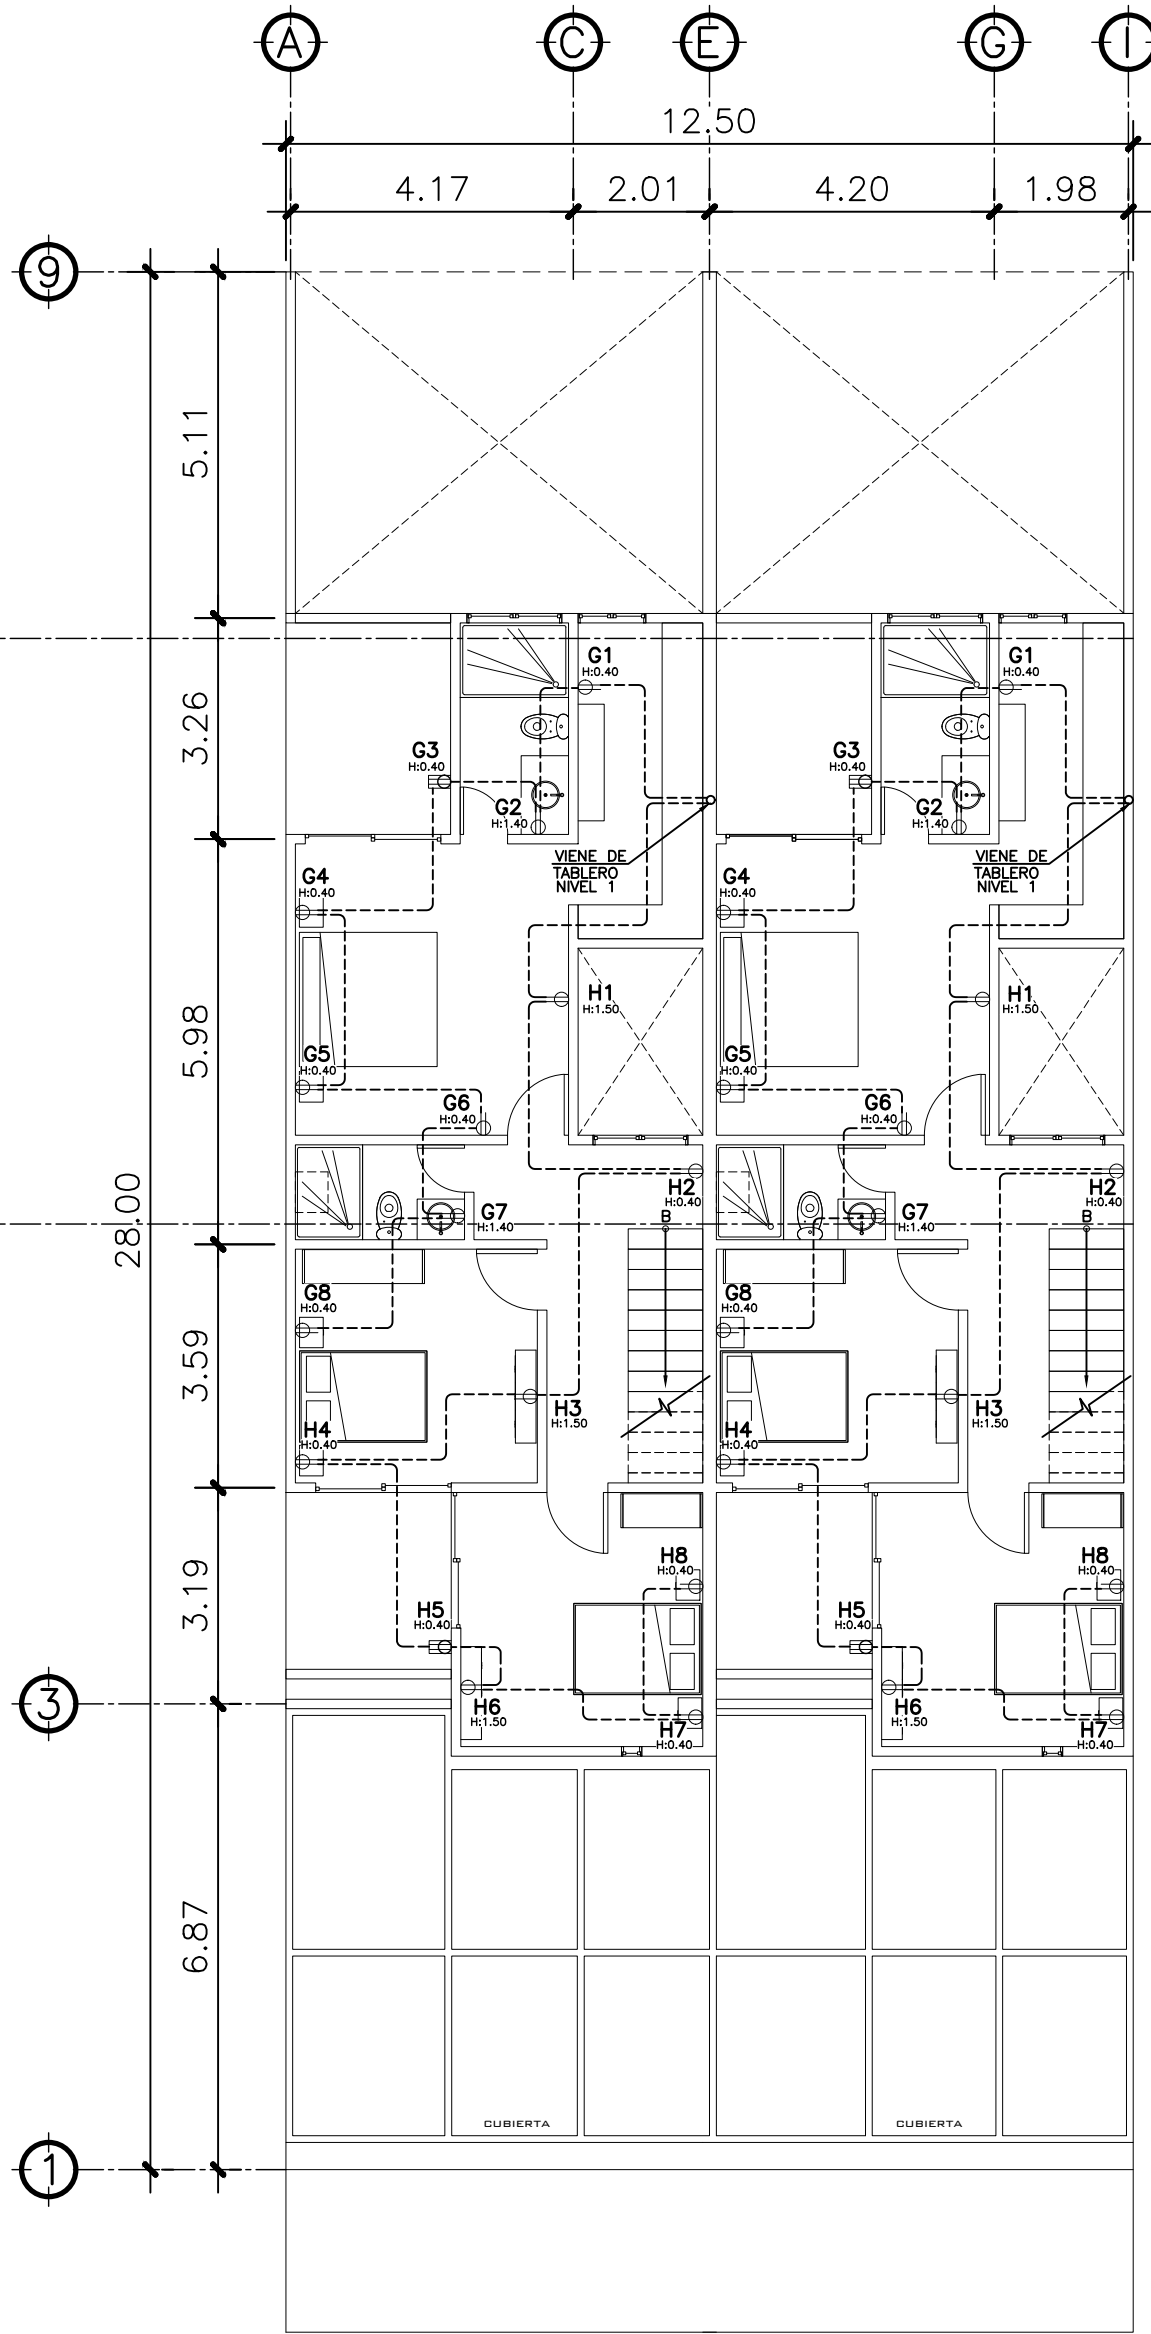

2 PLANTA NIVEL 2 ESCALA: 1:75
FUERZA

TABLERO DE DISTRIBUCION NIVEL 01 CASA 2				
CIRCUITO	DESCRIPCION	UNIDADES	FLUPON	ALAMBRE
A	ILUMINACION NIVEL 01	13	20	1No.12+1No.14
B	ILUMINACION NIVEL 01	10	20	1No.12+1No.14
C	ILUMINACION NIVEL 02	10	20	1No.12+1No.14
D	ILUMINACION NIVEL 02	08	20	1No.12+1No.14
E	COCINA NIVEL 01	07	20	1No.12+1No.14
F	FUERZA NIVEL 01	15	20	1No.12+1No.14
G	FUERZA NIVEL 02	08	20	2No.12+1No.14
H	FUERZA NIVEL 01 Y 02	10	20	2No.12+1No.14
I	LAVADORA	1	20	2No.12+1No.14
J, L	SECADORA	1	2x40	2No.8+1No.10
K, M	CALENTADOR ELECTRICO	1	2X40	2No.8+1No.10

NOMENCLATURA	
	LÍNEA VIDA
	POLIDUCTO DE Ø 1/2
	TABLERO DE DISTRIBUCIÓN
	TOMACORRIENTE DOBLE H=0.40, H=1.10 m., H=1.50m ALTURA INDICADA
	TOMACORRIENTE DOBLE 220 V PARA SECADORA
	TOMACORRIENTE DOBLE 100 V PARA INTERPERIE
	TIMBRE
	TELEVISIÓN / CABLE
	CAMARA DE SEGURIDAD
	CAJA DE REGISTRO ROUTER INTERNET
	CAJA DE REGISTRO PARA T.V
	CALENTADOR ELECTRICO

PROPIETARIO:

PROYECTO:

GERMAN CHOC

UBICACIÓN:


PLANIFICADO POR:

CONSTRUCTORA DEL ATLANTICO

EJECUTOR:

DIBUJÓ:

CONSTRUCTORA DEL ATLANTICO

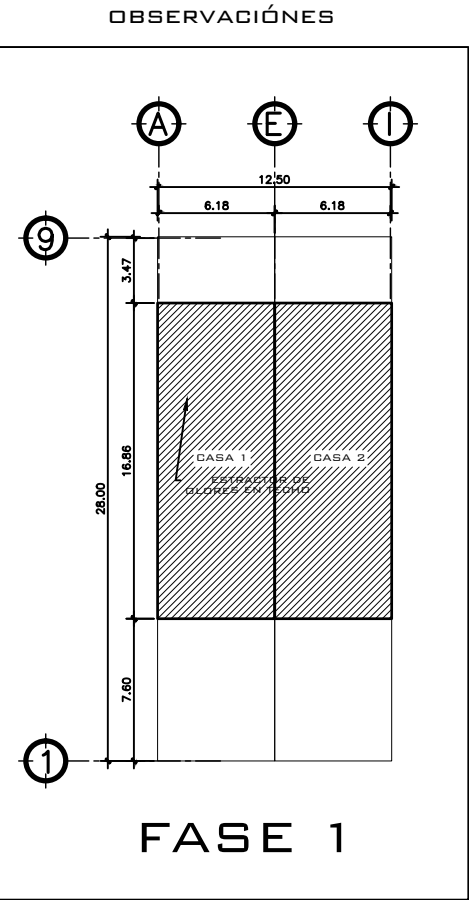

CONTENIDO:

PLANTAS FUERZA

FECHA:

ENERO 2025


ESCALA:

INDICADA


CATEGORÍA

HOJA:

10 / 13

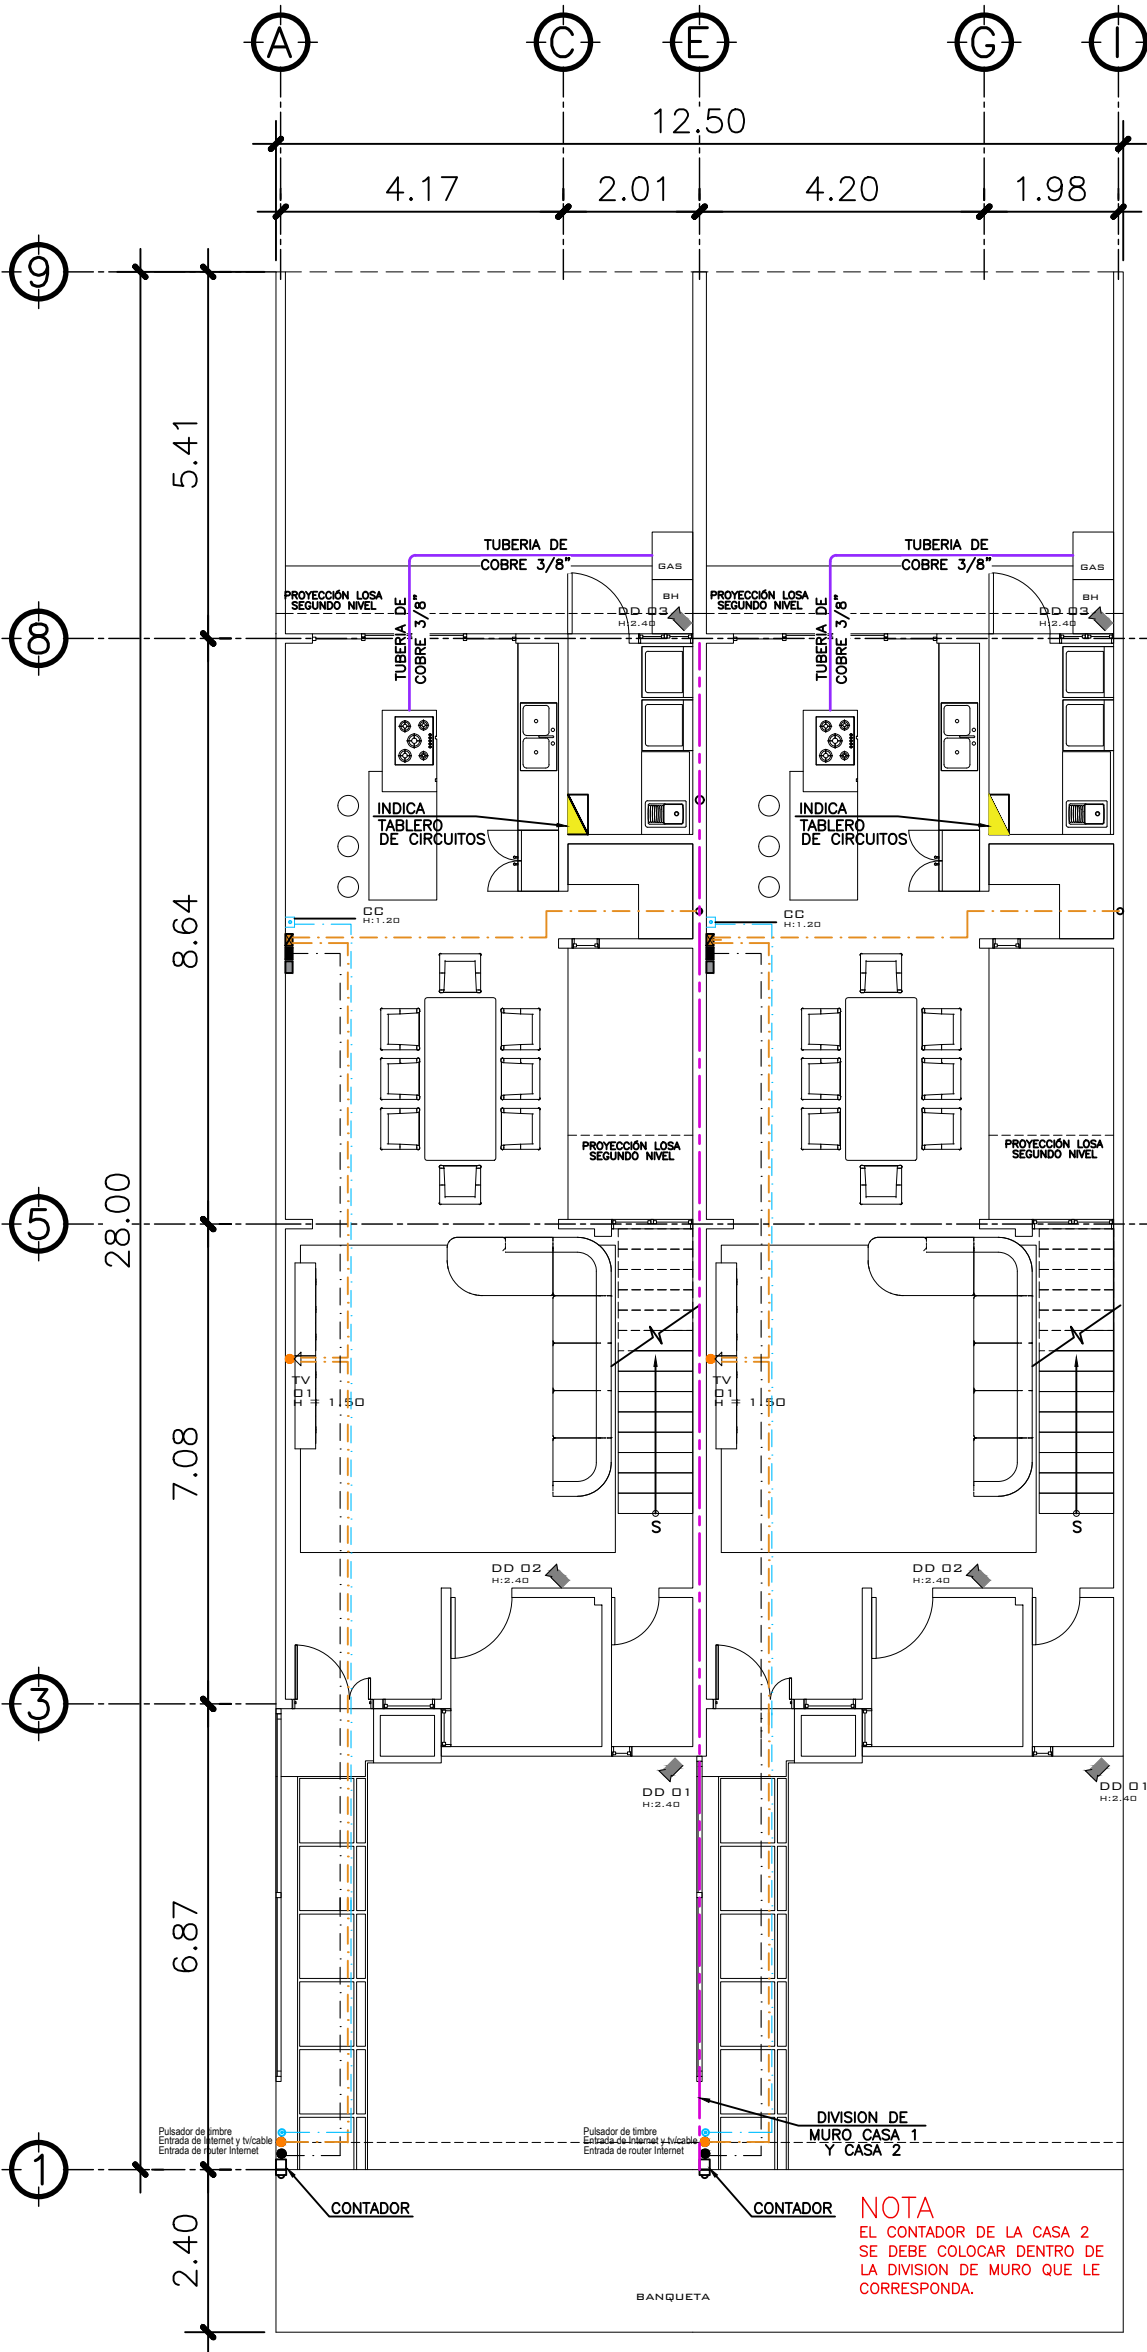

1 PLANTA NIVEL 1 ESCALA: 1:75
ESPECIALES

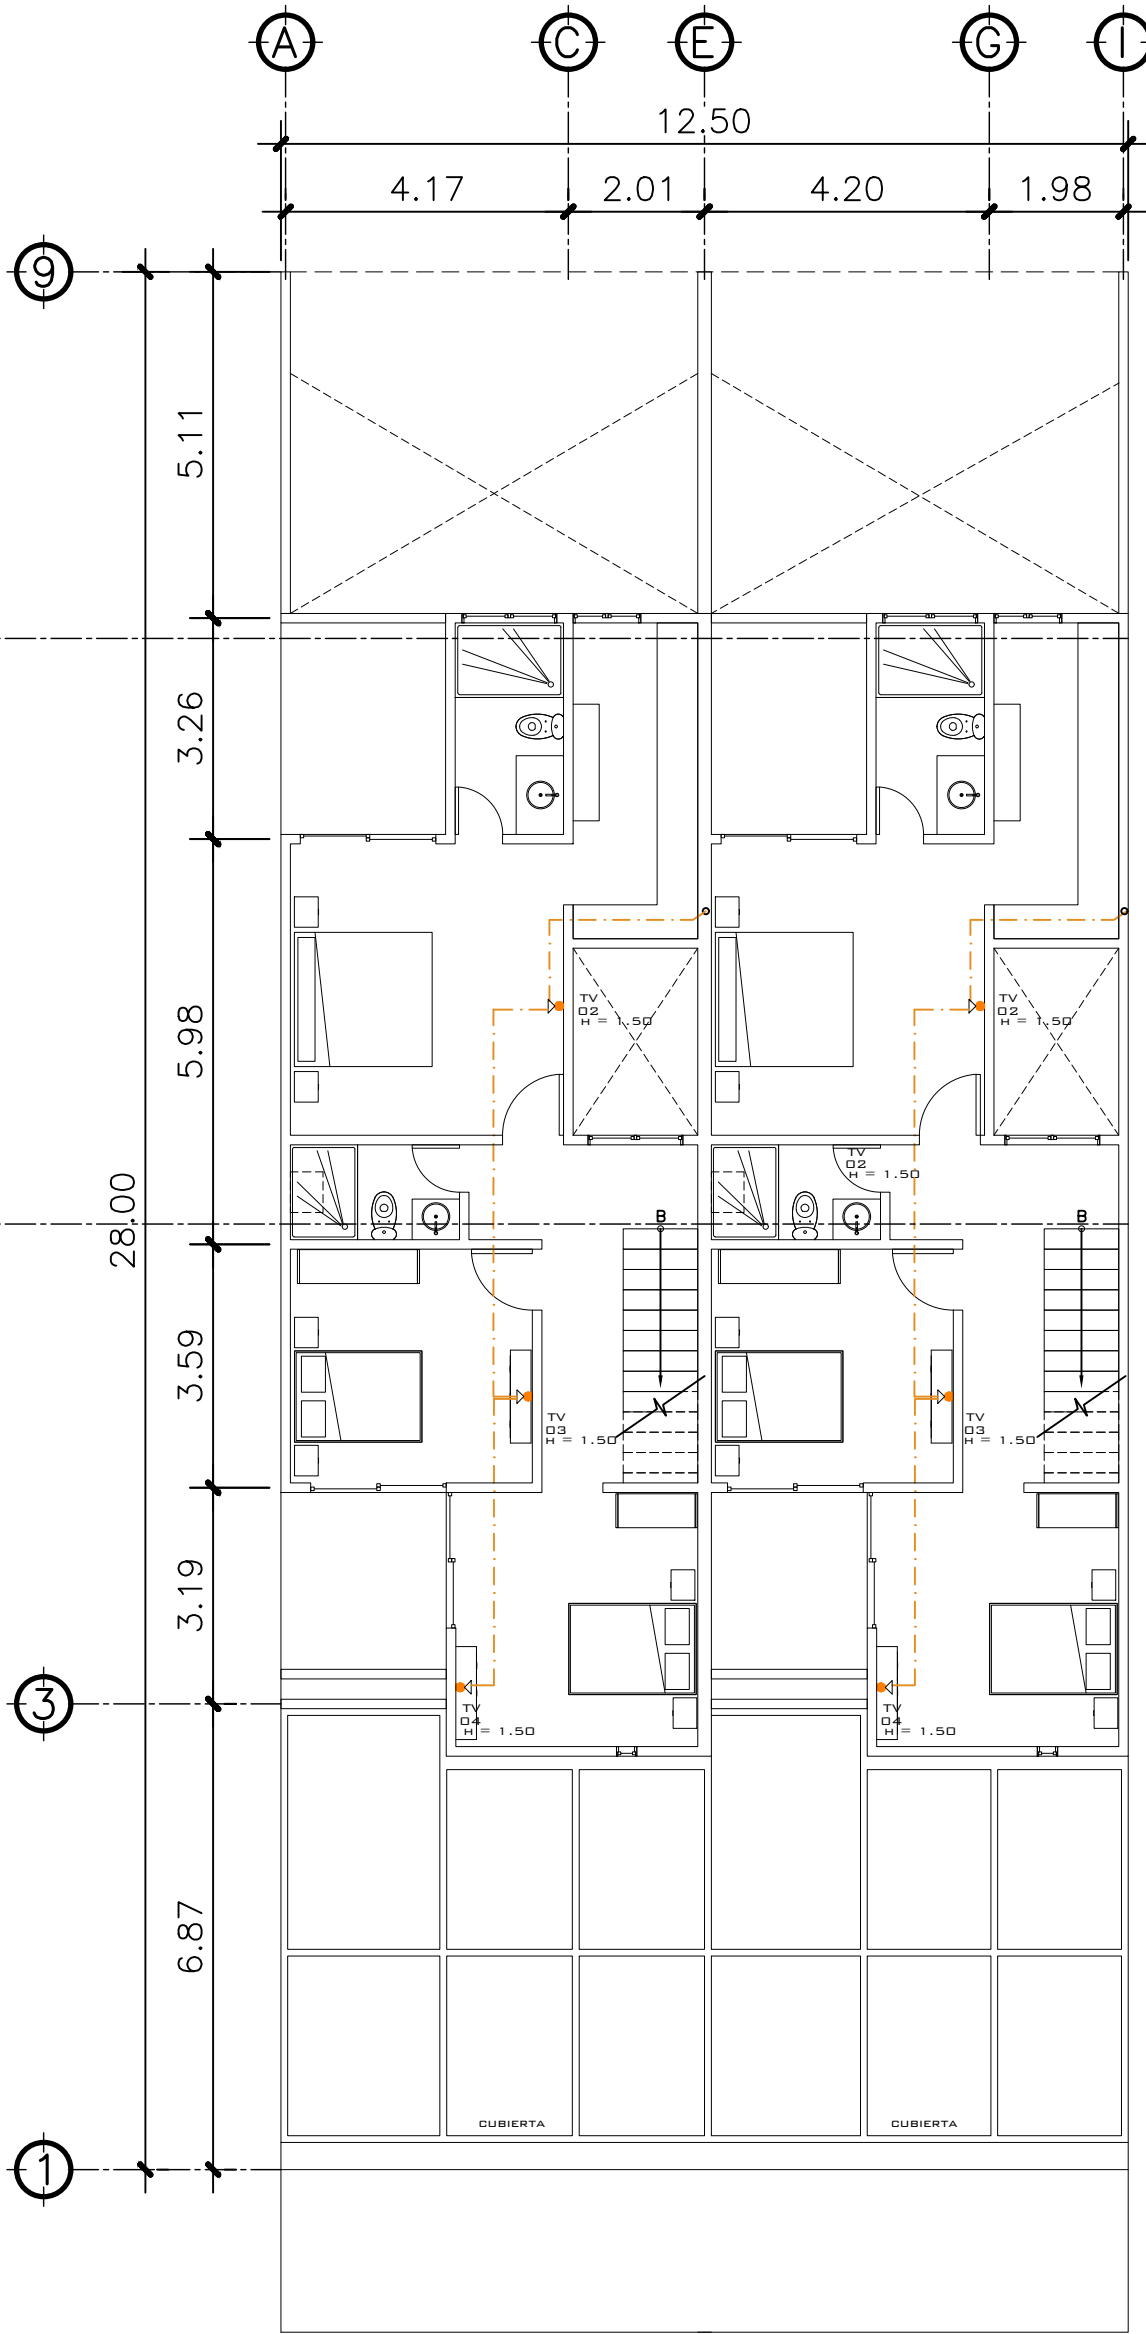


2 PLANTA NIVEL 2 ESCALA: 1:75
ESPECIALES

INSTALACIONES ESPECIALES CASA 1				
CIRCUITO	USO	UNIDADES	FLIPON	ALAMBRE
AA	T.V. E INTERNET	4	-	TUBO CON GUÍA
BB	ROUTER	1	-	TUBO CON GUÍA
CC	INTERCOM	1	-	TUBO CON GUÍA
DD	CAMARA DE SEGURIDAD	1	-	TUBO CON GUÍA

NOMENCLATURA	
	TUBERIA PARA GAS DE 3/8"
	LÍNEA VIDA
	POLIDUCTO DE Ø 1/2
	TABLERO DE DISTRIBUCIÓN
	TOMACORRIENTE DOBLE H=0.40, H=1.10 M., H=1.50M ALTURA INDICADA
	TOMACORRIENTE DOBLE 220 V PARA SECAADORA
	TOMACORRIENTE DOBLE 100 V PARA INTERPERIE
	TIMBRE
	TELEVISIÓN / CABLE
	CAMARA DE SEGURIDAD
	CAJA DE REGISTRO ROUTER INTERNET
	CAJA DE REGISTRO PARA T.V
	CALENTADOR ELECTRICO

PROPIETARIO:
PROYECTO: GERMAN CHOC
UBICACIÓN:
PLANIFICADO POR: CONSTRUCTORA DEL ATLANTICO
EJECUTOR:
DIBUJÓ: CONSTRUCTORA DEL ATLANTICO

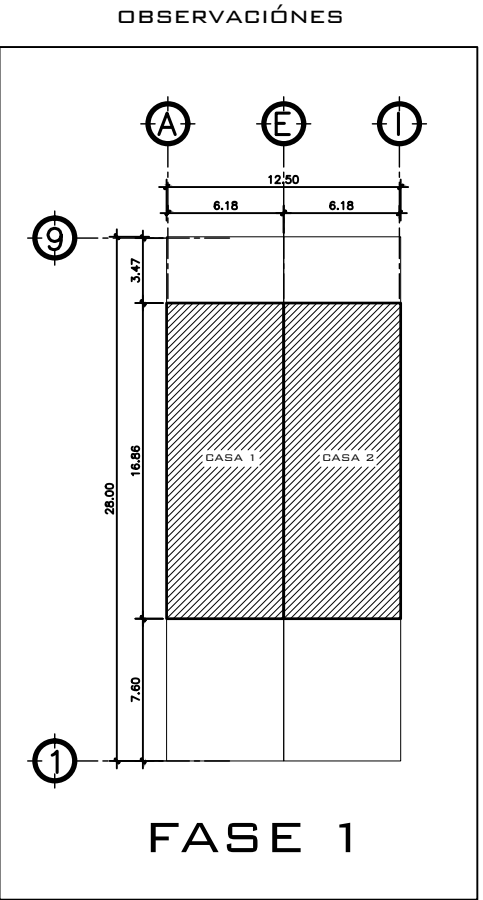

CONTENIDO:


PLANTAS ESPECIALES

(P) ING. GERMAN CHOC


FECHA:
ENERO 2025

ESCALA:
INDICADA


CATEGORÍA		HOJA:	
ARQUITECTURA	☒	11/13	
ESTRUCTURA	☐		
INSTALACIONES	☐		
CIVIL	☐		

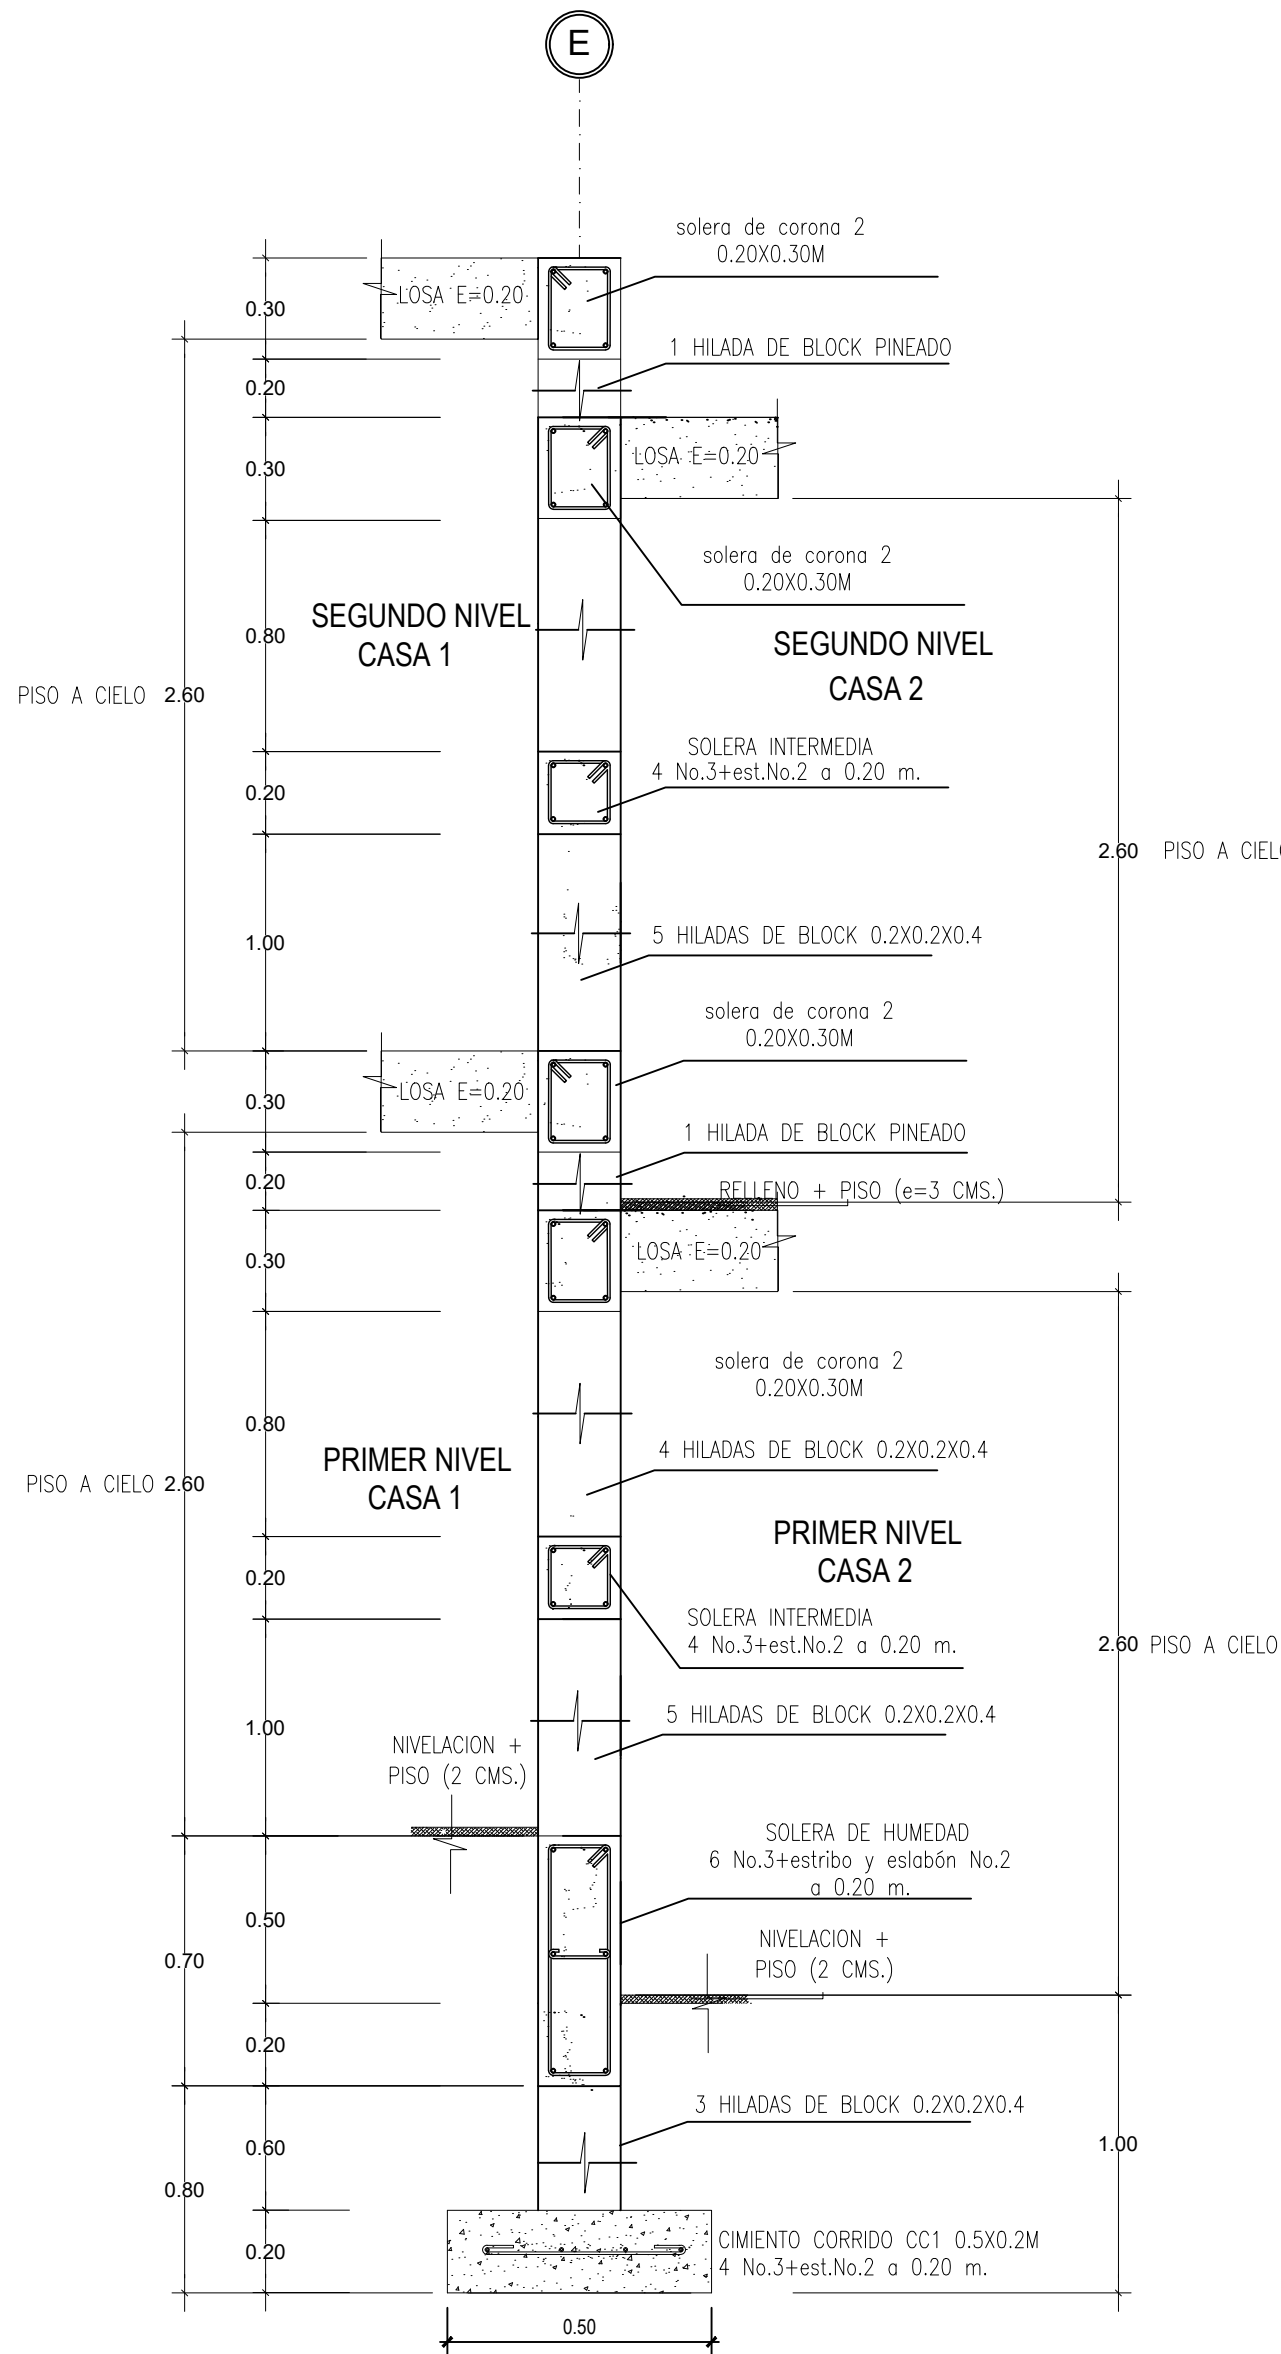


1 DETALLE
CORTE DE MURO EN EJE "E"

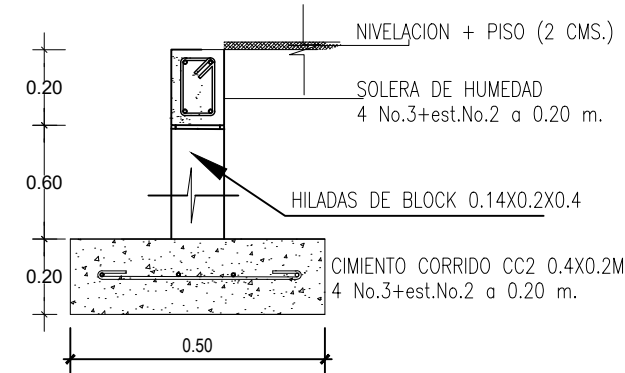


CIMENTO CC-1
3 refuerzos Ø3/8" + esl. Ø1/4" @ 20 cm

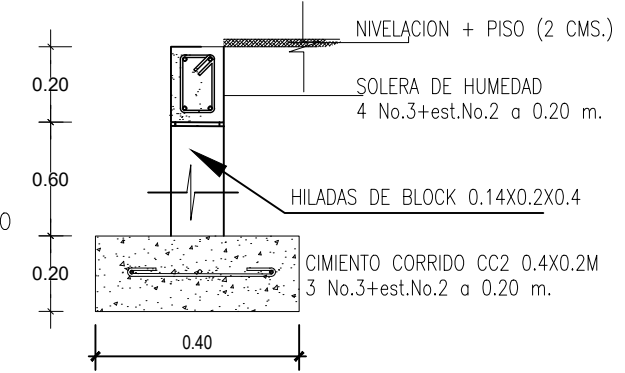


CIMENTO CC-2
3 refuerzos Ø3/8" + esl. Ø1/4" @ 20 cm

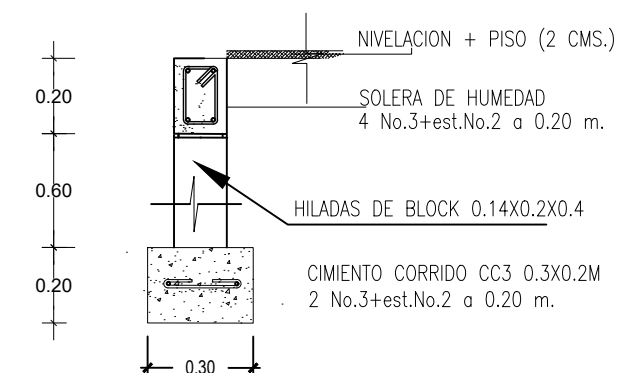


CIMENTO CC-3
2 refuerzos Ø3/8" + esl. Ø1/4" @ 20 cm

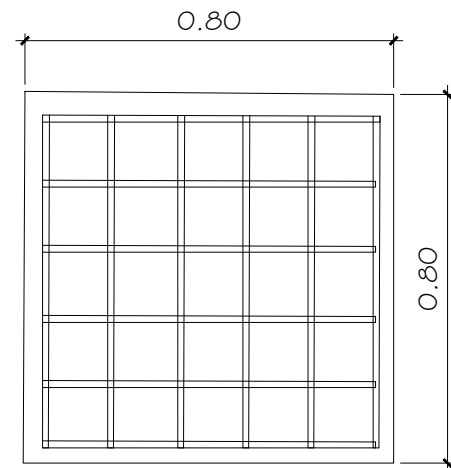


ZAPATAS Z-1
Espesor 20 cm 6 refuerzos
Ø1/2" en cada sentido

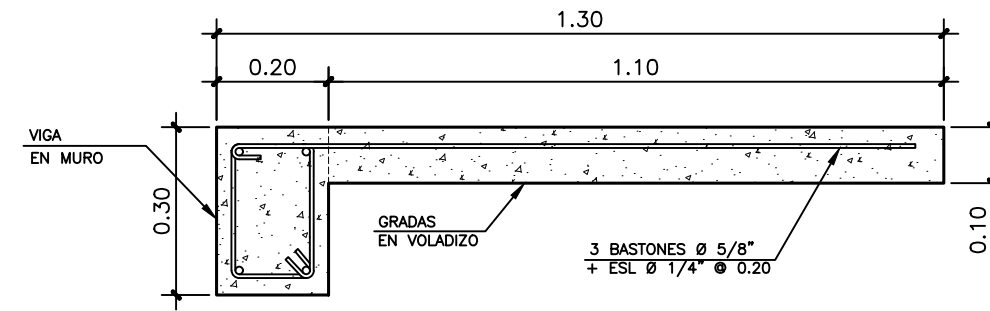


2 SECCION
DE GRADA EMPOTRADA ESCALA 1:10

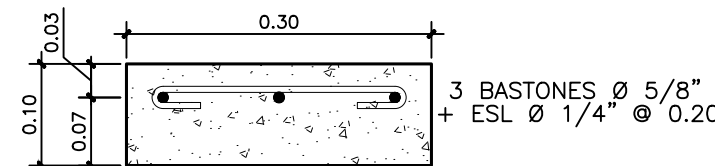


3 DETALLE 1
ARMADO DE GRADA EMPOTRADA ESCALA 1:5

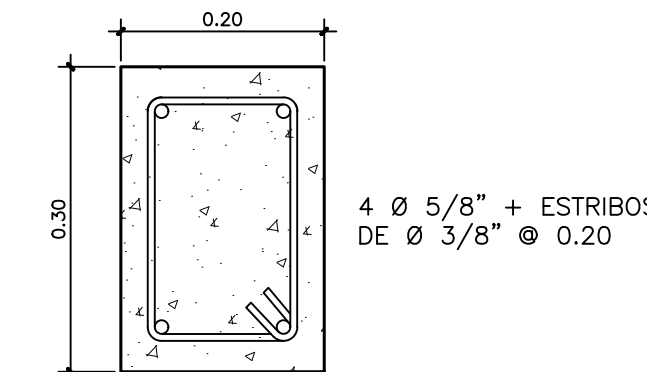


4 DETALLE 2
DE VIGA EN MURO ESCALA 1:5

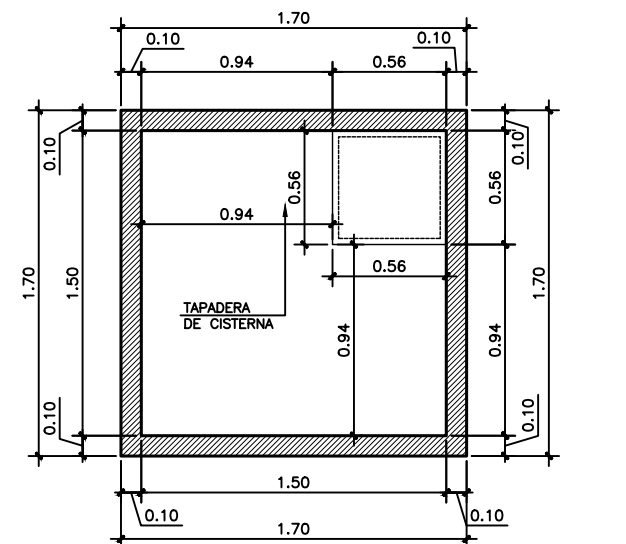


6 PLANTA
ACOTADA DE CISTERNA ESCALA 1:25

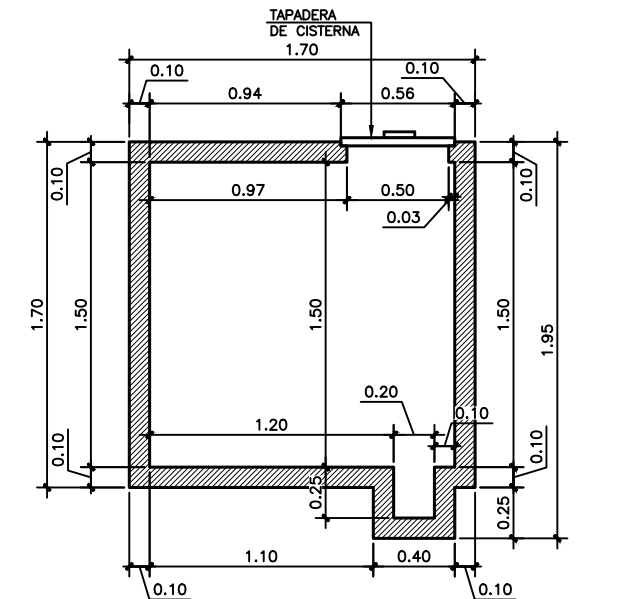


8 ELEVACIÓN
ACOTADA DE CISTERNA ESCALA 1:25

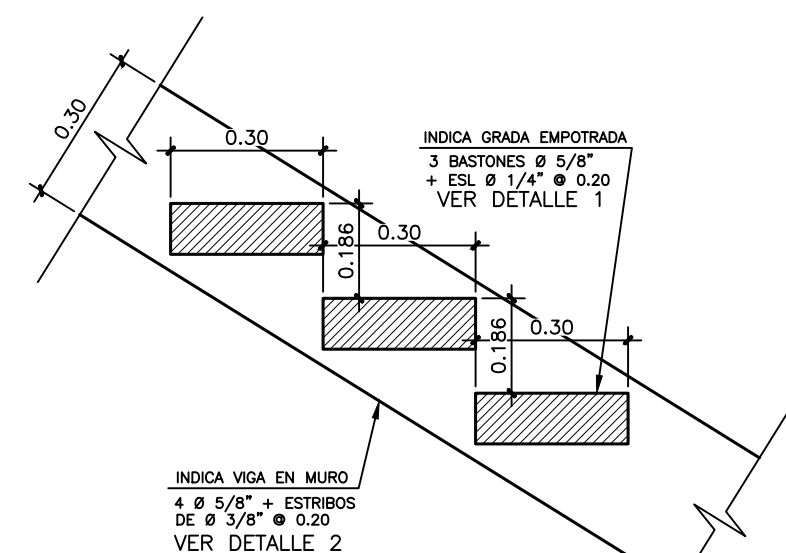

5 ELEVACION
DE GRADAS EMPOTRADAS ESCALA 1:10

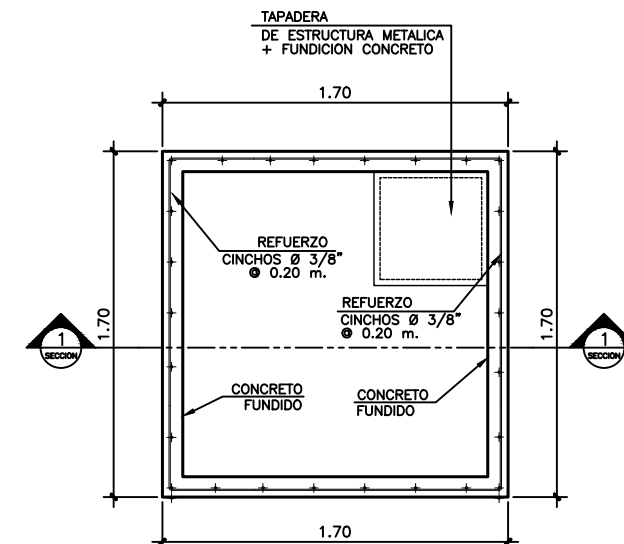


7 PLANTA
ARMADURA DE CISTERNA ESCALA 1:25

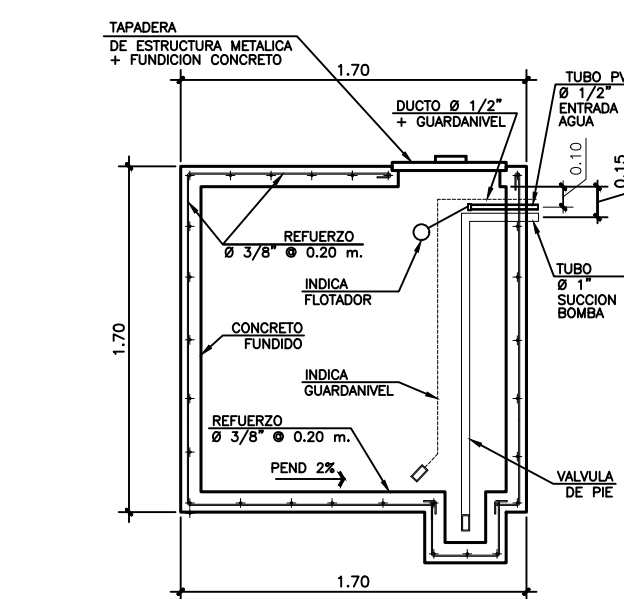

9 SECCION 1
ARMADURA DE CISTERNA ESCALA 1:25

PROPIETARIO:
PROYECTO:
GERMAN CHOC
UBICACIÓN:
PLANIFICADO POR:
CONSTRUCTORA DEL ATLANTICO
EJECUTOR:
DIBUJÓ:
CONSTRUCTORA DEL ATLANTICO

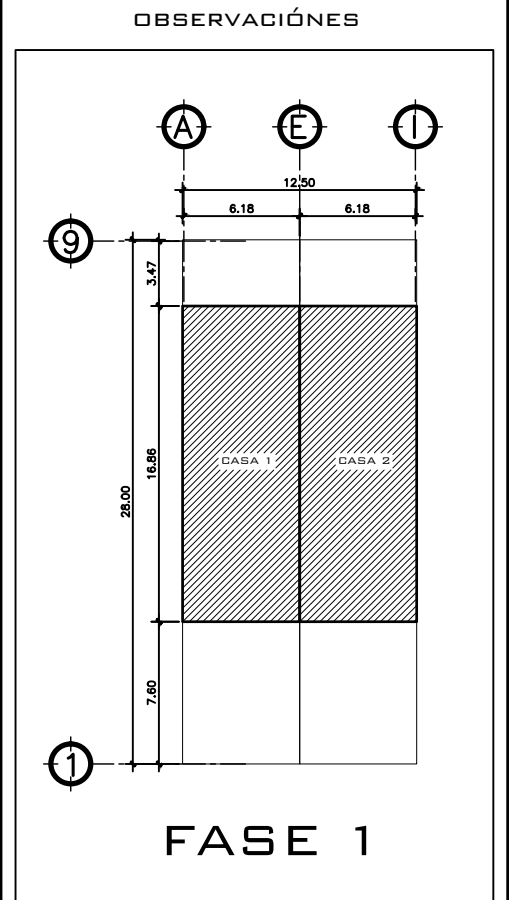

CONTENIDO:
DETALLES ESTRUCTURALES
(P) ING. GERMAN CHOC

FECHA:
ENERO 2025
ESCALA:
INDICADA

CATEGORÍA	HOJA:
ARQUITECTURA ESTRUCTURA INSTALACIONES CIVIL	13 / 13