


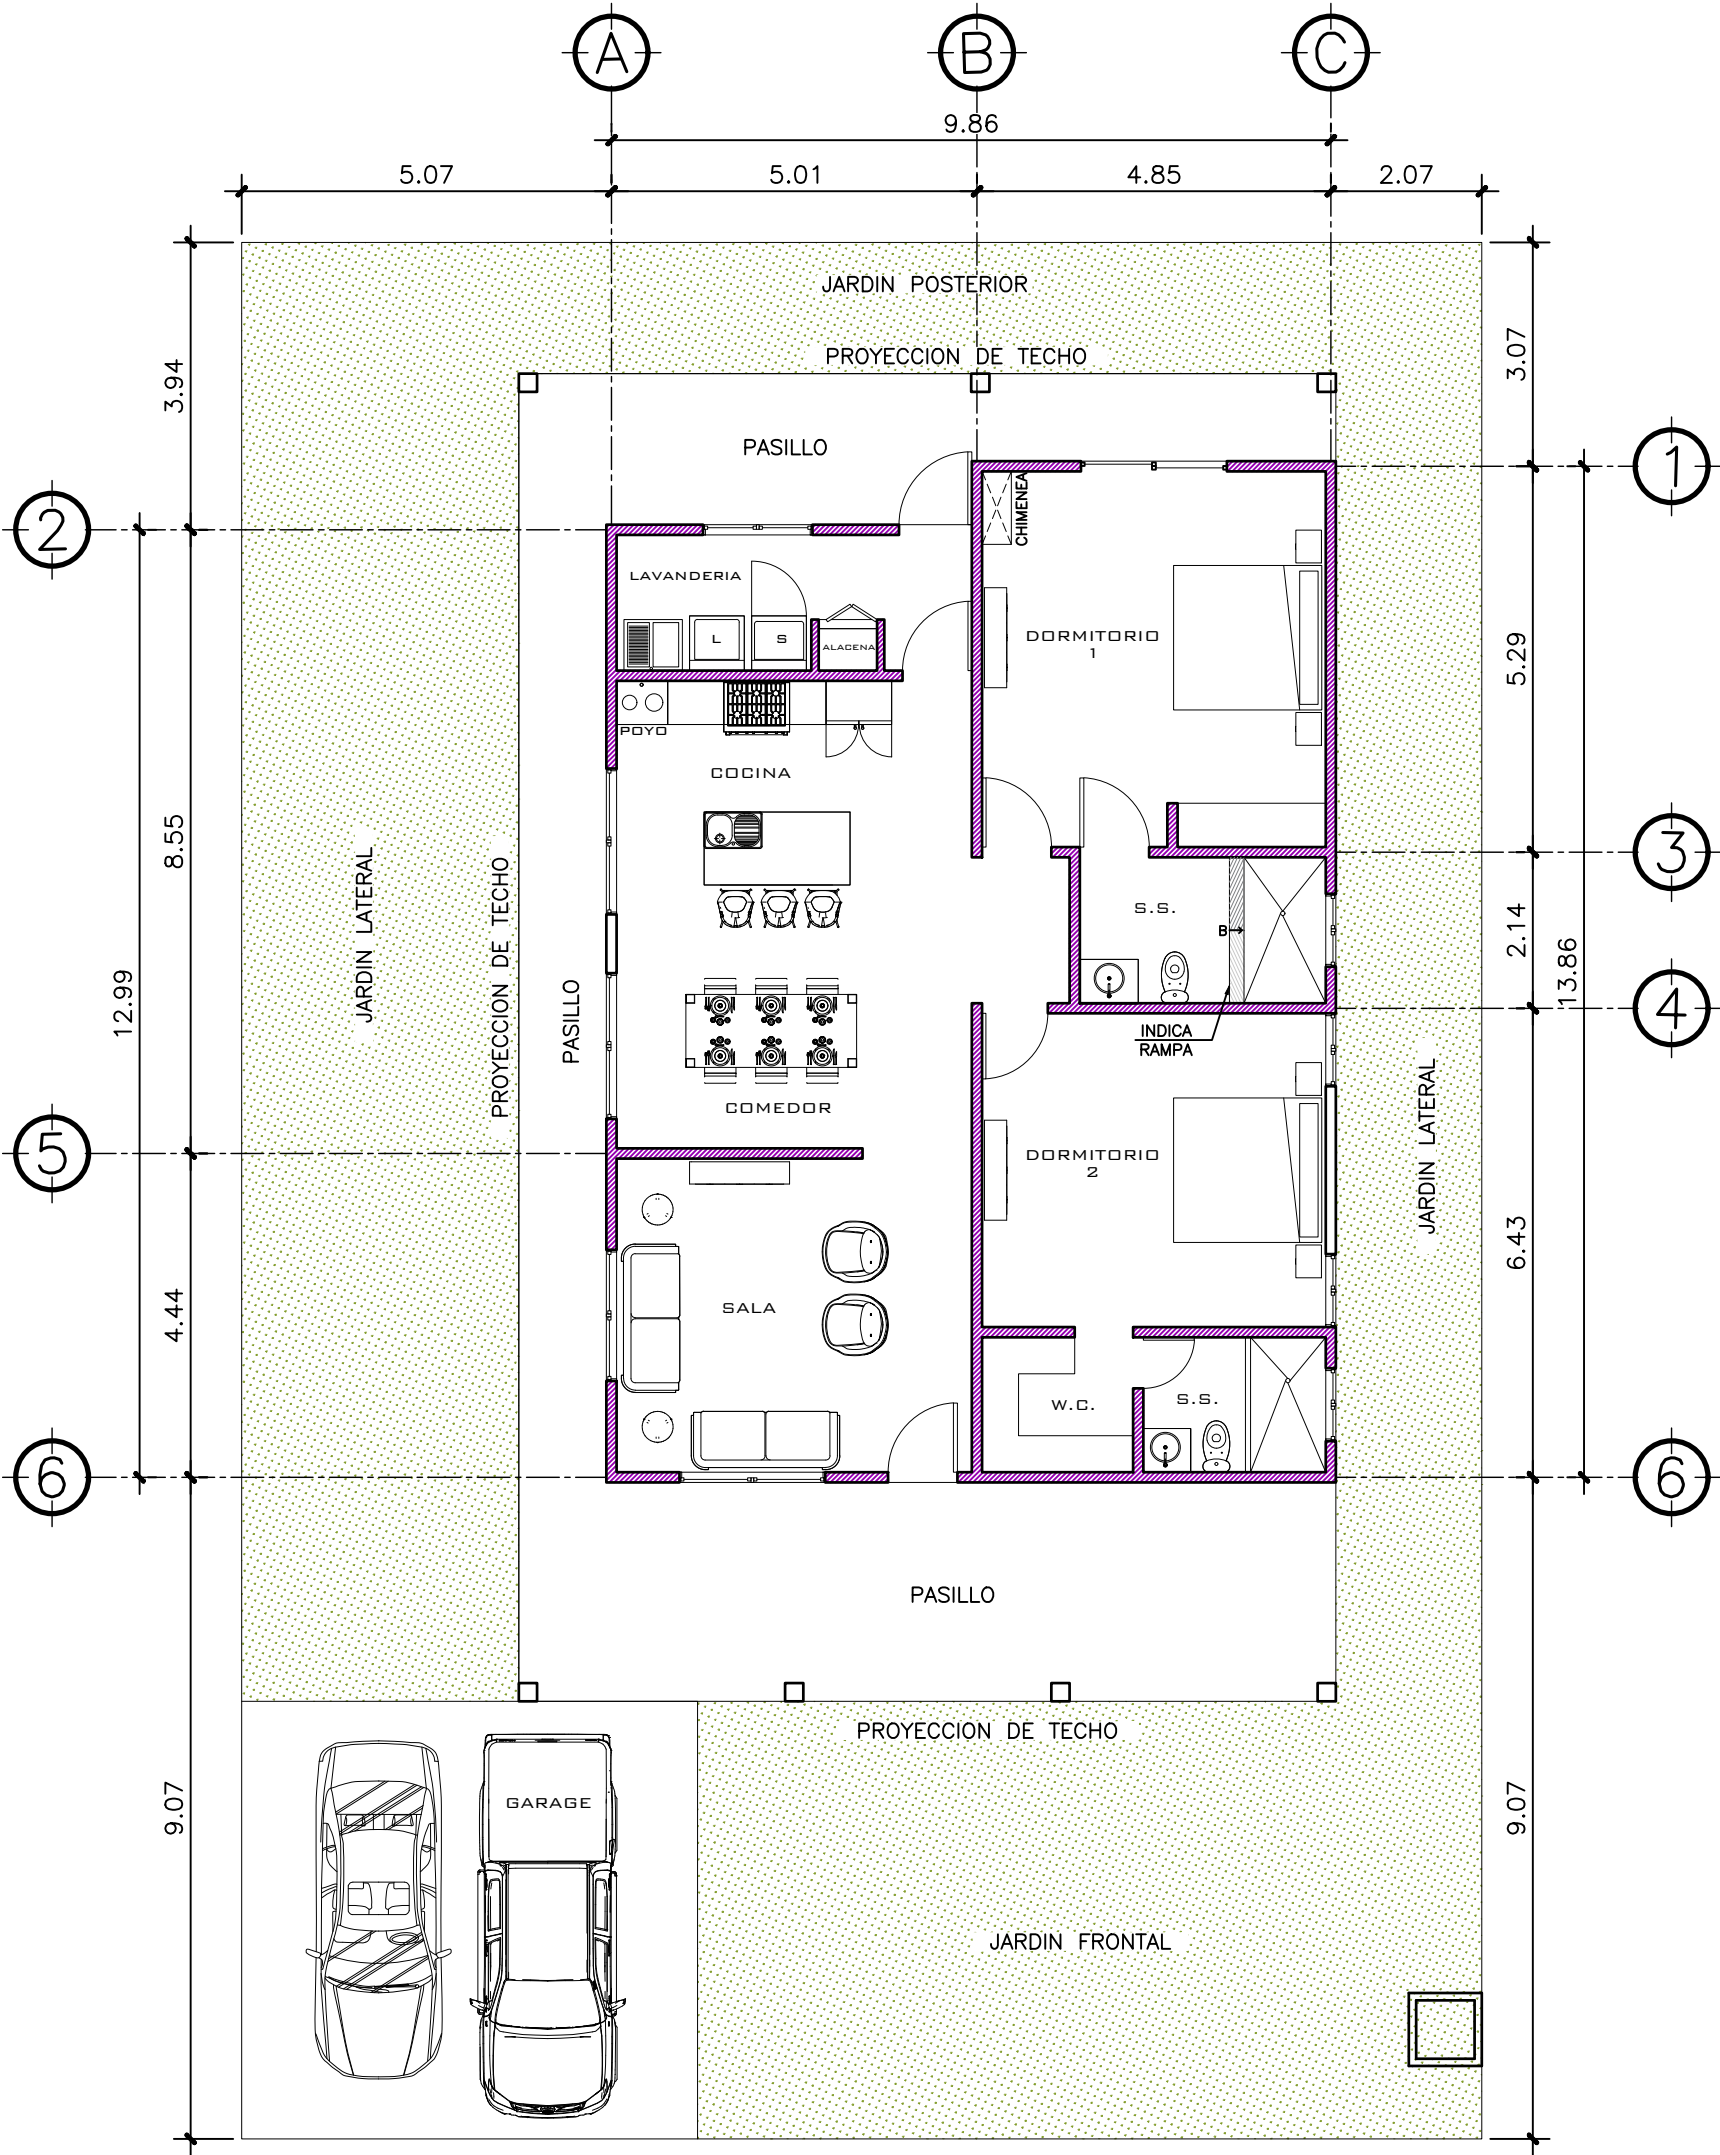

1 PLANTA NIVEL 1 AMOBLADA ESCALA: 1:100

SIMBOLOGIA ALTURA DE MUROS	
	MURO H: 2.60 M
	MURO H: 1.12 M

PROPIETARIO:
PROYECTO: VIVIENDA CHICHICASTENANGO
UBICACIÓN:
PLANIFICADO POR: CONSTRUCTORA DEL ATLANTICO
EJECUTOR: ING. GERMAN CHOC
DIBUJÓ: CONSTRUCTORA DEL ATLANTICO

OBSERVACIONES




CONTENIDO:
PLANTA AMOBLADA


(F) ING. GERMAN CHOC

FEDCHA: JUNIO 2025
ESCALA: INDICADA


CATEGORÍA				HOJA:
☒	☐	☐	☐	01/12
ARQUITECTURA				
ESTRUCTURA				
INSTALACIONES				
CIVIL				

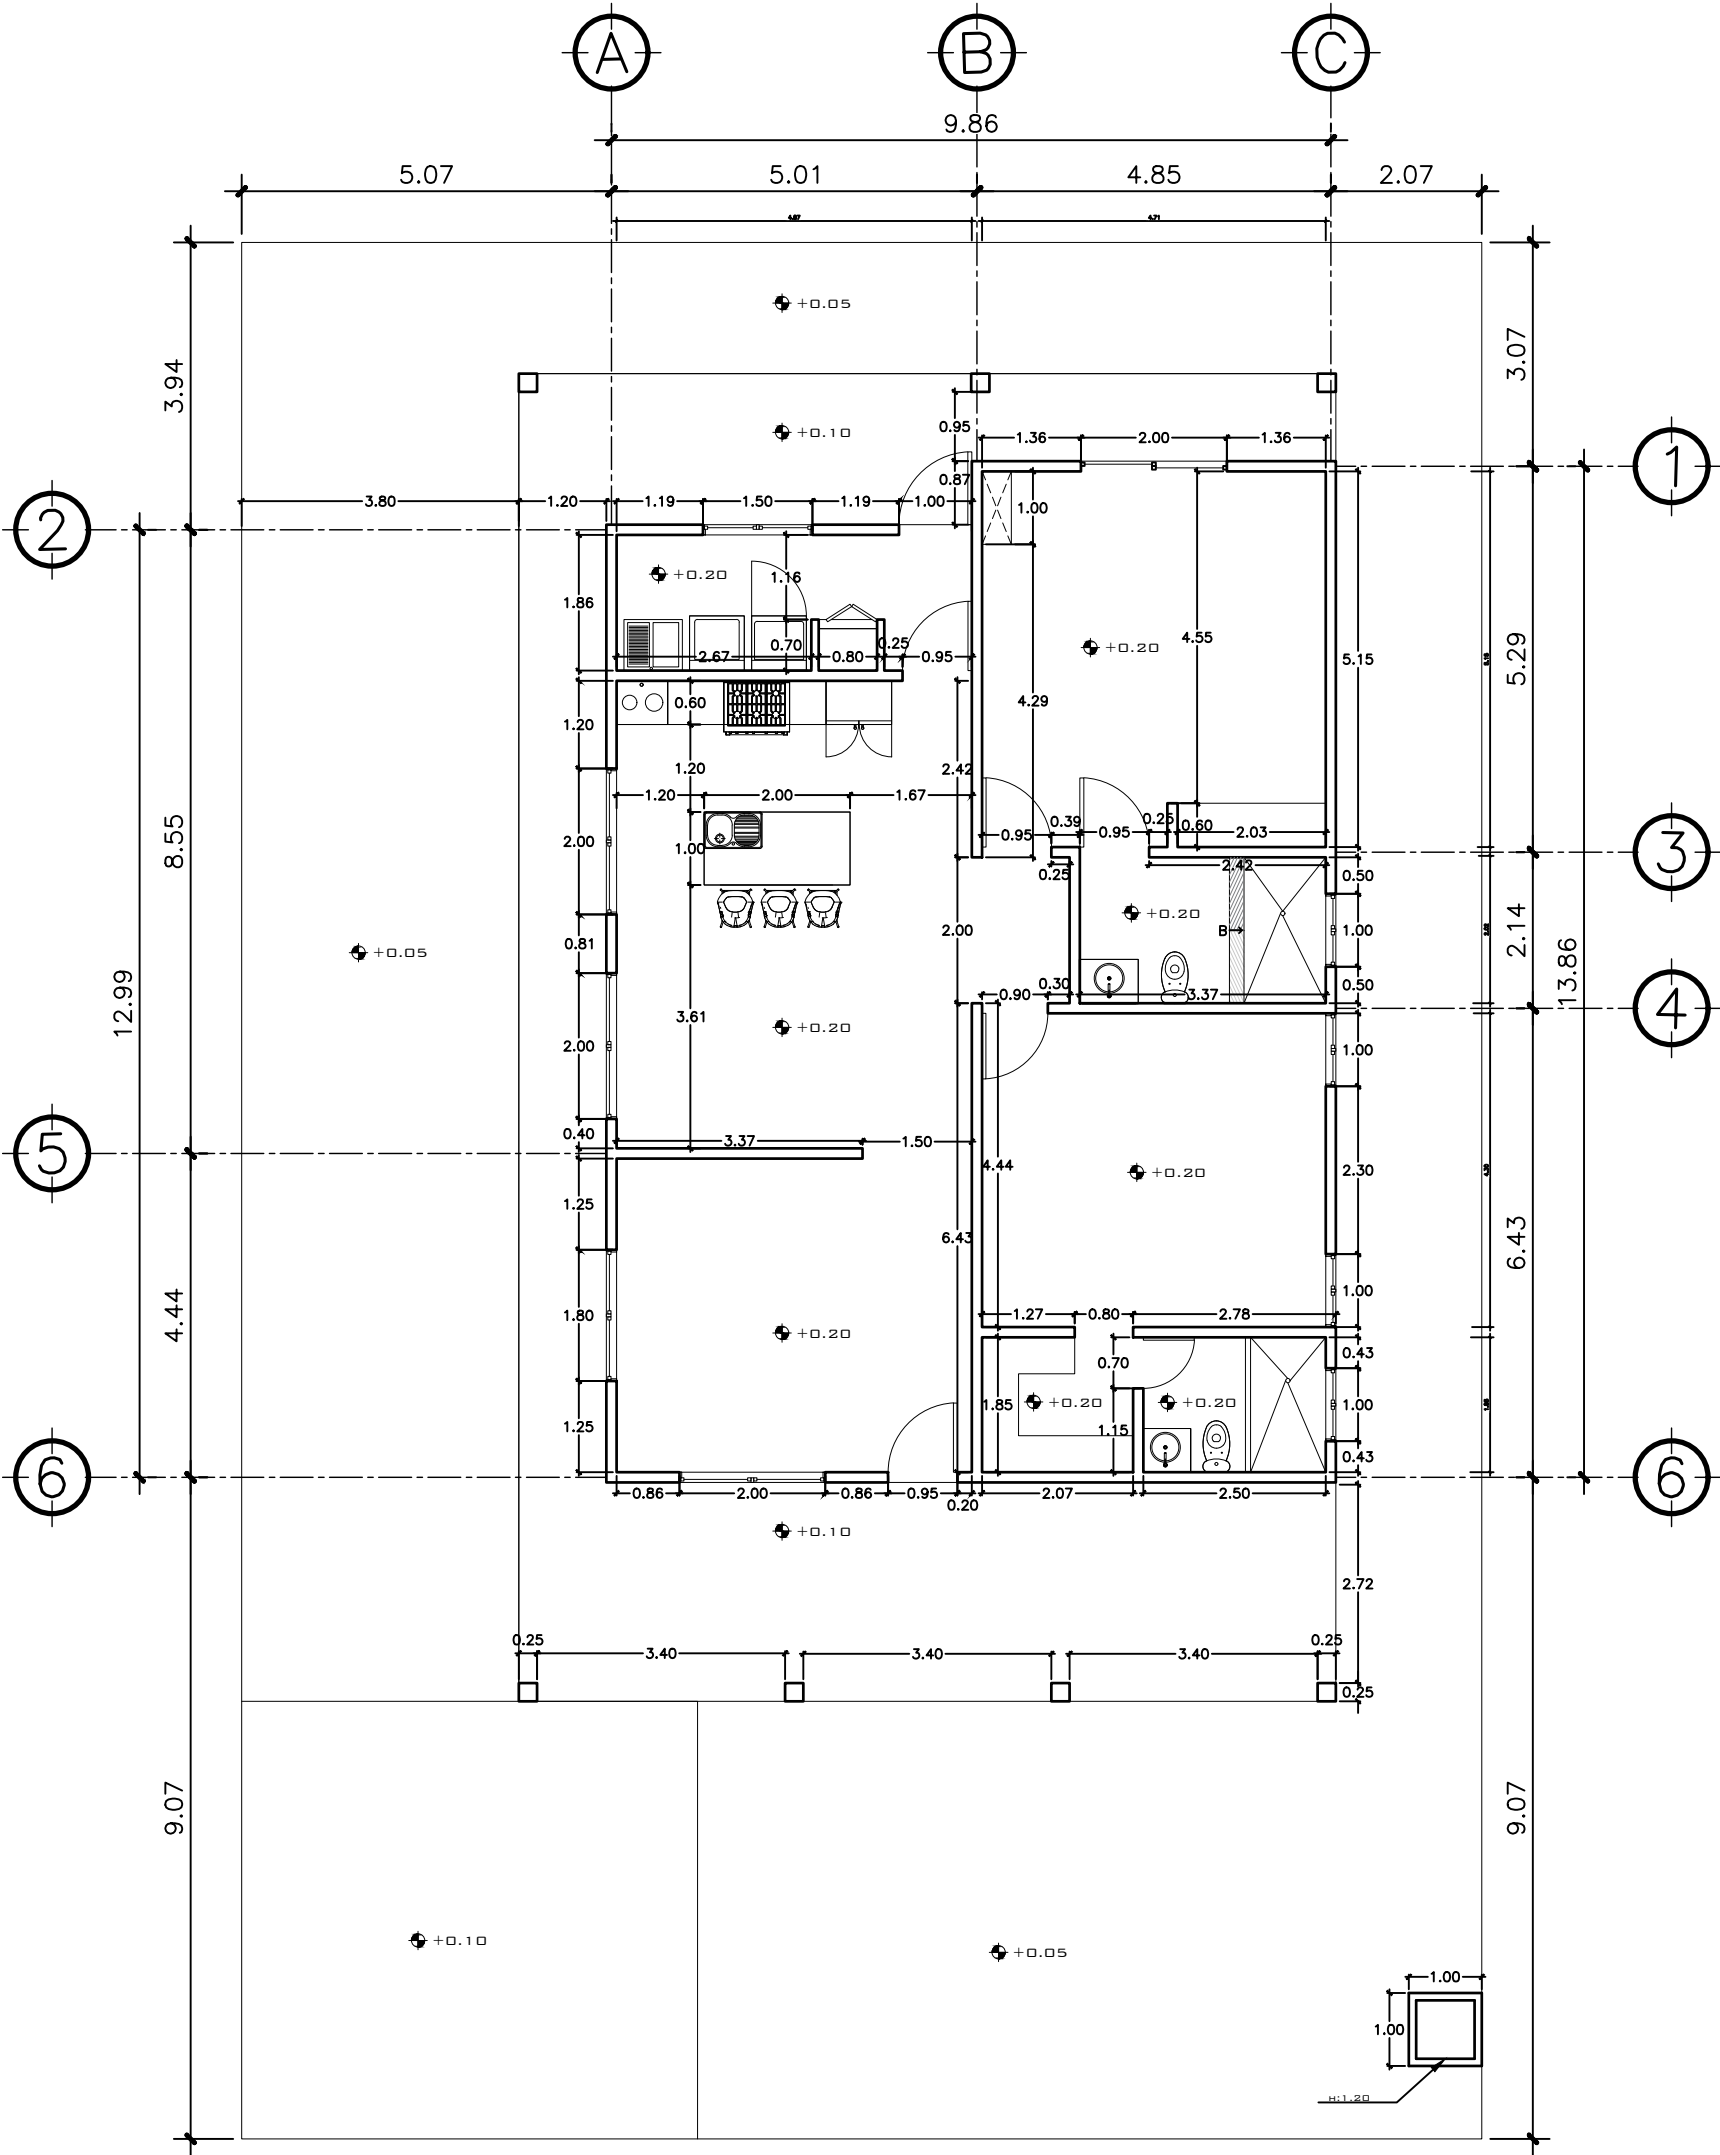

1 PLANTA NIVEL 1
ACOTADA ESCALA: 1:100

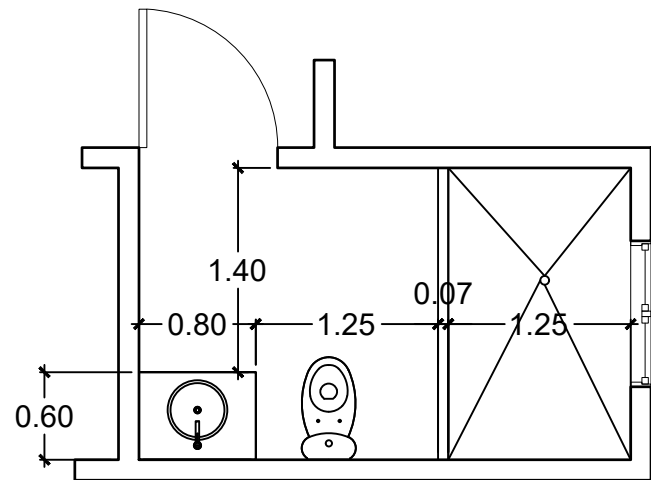

1 S.S. DORMITORIO MASTER
ACOTADA ESCALA: 1:50

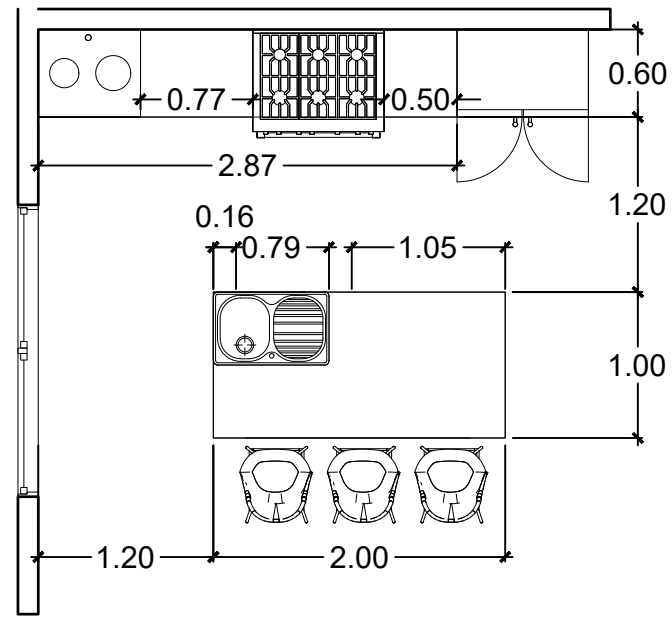

1 COCINA
ACOTADA ESCALA: 1:50

PROPIETARIO:
PROYECTO: VIVIENDA CHICHICASTENANGO
UBICACIÓN:
PLANIFICADO POR: CONSTRUCTORA DEL ATLANTICO
EJECUTOR: ING. GERMAN CHOC
DIBUJÓ: CONSTRUCTORA DEL ATLANTICO

OBSERVACIONES




CONTENIDO:

PLANTA
ACOTADA


(F) ING. GERMAN CHOC

FEDHA:
JUNIO 2025
ESCALA:
INDICADA


CATEGORÍA				HOJA:	
☒	☐	☐	☐	02/12	
ARQUITECTURA					
ESTRUCTURA					
INSTALACIONES					
CIVIL					

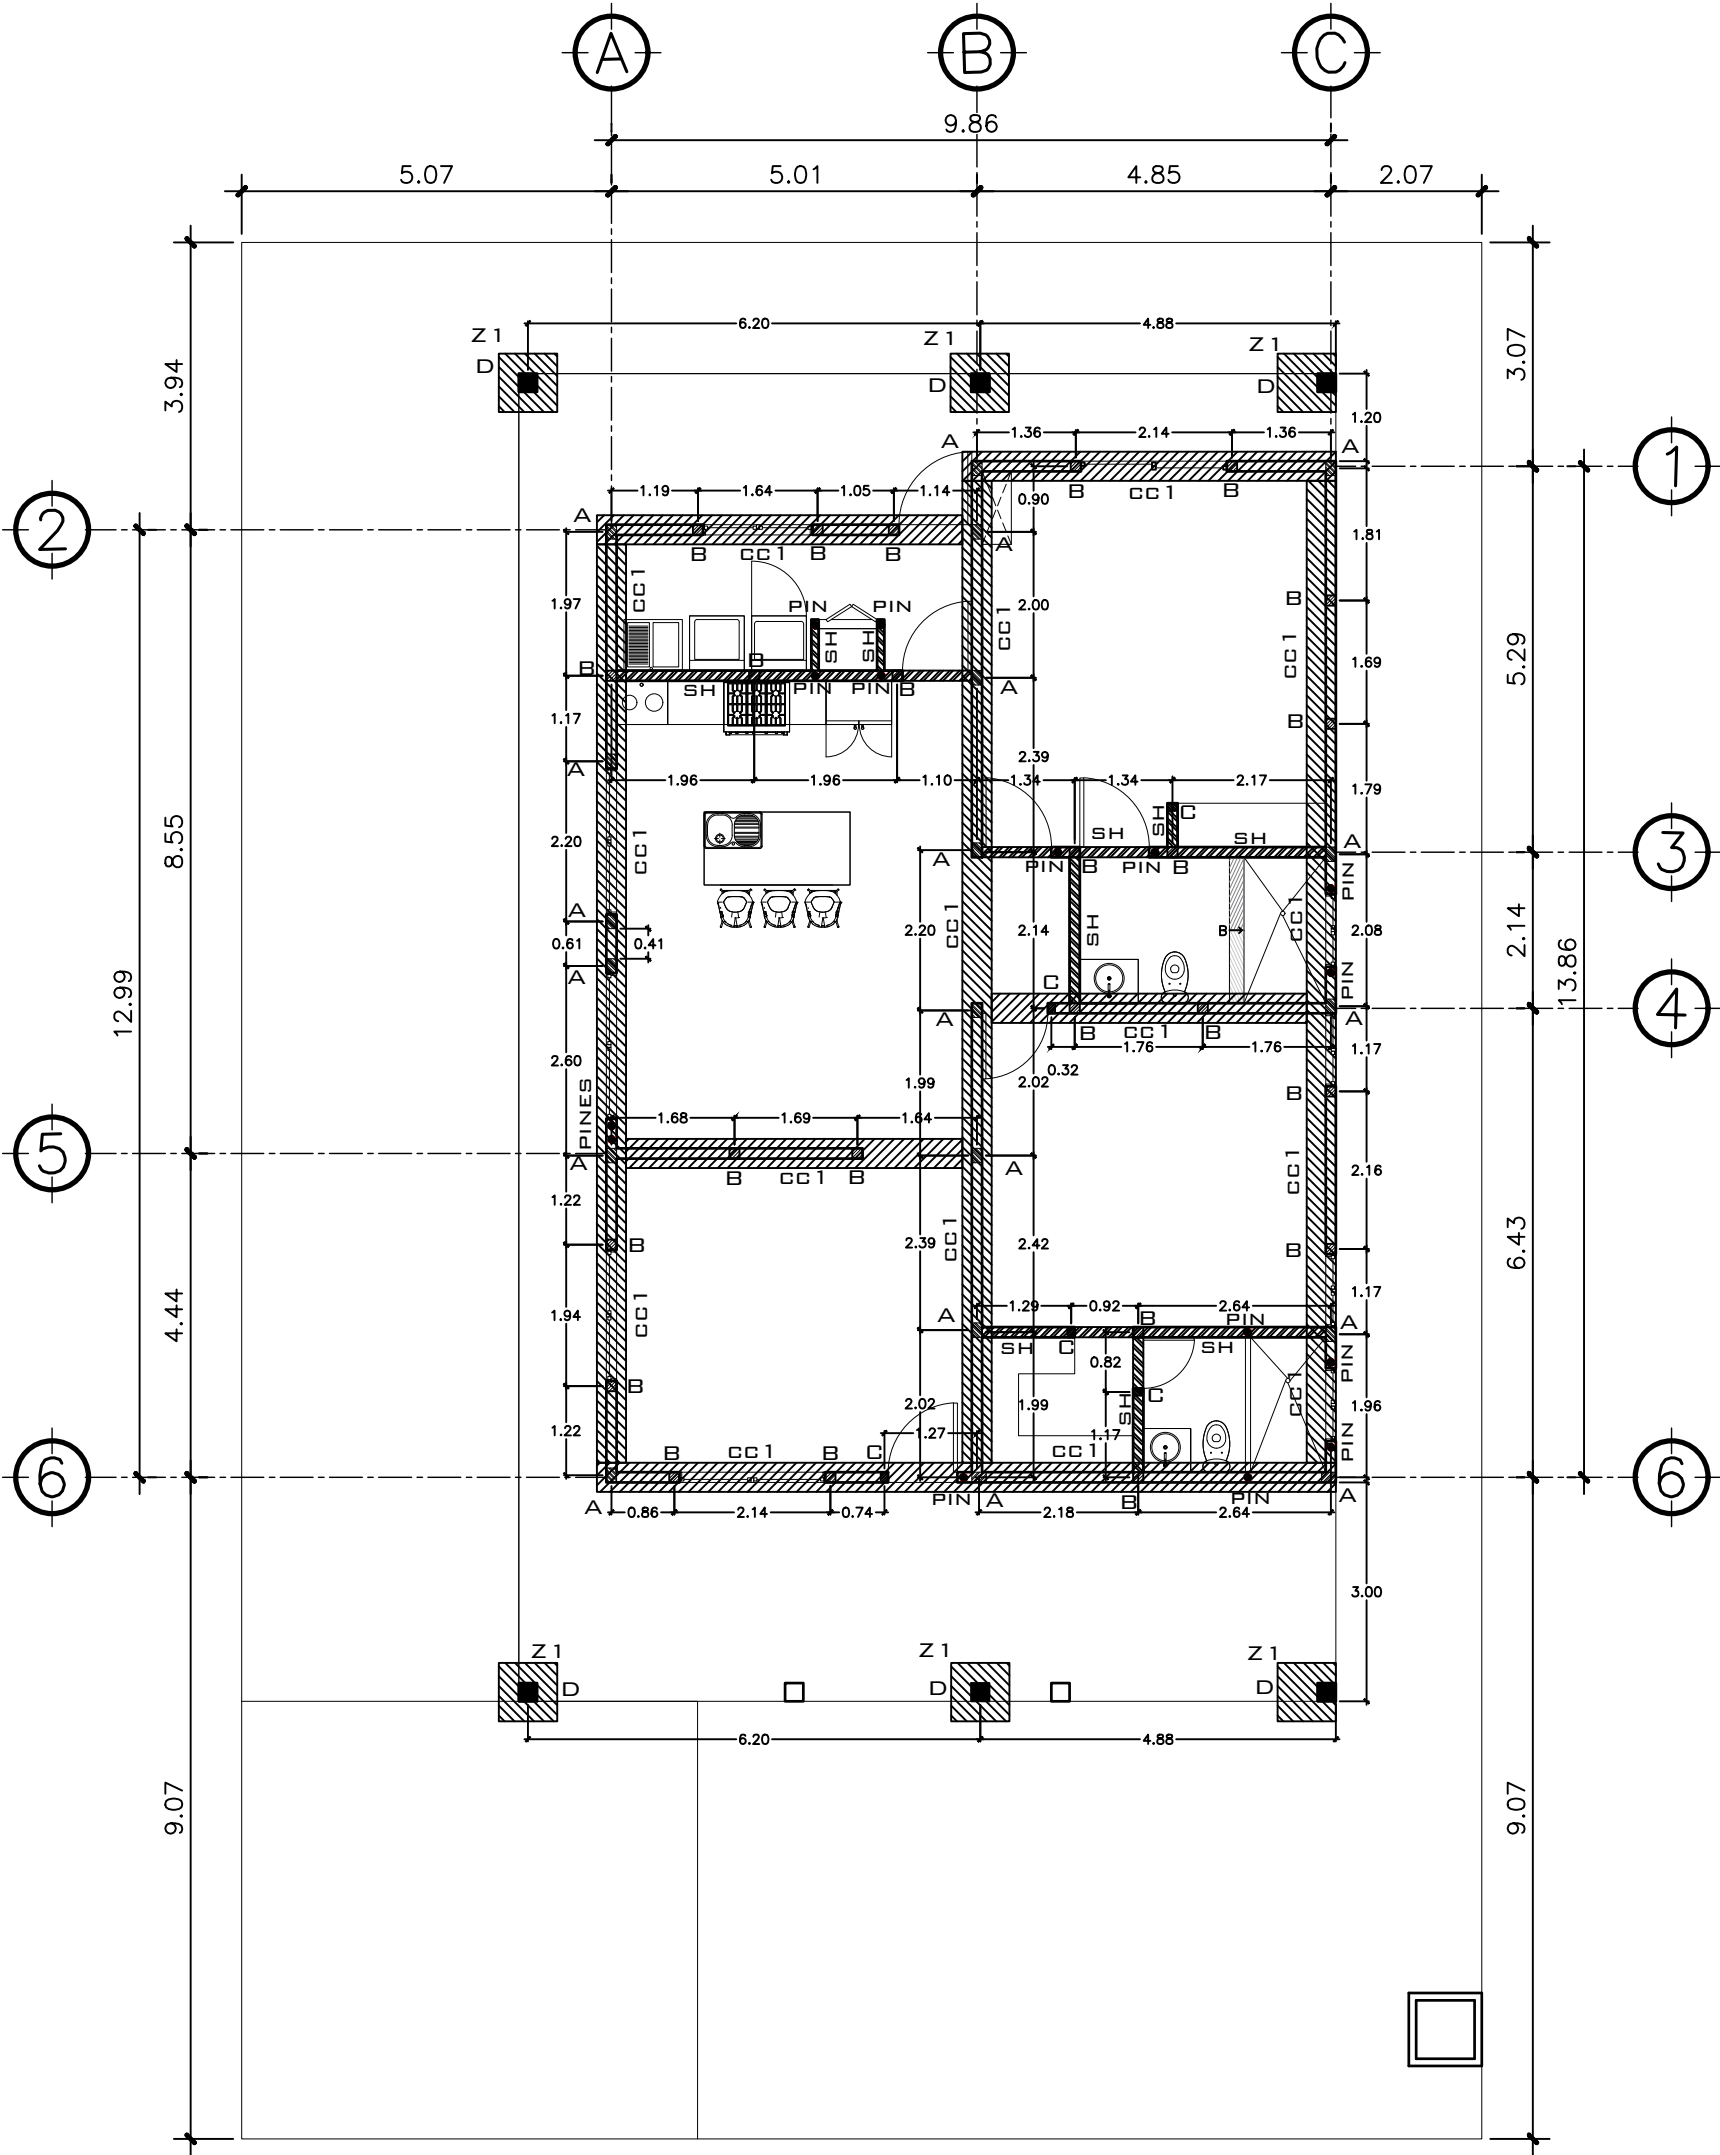


1 PLANTA NIVEL 1
CIMENTACION Y COLUMNAS ESCALA: 1:100

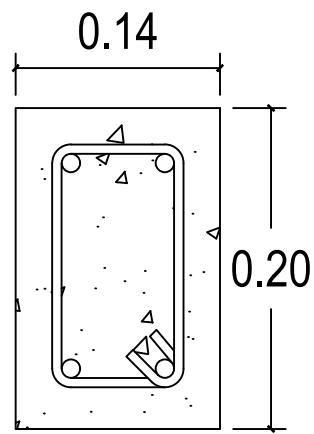


COLUMNA A
4 Ø1/2" + est. Ø1/4" @ 0.15

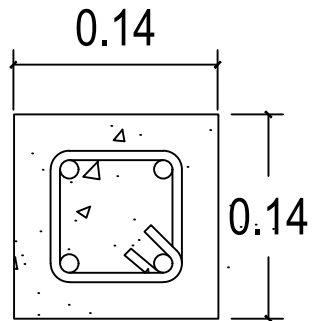


COLUMNA B
4 Ø3/8" + est. Ø1/4" @ 0.15

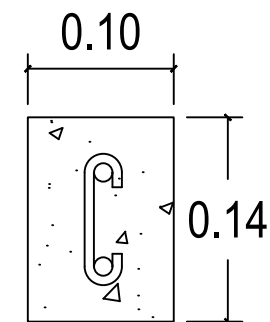


COLUMNA C
2 Ø3/8" + est. Ø1/4" @ 0.20

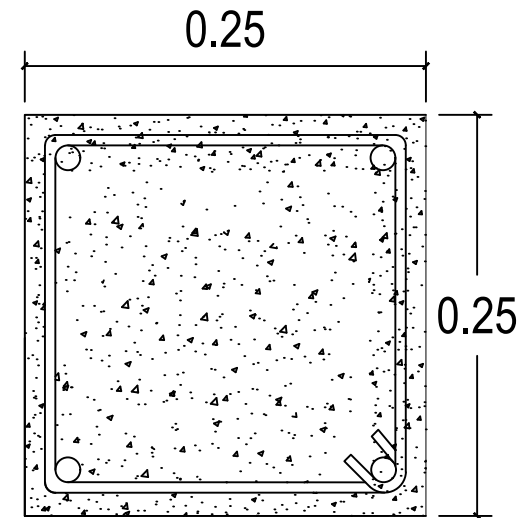

COLUMNA D
4 Ø5/8" + EST. Ø1/4" @ 0.15

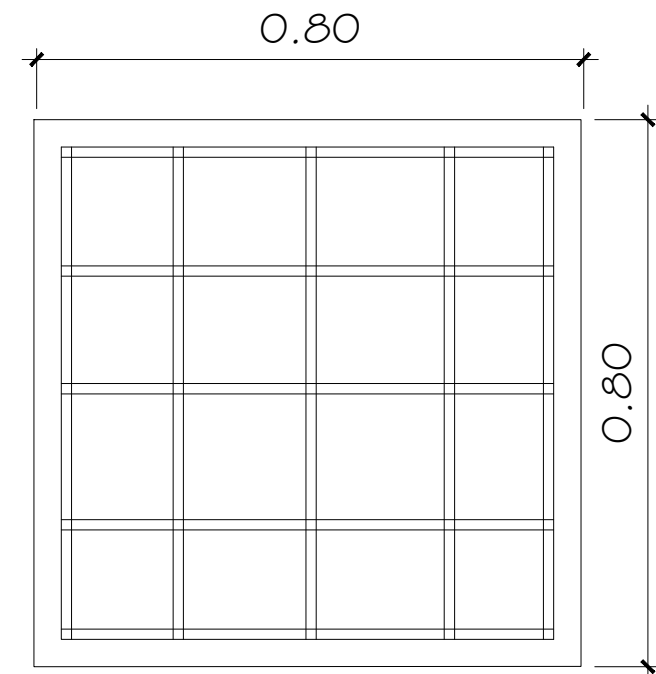


ZAPATA Z1, E=0.20 M
5 REFUERZO Ø1/2" EN CADA SENTIDO

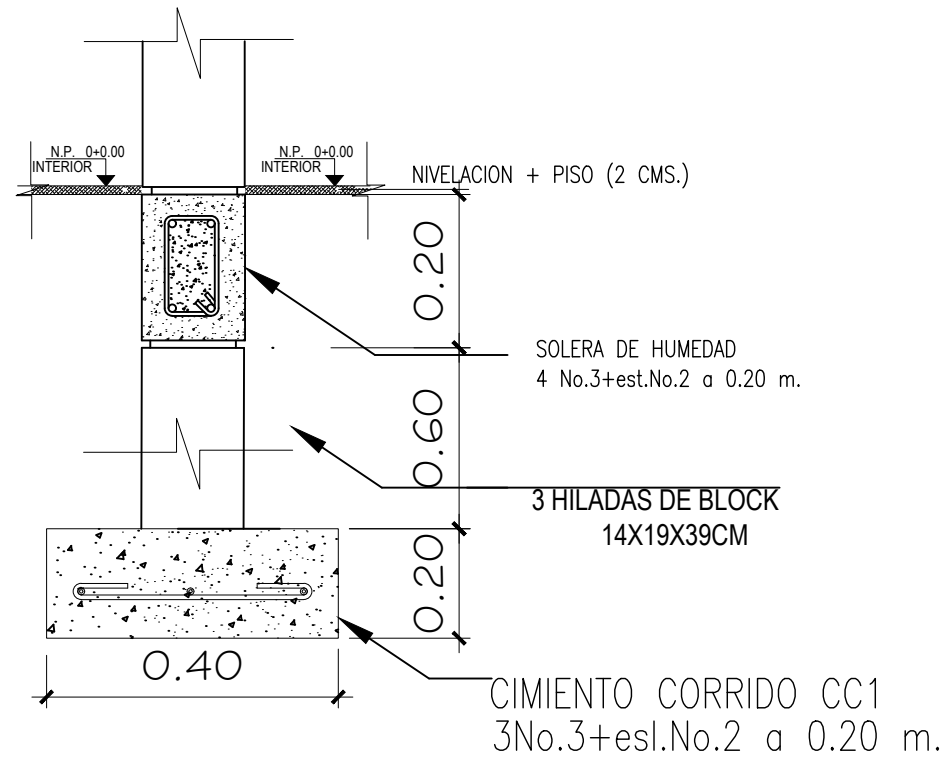

CIMIENTO CORRIDO CC 1


PROPIETARIO:			
PROYECTO: VIVIENDA CHICHICASTENANGO			
UBICACIÓN:			
PLANIFICADO POR: CONSTRUCTORA DEL ATLANTICO			
EJECUTOR: ING. GERMAN CHOC			
DIBUJÓ: CONSTRUCTORA DEL ATLANTICO			
OBSERVACIONES			
 CONSTRUCTORA DEL ATLANTICO INGENIERÍA Y ARQUITECTURA			
CONTENIDO:			
PLANTA CIMENTACION Y COLUMNAS			
(F) ING. GERMAN CHOC			
FECHA: JUNIO 2025			
ESCALA: INDICADA			
CATEGORÍA		HOJA:	
ARQUITECTURA	☒	03/12	
ESTRUCTURA	☐		
INSTALACIONES	☐		
CIVIL	☐		

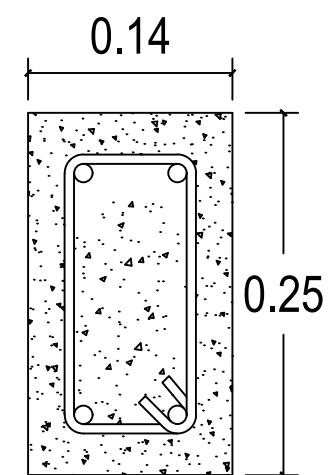


SOLERA CORONA
4 Ø3/8" +est.Ø1/4" @ 0.15

(F) ING. GERMAN CHOC


/12

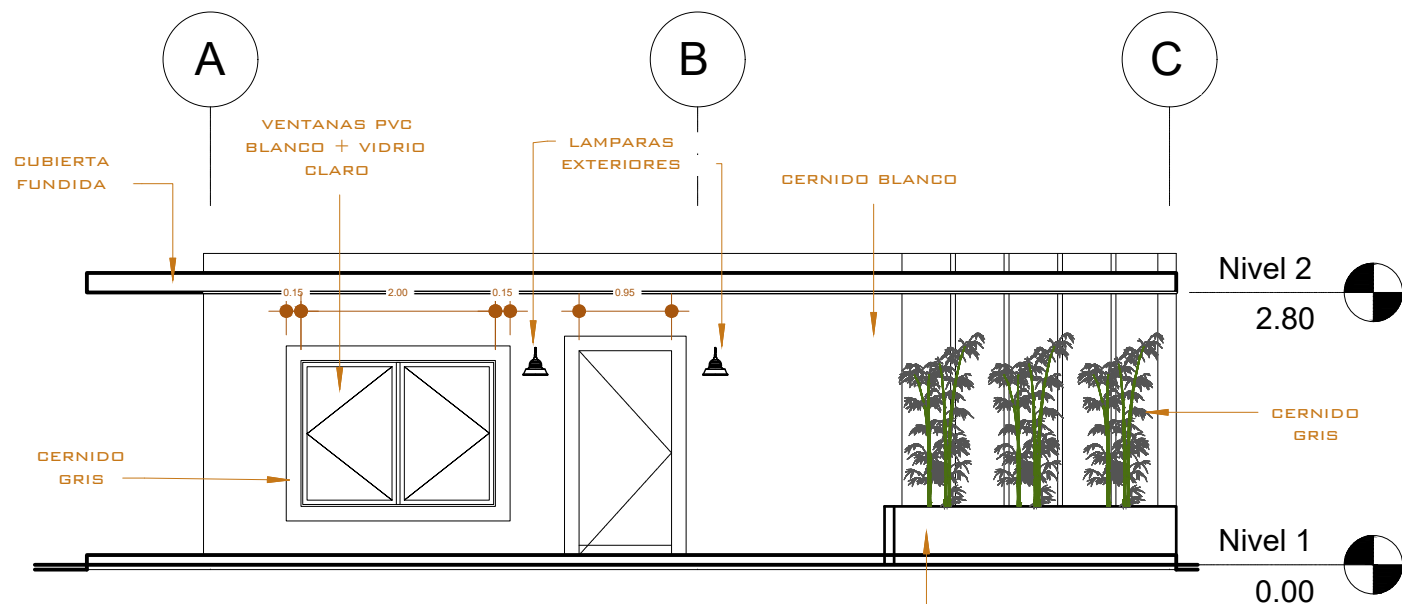


1 ELEVACIÓN FRONTAL
1 : 75

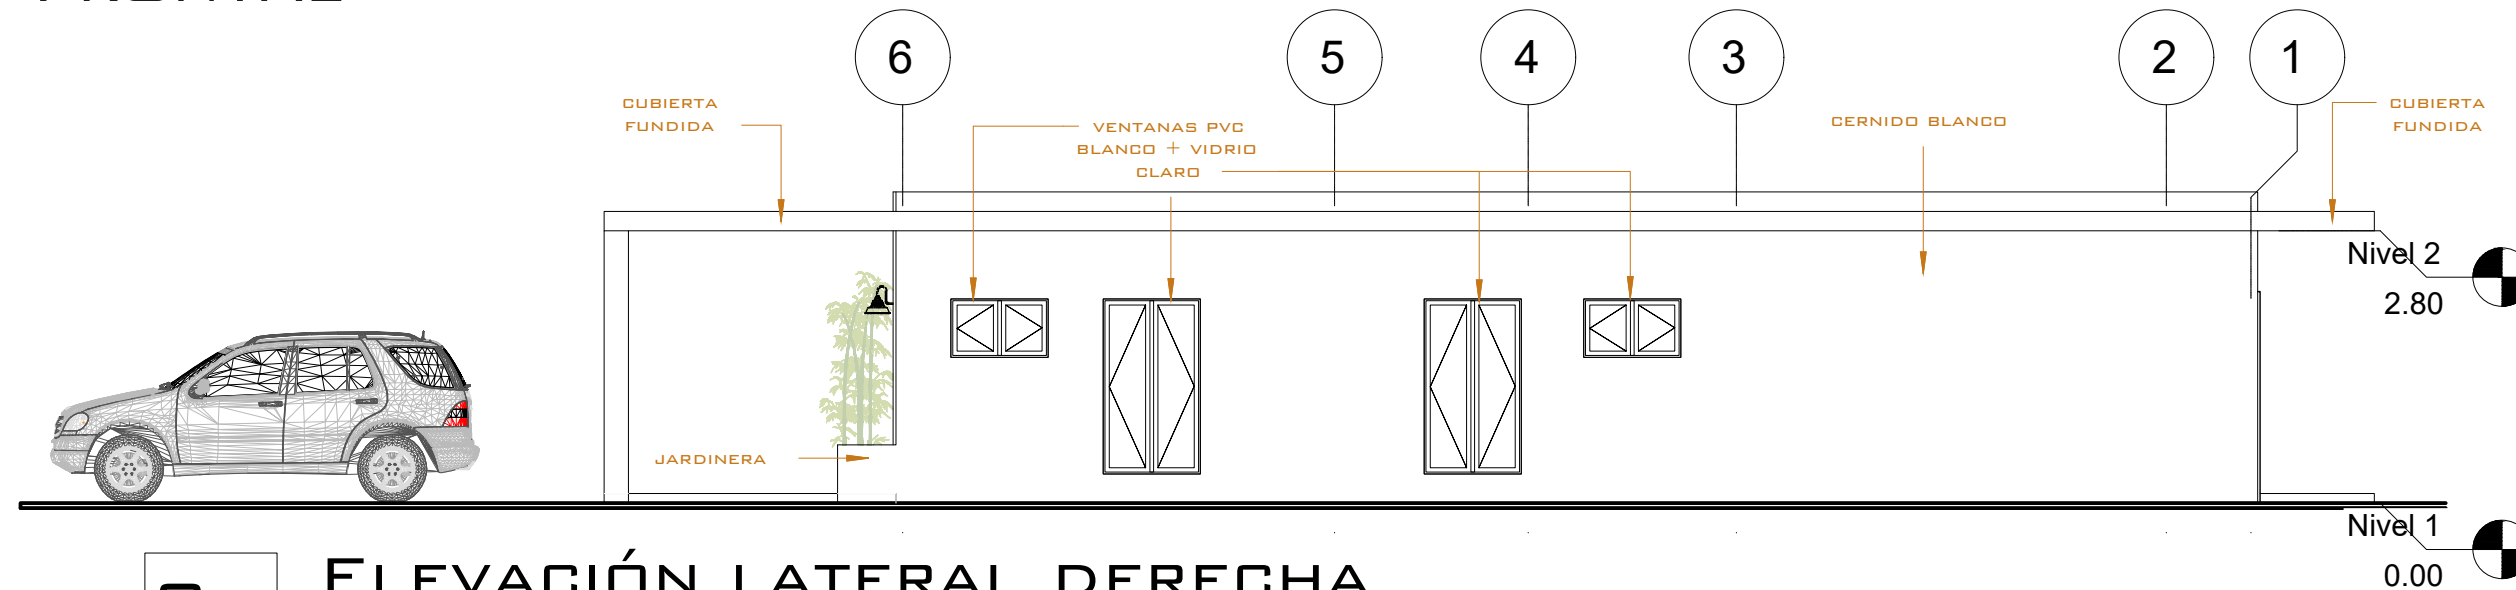

2 ELEVACIÓN LATERAL DERECHA
1 : 75

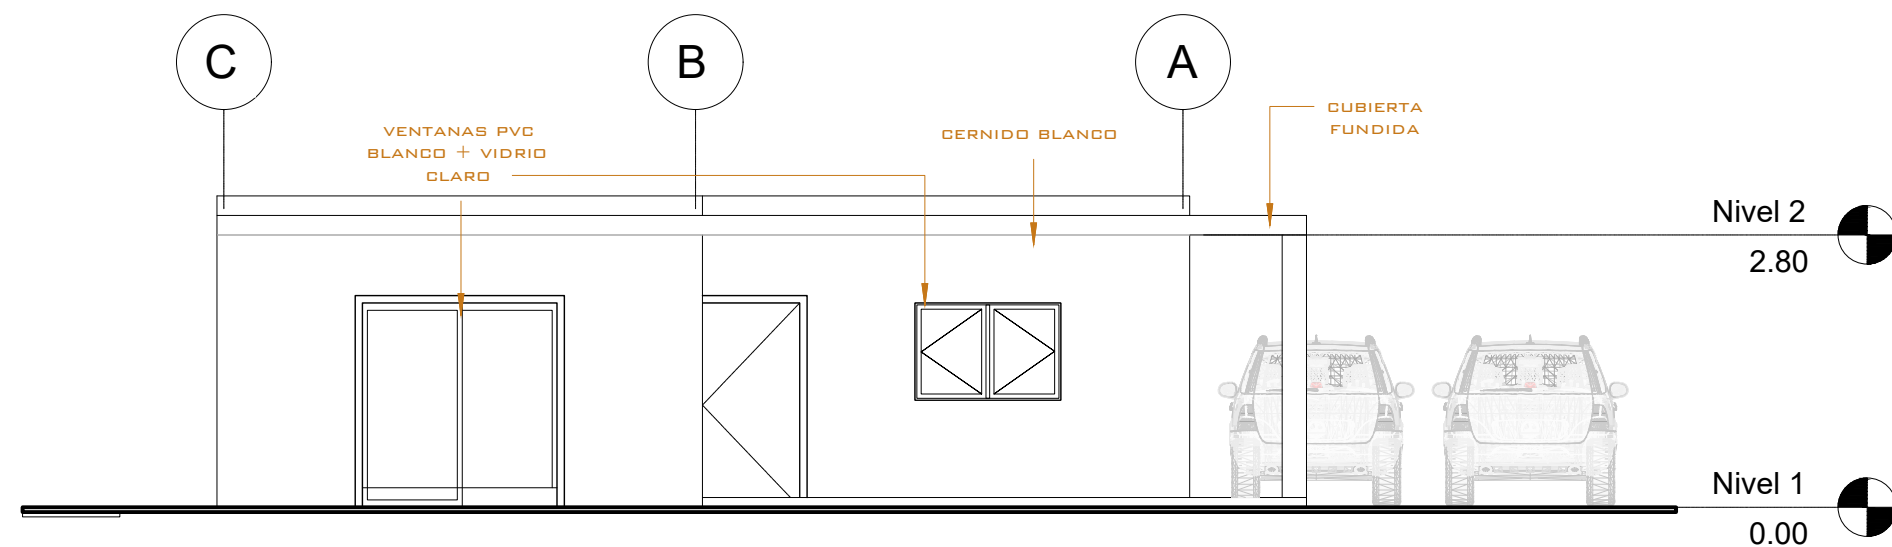

3 ELEVACIÓN POSTERIOR
1 : 75

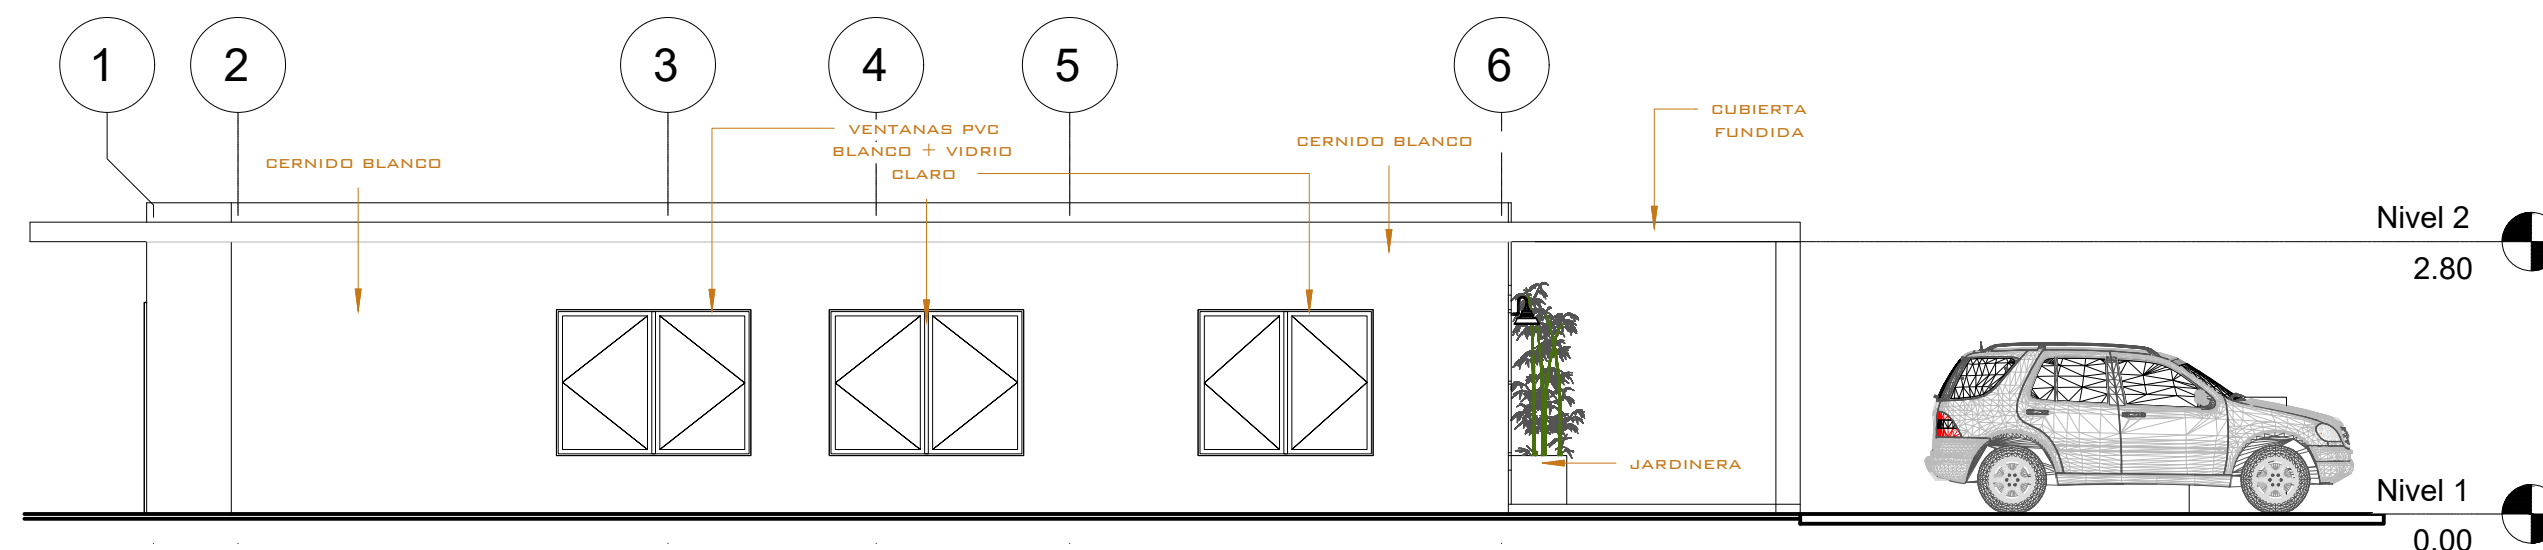

4 ELEVACIÓN LATERAL IZQUIERDA
1 : 75

PROPIETARIO:
PROYECTO: VIVIENDA CHICHICASTENANGO
UBICACIÓN:
PLANIFICADO POR: CONSTRUCTORA DEL ATLANTICO
EJECUTOR: ING. GERMAN CHOC
DIBUJÓ: CONSTRUCTORA DEL ATLANTICO

OBSERVACIONES




CONSTRUCTORA DEL ATLANTICO
INGENIERÍA Y ARQUITECTURA

CONTENIDO:


ELEVACIONES

FEDHA:	JUNIO 2025
ESCALA:	INDICADA


CATEGORÍA	HOJA:
ARQUITECTURA ESTRUCTURA INSTALACIONES CIVIL	05/12

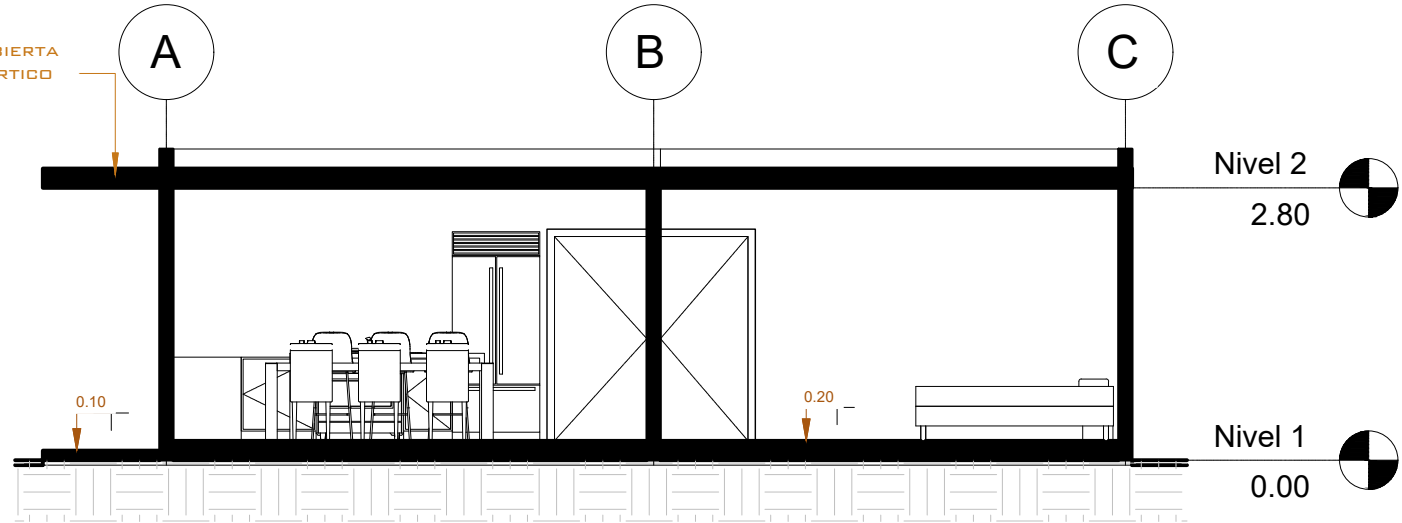


1 SECCIÓN TRANSVERSAL
1 : 75

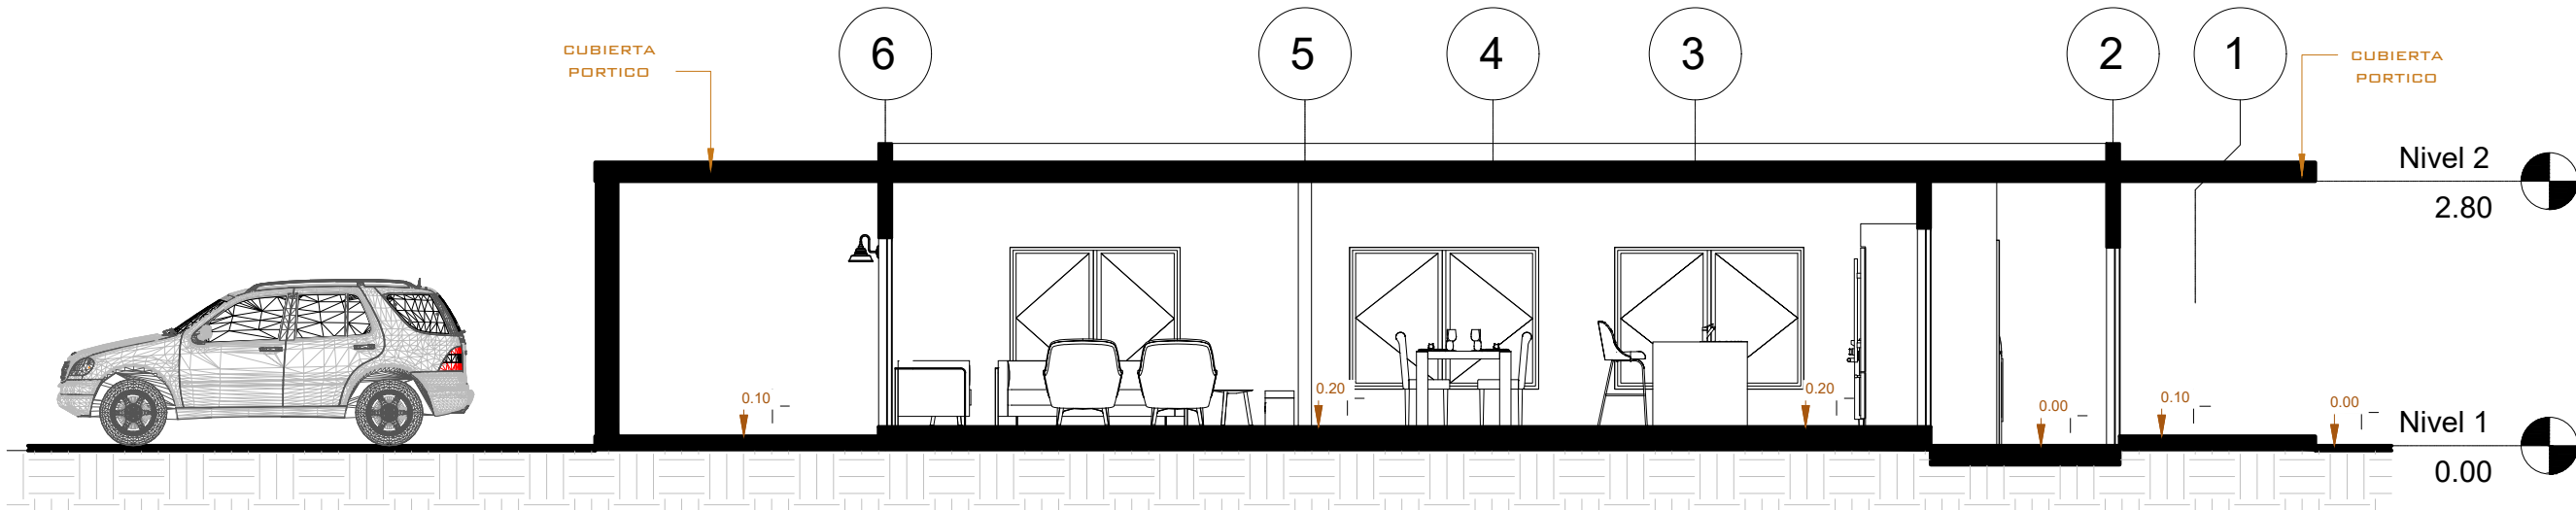

2 SECCIÓN LONGITUDINAL
1 : 75

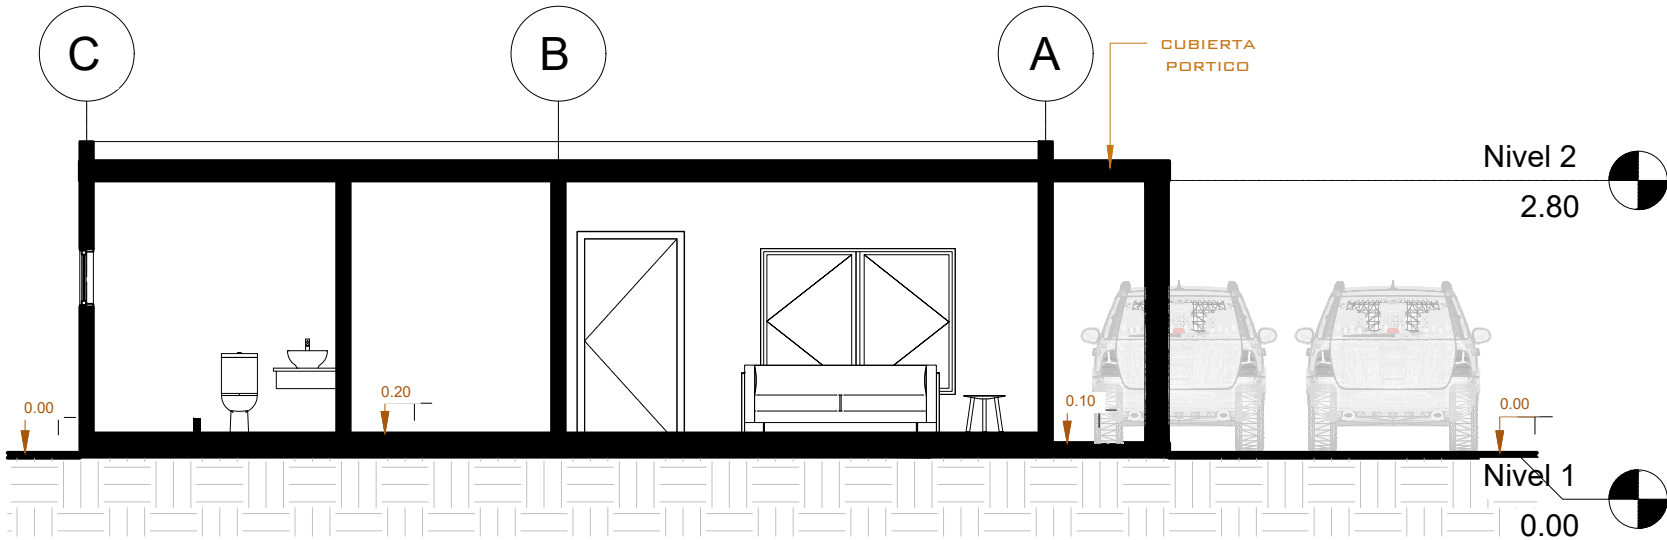

3 SECCIÓN TRANSVERSAL 2
1 : 75

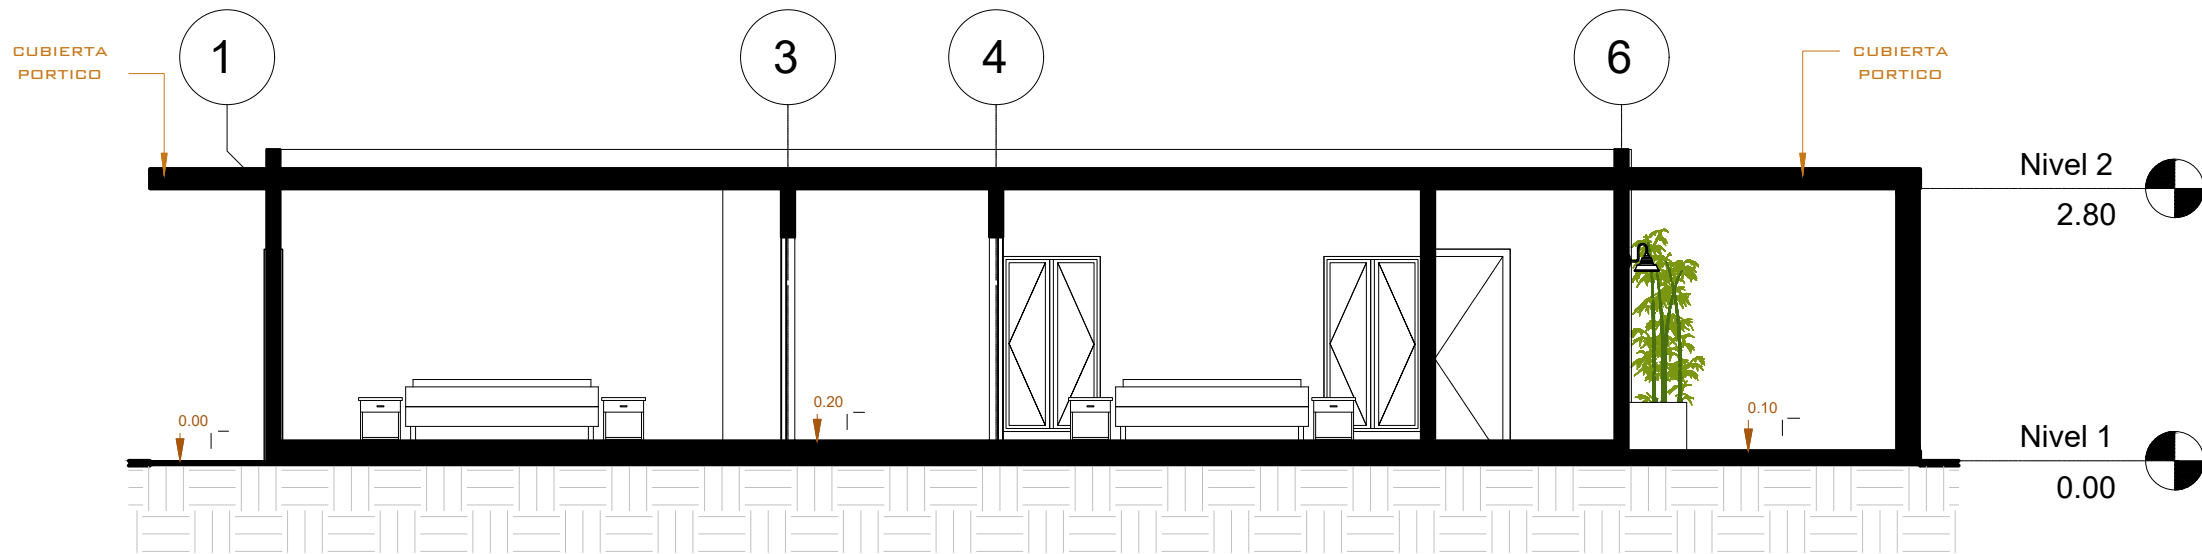

4 SECCIÓN LONGITUDINAL 2
1 : 75

PROPIETARIO:
PROYECTO: VIVIENDA CHICHICASTENANGO
UBICACIÓN:
PLANIFICADO POR: CONSTRUCTORA DEL ATLANTICO
EJECUTOR: ING. GERMAN CHOC
DIBUJÓ: CONSTRUCTORA DEL ATLANTICO

OBSERVACIONES




CONTENIDO:

SECCIONES

(F) ING. GERMAN CHOC


FEDCHA:
JUNIO 2025
ESCALA:
INDICADA

CATEGORÍA	HOJA:
ARQUITECTURA ESTRUCTURA INSTALACIONES CIVIL	06/12

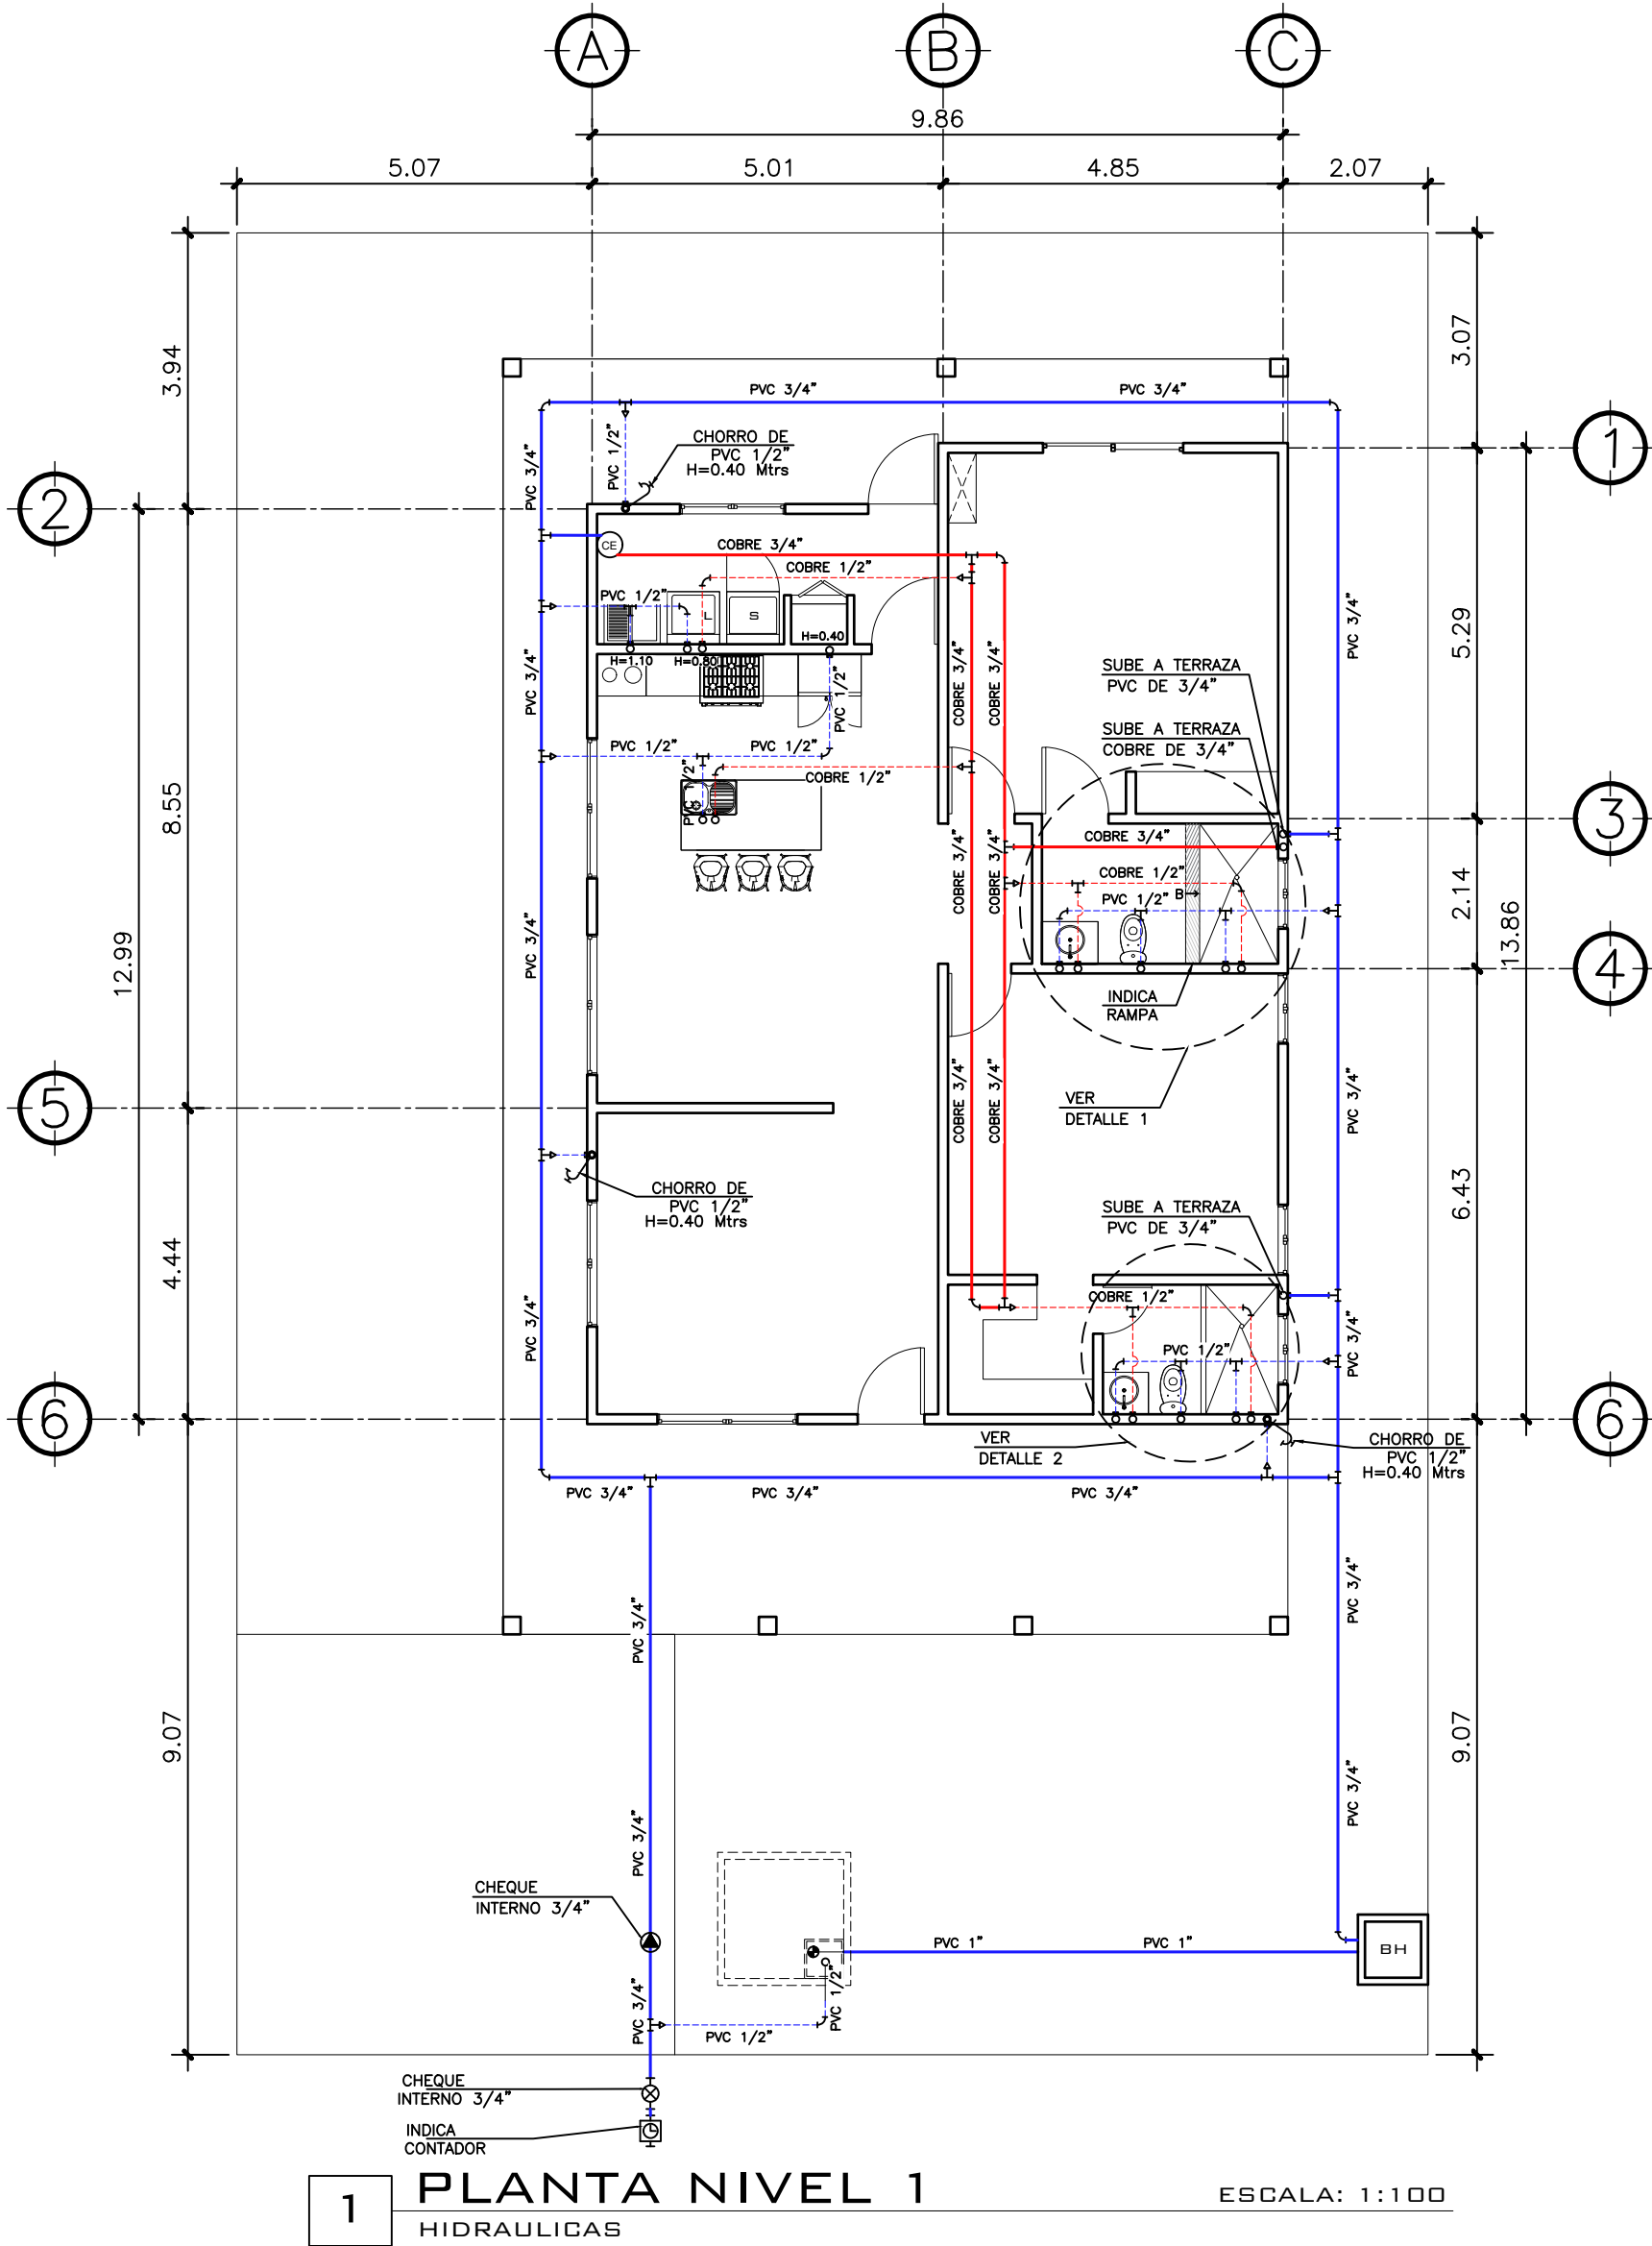


1 PLANTA NIVEL 1
HIDRAULICAS ESCALA: 1:100


SIMBOLOGIA PLANTA DE AGUA		TUBERIA DE AGUA CALIENTE DE COBRE 1/2"		TUBERIA DE AGUA CALIENTE DE COBRE 3/4"
		TUBERIA DE AGUA FRIA PVC 1/2"		TUBERIA DE AGUA FRIA PVC 3/4"
		TEE A 90° HORIZONTAL		CHEQUE INTERNO 3/4"
		CHORRO		CALENTADOR DE AGUA
		CODO		CODO A 90° VERTICAL INDICA SUBE
		REDUCIDOR DE 3/4" A 1/2"		CONTADOR

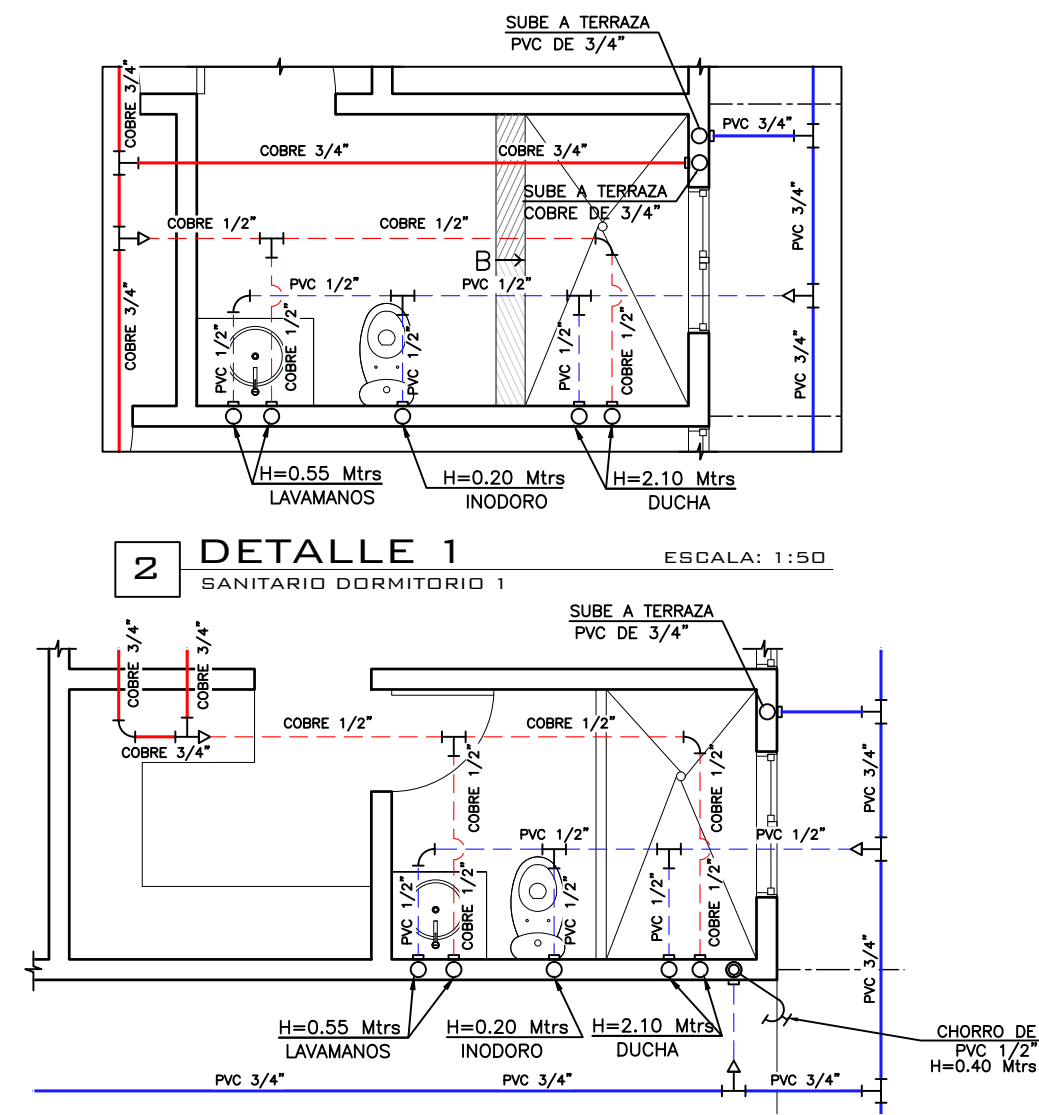


2 DETALLE 1
SANITARIO DORMITORIO 1 ESCALA: 1:50

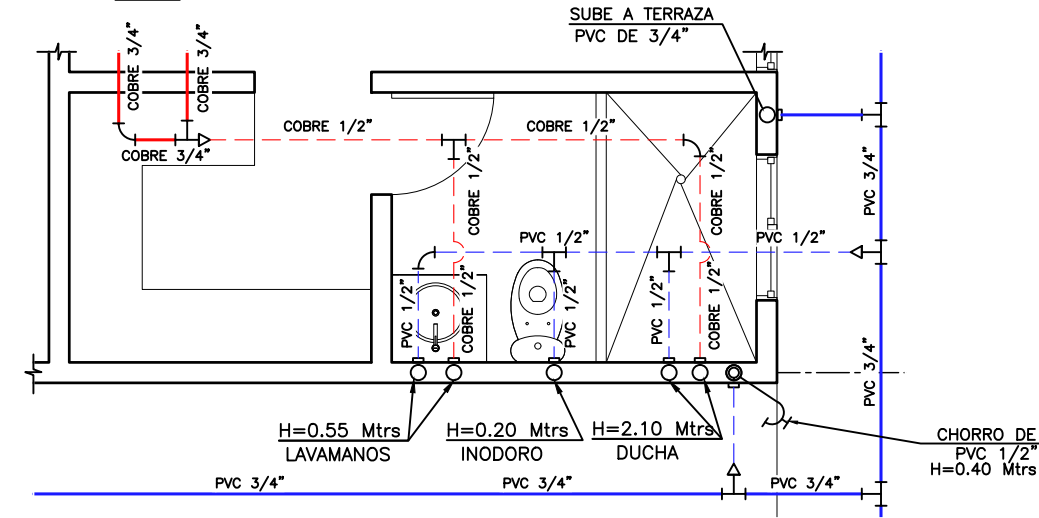


3 DETALLE 2
SANITARIO DORMITORIO 2 ESCALA: 1:50

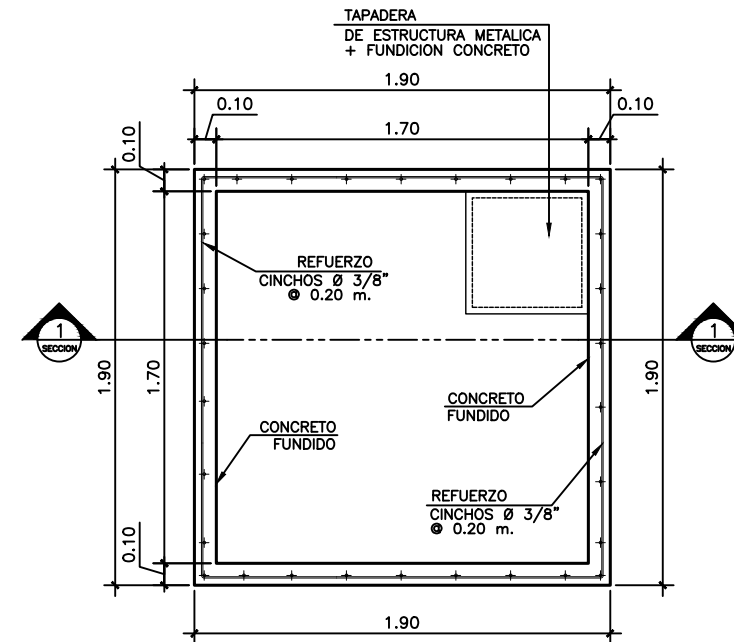

4 PLANTA
ARMADURA DE CISTERNA + ACOTADA ESCALA: 1:25

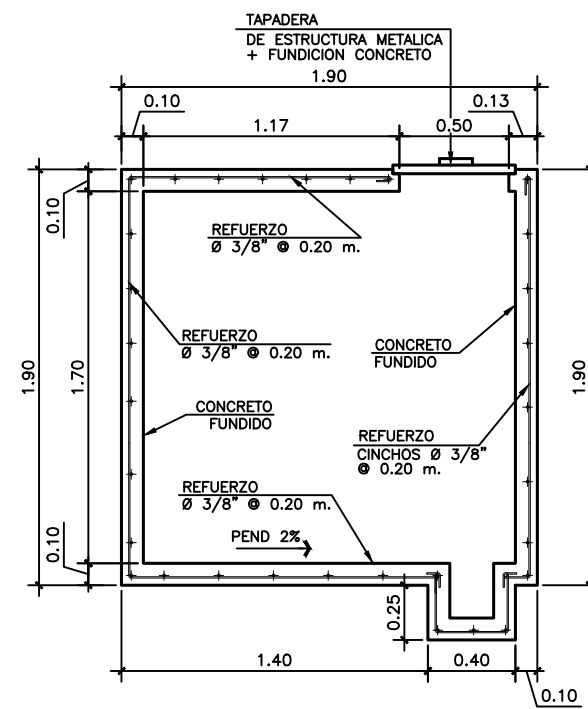

5 SECCION 1
ARMADURA DE CISTERNA + ACOTADA ESCALA: 1:25

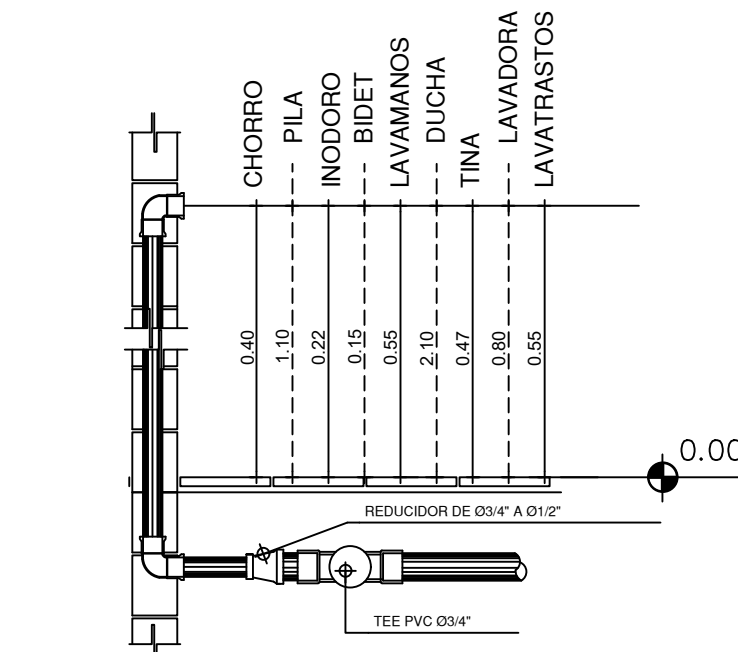

3 DETALLE TIPICO
DE ALTURAS ESCALA: 1:75

PROPIETARIO:

PROYECTO:
VIVIENDA CHICHICASTENANGO

UBICACIÓN:

PLANIFICADO POR:
CONSTRUCTORA DEL ATLANTICO

EJECUTOR:
ING. GERMAN CHOC

DIBUJÓ:
CONSTRUCTORA DEL ATLANTICO

OBSERVACIONES



CONTENIDO:

PLANTA DE
INSTALACION
HIDRAULICA

(F) ING. GERMAN CHOC


FECHA:
JUNIO 2025

ESCALA:
INDICADA

CATEGORÍA: HOJA:


ARQUITECTURA	ESTRUCTURA	INSTALACIONES	CIVIL
--------------	------------	---------------	-------

07/12

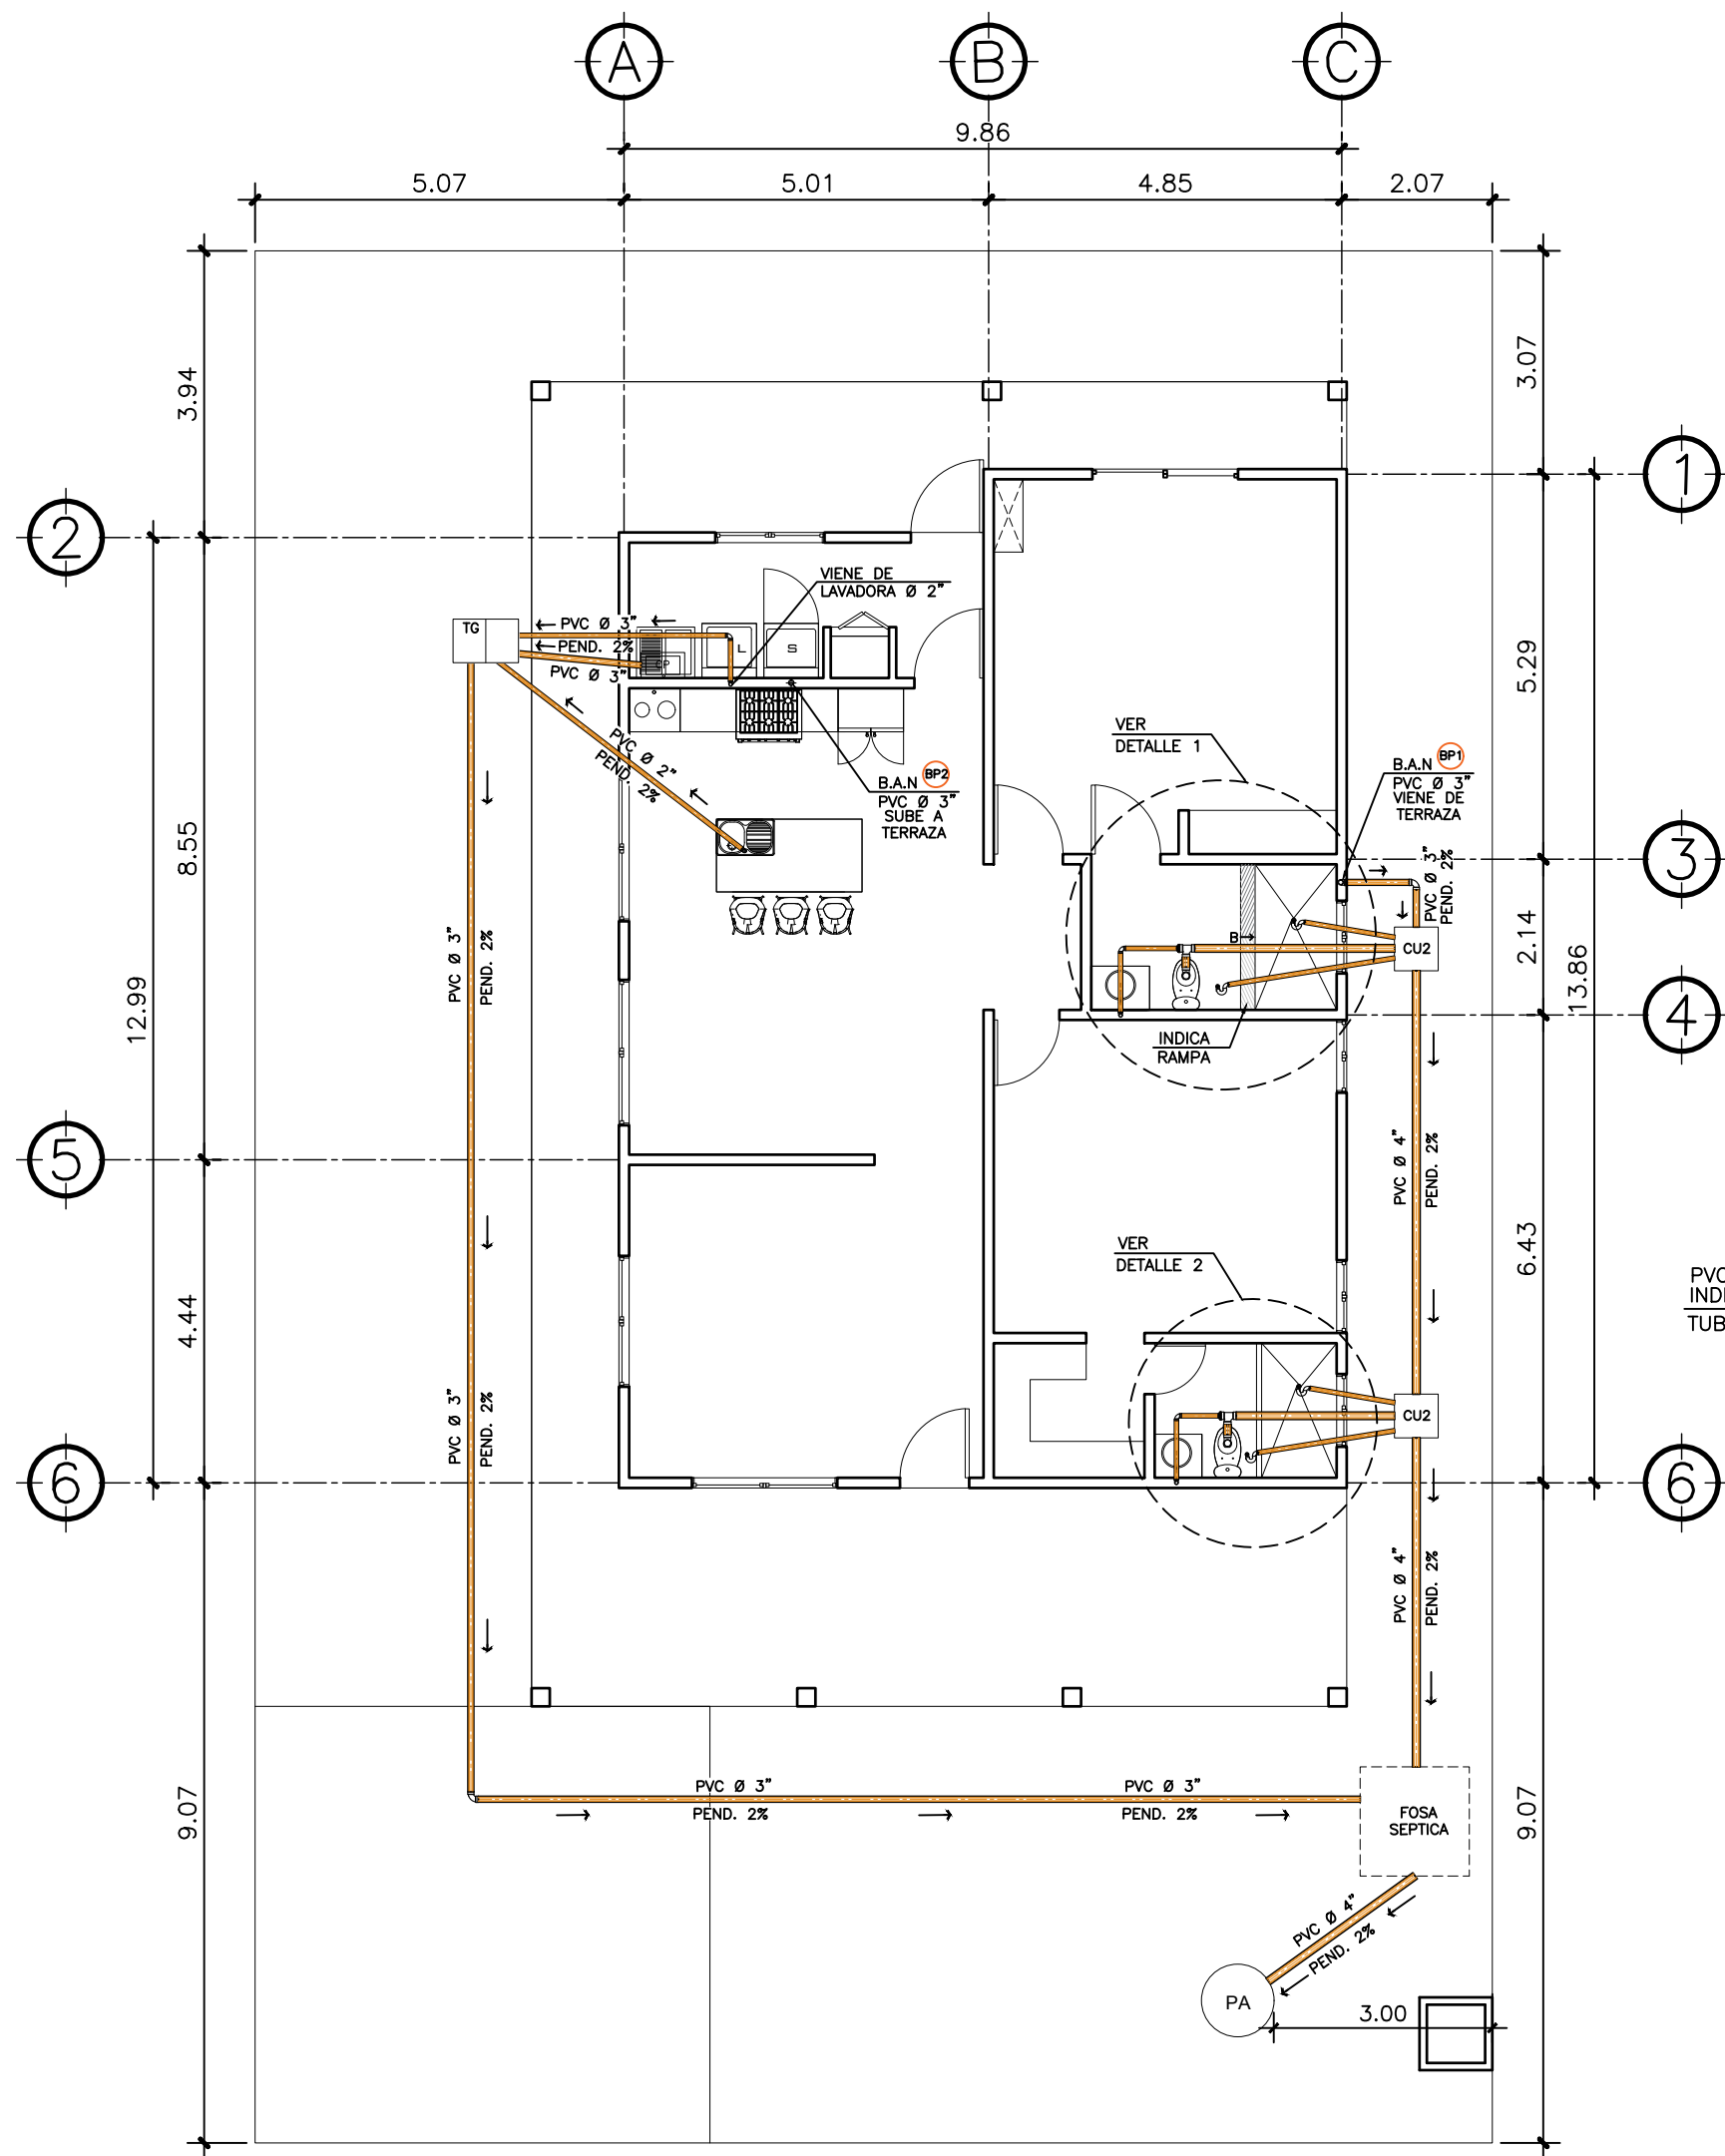


1 PLANTA NIVEL 1
DRENAJES SANITARIOS ESCALA: 1:100


SIMBOLOGIA			
PLANTA DE DRENAJES			
	PVC DE DIAMETRO Ø INDICADO EN PLANTA		REDUCIDOR
	BAJADA DE AGUAS PLUVIALES		PAÑUELOS CON 1% DE PENDIENTE MEZCLON + BLANQUEADO
	BAJADA DE AGUAS NEGRAS		CODO VERTICAL A 90°
	REPOSADERA		DIRECCIÓN Y MEDIDAS DEL TUBO
	CODO A 45°		BAJADA DE TUBO DE 3"
	TEE VERTICAL A 90°		BAJADA DE AGUA NEGRA + No. DE BAJADA
	YEE HORIZONTAL		BAJADA DE AGUA PLUVIAL + No. DE BAJADA

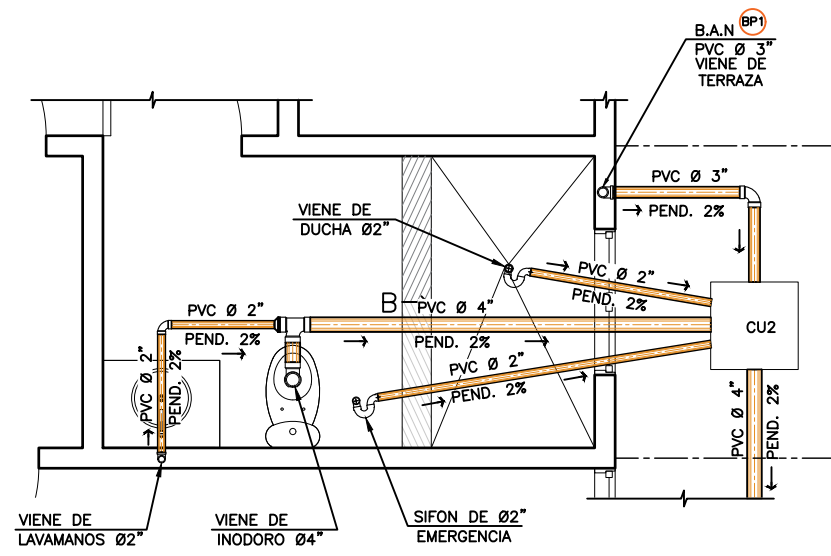


2 DETALLE 1
SANITARIO DORMITORIO 1 ESCALA: 1:50

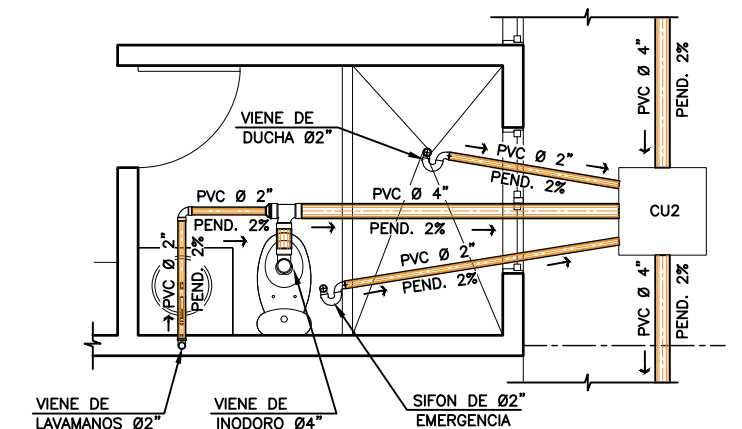


3 DETALLE 2
SANITARIO DORMITORIO 2 ESCALA: 1:50

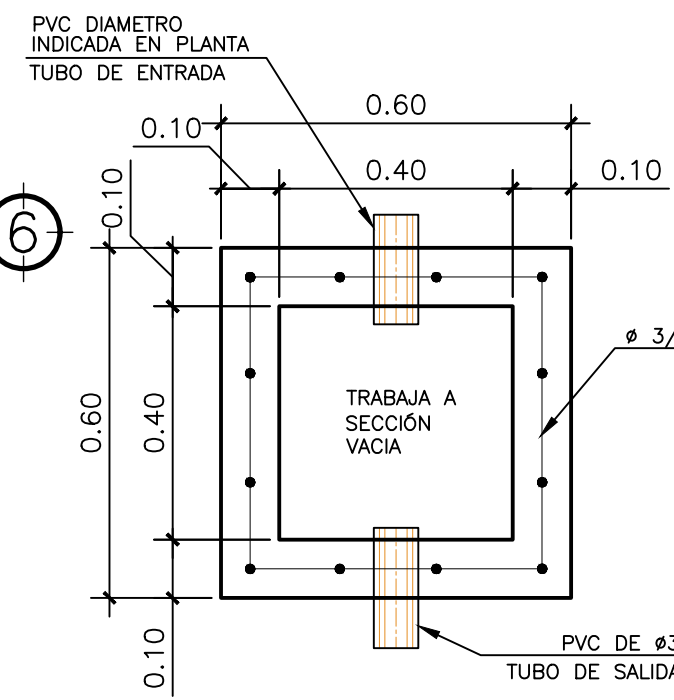


4 PLANTA
CAJA DE UNION CU2 ESCALA: 1:2.5

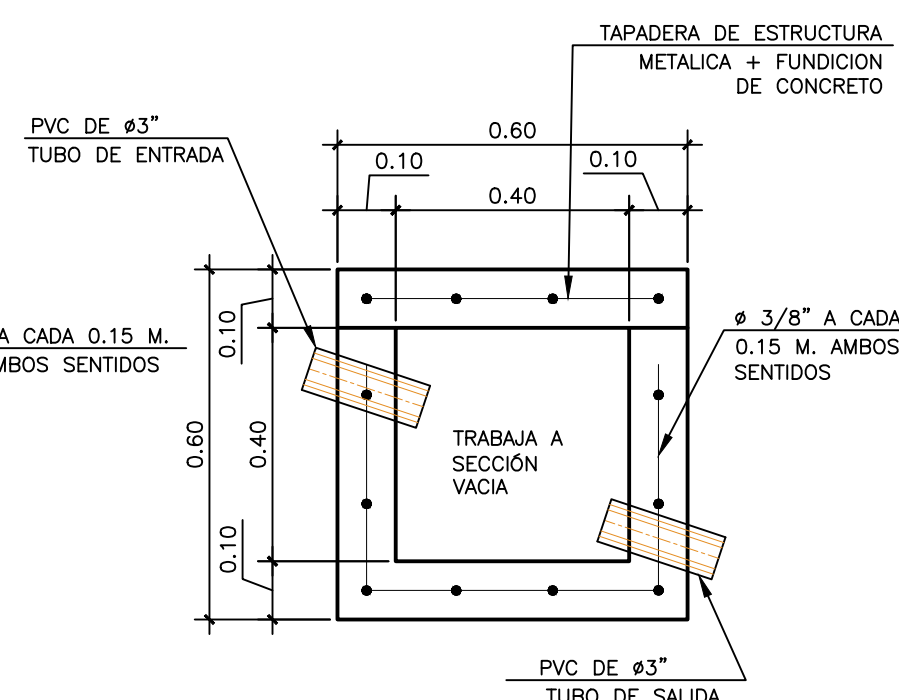

5 ELEVACION
CAJA DE UNION CU2 ESCALA: 1:2.5

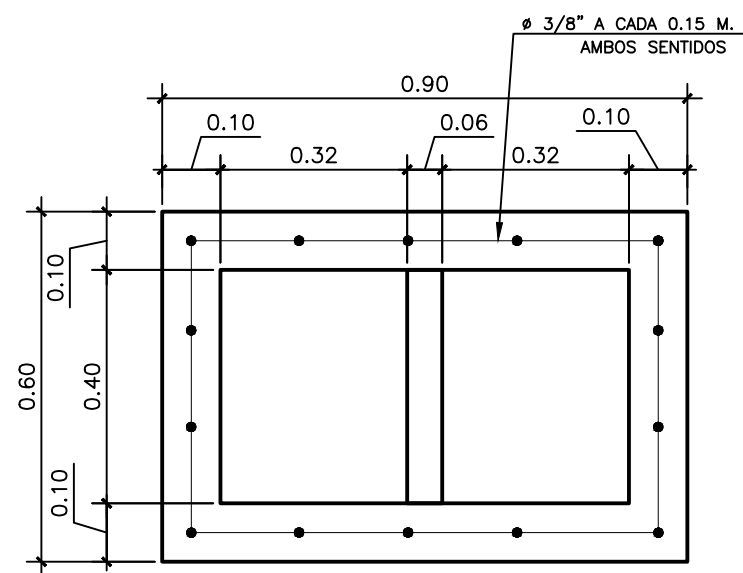

8 PLANTA
CAJA TG ESCALA: 1:2.5

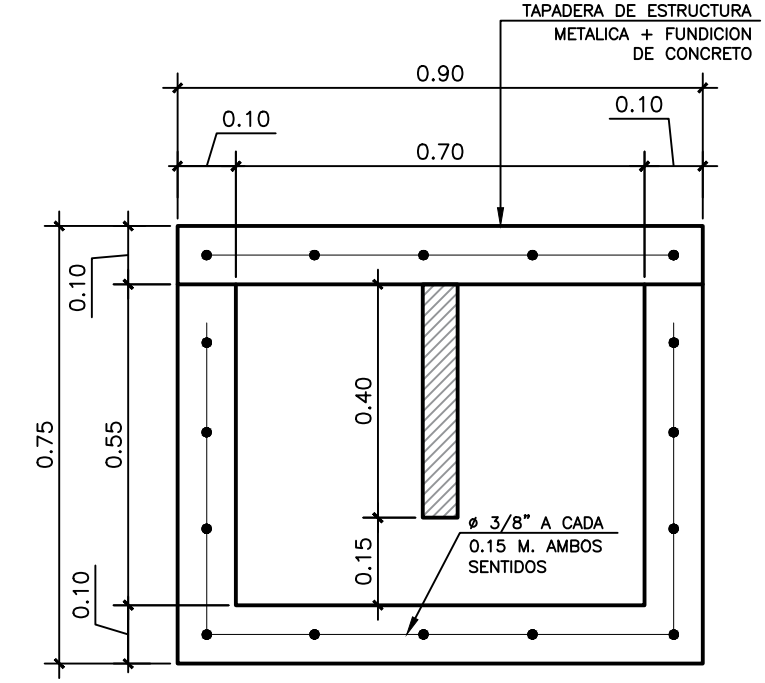

9 ELEVACION
CAJA TG ESCALA: 1:2.5

PROPIETARIO:
PROYECTO: VIVIENDA CHICHICASTENANGO
UBICACIÓN:
PLANIFICADO POR: CONSTRUCTORA DEL ATLANTICO
EJECUTOR: ING. GERMAN CHOC
DIBUJÓ: CONSTRUCTORA DEL ATLANTICO

OBSERVACIONES

--




CONTENIDO:

INSTALACION DE DRENAJES SANITARIOS

(F) ING. GERMAN CHOC


FEDCHA:
JUNIO 2025
ESCALA:
INDICADA

CATEGORÍA	HOJA:
ARQUITECTURA	08/12
ESTRUCTURA	
INSTALACIONES	
CIVIL	

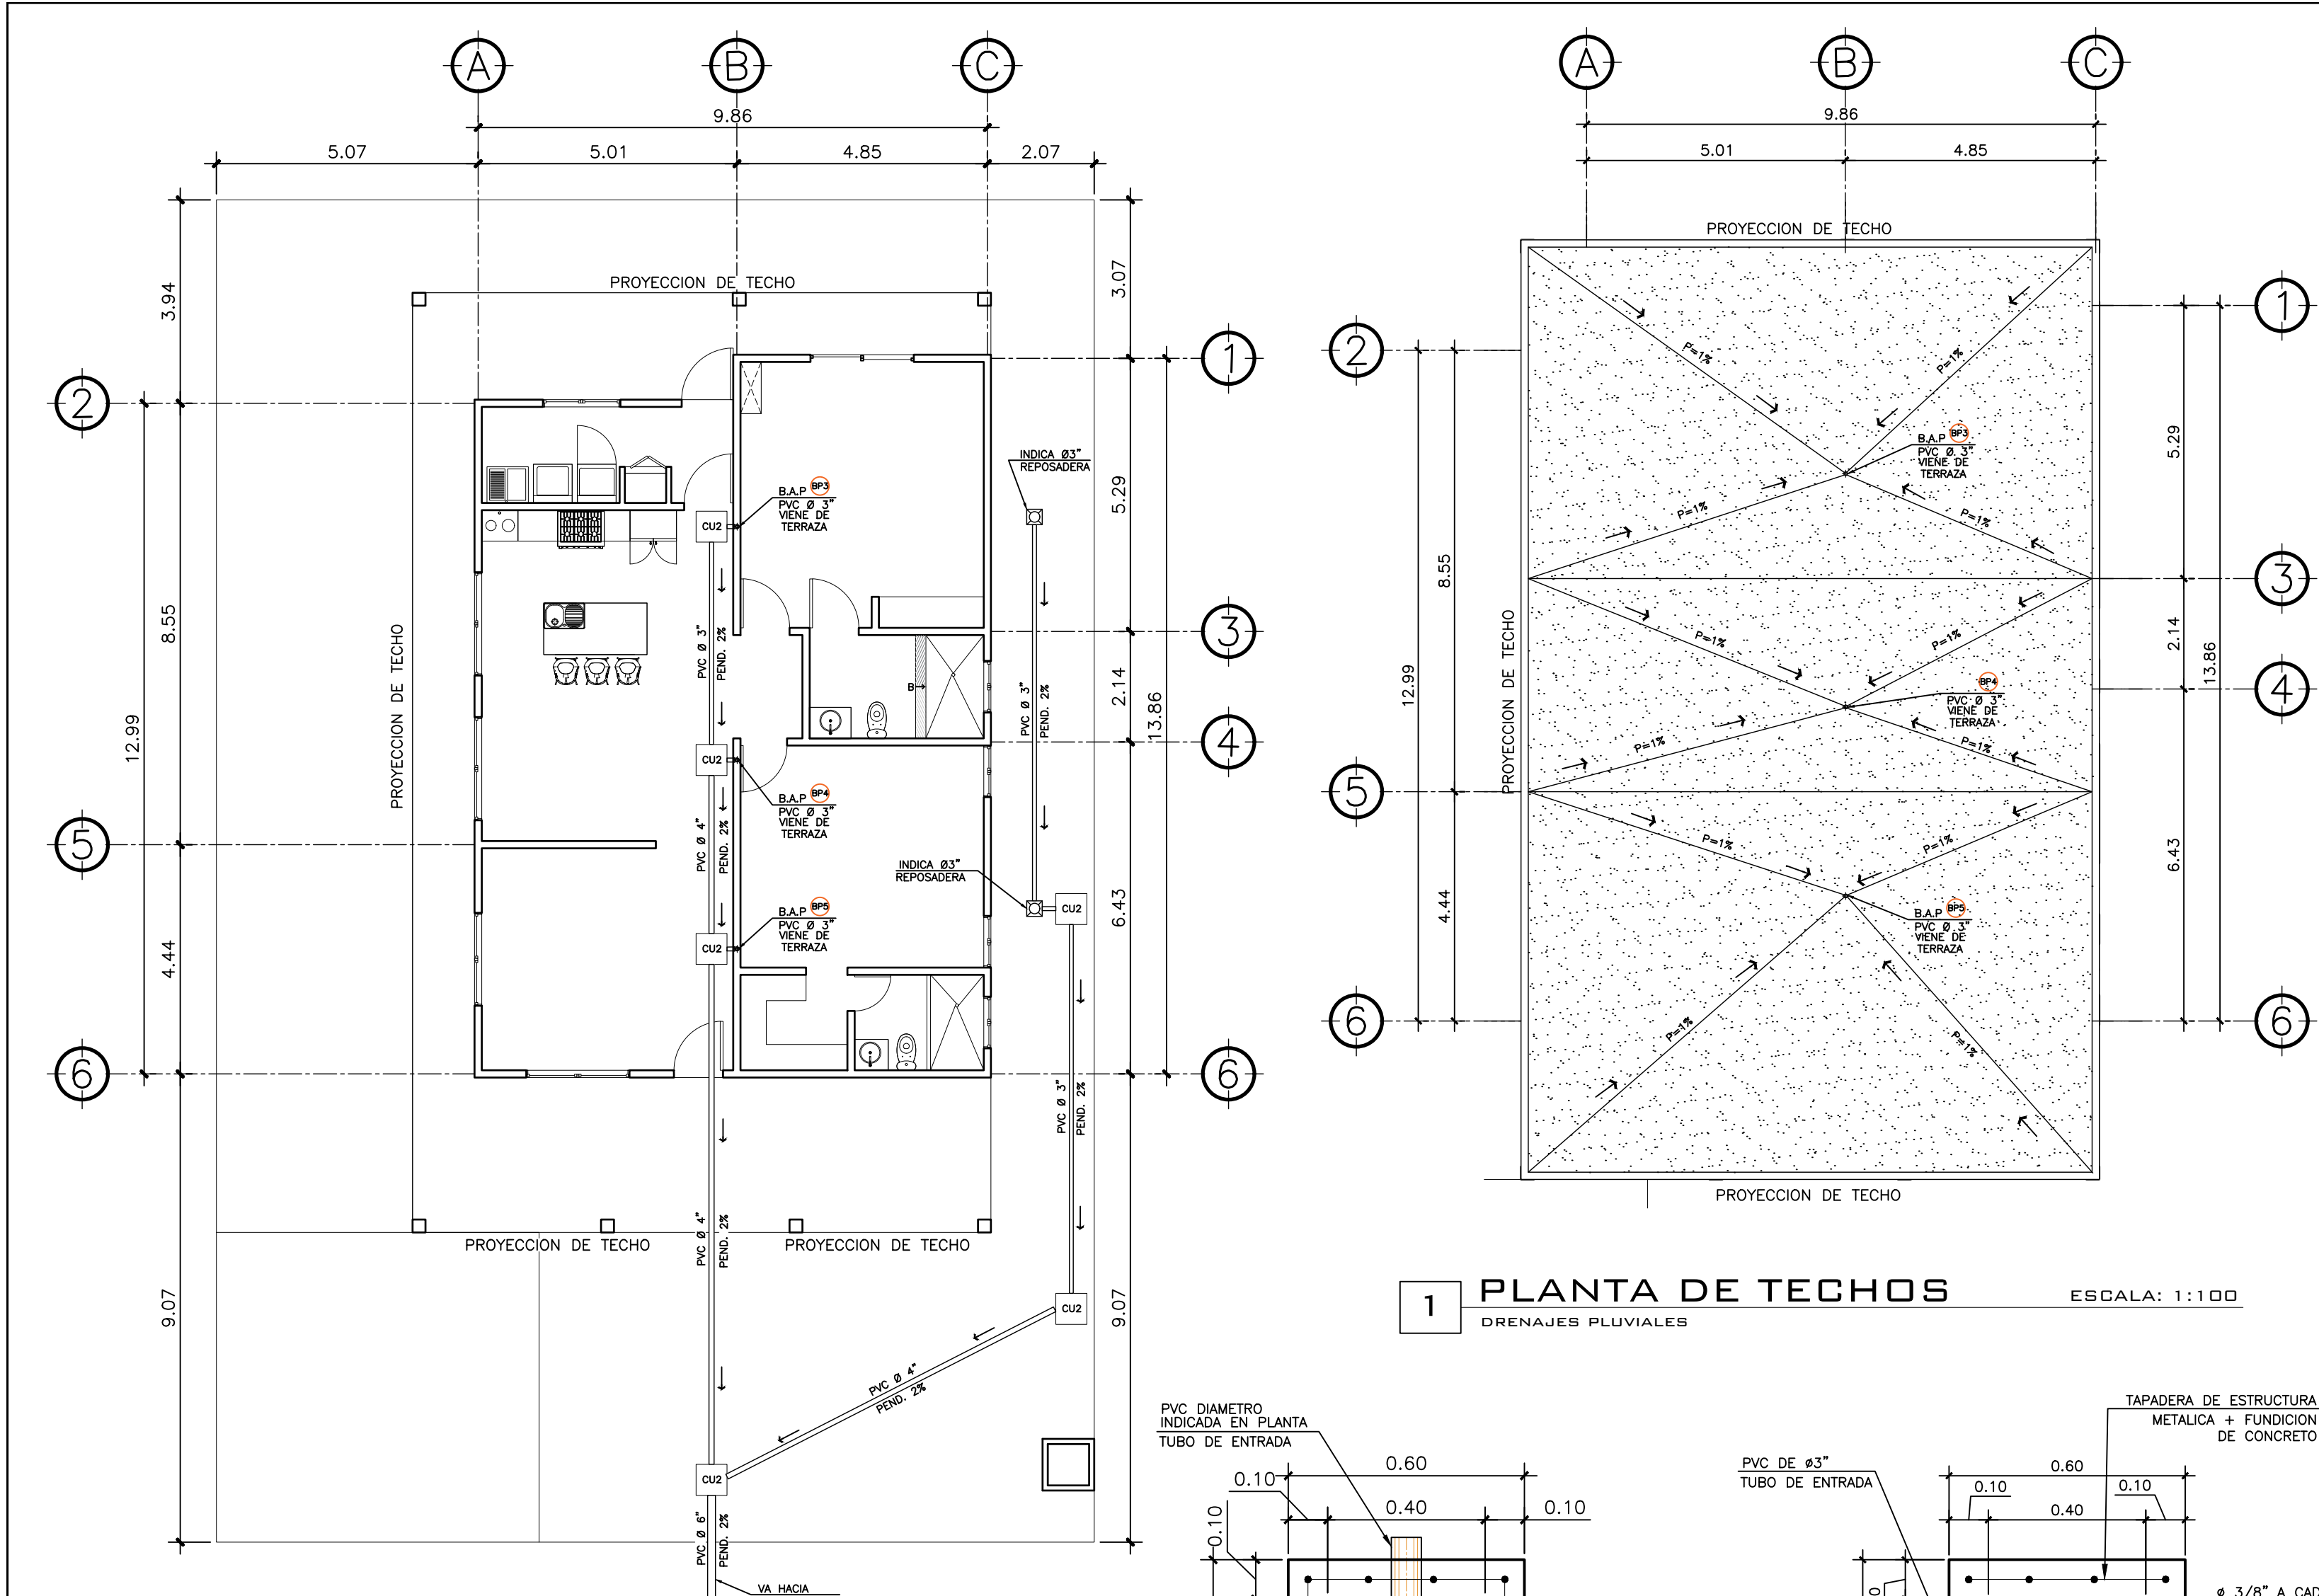


1 PLANTA NIVEL 1
DRENAJES PLUVIALES

2 PLANTA DE TECHOS
DRENAJES PLUVIALES

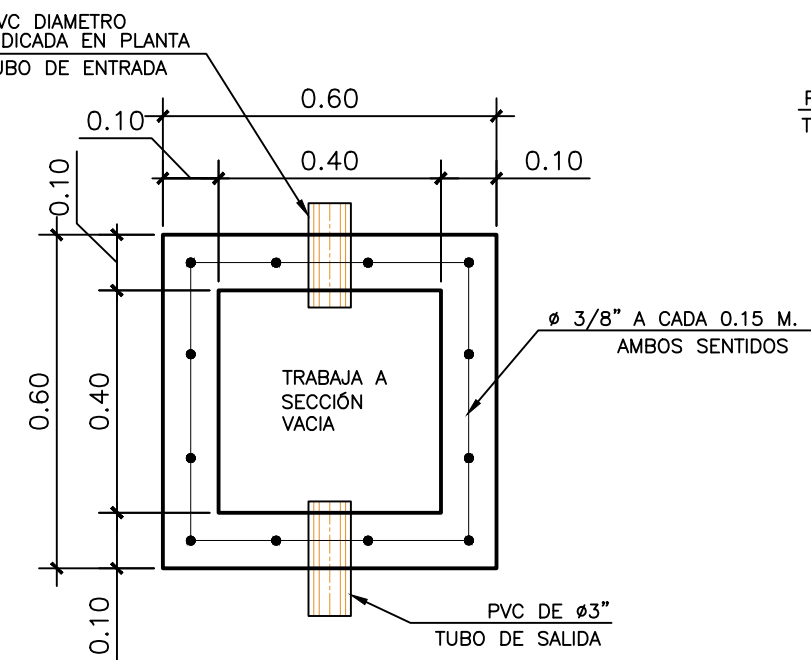

4 PLANTA
CAJA DE UNION CU2

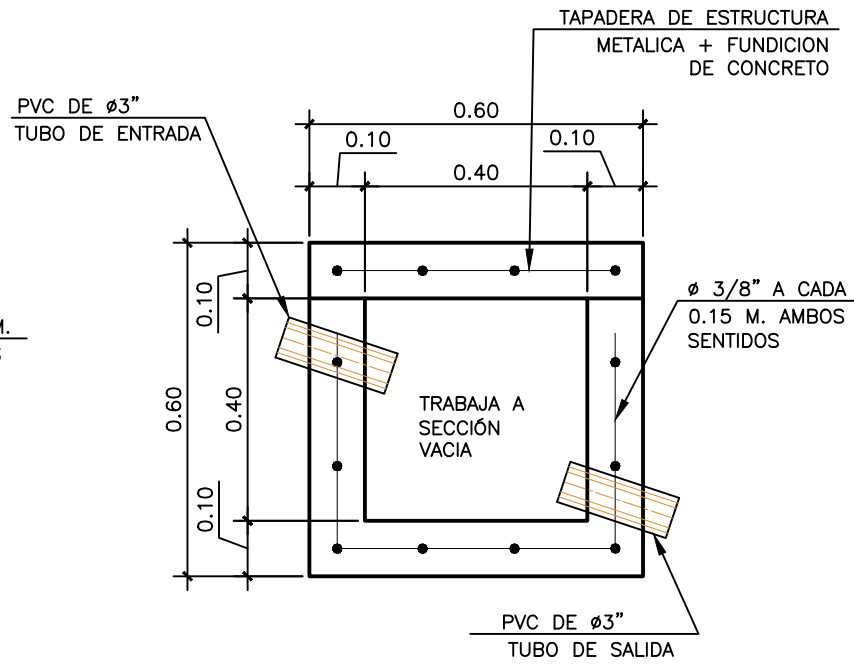

5 ELEVACION
CAJA DE UNION CU2

SIMBOLOGIA PLANTA DE DRENAJES		PVC DE DIAMETRO Ø INDICADO EN PLANTA		REDUCIDOR
		BAJADA DE AGUAS PLUVIALES		PAÑUELOS CON 1% DE PENDIENTE MEZCLON + BLANQUEADO
		BAJADA DE AGUAS NEGRAS		CODO VERTICAL A 90°
		REPOSADERA		DIRECCIÓN Y MEDIDAS DEL TUBO
		CODO A 45°		BAJADA DE TUBO DE 3"
		TEE VERTICAL A 90°		BAJADA DE AGUA NEGRA + No. DE BAJADA
		YEE HORIZONTAL		BAJADA DE AGUA PLUVIAL + No. DE BAJADA

PROPIETARIO:

PROYECTO:
VIVIENDA CHICHICASTENANGO

UBICACIÓN:

PLANIFICADO POR:
CONSTRUCTORA DEL ATLANTICO

EJECUTOR:
ING. GERMAN CHOC

DIBUJÓ:
CONSTRUCTORA DEL ATLANTICO

OBSERVACIONES

CONTENIDO:


INSTALACION
DE DRENAJES
SANITARIOS

(F) ING. GERMAN CHOC

FECHA:
JUNIO 2025

ESCALA:
INDICADA

CATEGORÍA: HOJA:
09/12

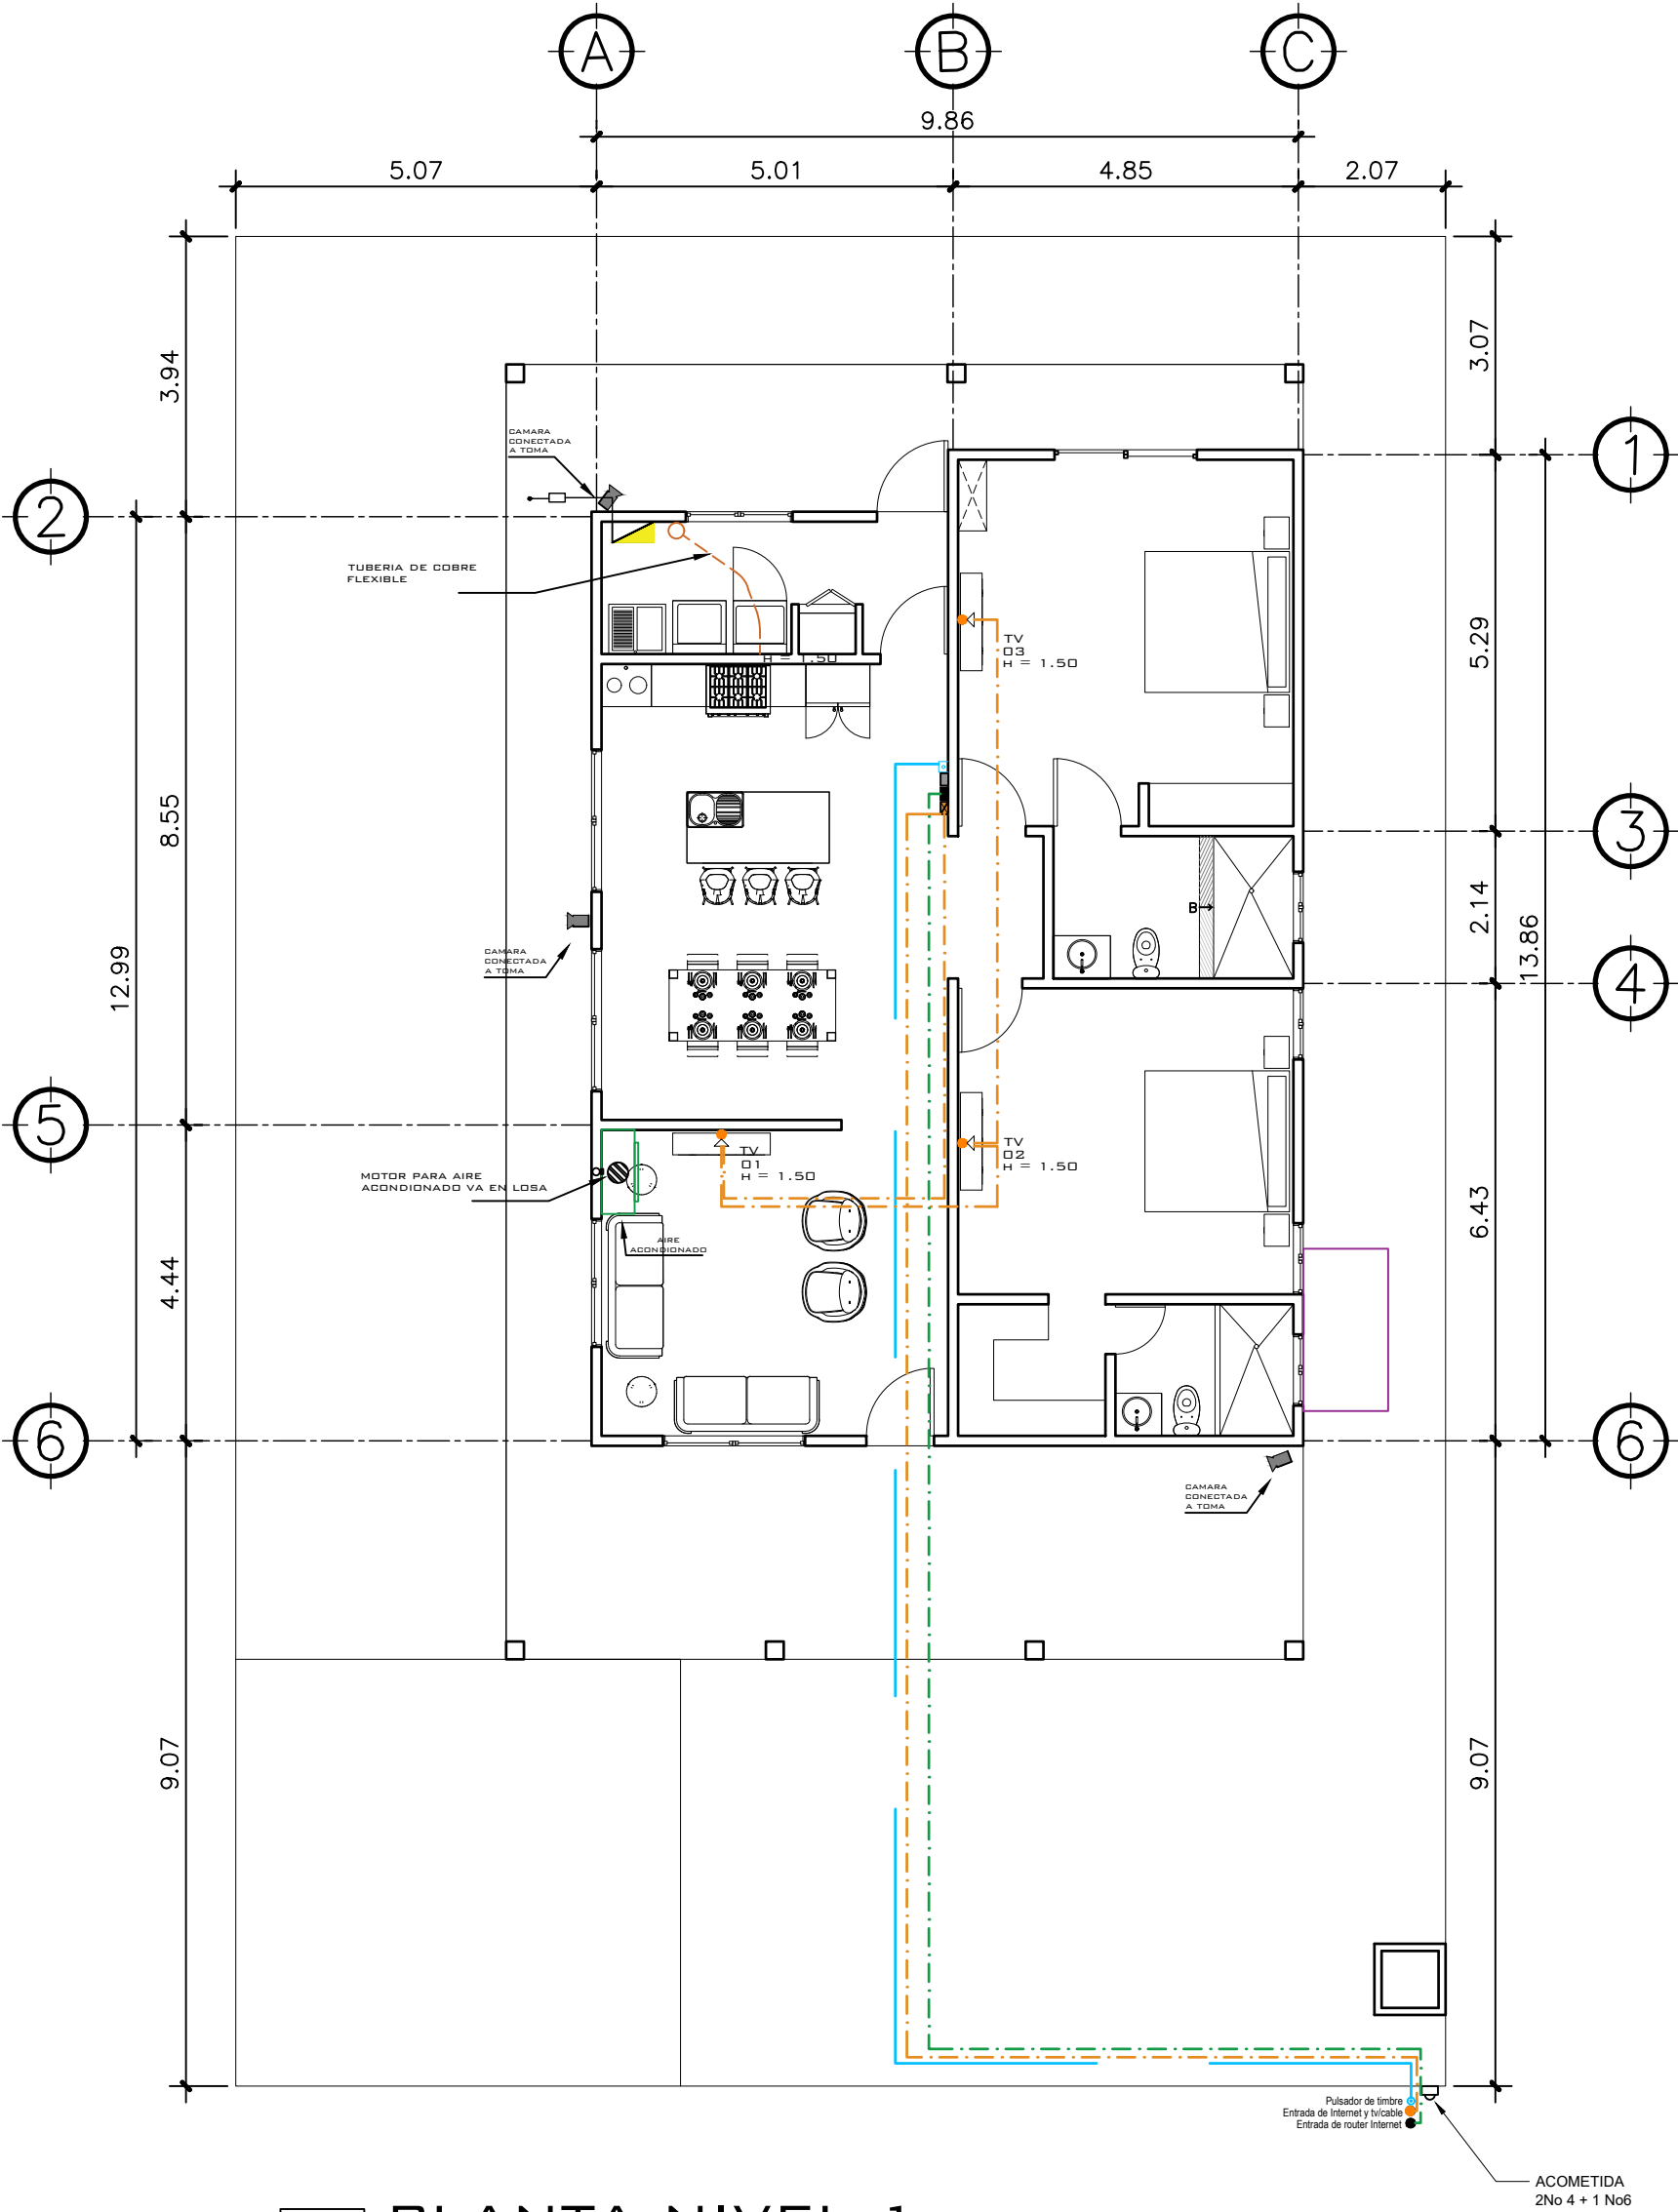

1 PLANTA NIVEL 1
ESPECIALES

ESCALA: 1:100

NOMENCLATURA	
	LÍNEA VIDA
	POLIDUCTO DE Ø 1/2
	TABLERO DE DISTRIBUCIÓN
	TOMACORRIENTE DOBLE H=0.40, H=1.10 M., H=1.50M ALTURA INDICADA
	TOMACORRIENTE DOBLE 220 V PARA SECADORA
	TOMACORRIENTE DOBLE 100 V PARA INTERPERIE
	TIMBRE
	TELEVISIÓN / CABLE
	CAMARA DE SEGURIDAD
	CAJA DE REGISTRO ROUTER INTERNET
	CAJA DE REGISTRO PARA T.V
	CALENTADOR ELECTRICO

INSTALACIONES ESPECIALES CASA 1				
CIRCUITO	USO	UNIDADES	FLIPON	ALAMBRE
AA	T.V E INTERNET	03	-	TUBO CON GUÍA
BB	ROUTER	01	-	TUBO CON GUÍA
CC	INTERCOM	01	-	TUBO CON GUÍA
DD	CAMARA DE SEGURIDAD	03	-	TUBO CON GUÍA

NOTA

CAMARAS DE SEGURIDAD SE CONECTAN ATRAVES DE TOMACORREINTES

PROPIETARIO:

PROYECTO:
VIVIENDA CHICHICASTENANGO

UBICACIÓN:

PLANIFICADO POR:
CONSTRUCTORA DEL ATLANTICO

EJECUTOR:
ING. GERMAN CHOC

DIBUJÓ:
CONSTRUCTORA DEL ATLANTICO

OBSERVACIONES

CONTENIDO:

PLANTA ESPECIALES

(F) ING. GERMAN CHOC


FEDCHA:
JUNIO 2025

ESCALA:
INDICADA

CATEGORÍA

HOJA:
11/12

ARQUITECTURA	ESTRUCTURA	INSTALACIONES	CIVIL
--------------	------------	---------------	-------

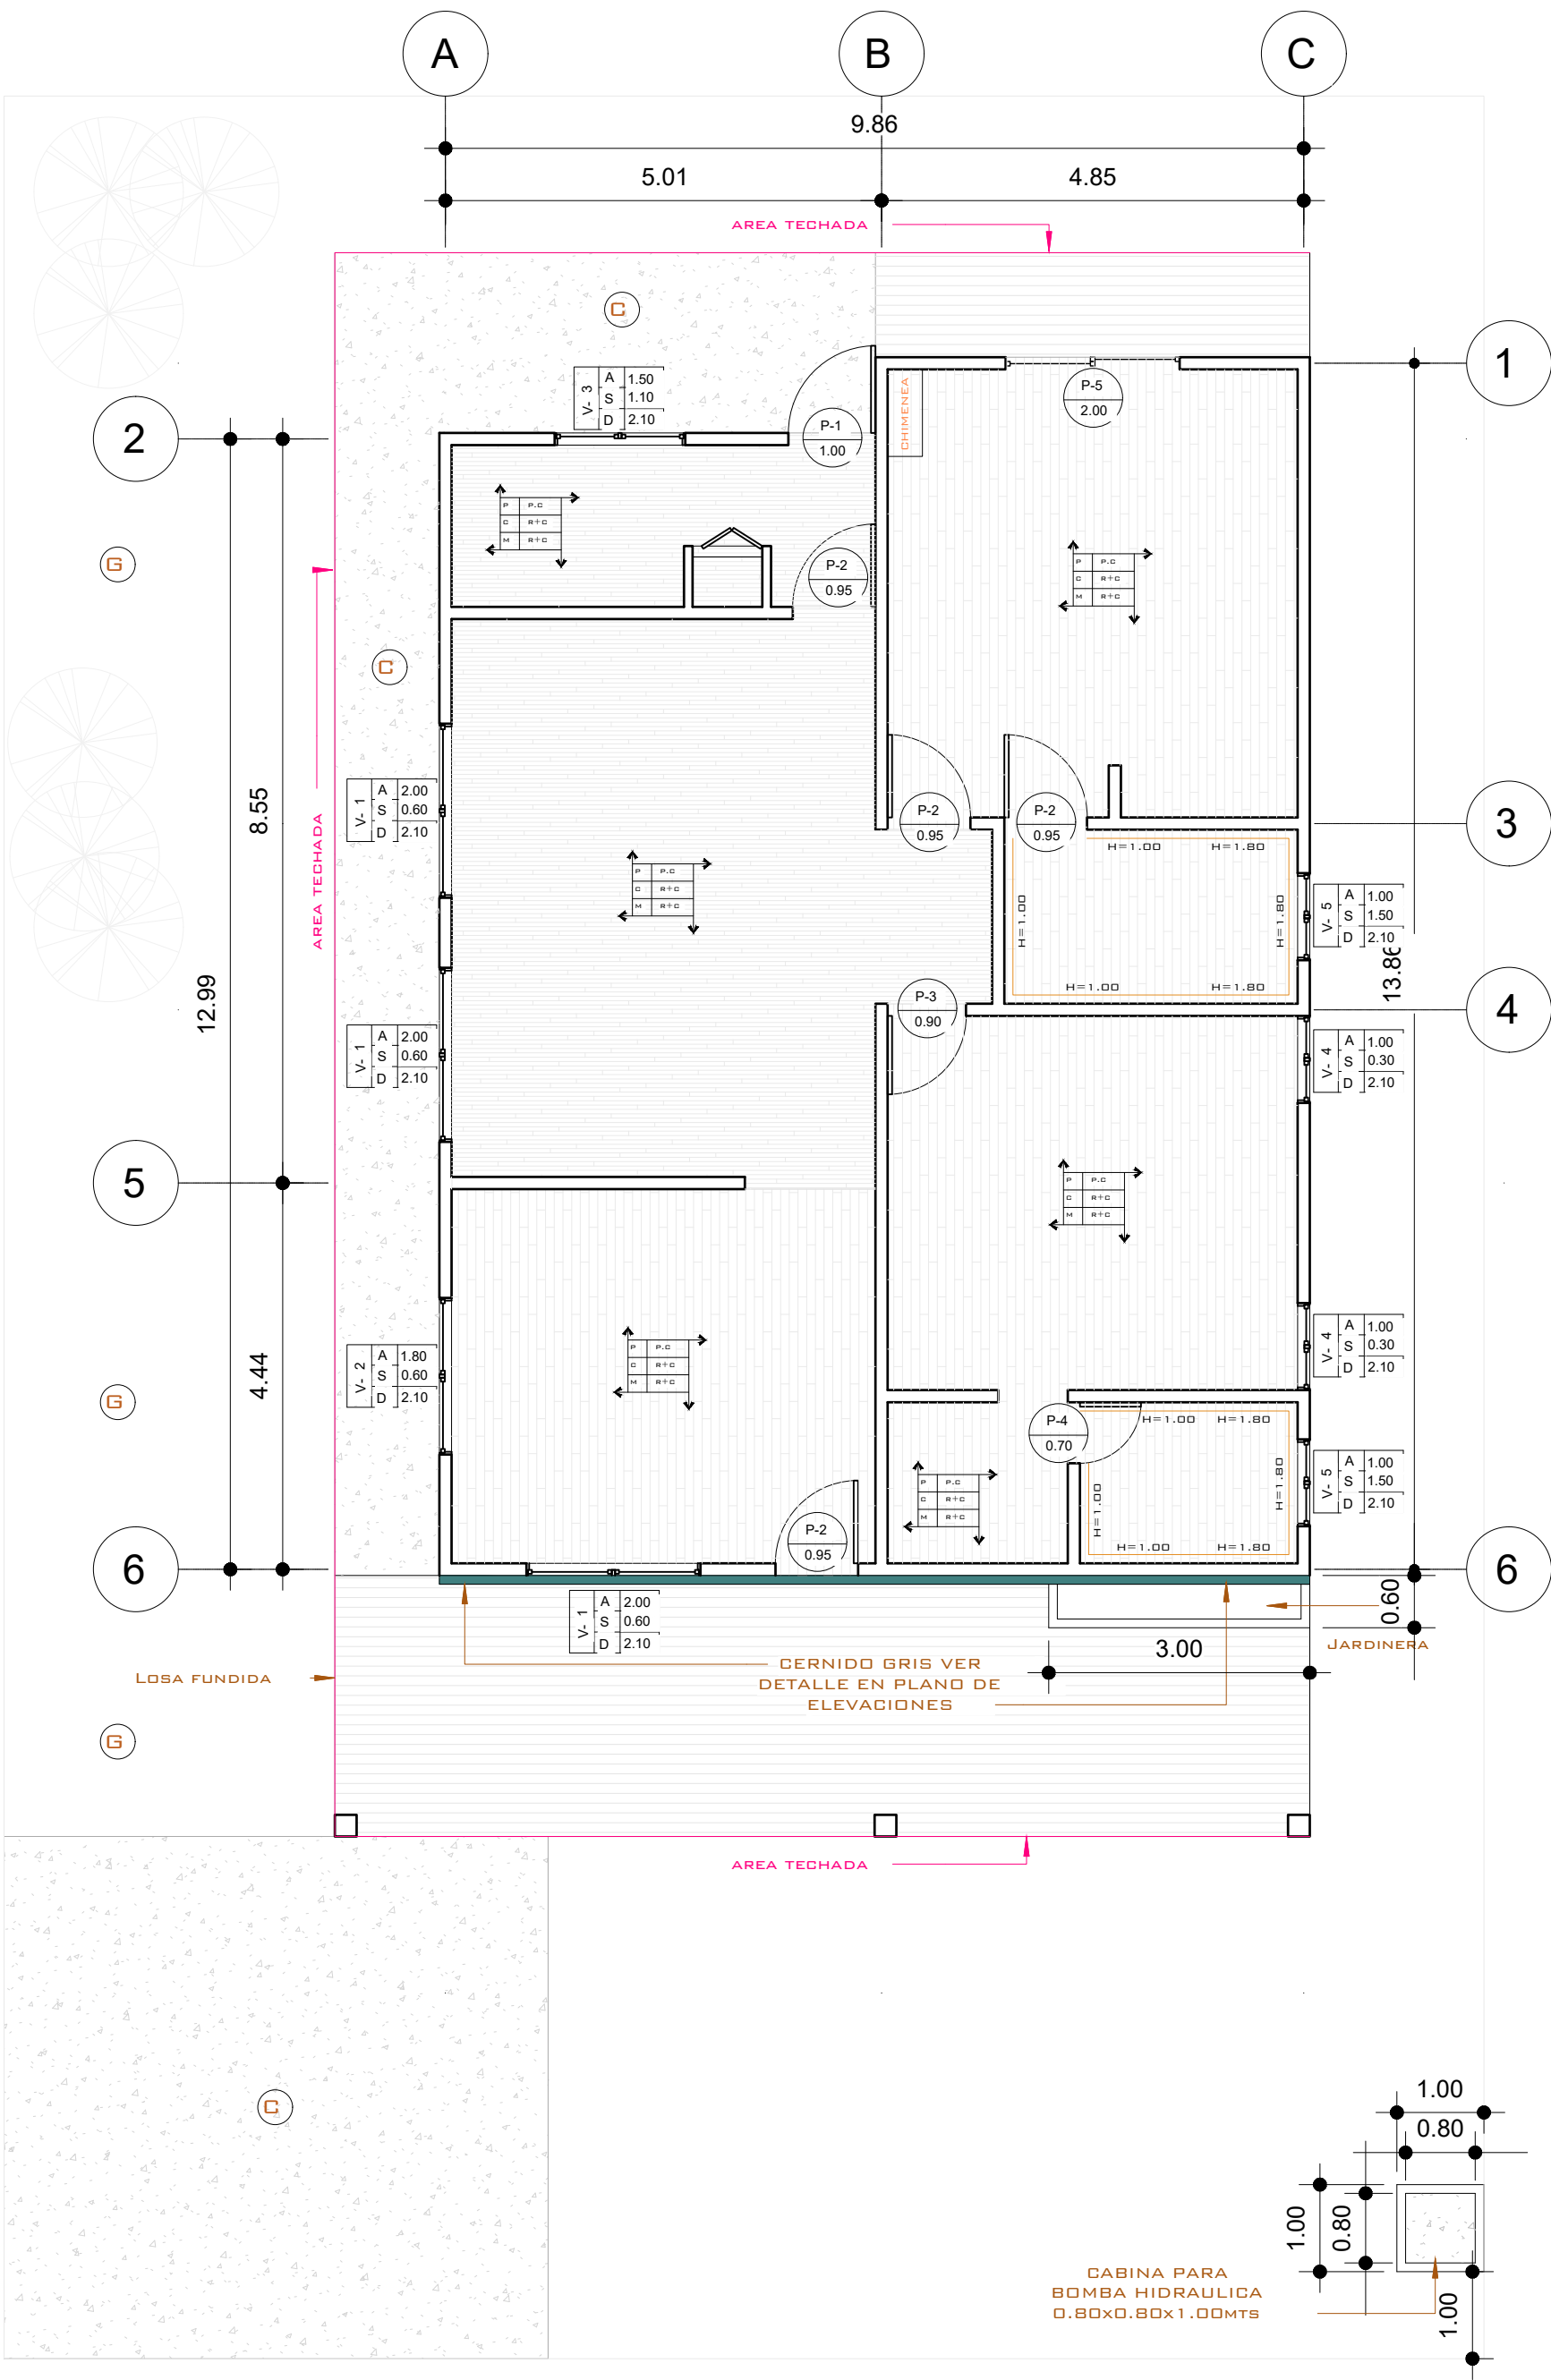

1 PLANTA NIVEL 1
DE ACABADOS

ESCALA: 1:100

NOMENCLATURA	
R+C	REPELLO + CERNIDO
P.C	PISO CERÁMICO IMITACIÓN MADERA
T.C	TORTA DE CONCRETO
P.C.A	PISO CERÁMICO ANTIDESLIZANTE
A. H	AZULEJO EN BAÑO CON ALTURA INDICADA
1 A	AZULEJO EN BAÑO CON ALTURA INDICADA
A S D	ALTURA, SILLAR Y DINTEL DE VENTANA
P C M	ACABADO EN PISO, CIELO Y MURO
▲	REPELLO + CERNIDO DIRECTO EN MURO
▲	REPELLO GRIS DIRECTO EN MURO

PLANILLA DE PUERTAS					
TIPO	CANTIDAD	ANCHO	ALTO	ACABADO	SISTEMA
P1	1	1.00	2.10	Enchapada	Abatible
P2	4	0.95	2.10	Enchapada	Abatible
P3	1	0.90	2.10	Enchapada	Abatible
P4	1	0.70	2.10	Enchapada	Abatible
P5	1	2.00	2.10	pvc blanco + vidrio	Corrediza
Total general: 8					

PLANILLA DE VENTANAS							
TIPO	CANTIDAD	ANCHO	ALTO	SILLAR	DINTEL	ACABADO	SISTEMA
1	3	2.00	1.50	0.60	2.10	pvc blanco + vidrio	corrediza
2	1	1.80	1.50	0.60	2.10	pvc blanco + vidrio	corrediza
3	1	1.50	1.00	1.10	2.10	pvc blanco + vidrio	corrediza
4	2	1.00	1.80	0.30	2.10	pvc blanco + vidrio	corrediza
5	2	1.00	0.60	1.50	2.10	pvc blanco + vidrio	corrediza
Total general: 9							

PROPIETARIO:

PROYECTO:
VIVIENDA CHICHICASTENANGO

UBICACIÓN:

PLANIFICADO POR:
CONSTRUCTORA DEL ATLANTICO

EJECUTOR:
ING. GERMAN CHOC

DIBUJÓ:
CONSTRUCTORA DEL ATLANTICO

OBSERVACIONES



CONSTRUCTORA DEL ATLANTICO
INGENIERÍA Y ARQUITECTURA

CONTENIDO:

PLANTA
DE ACABADOS

(F) ING. GERMAN CHOC

FEDCHA:
JUNIO 2025

ESCALA:
INDICADA

CATEGORÍA

HOJA:

12/12