



1 PLANTA NIVEL 1
AMOBLADA ESCALA: 1:75

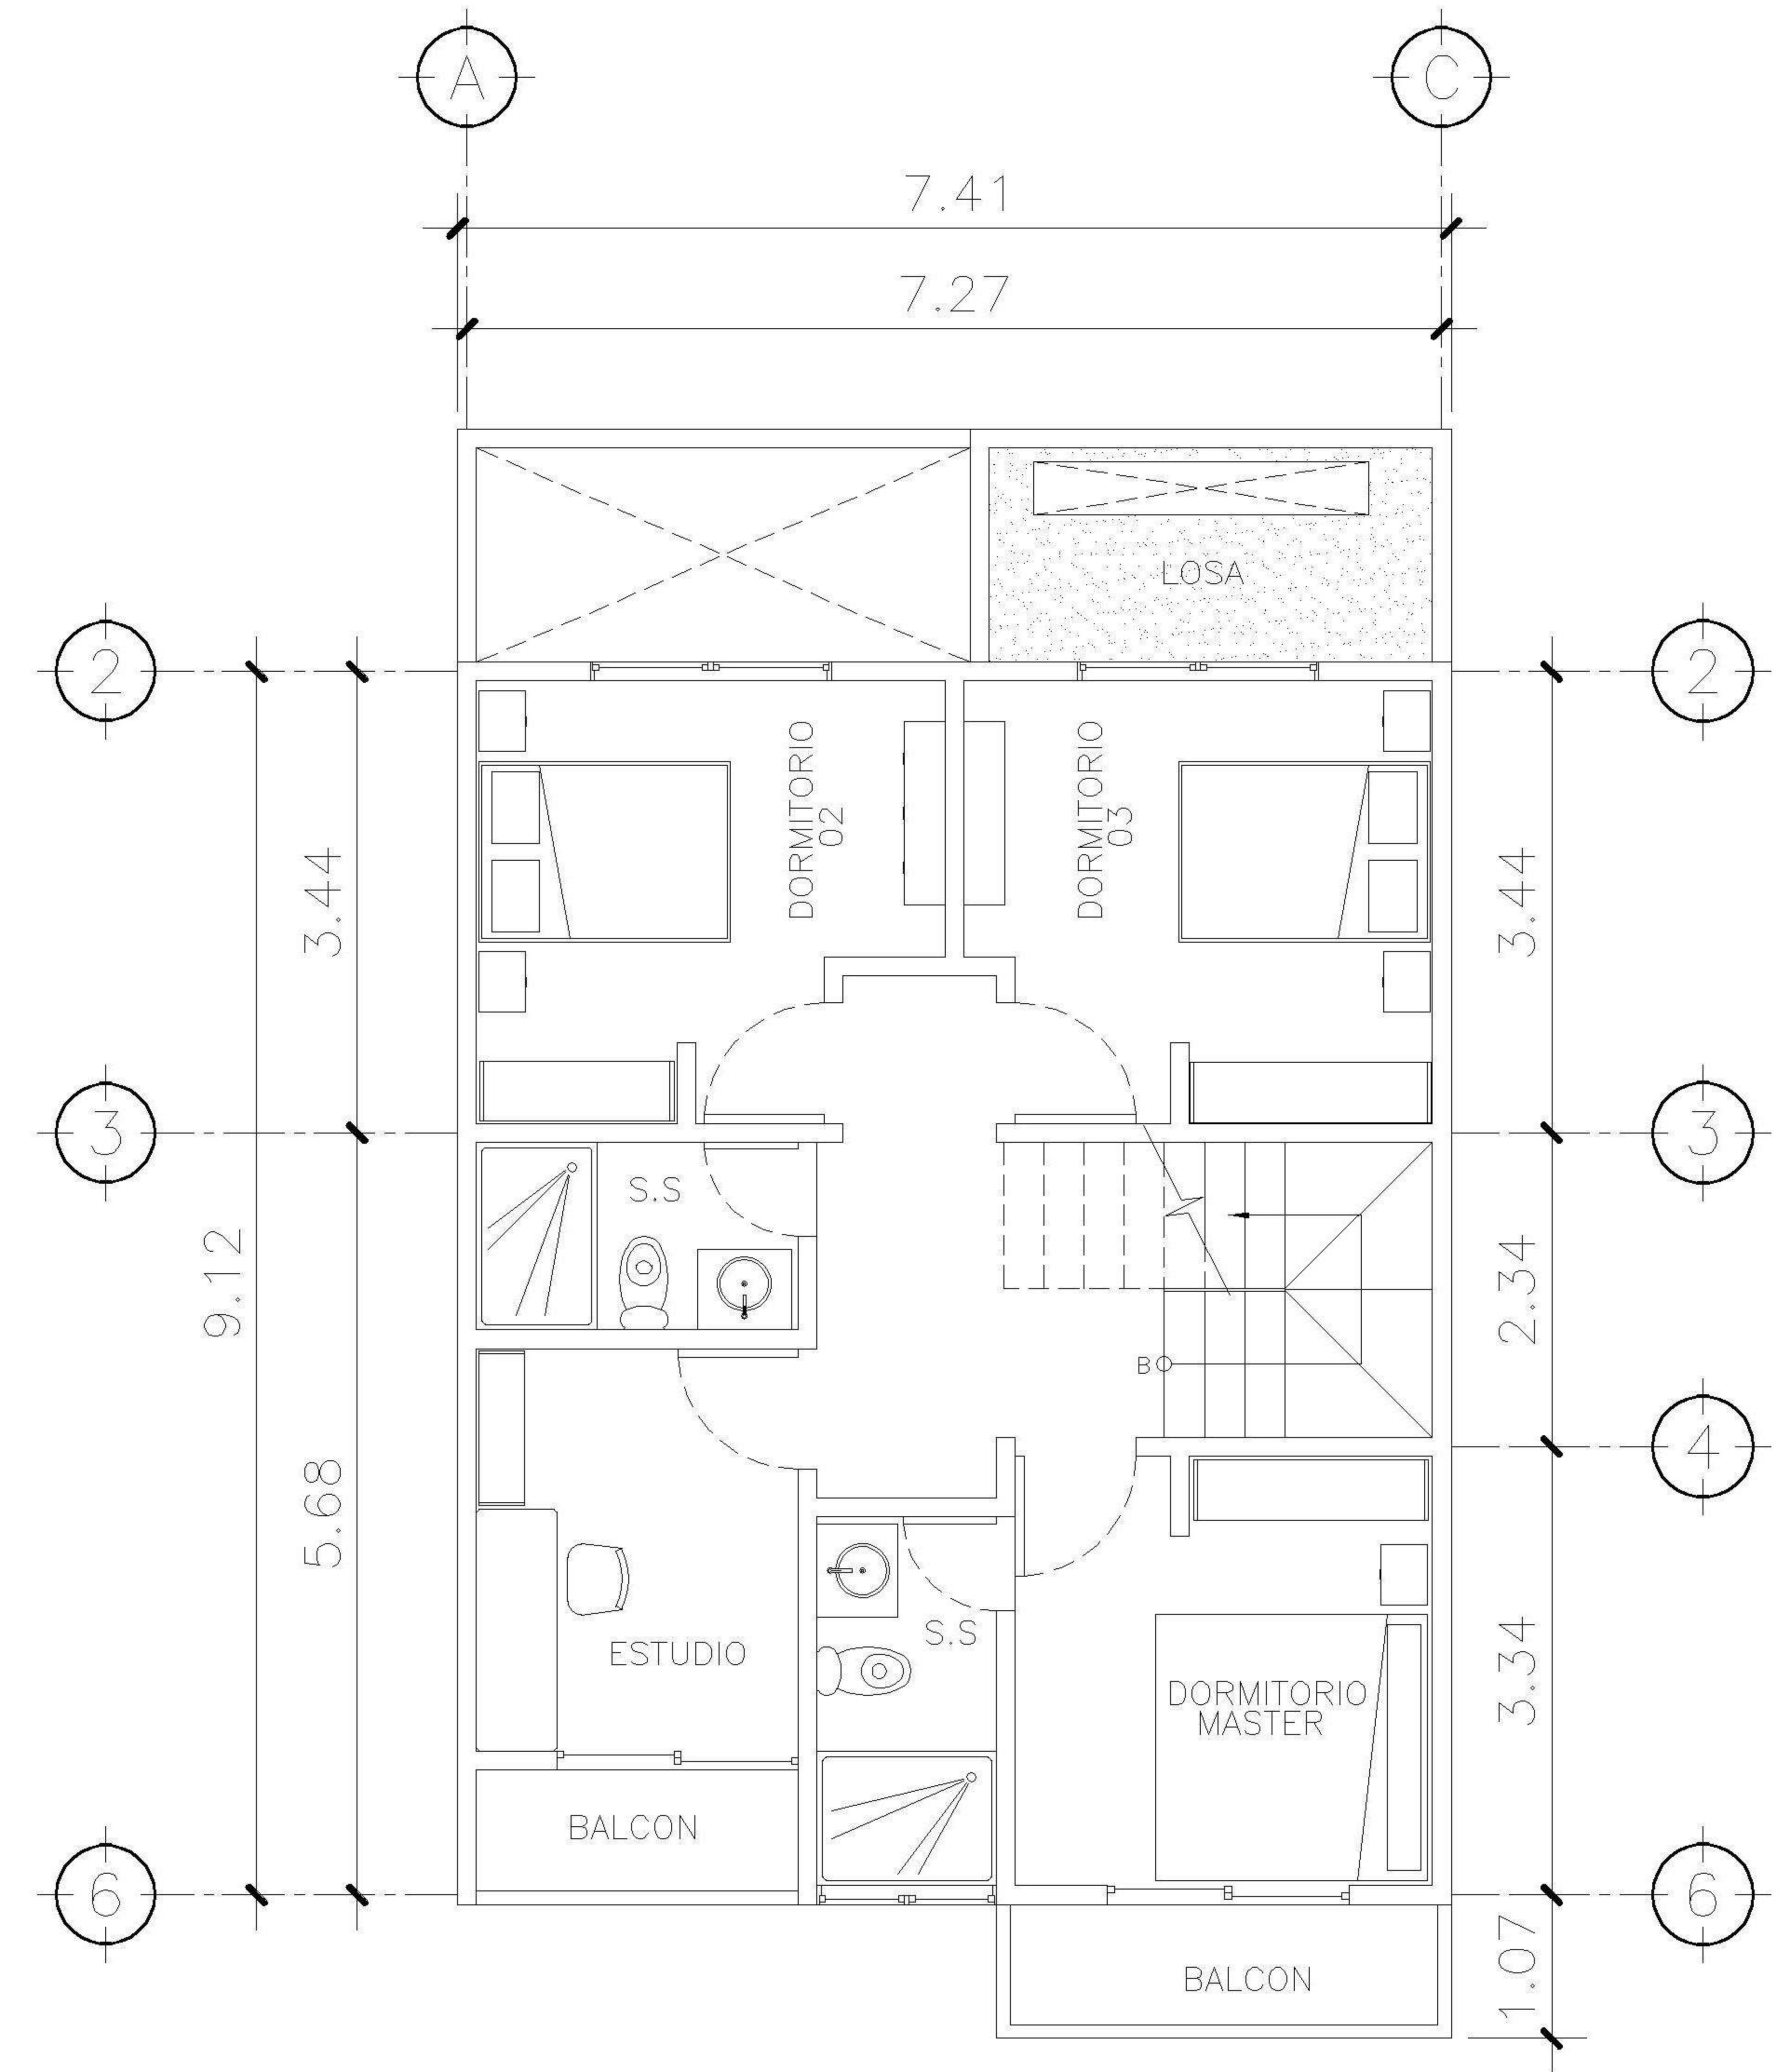

2 PLANTA NIVEL 2
AMOBLADA ESCALA: 1:75

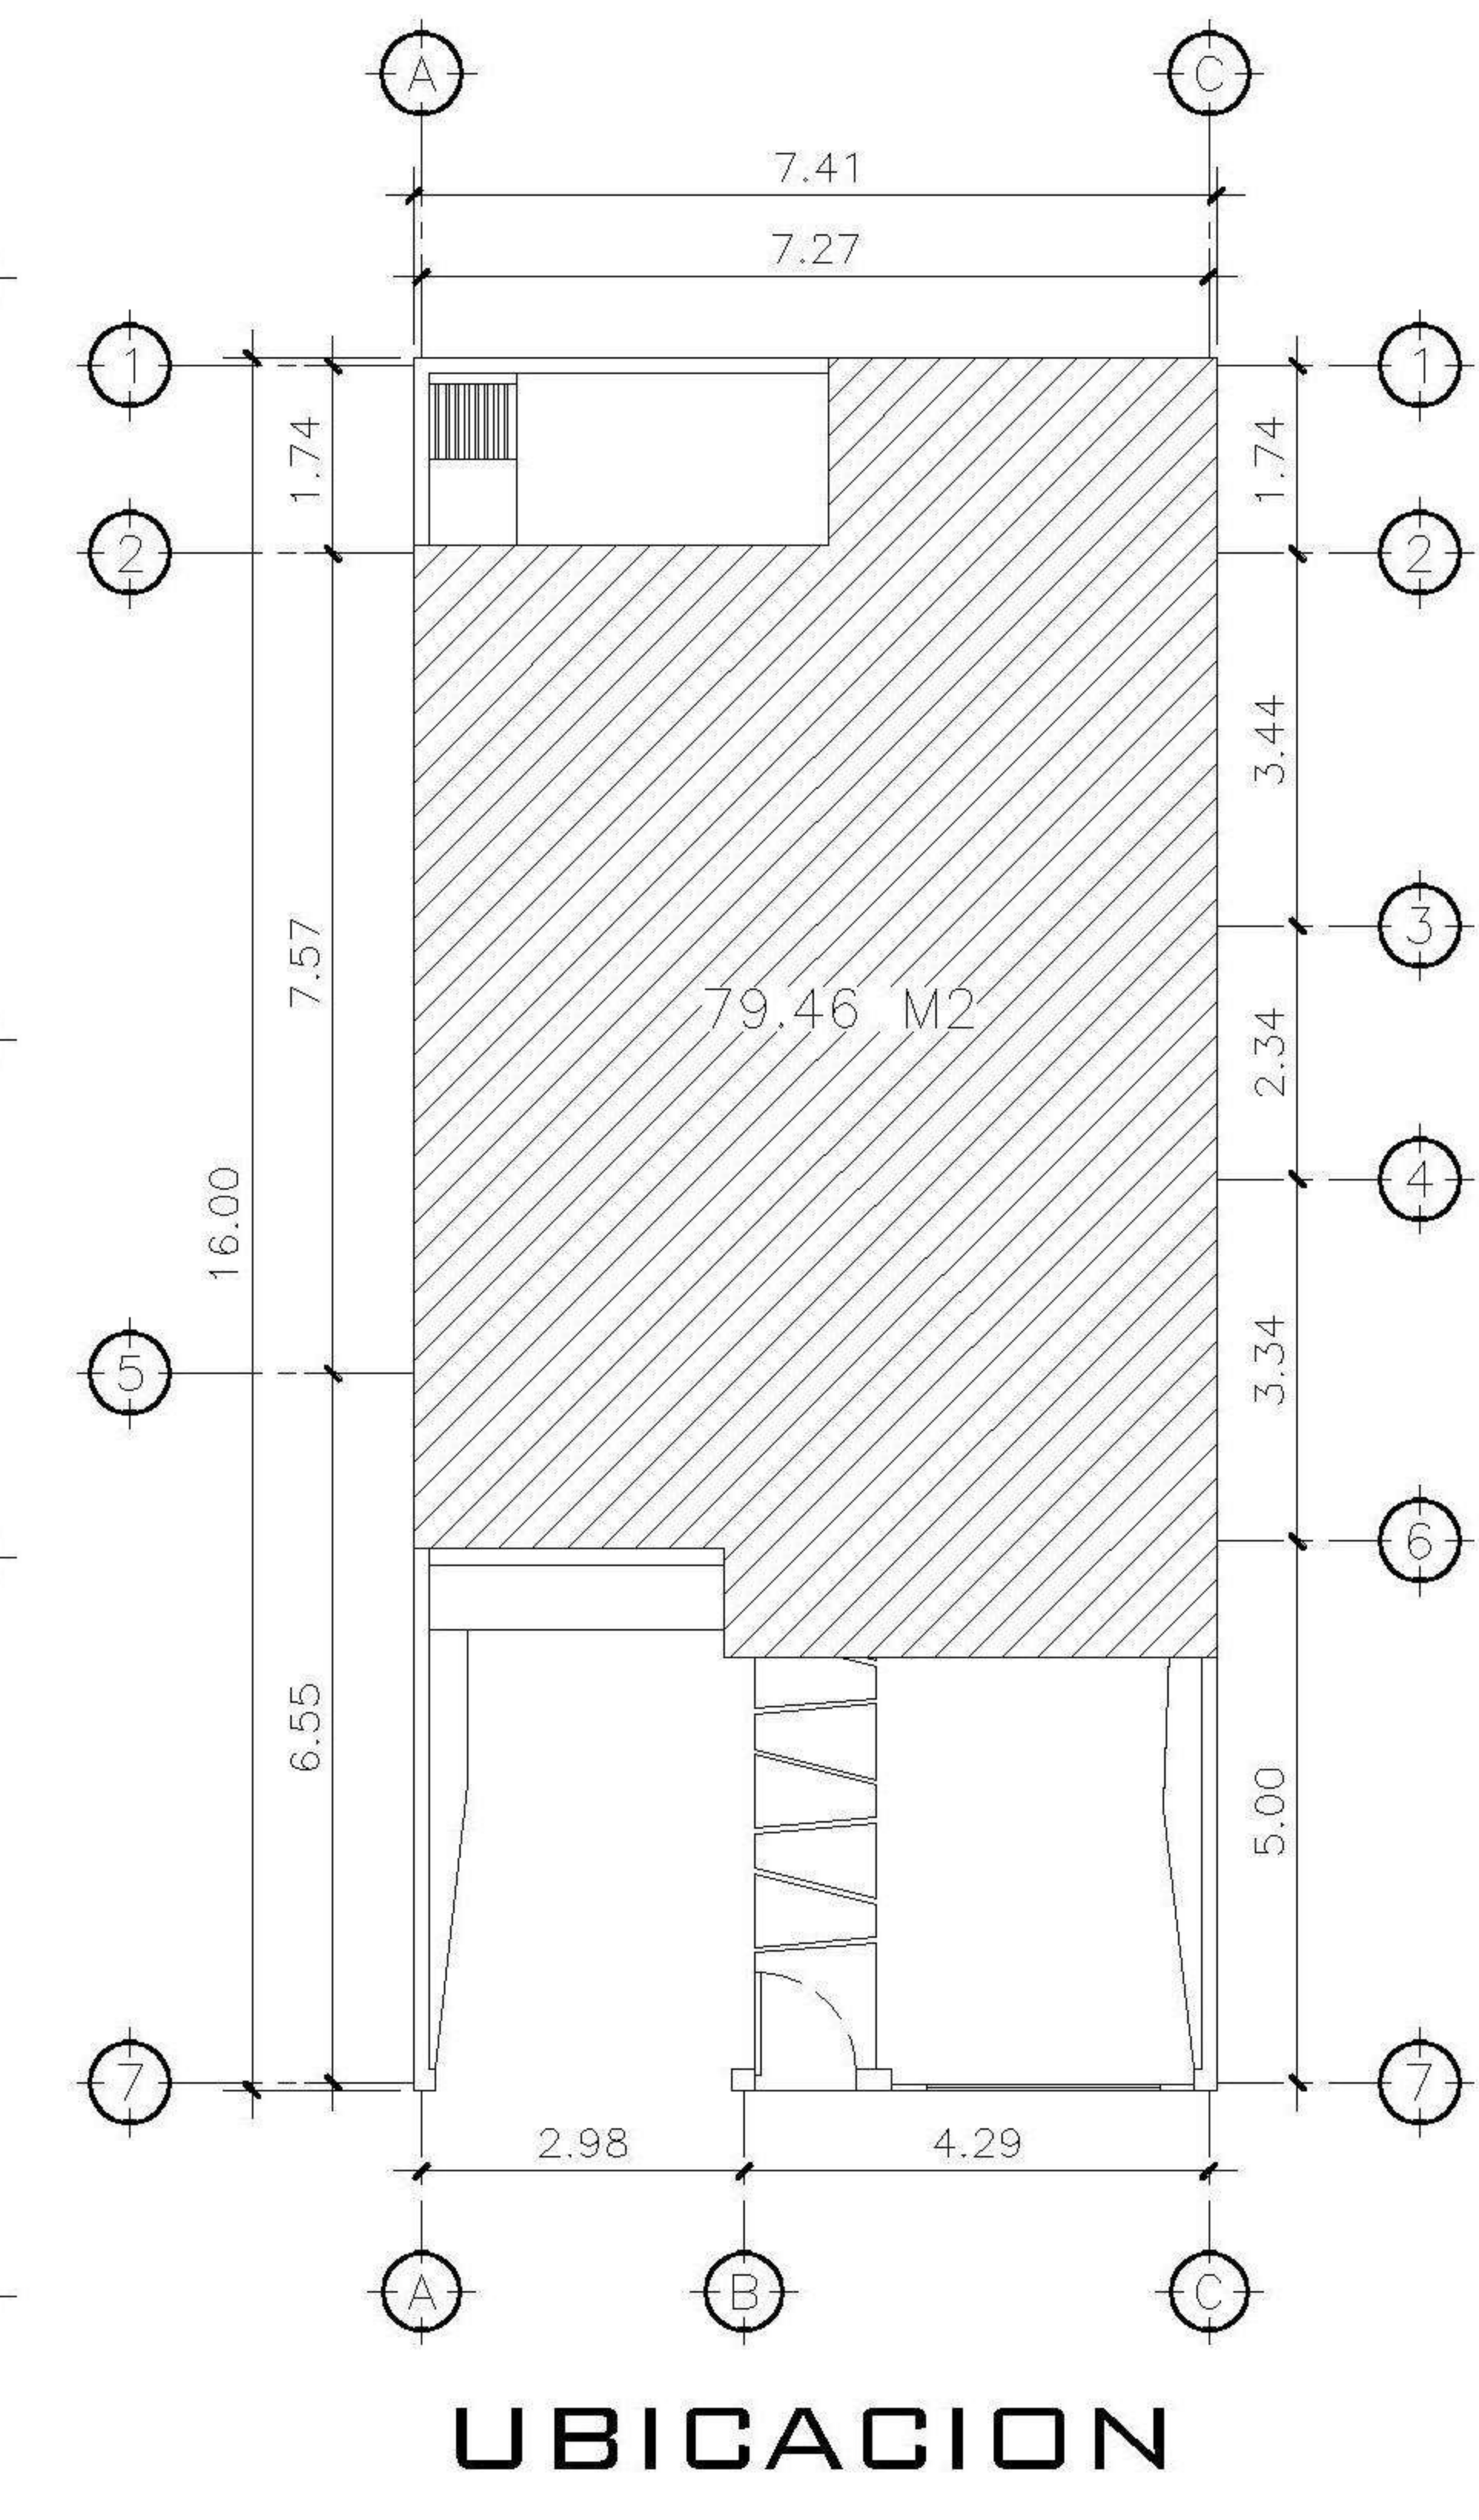

UBICACION

PROPIETARIO:

PROYECTO:
VIVIENDA PORTAL DEL VALLE

UBICACIÓN:

PLANIFICADO POR:
ING. JUANJO

EJECUTOR:
CONSTRUCTORA DEL ATLANTICO

DIBUJÓ:
CONSTRUCTORA DEL ATLANTICO

OBSERVACIONES



CONTENIDO:






PLANTAS AMOBLADAS

(F) ING. JUANJO

FECHA:
ENERO 2026

ESCALA:
INDICADA

CATEGORÍA		HOJA:	
ARQUITECTURA	ESTRUCTURA	01/13	
INSTALACIONES	CIVIL		

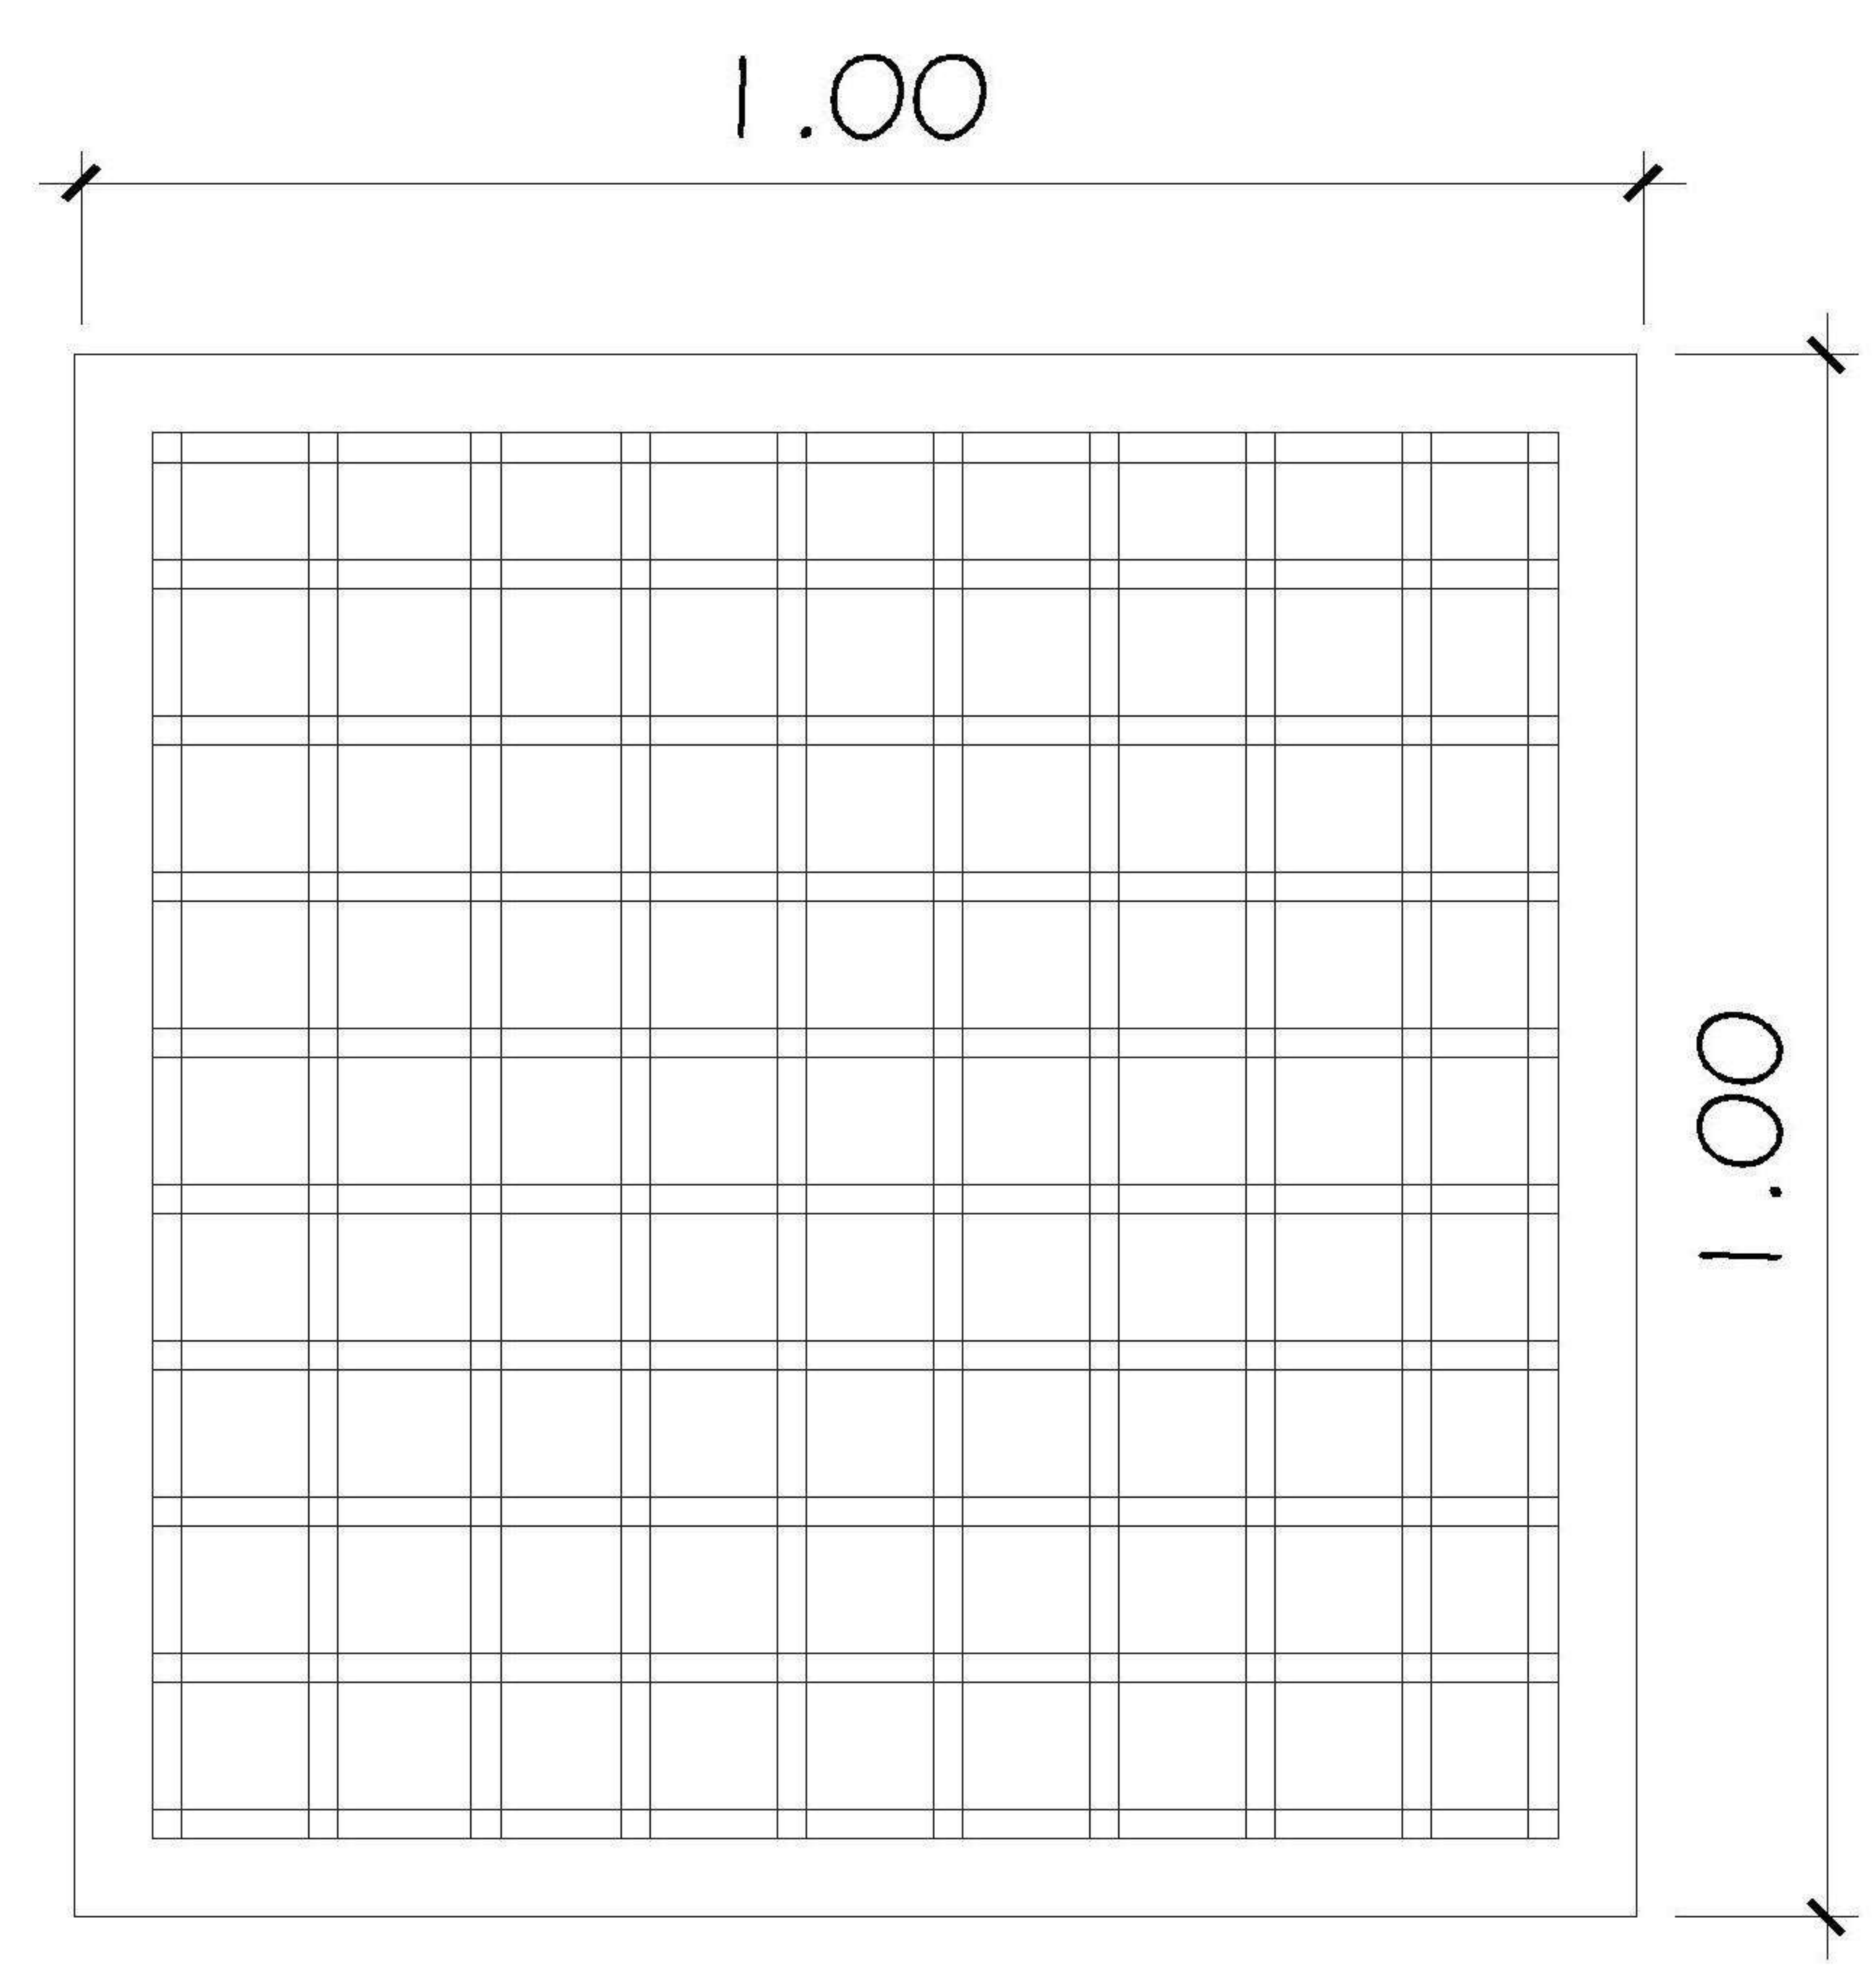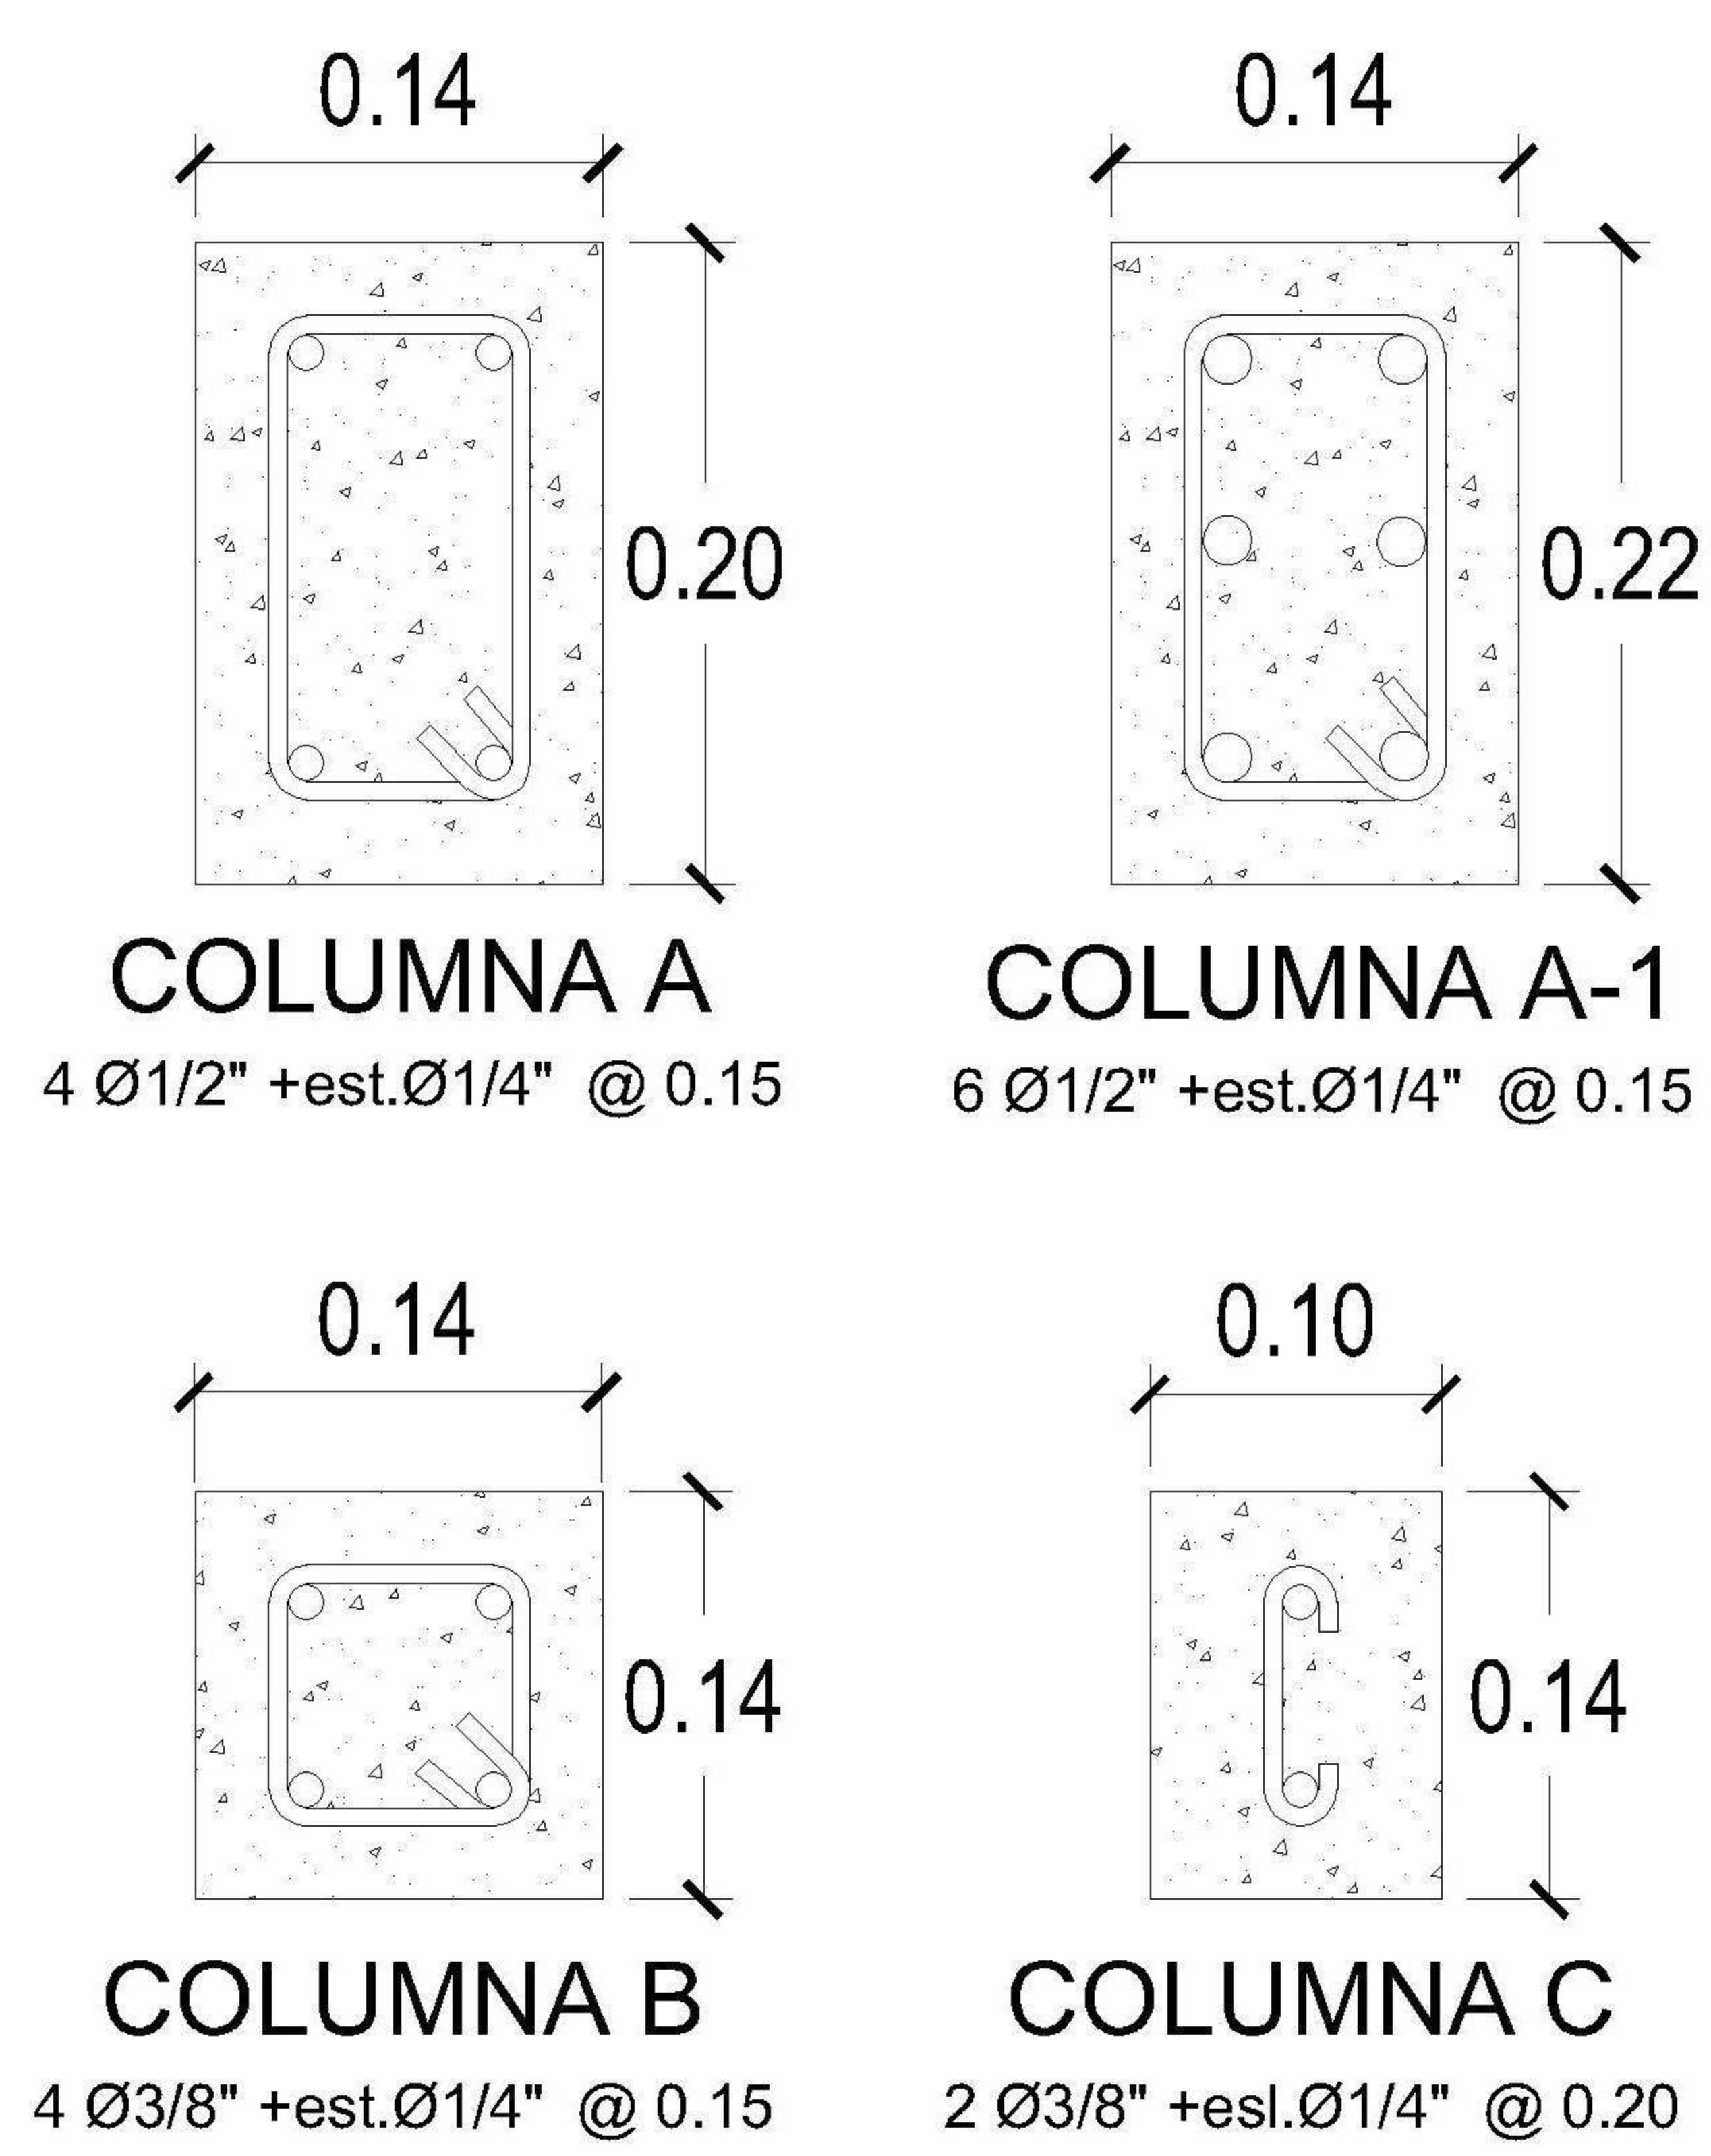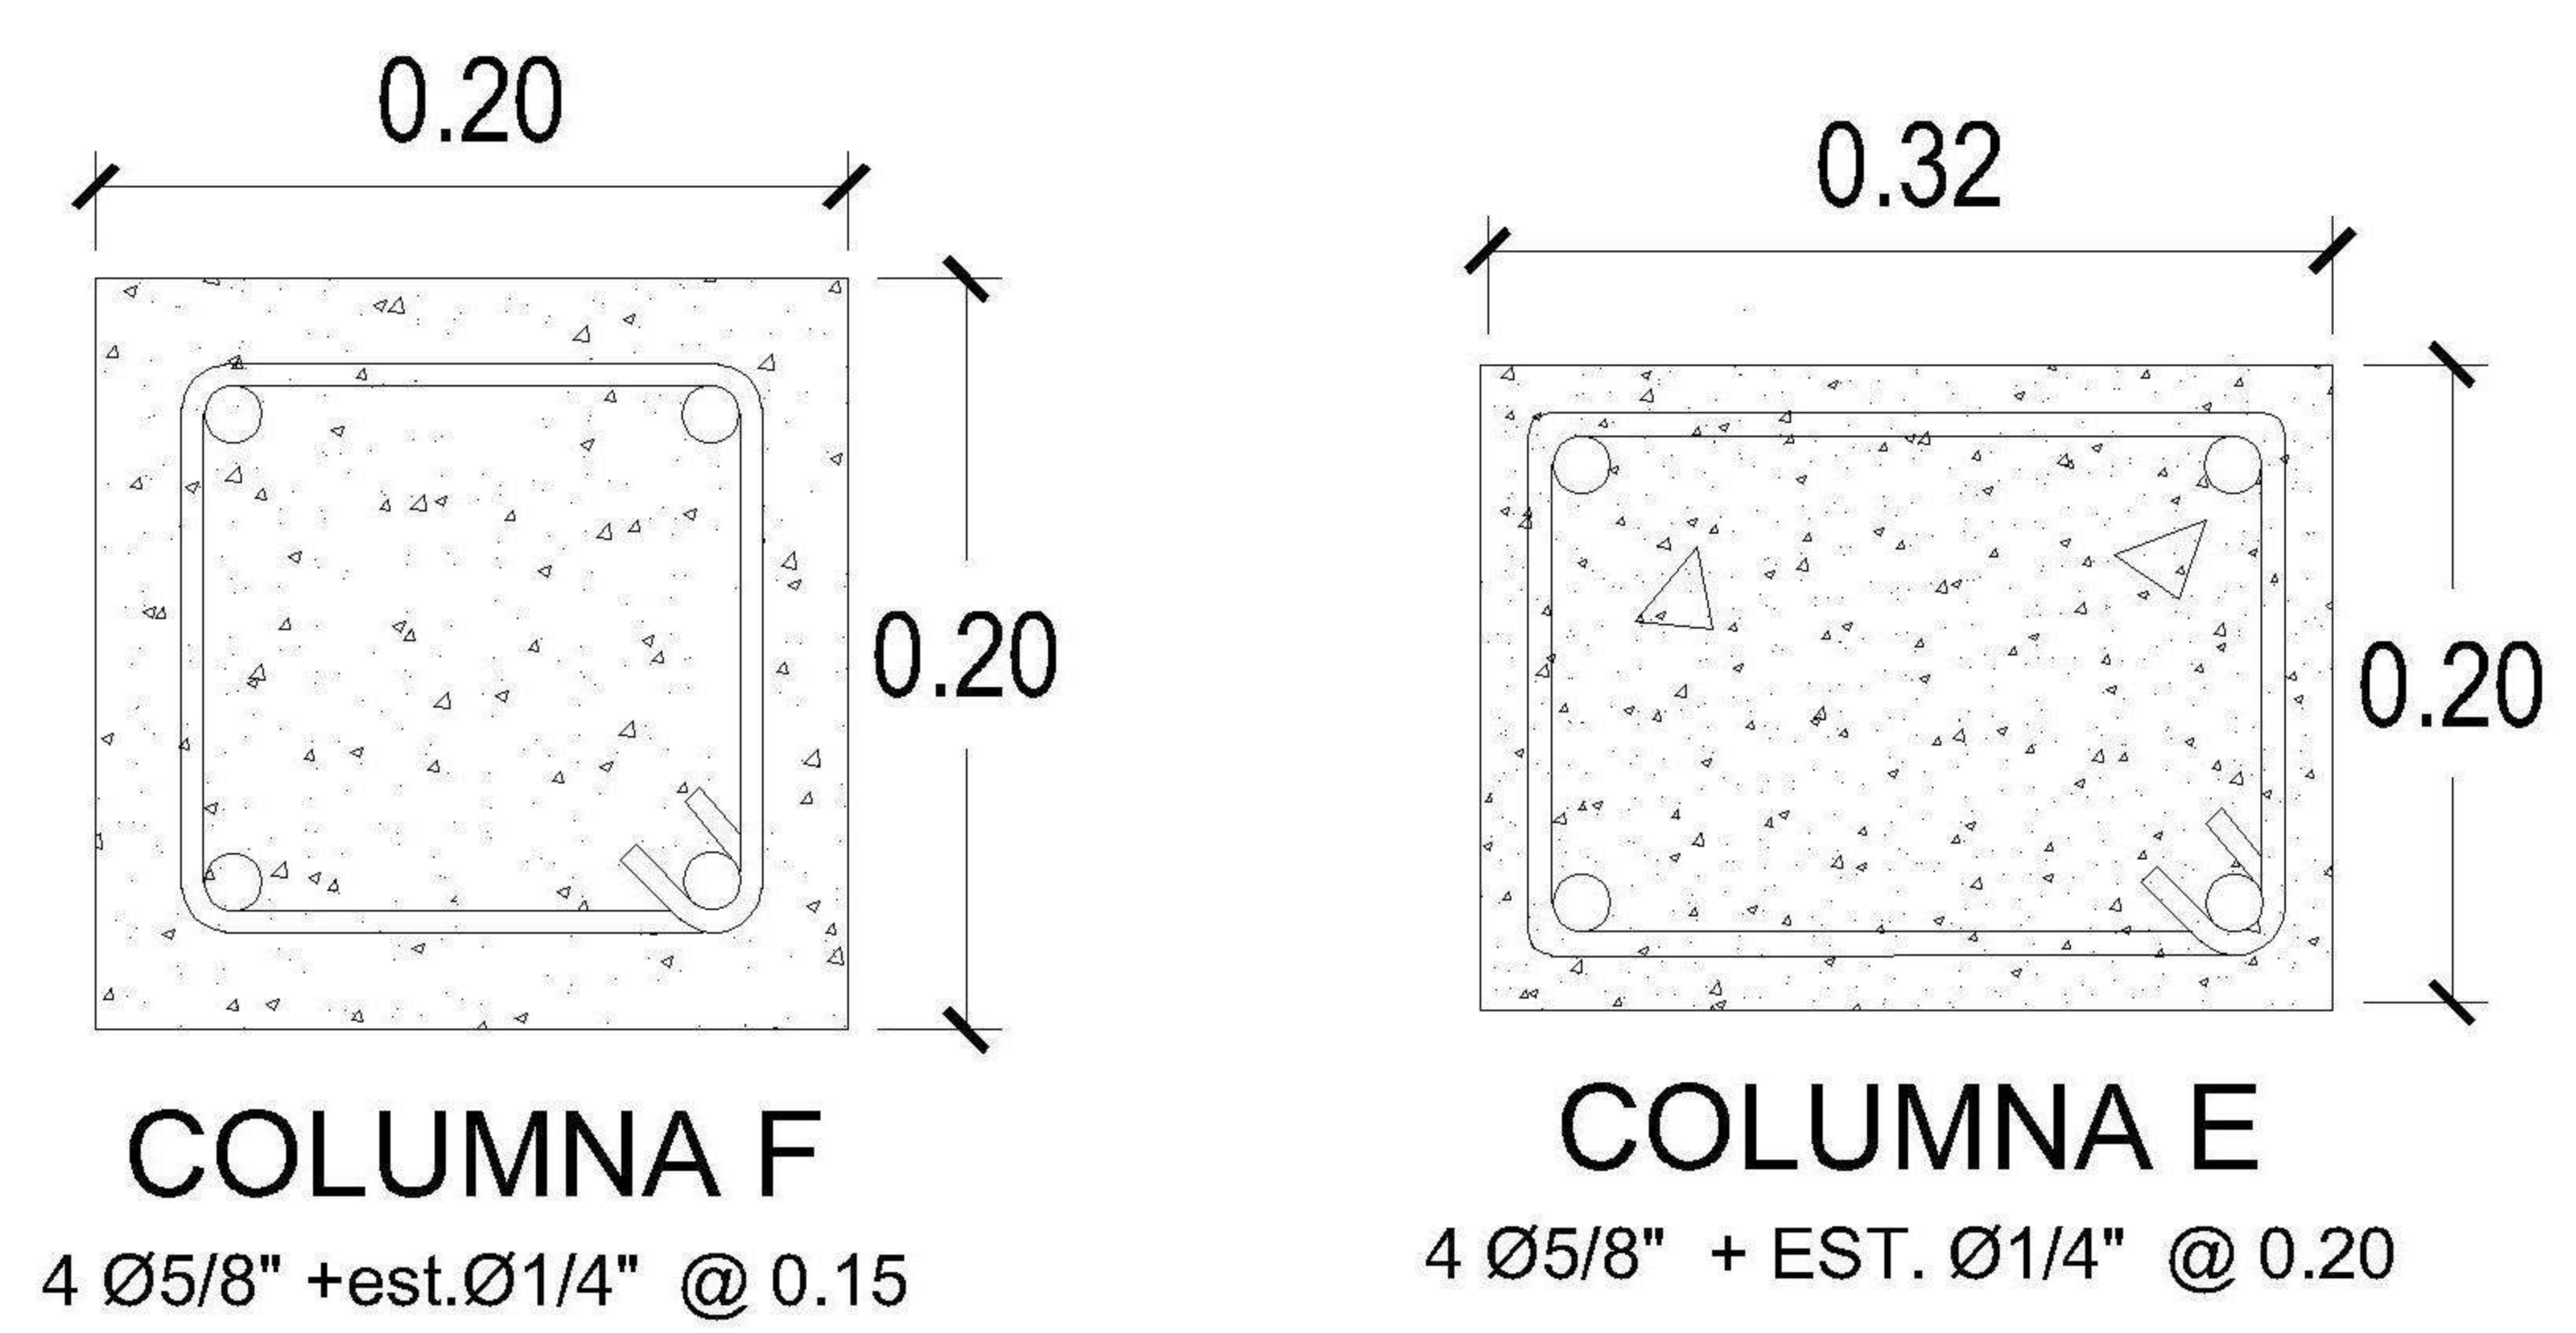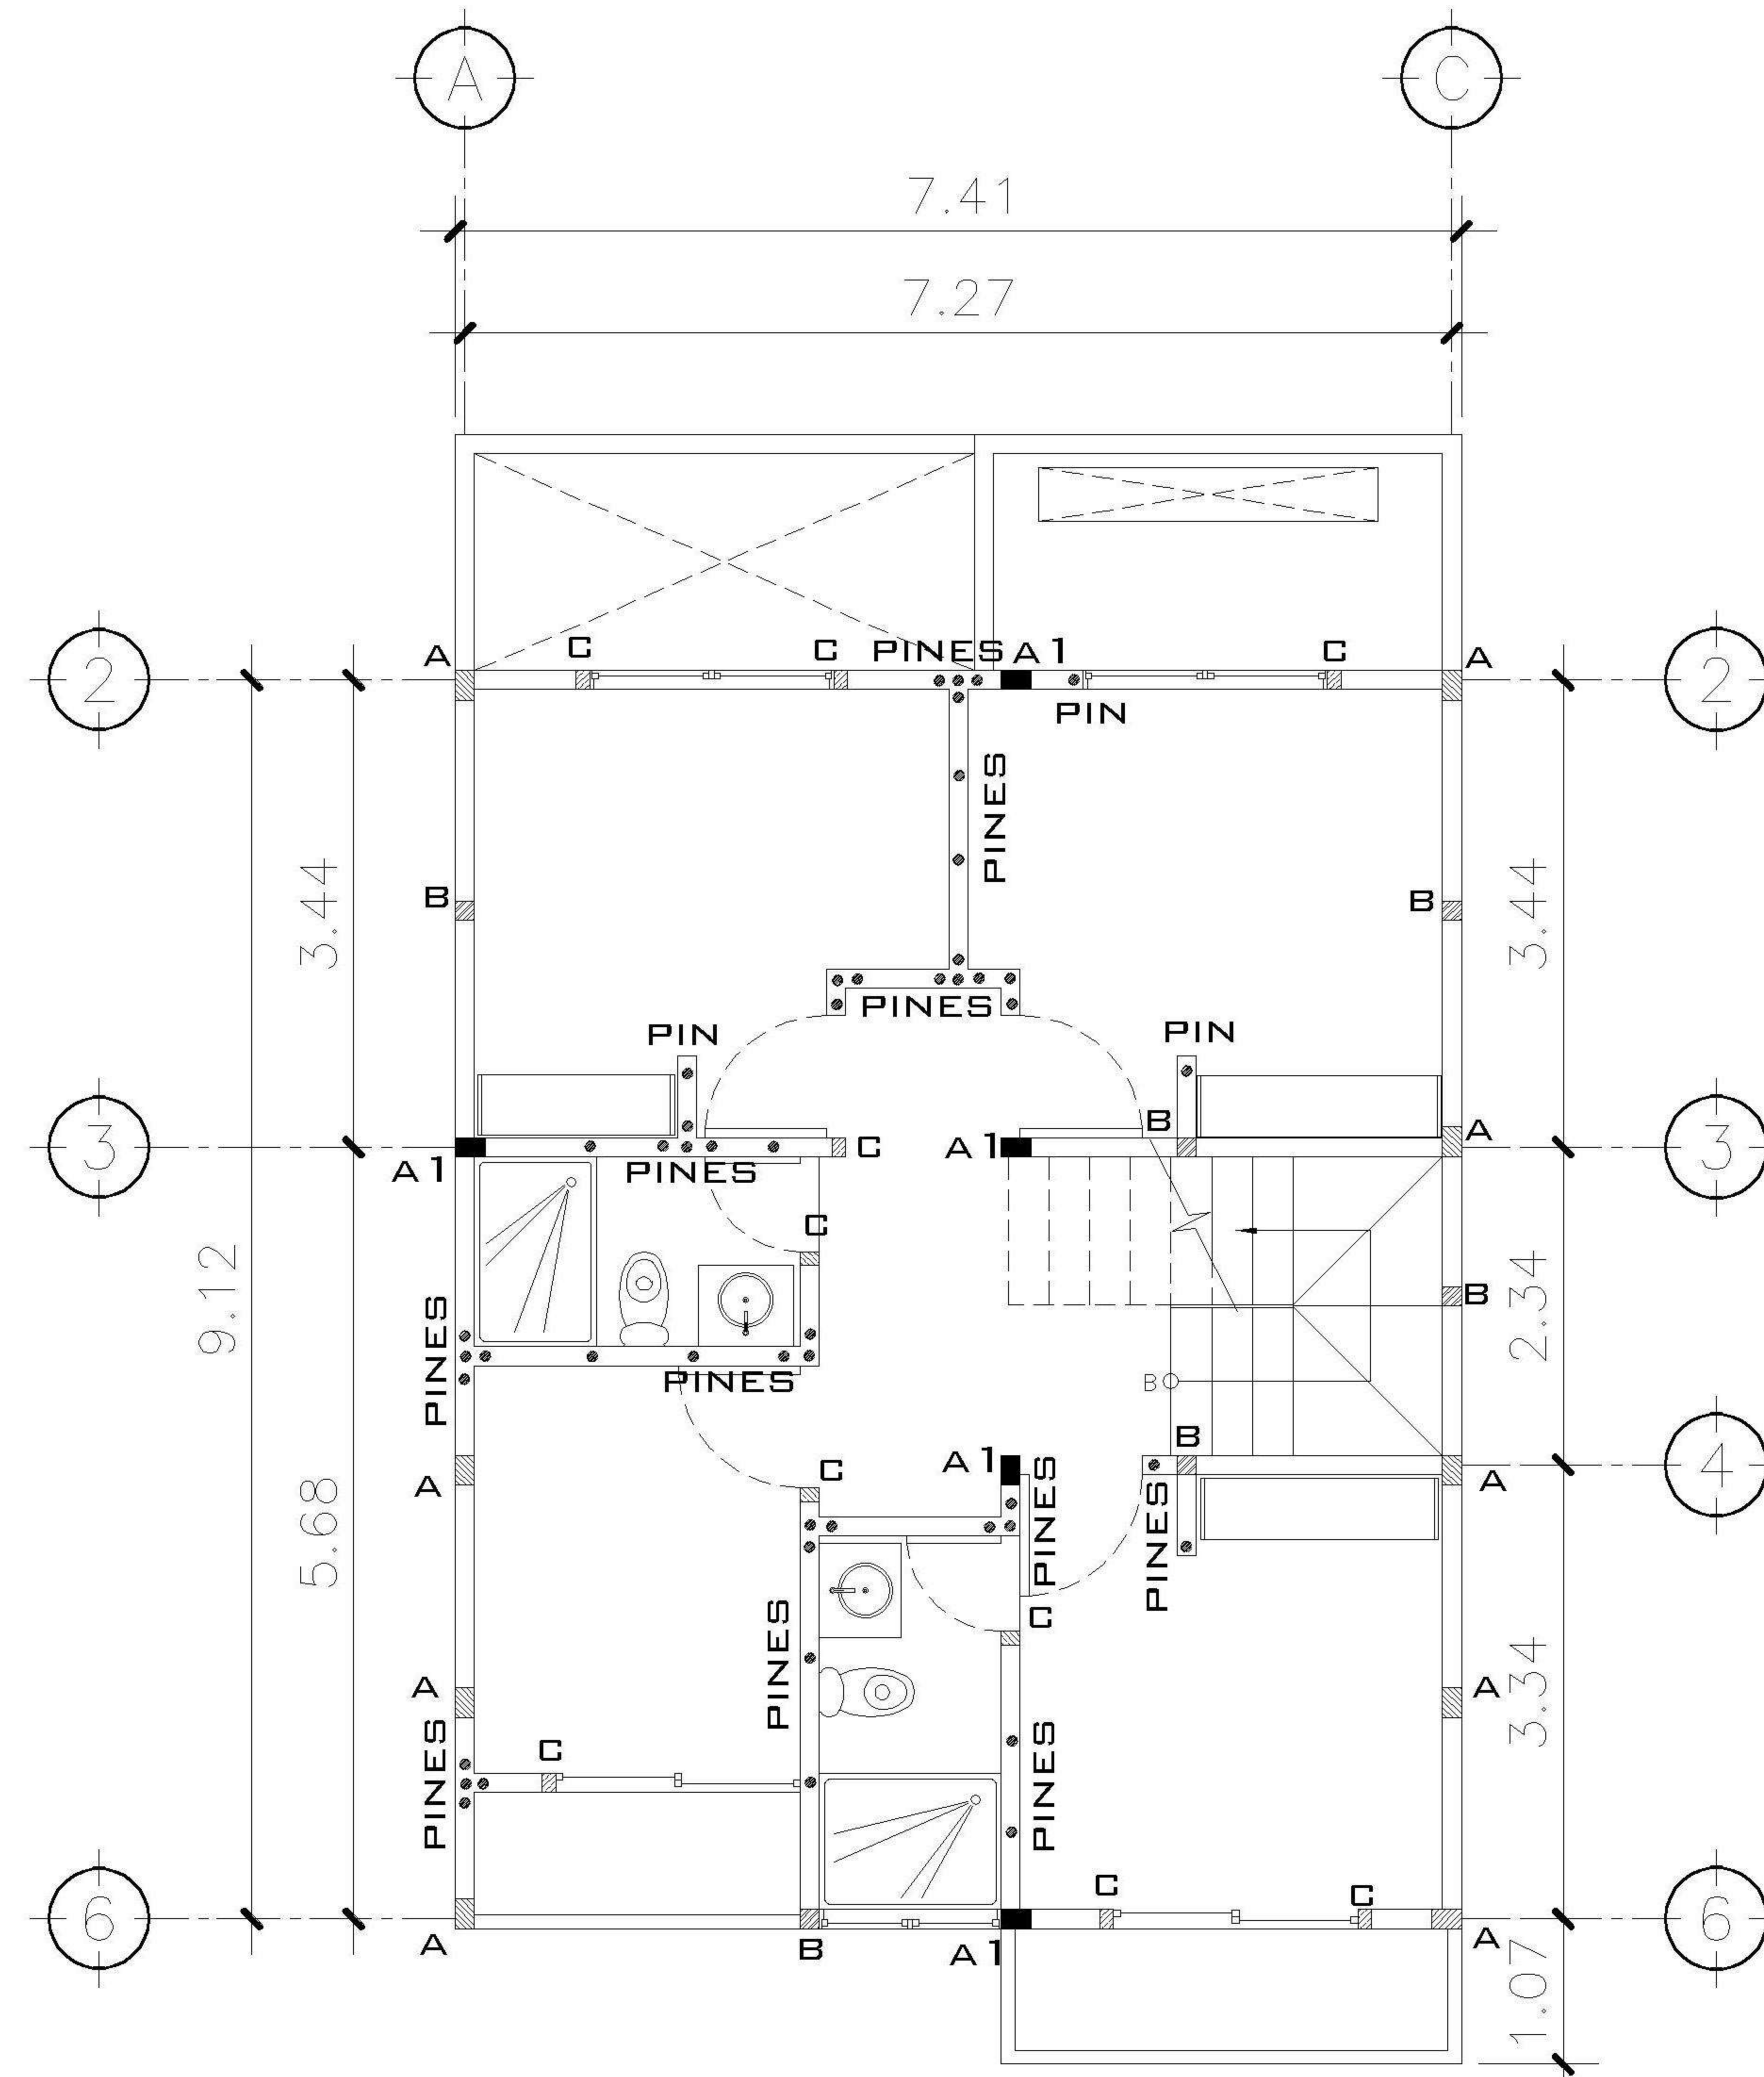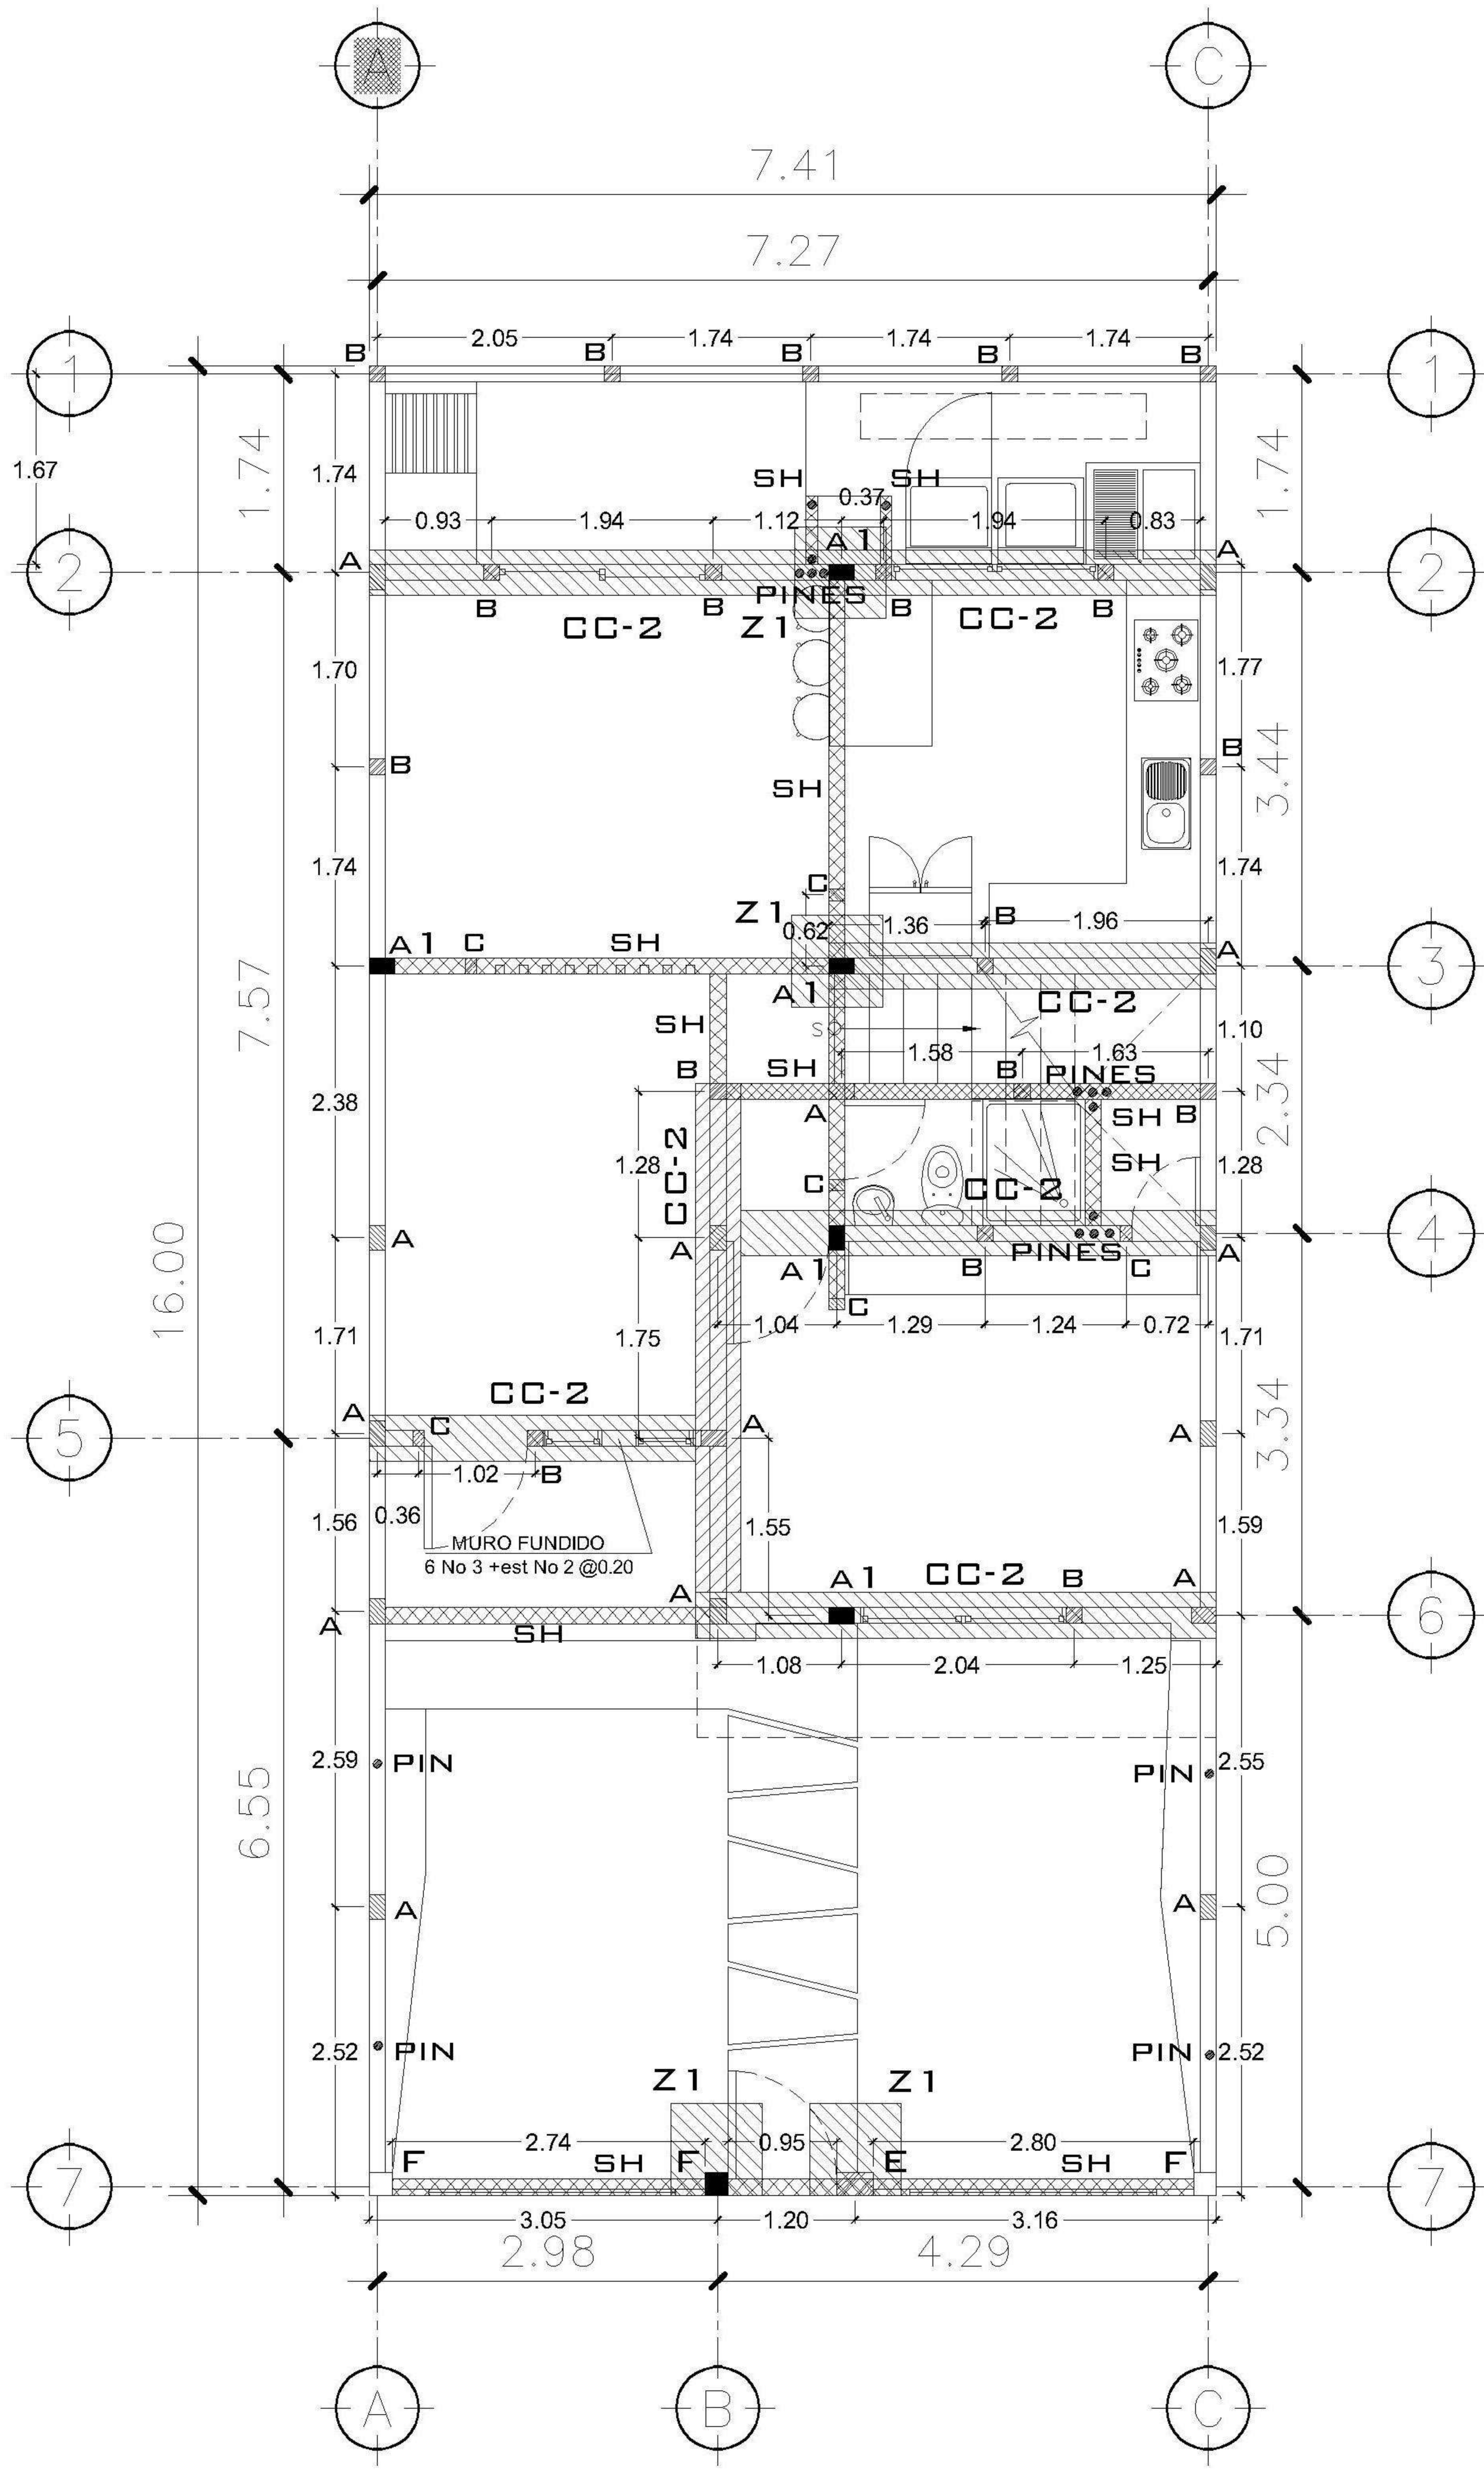

PROPIETARIO:
PROYECTO:
VIVIENDA PORTAL DEL VALLE
UBICACIÓN:
PLANIFICADO POR:
ING. JUANJO
EJECUTOR:
CONSTRUCTORA DEL ATLANTICO
DIBUJÓ:
CONSTRUCTORA DEL ATLANTICO

OBSERVACIONES



CONTENIDO:
CIMENTACION Y COLUMNAS

FECHA:
ENERO 2026
ESCALA:
INDICADA

FECHA:
ENERO 2026
ESCALA:
INDICADA

ARQUITECTURA	ESTRUCTURA	INSTALACIONES	CIVIL

CATEGORÍA: **ESTRUCTURA**

HOJA:
03 / 13

PROPIETARIO:

PROYECTO:
VIVIENDA PORTAL DEL VALLE

UBICACIÓN:

PLANIFICADO POR:
ING. JUANJO

EJECUTOR:
CONSTRUCTORA DEL ATLANTICO

DIBUJÓ:
CONSTRUCTORA DEL ATLANTICO

OBSERVACIONES



CONTENIDO:


**PLANTA
LOSA Y VIGAS**

(F) ING. JUANJO


FECHA:
ENERO 2026

ESCALA:
INDICADA


CATEGORÍA				HOJA:	
ARQUITECTURA	ESTRUCTURA	INSTALACIONES	CIVIL	04/13	
X					

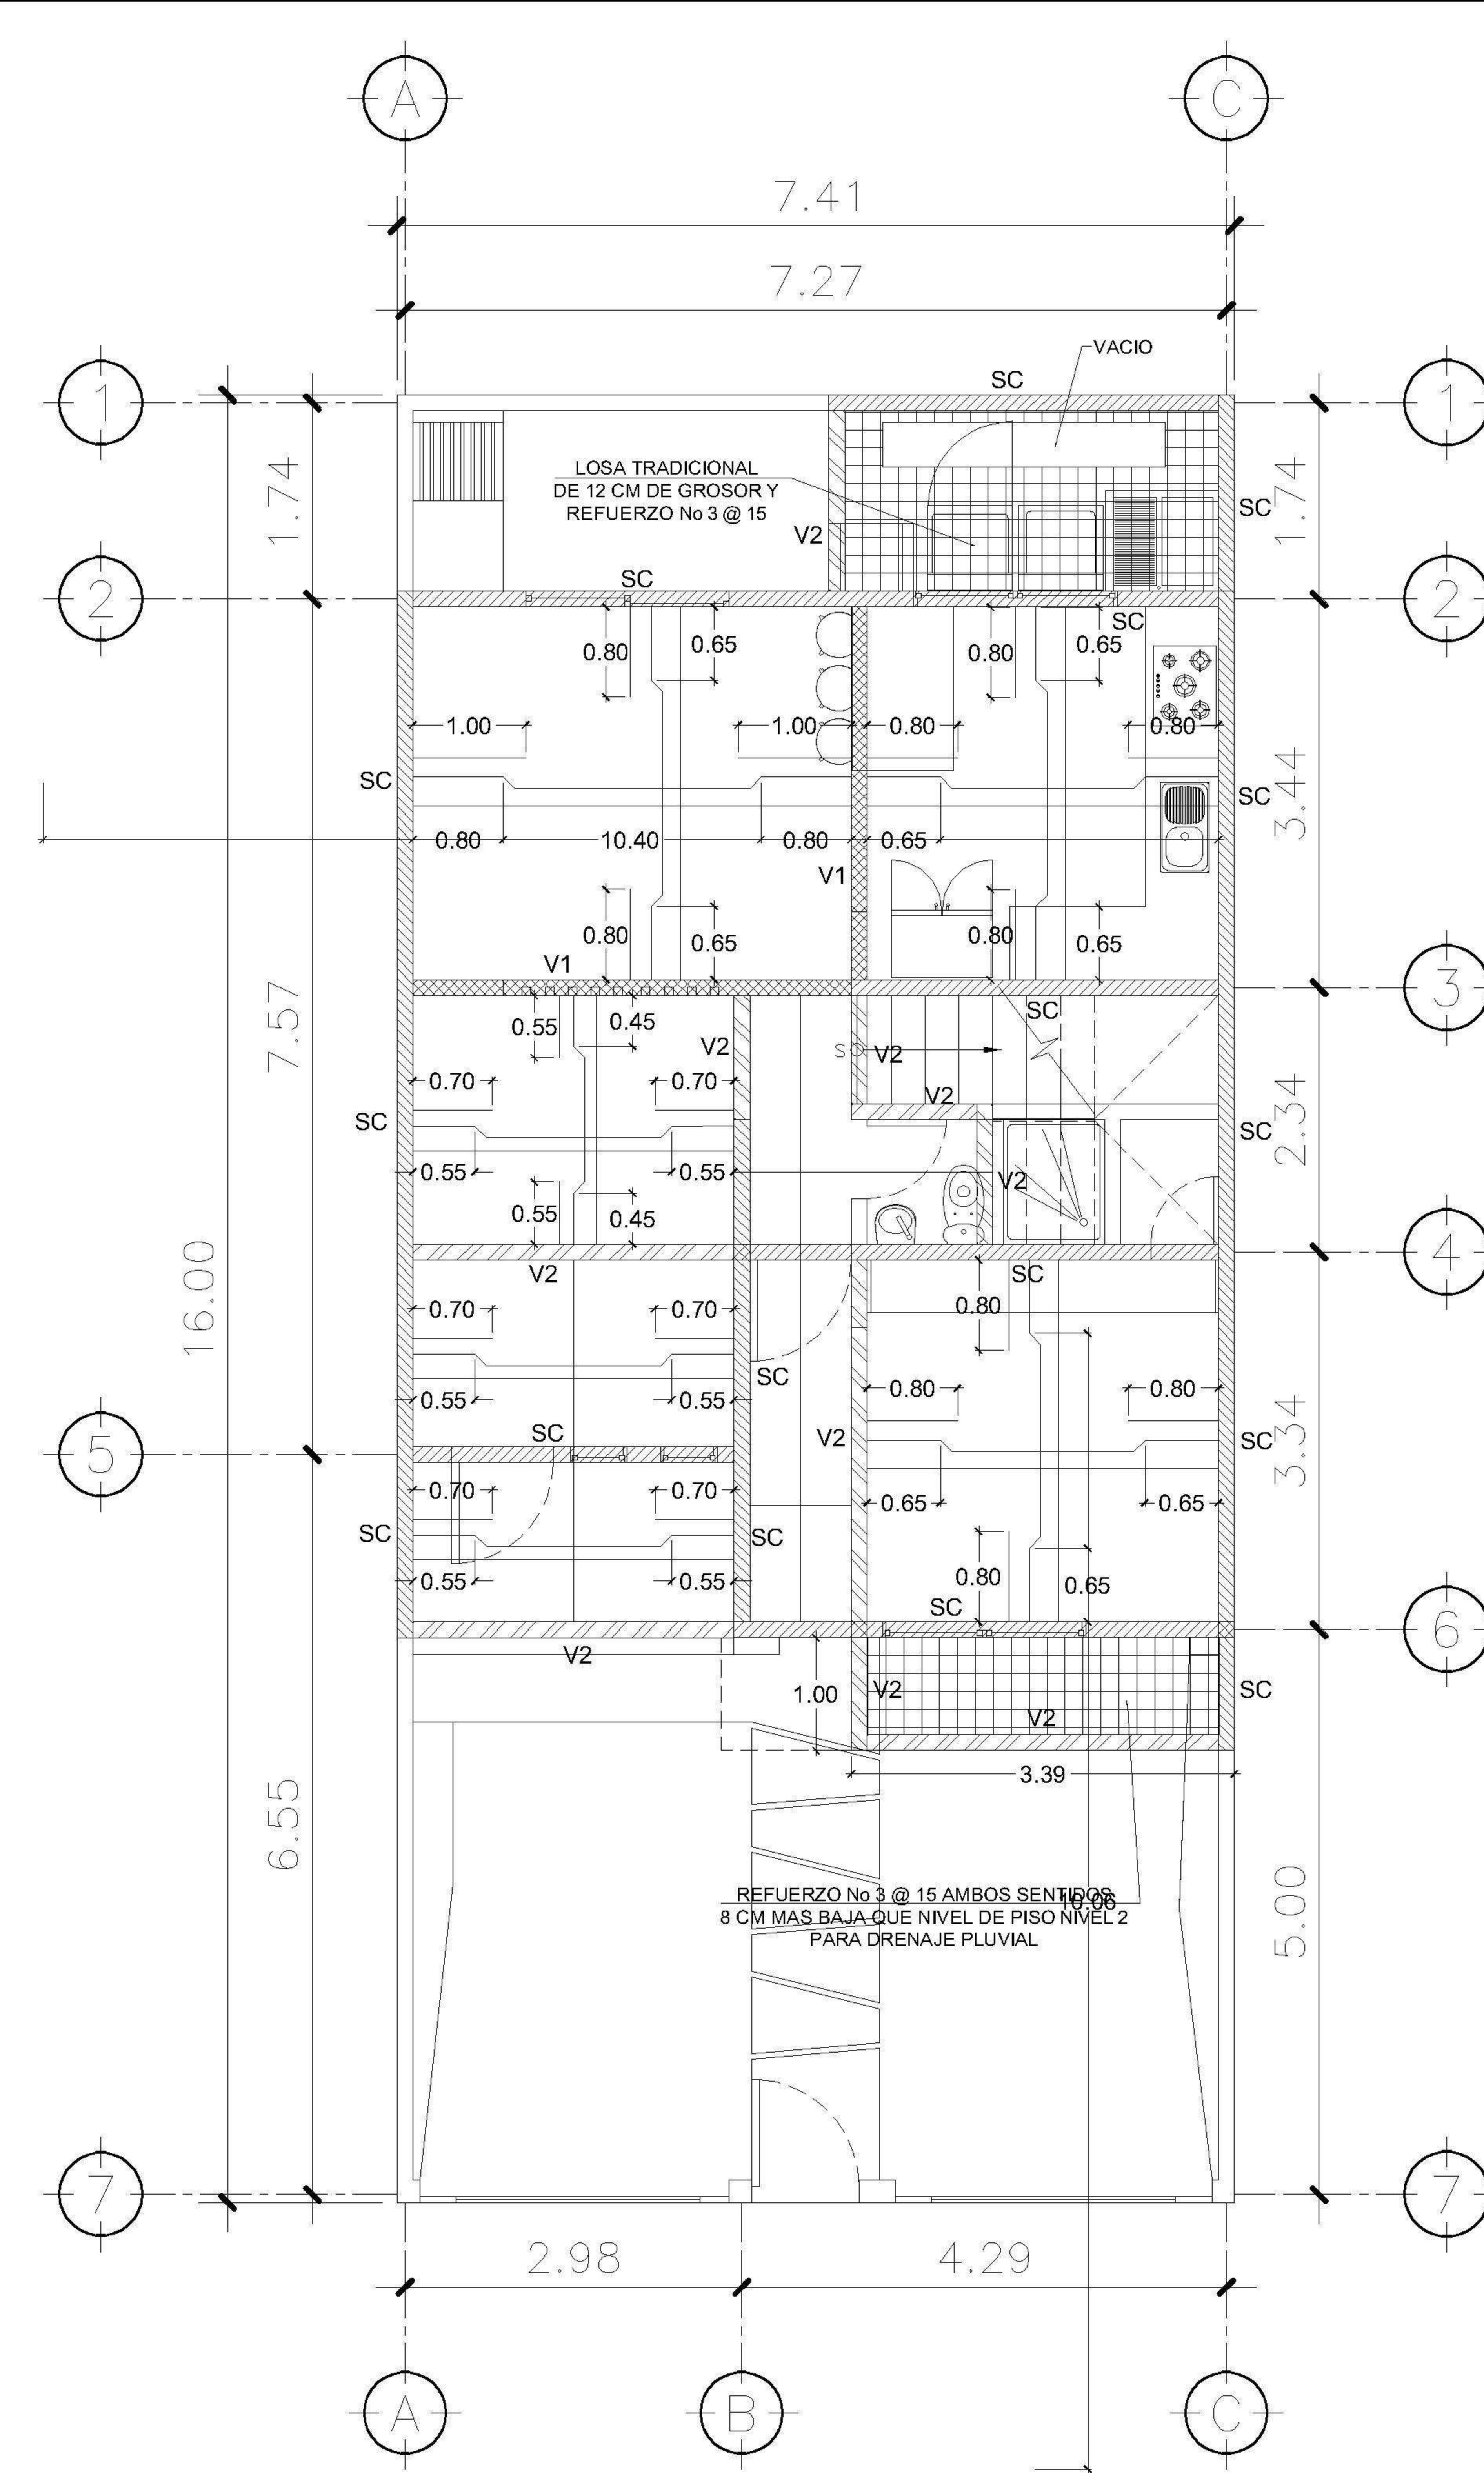


1 PLANTA NIVEL 1
LOSA Y VIGAS
ESCALA: 1:75

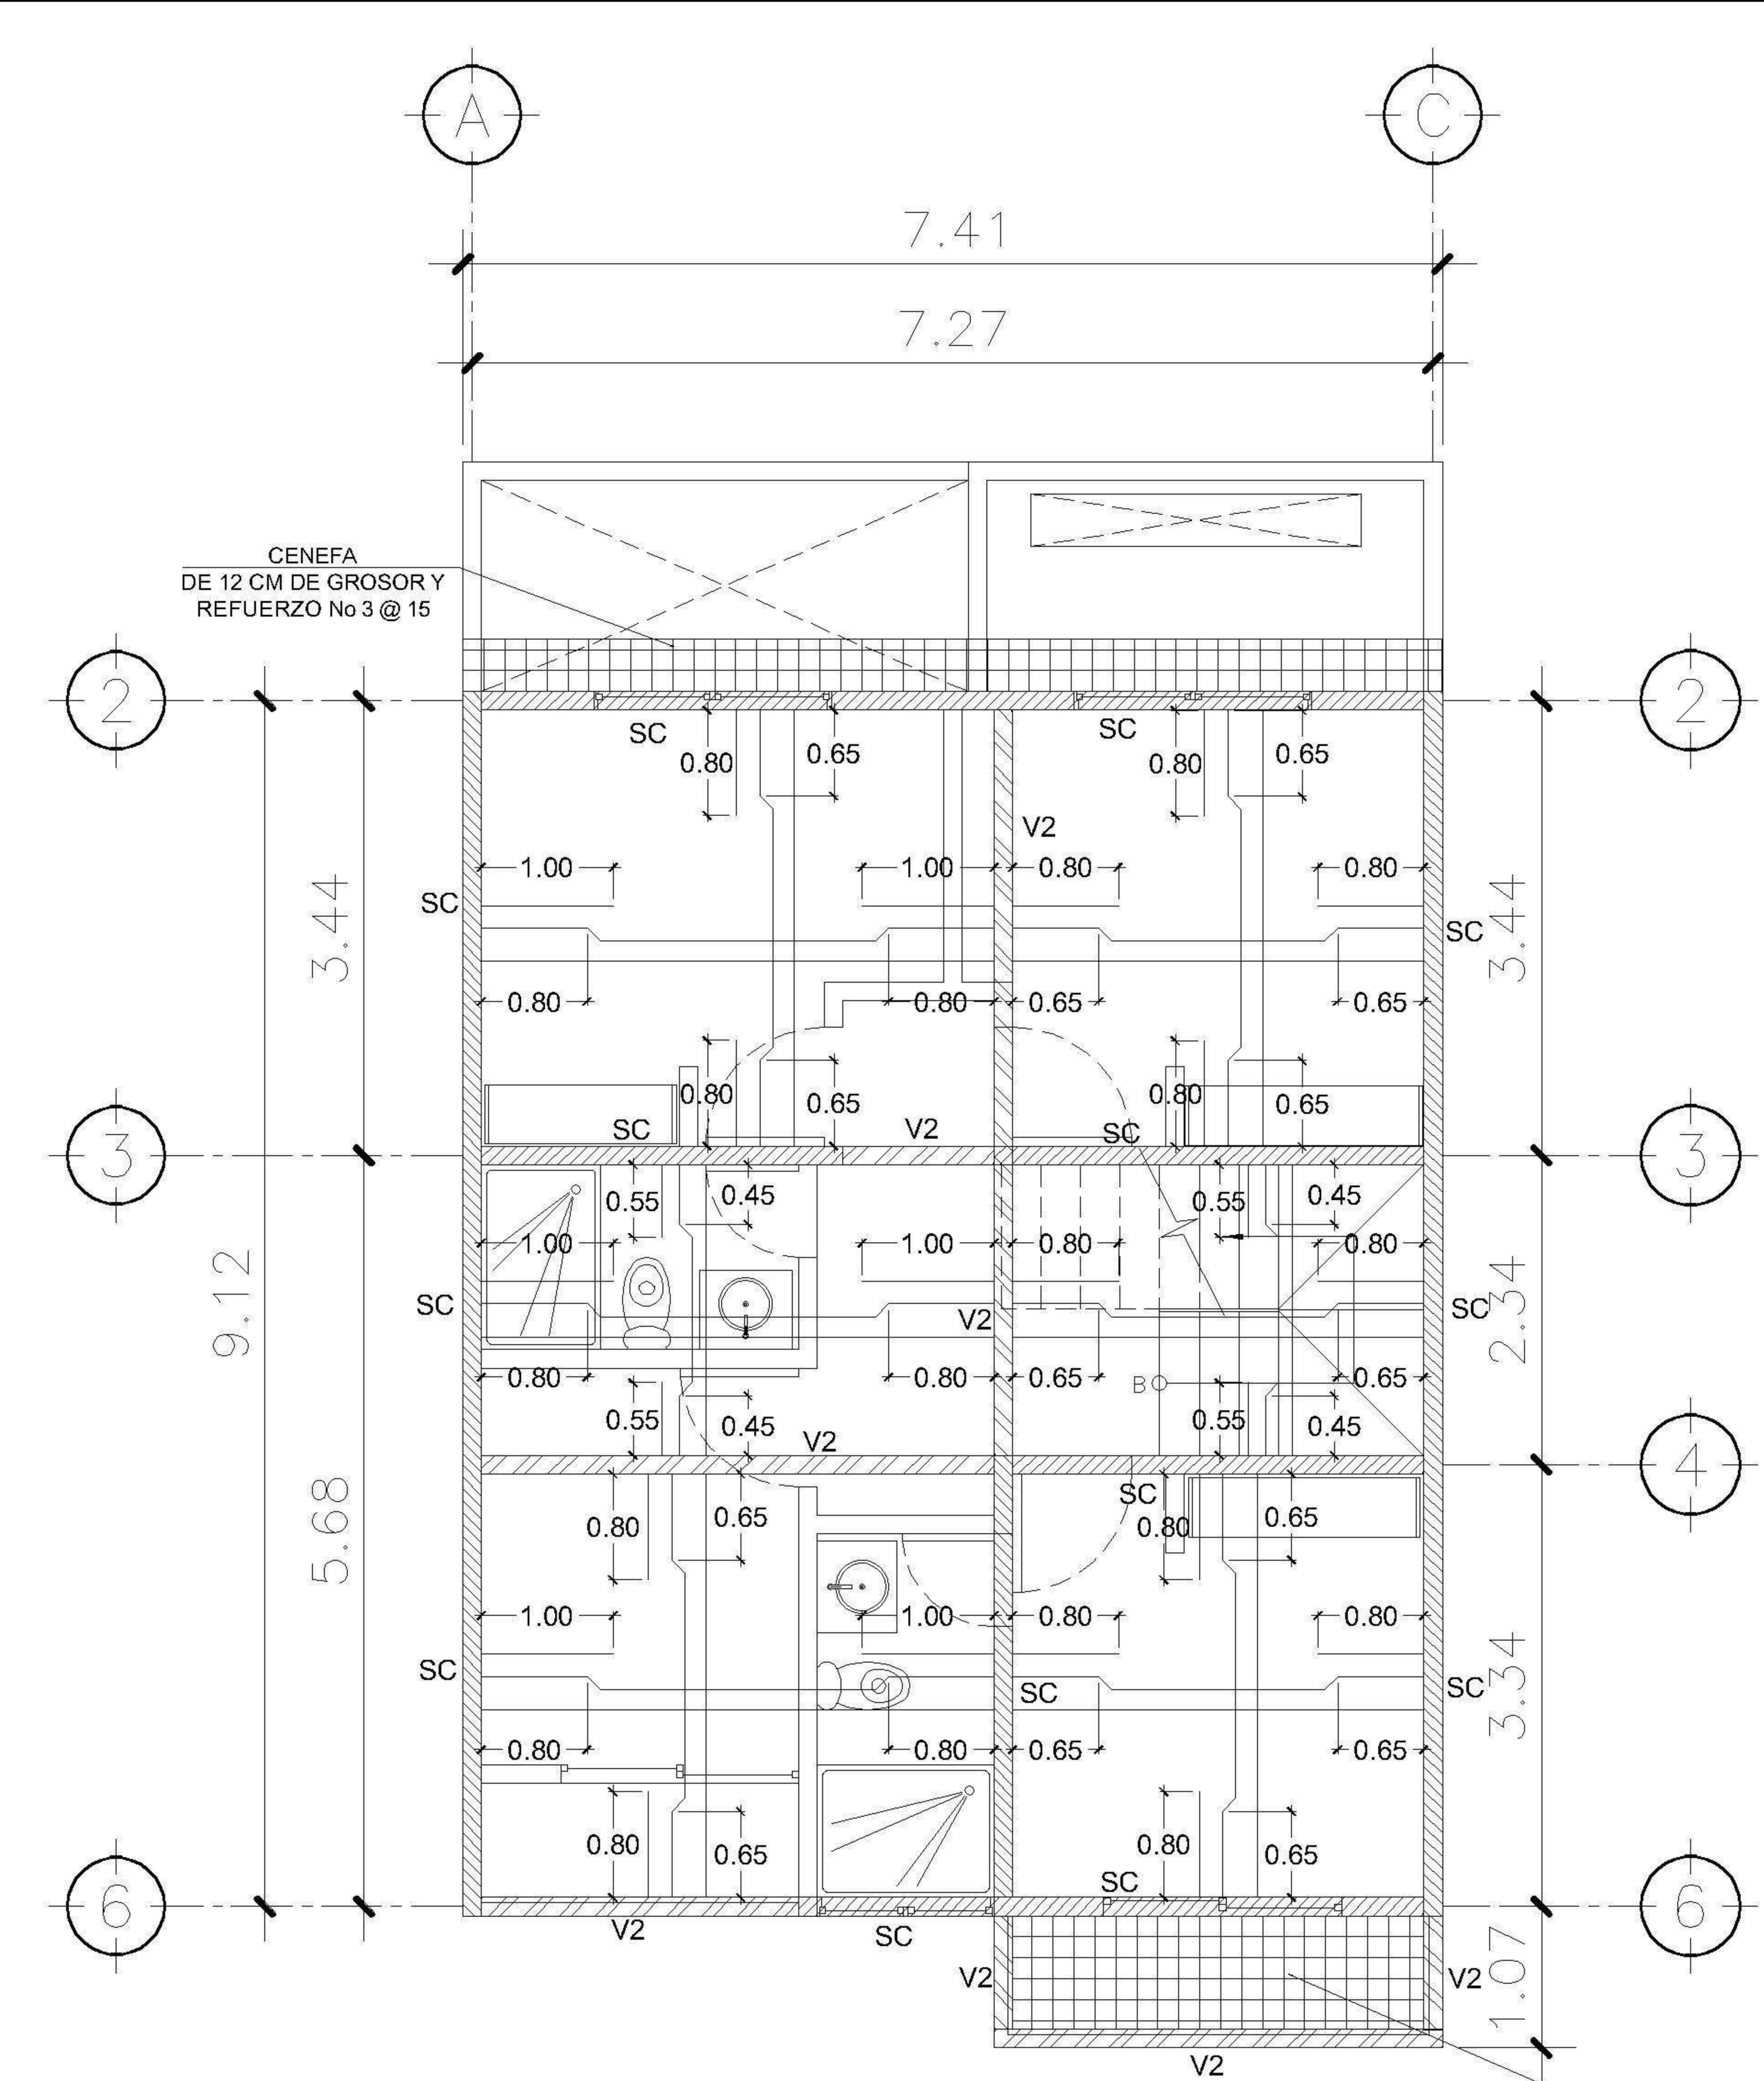


2 PLANTA NIVEL 2
LOSA Y VIGAS
ESCALA: 1:75

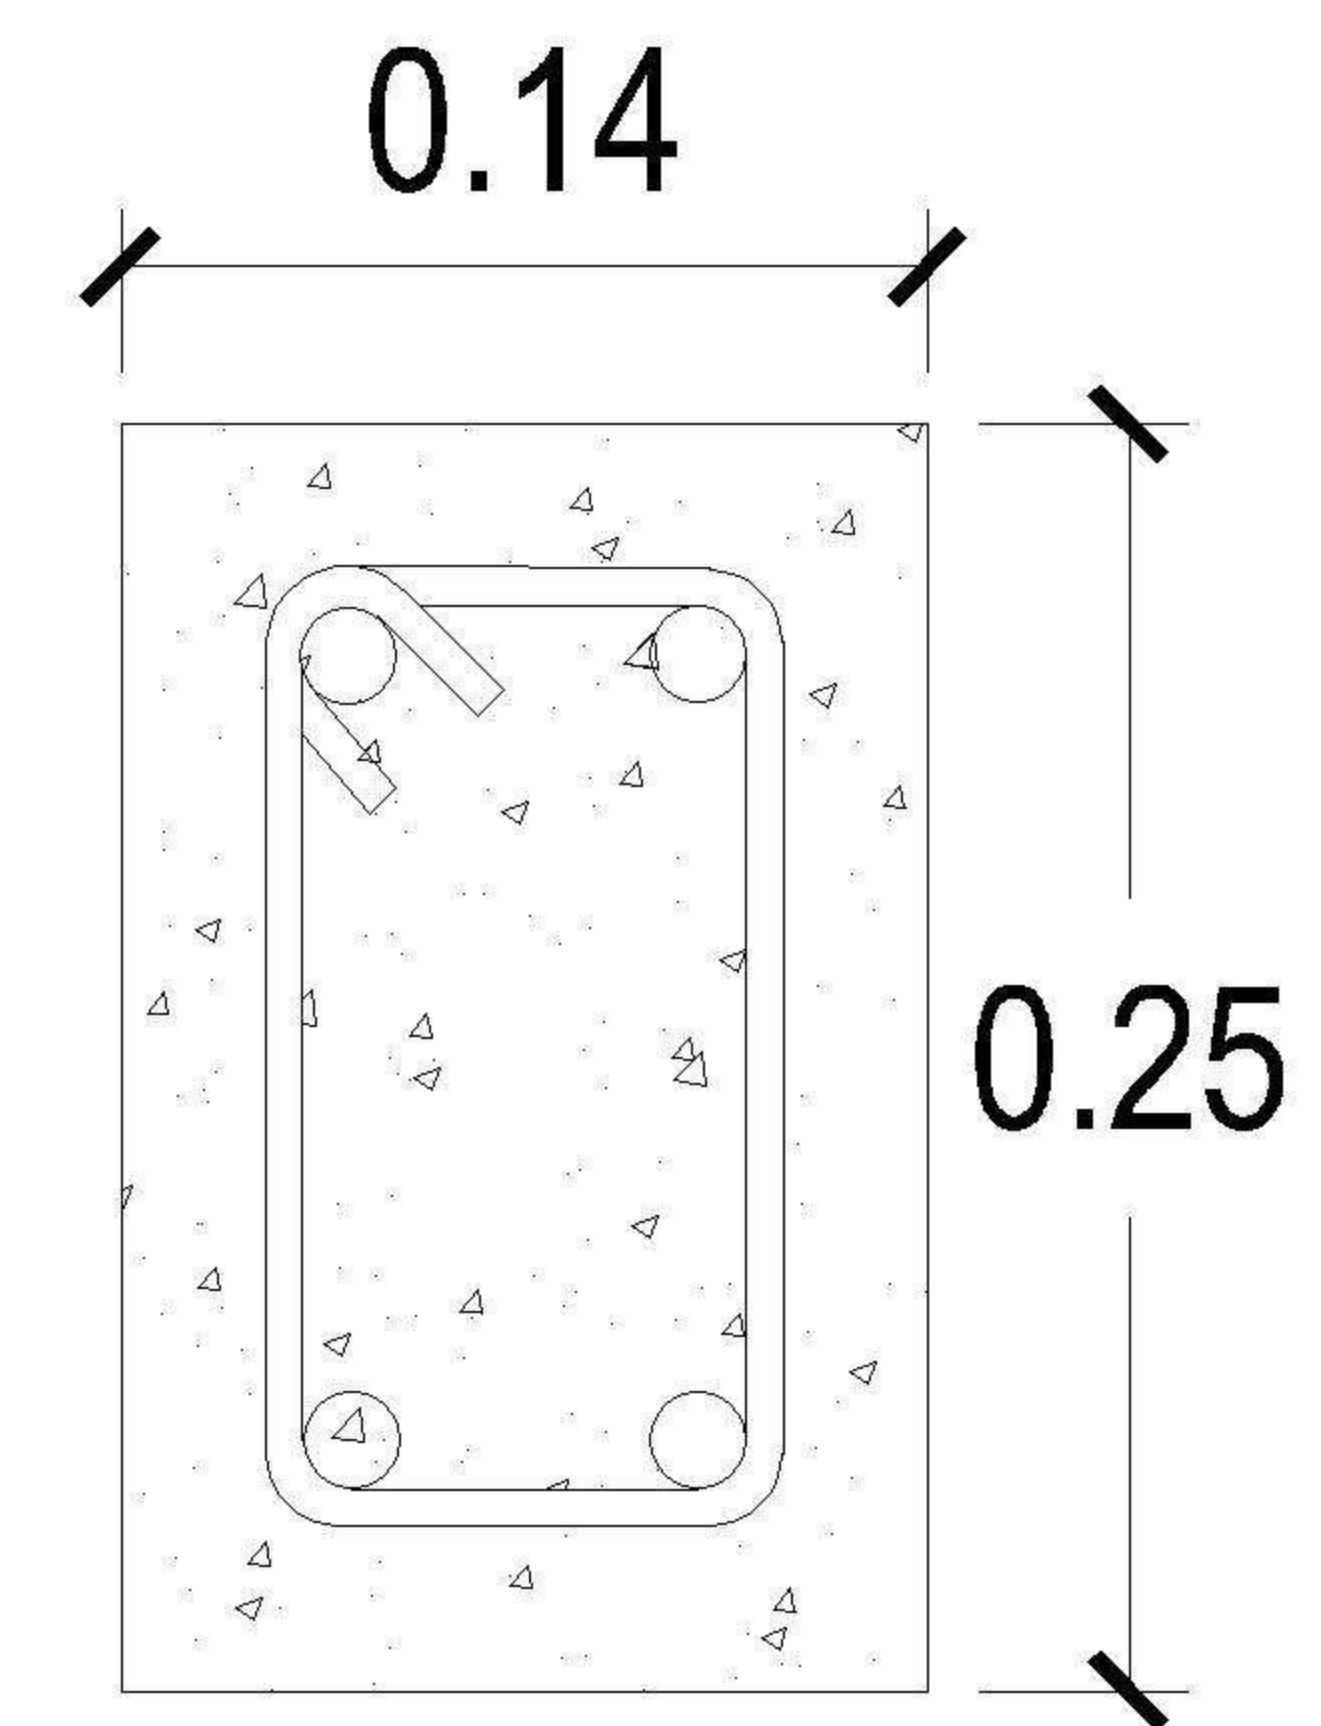


VIGA V1
4 Ø5/8" + est.Ø1/4"
10 @ 5cm el resto @ 0.10

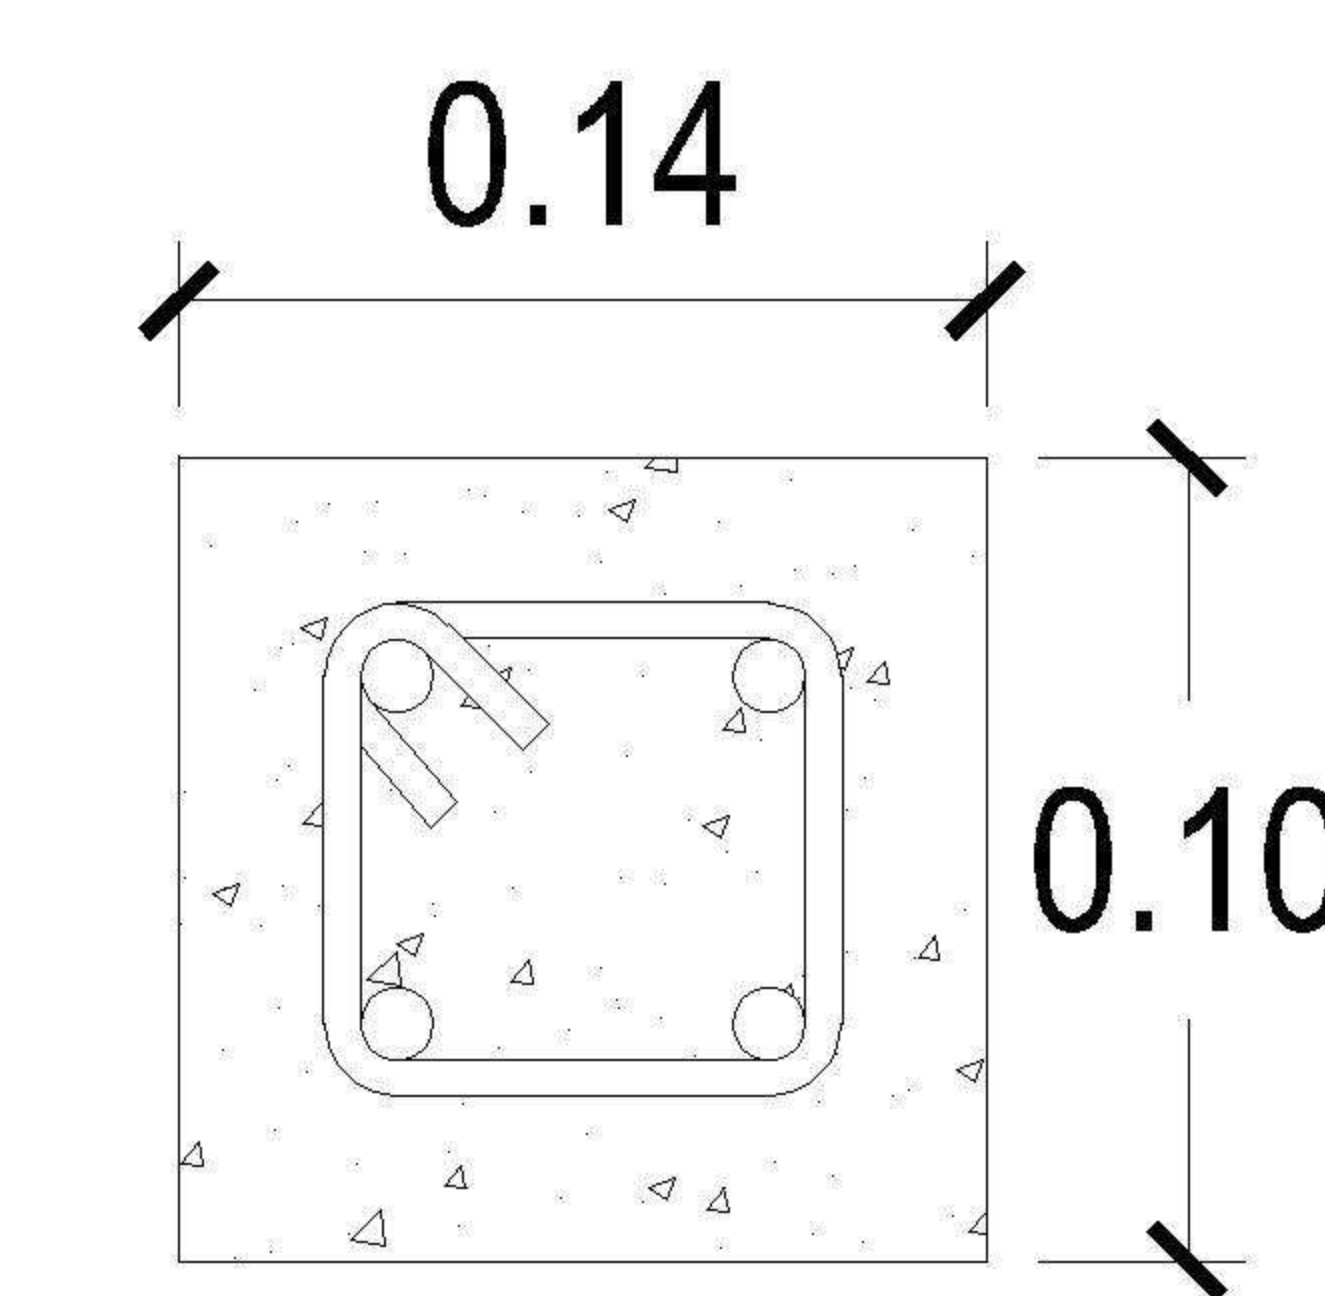


VIGA V2
4 Ø1/2" + est.Ø1/4" @ 0.10

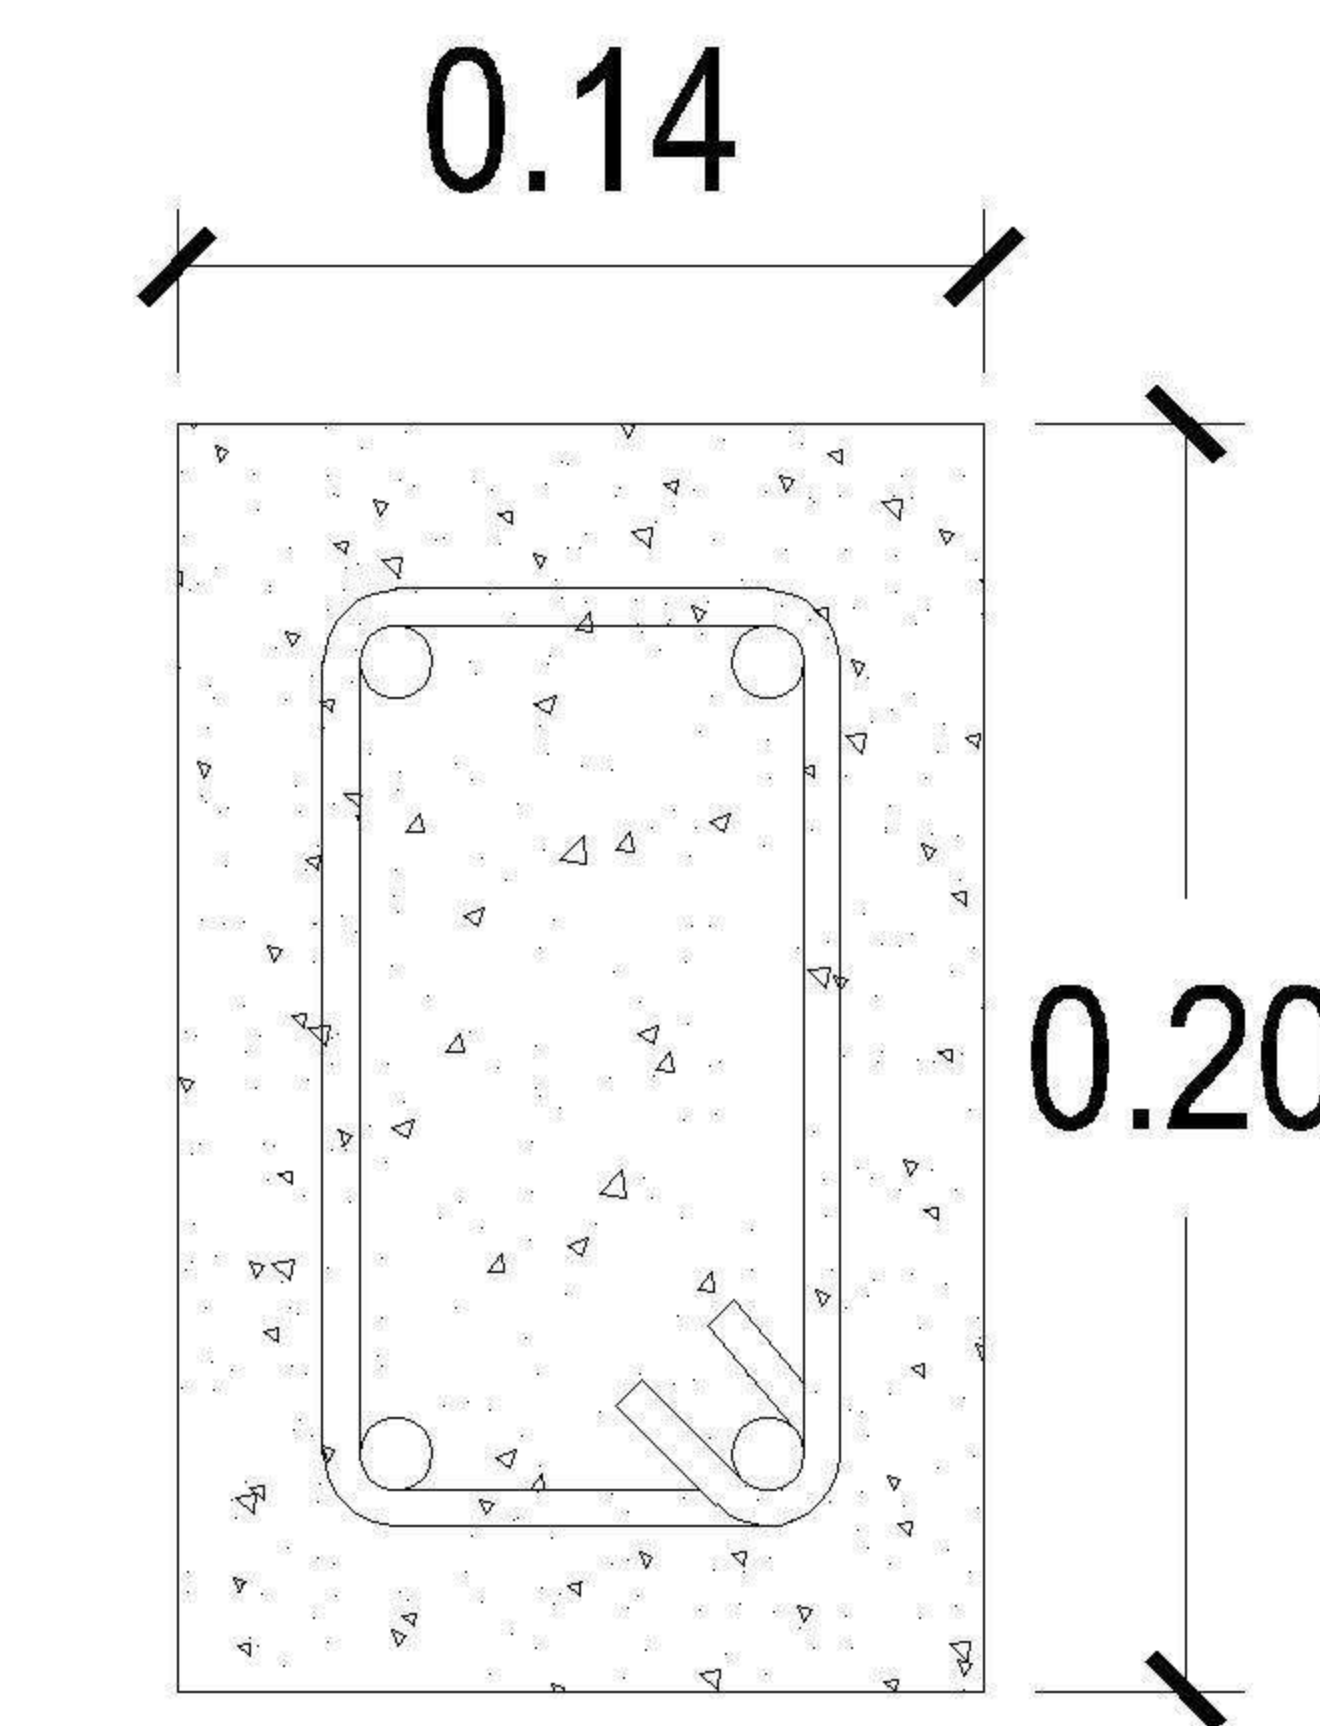


SOLERA CORONA
4 Ø3/8" + est.Ø1/4" @ 0.15

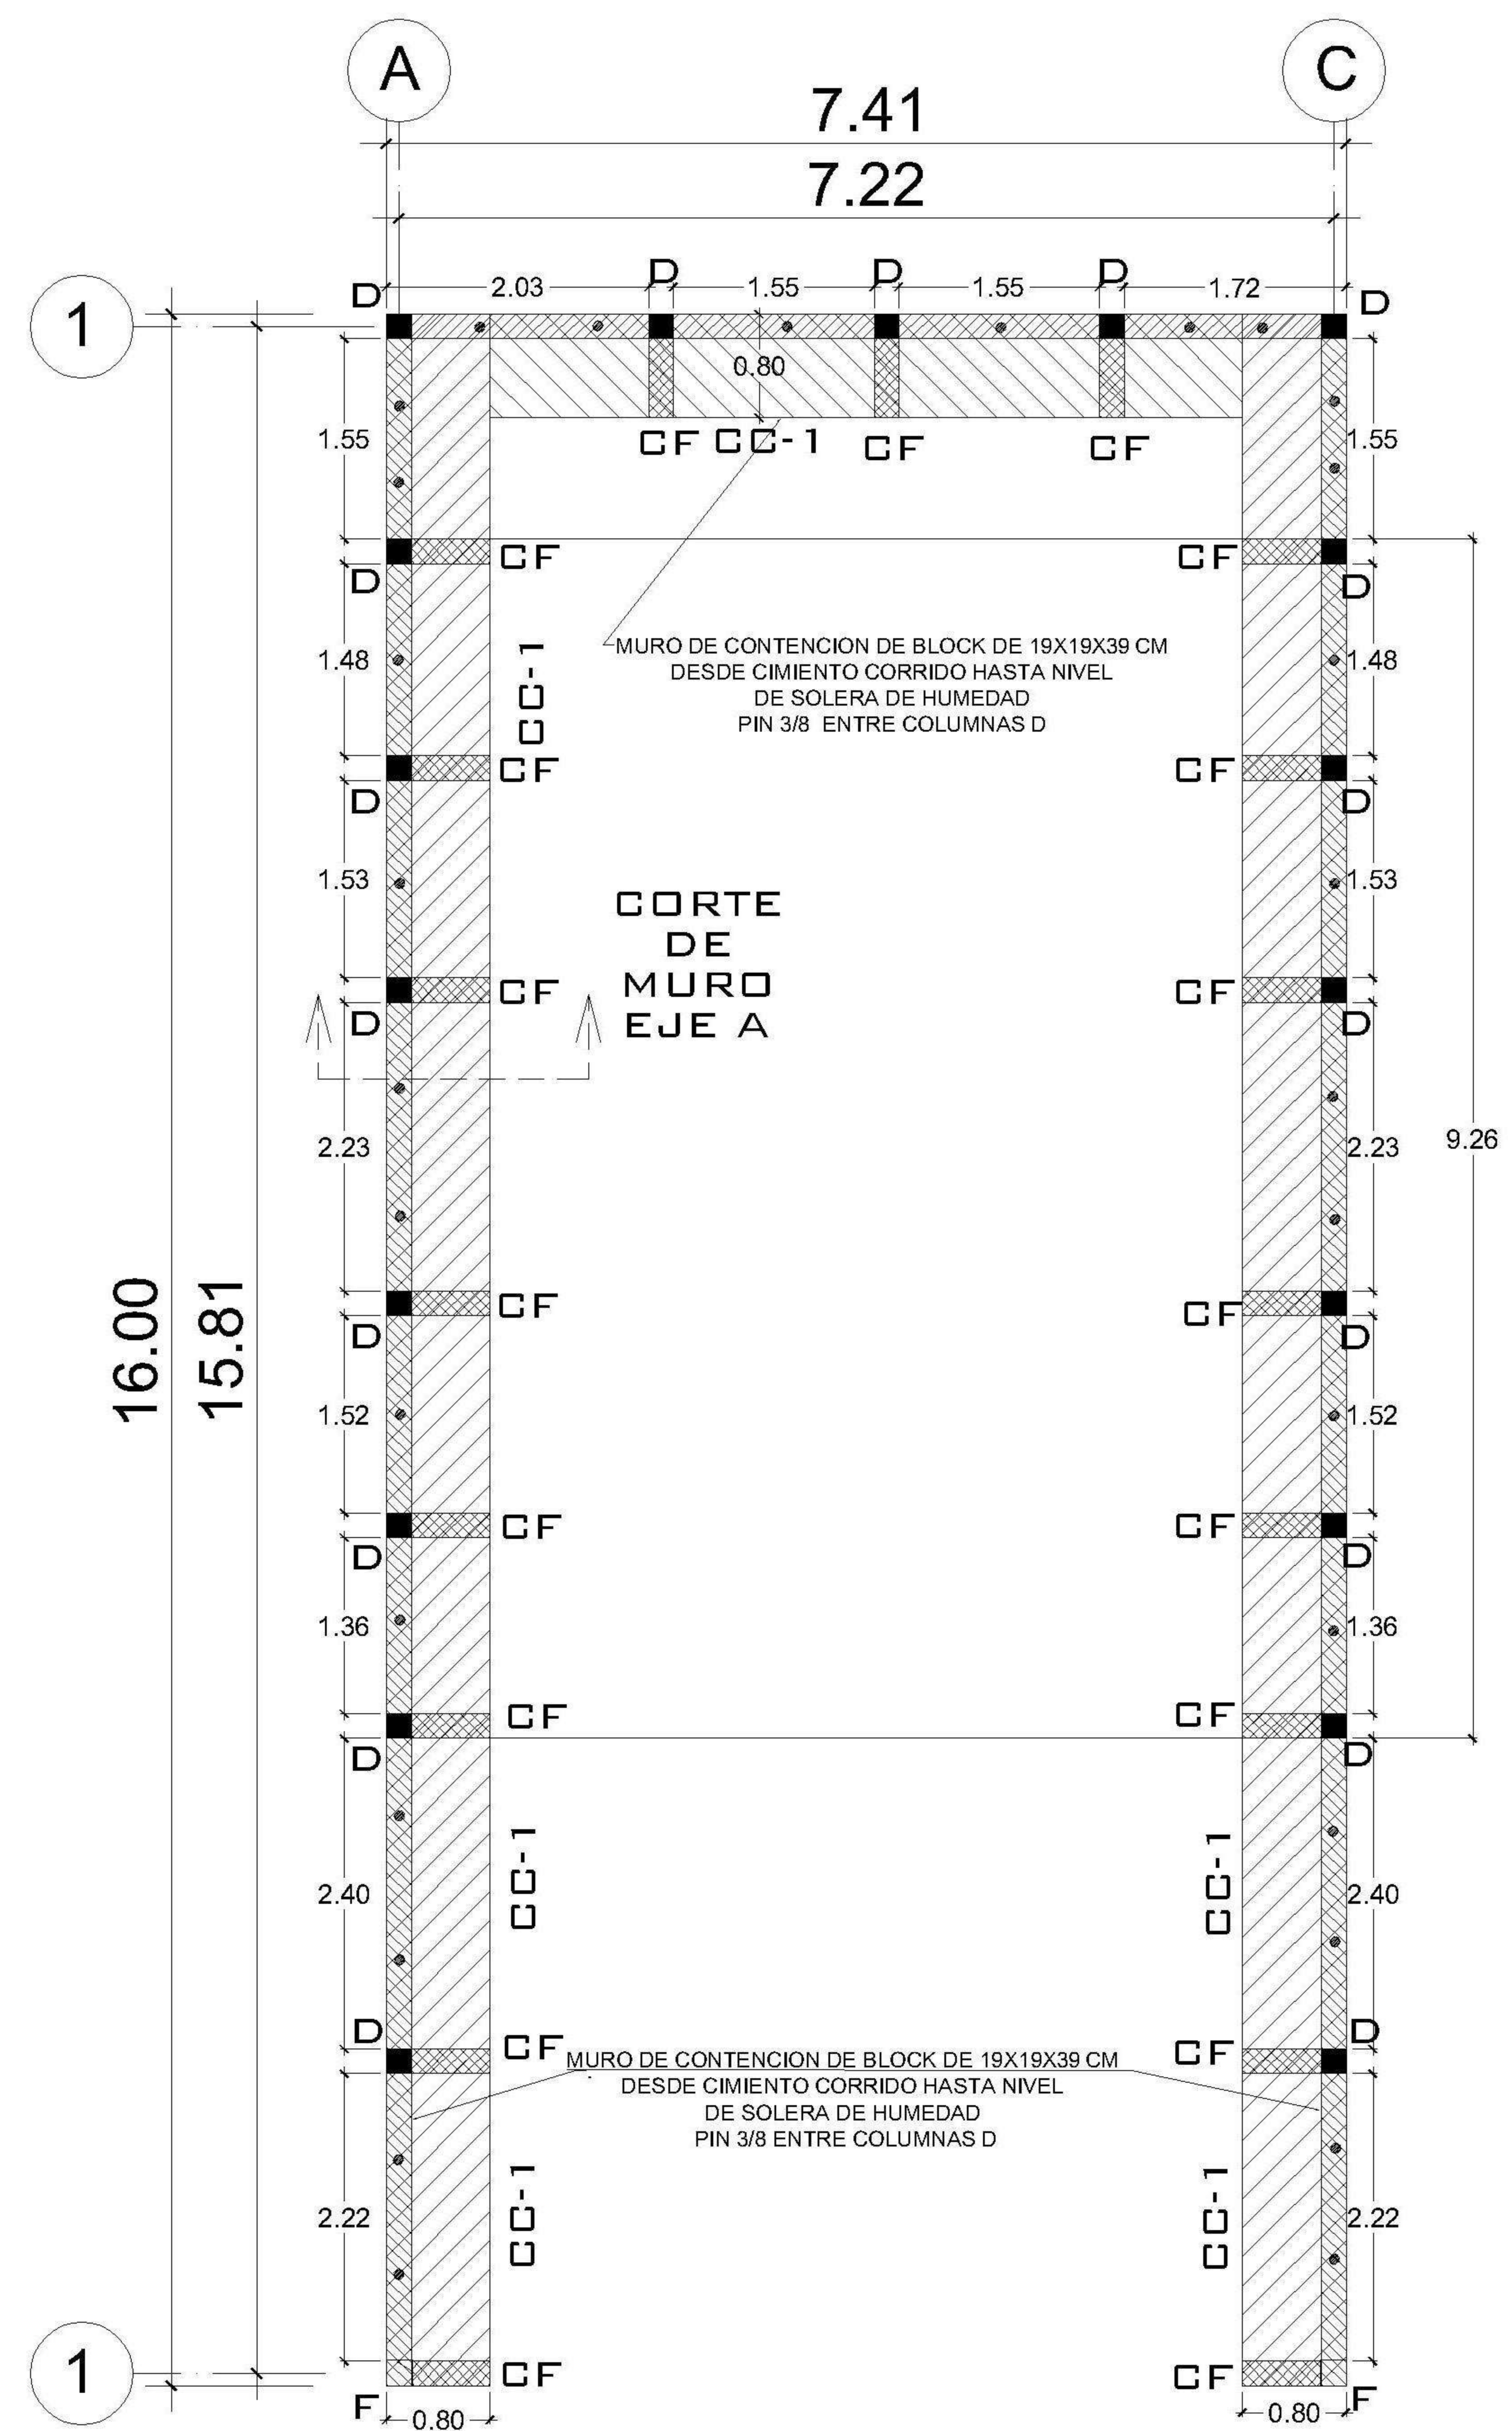


1 PLANTA NIVEL 1 ESCALA: 1:75
CIMENTACION + MUROS DE CONTENCION

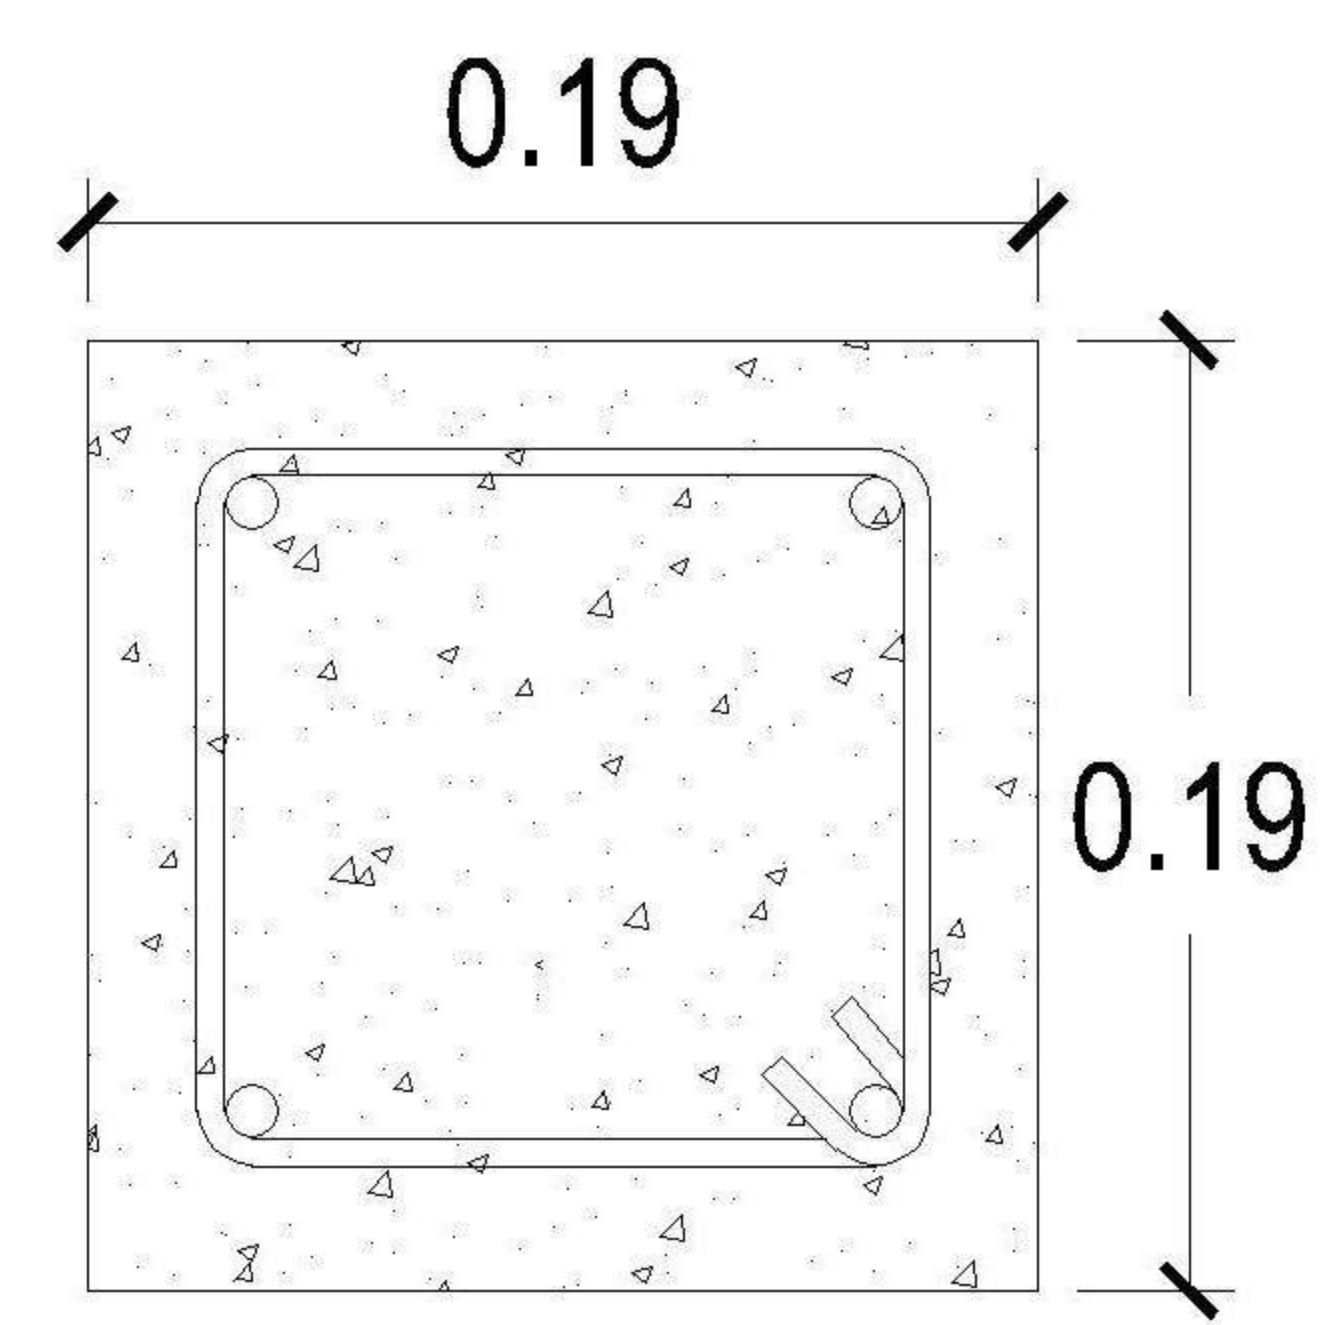


COLUMNA D
4 Ø1/2" + est. Ø1/4" @ 0.15

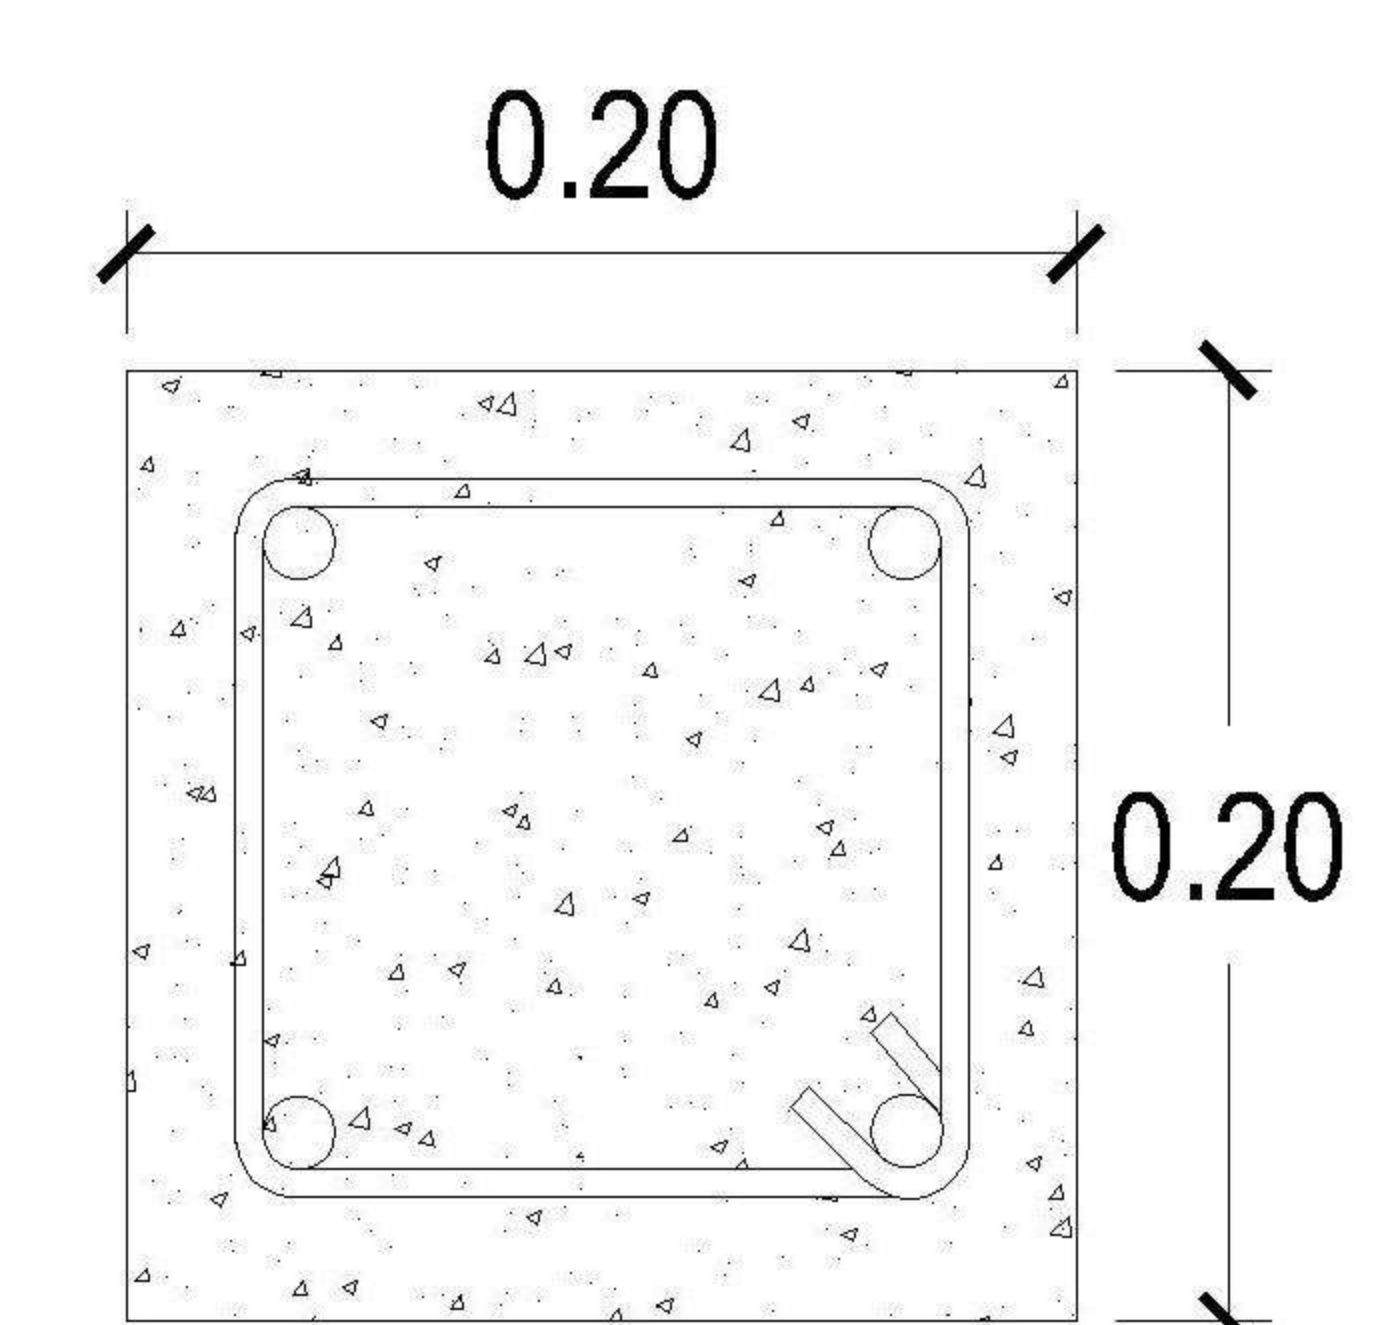

COLUMNA F
4 Ø5/8" + est. Ø1/4" @ 0.15

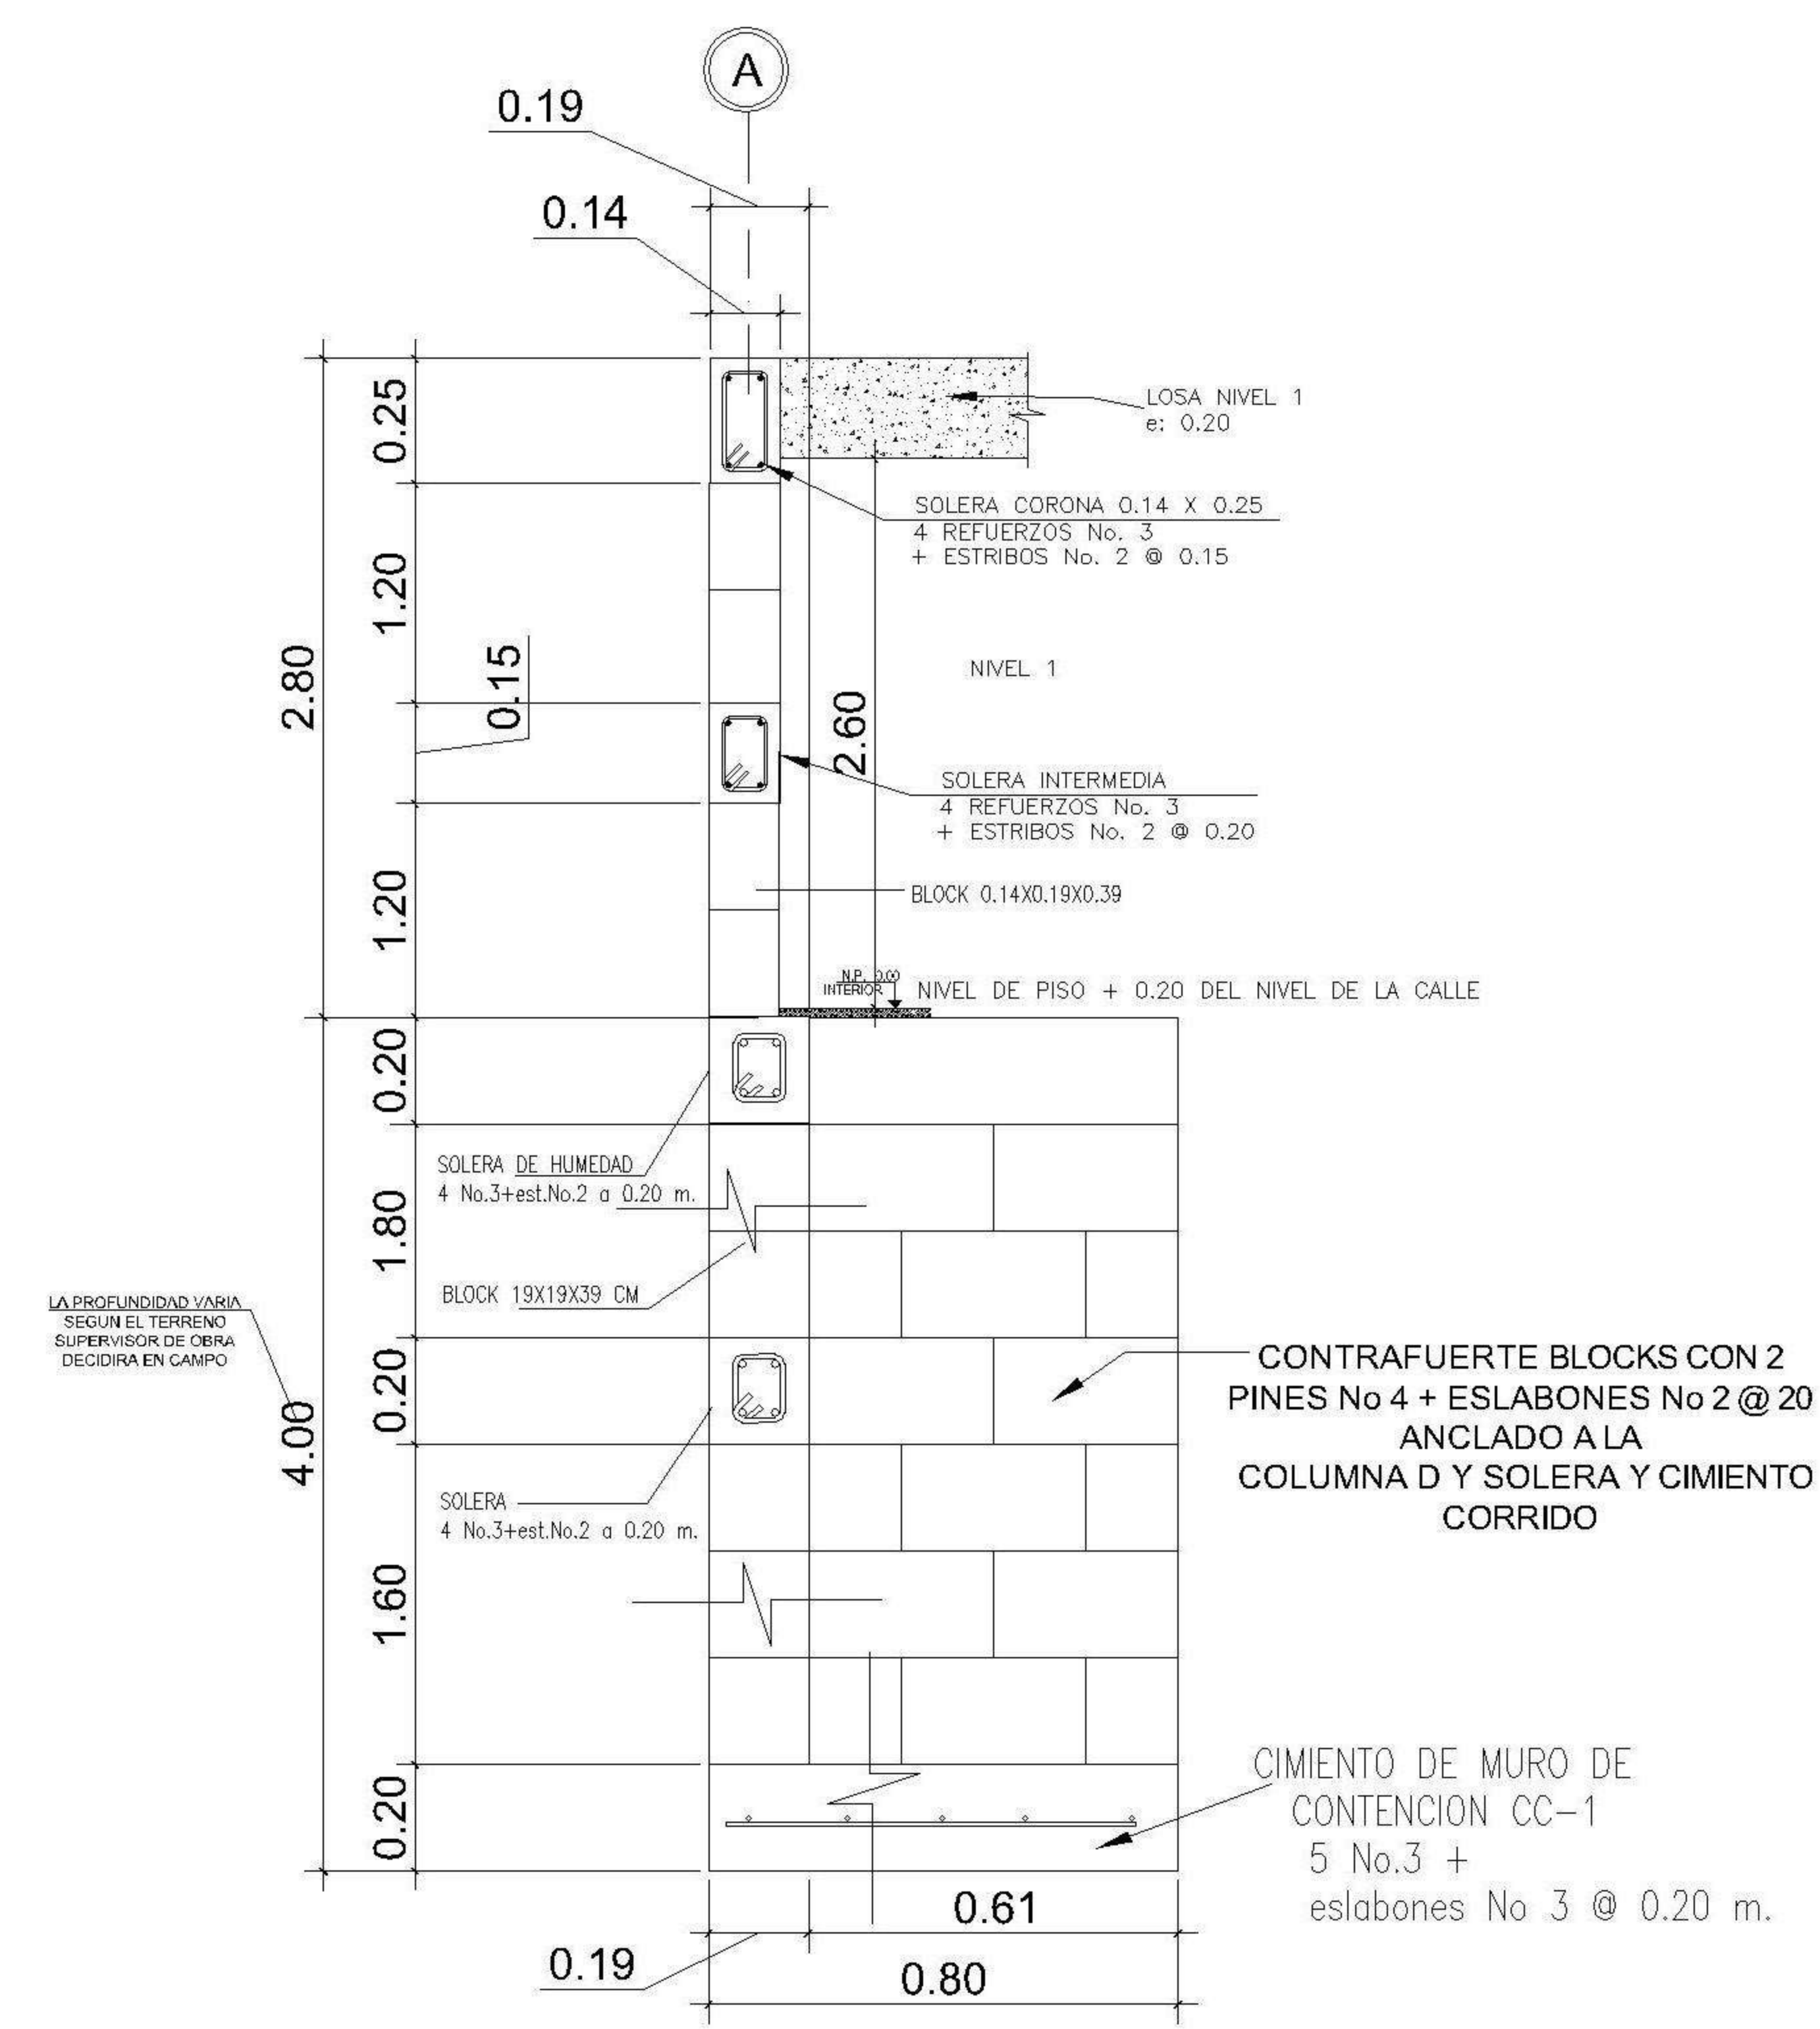

CORTE DE MURO EJE A: PERFIL DE MURO DE CONTENCION CON CONTRAFUERTE

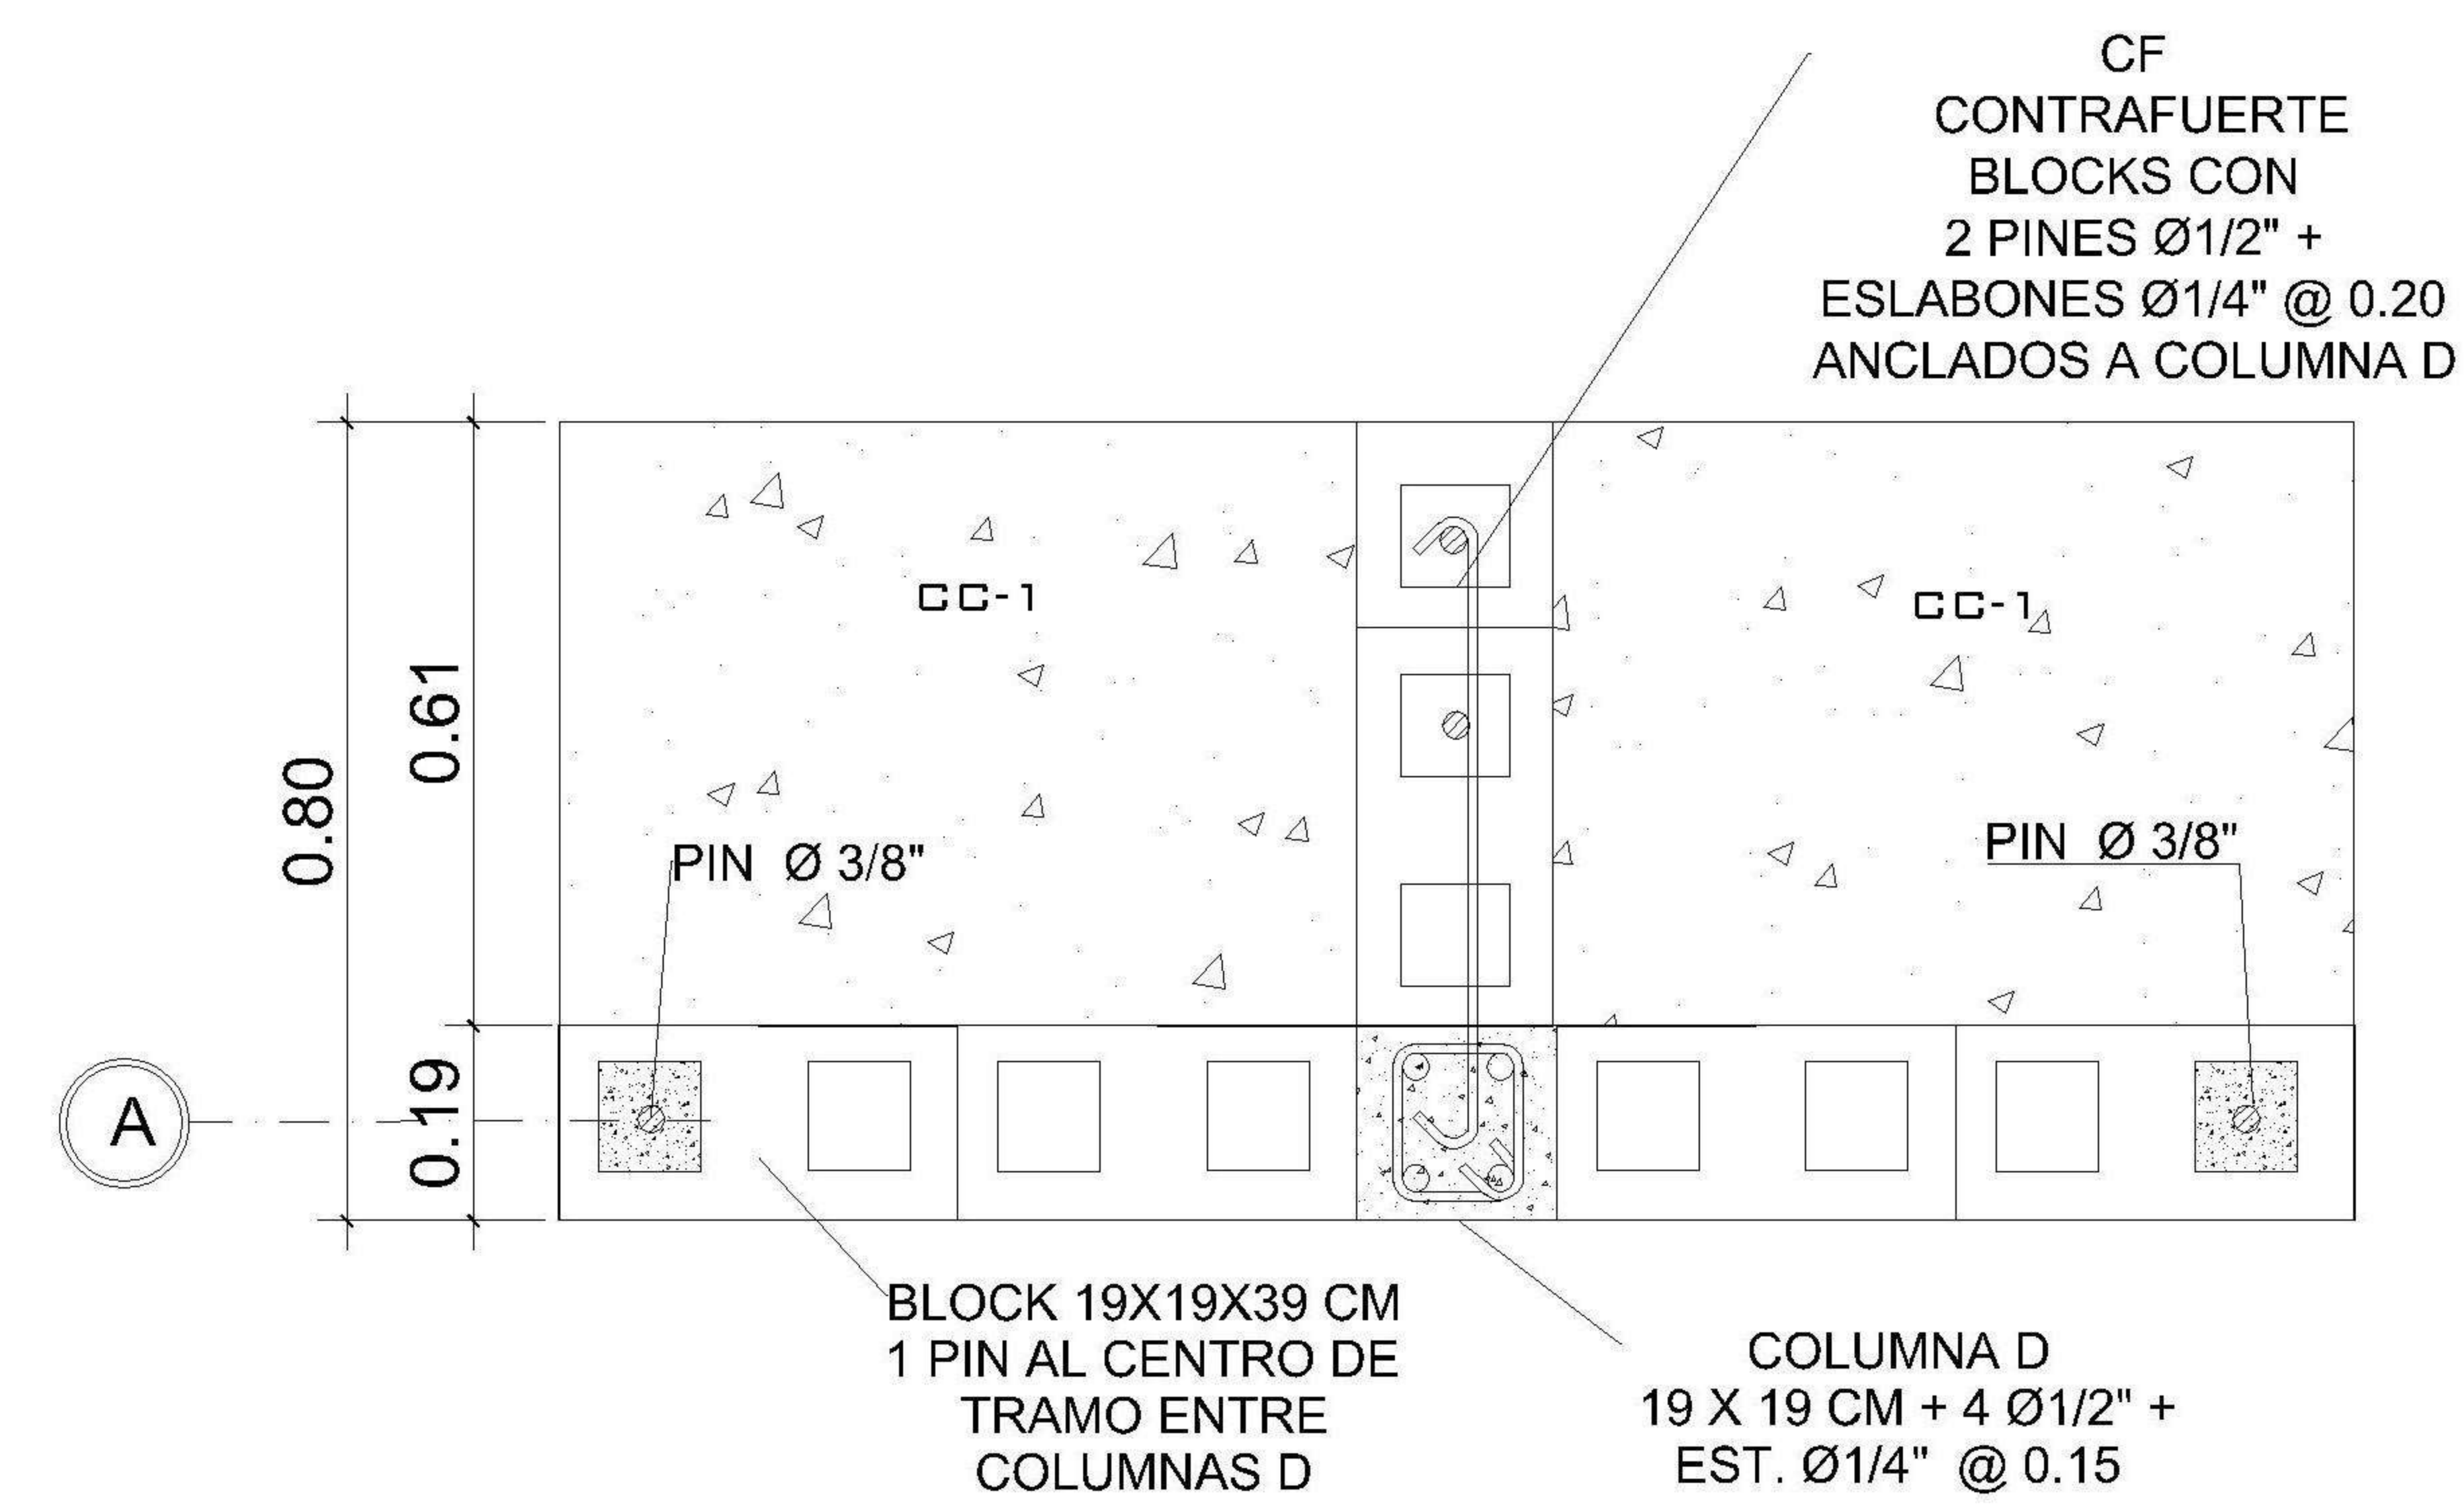

CORTE DE MURO EJE A: PLANTA DE MURO DE CONTENCION CON CONTRAFUERTE

PROPIETARIO:

PROYECTO:
VIVIENDA PORTAL DEL VALLE

UBICACIÓN:

PLANIFICADO POR:
ING. JUANJO

EJECUTOR:
CONSTRUCTORA DEL ATLANTICO

DIBUJÓ:
CONSTRUCTORA DEL ATLANTICO

OBSERVACIONES



CONTENIDO:

PLANTA MUROS DE CONTENCION

(F) ING. JUANJO

FECCHA:
ENERO 2026

ESCALA:
INDICADA

CATEGORÍA		HOJA:	
ARQUITECTURA	ESTRUCTURA	05/13	
INSTALACIONES			
CIVIL			

PROPIETARIO:

PROYECTO:
VIVIENDA PORTAL DEL VALLE

UBICACIÓN:

PLANIFICADO POR:
ING. JUANJO

EJECUTOR:
CONSTRUCTORA DEL ATLANTICO

DIBUJÓ:
CONSTRUCTORA DEL ATLANTICO

OBSERVACIONES



CONTENIDO:

**ELEVACIONES
Y
SECCIONES**

(F) ING. JUANJO

FECHA:
ENERO 2026


ESCALA:
INDICADA

CATEGORÍA


HOJA:

ARQUITECTURA	ESTRUCTURA	INSTALACIONES	CIVIL
--------------	------------	---------------	-------


06/13

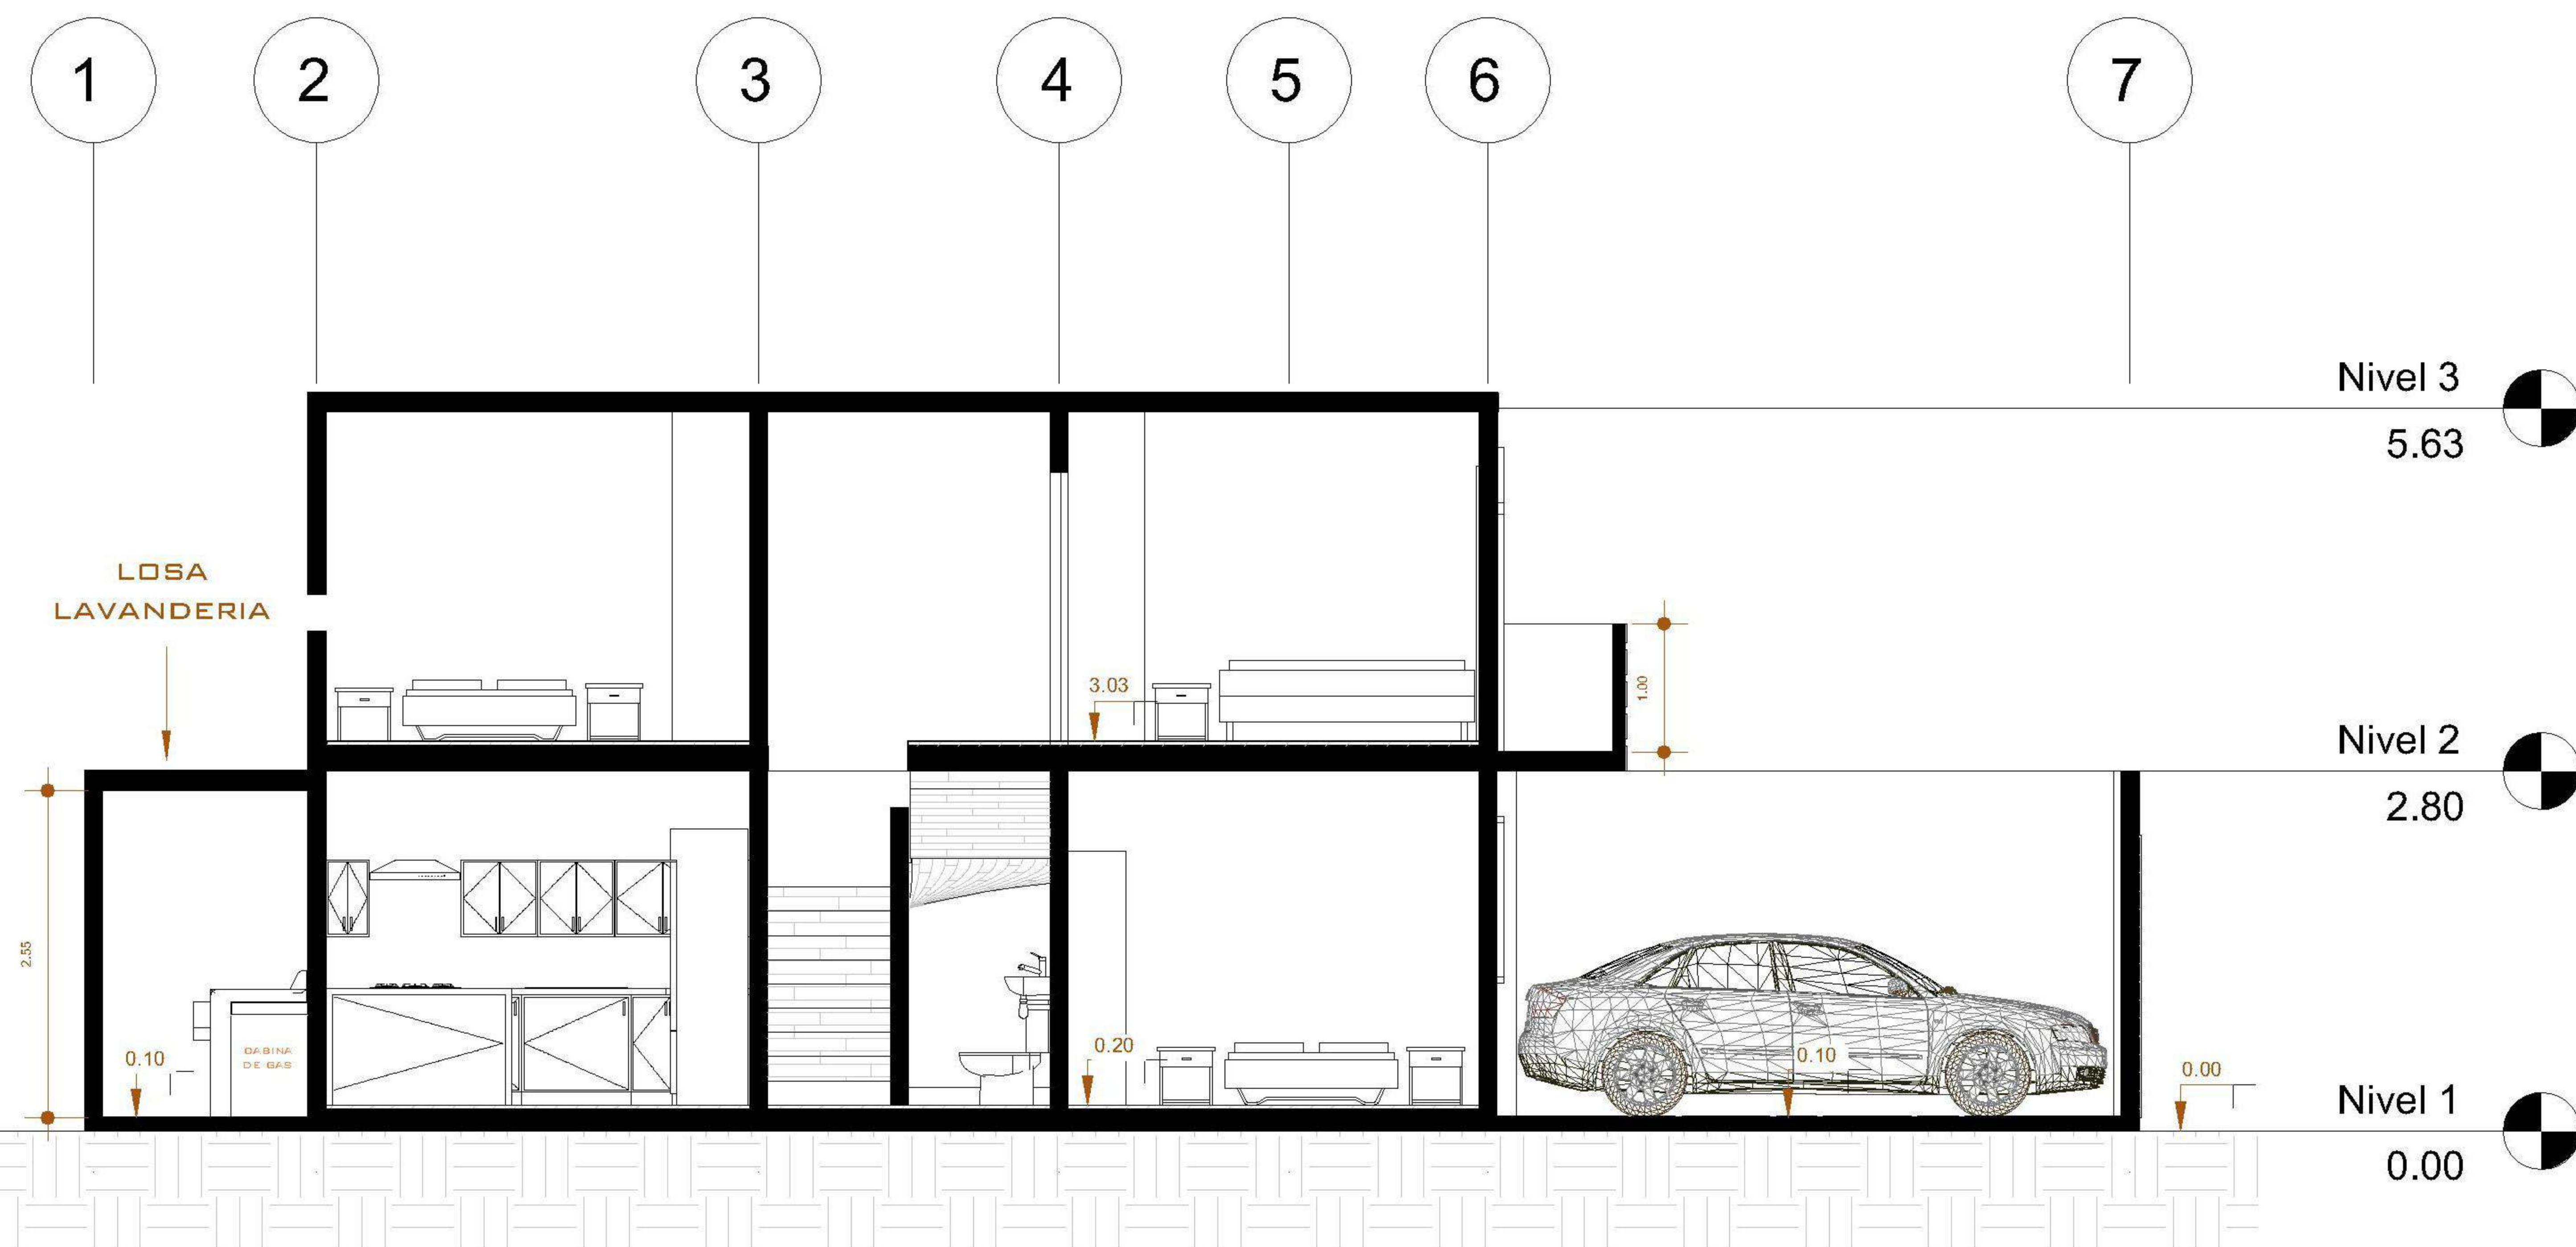


1 SECCIÓN LONGITUDINAL
1 : 75

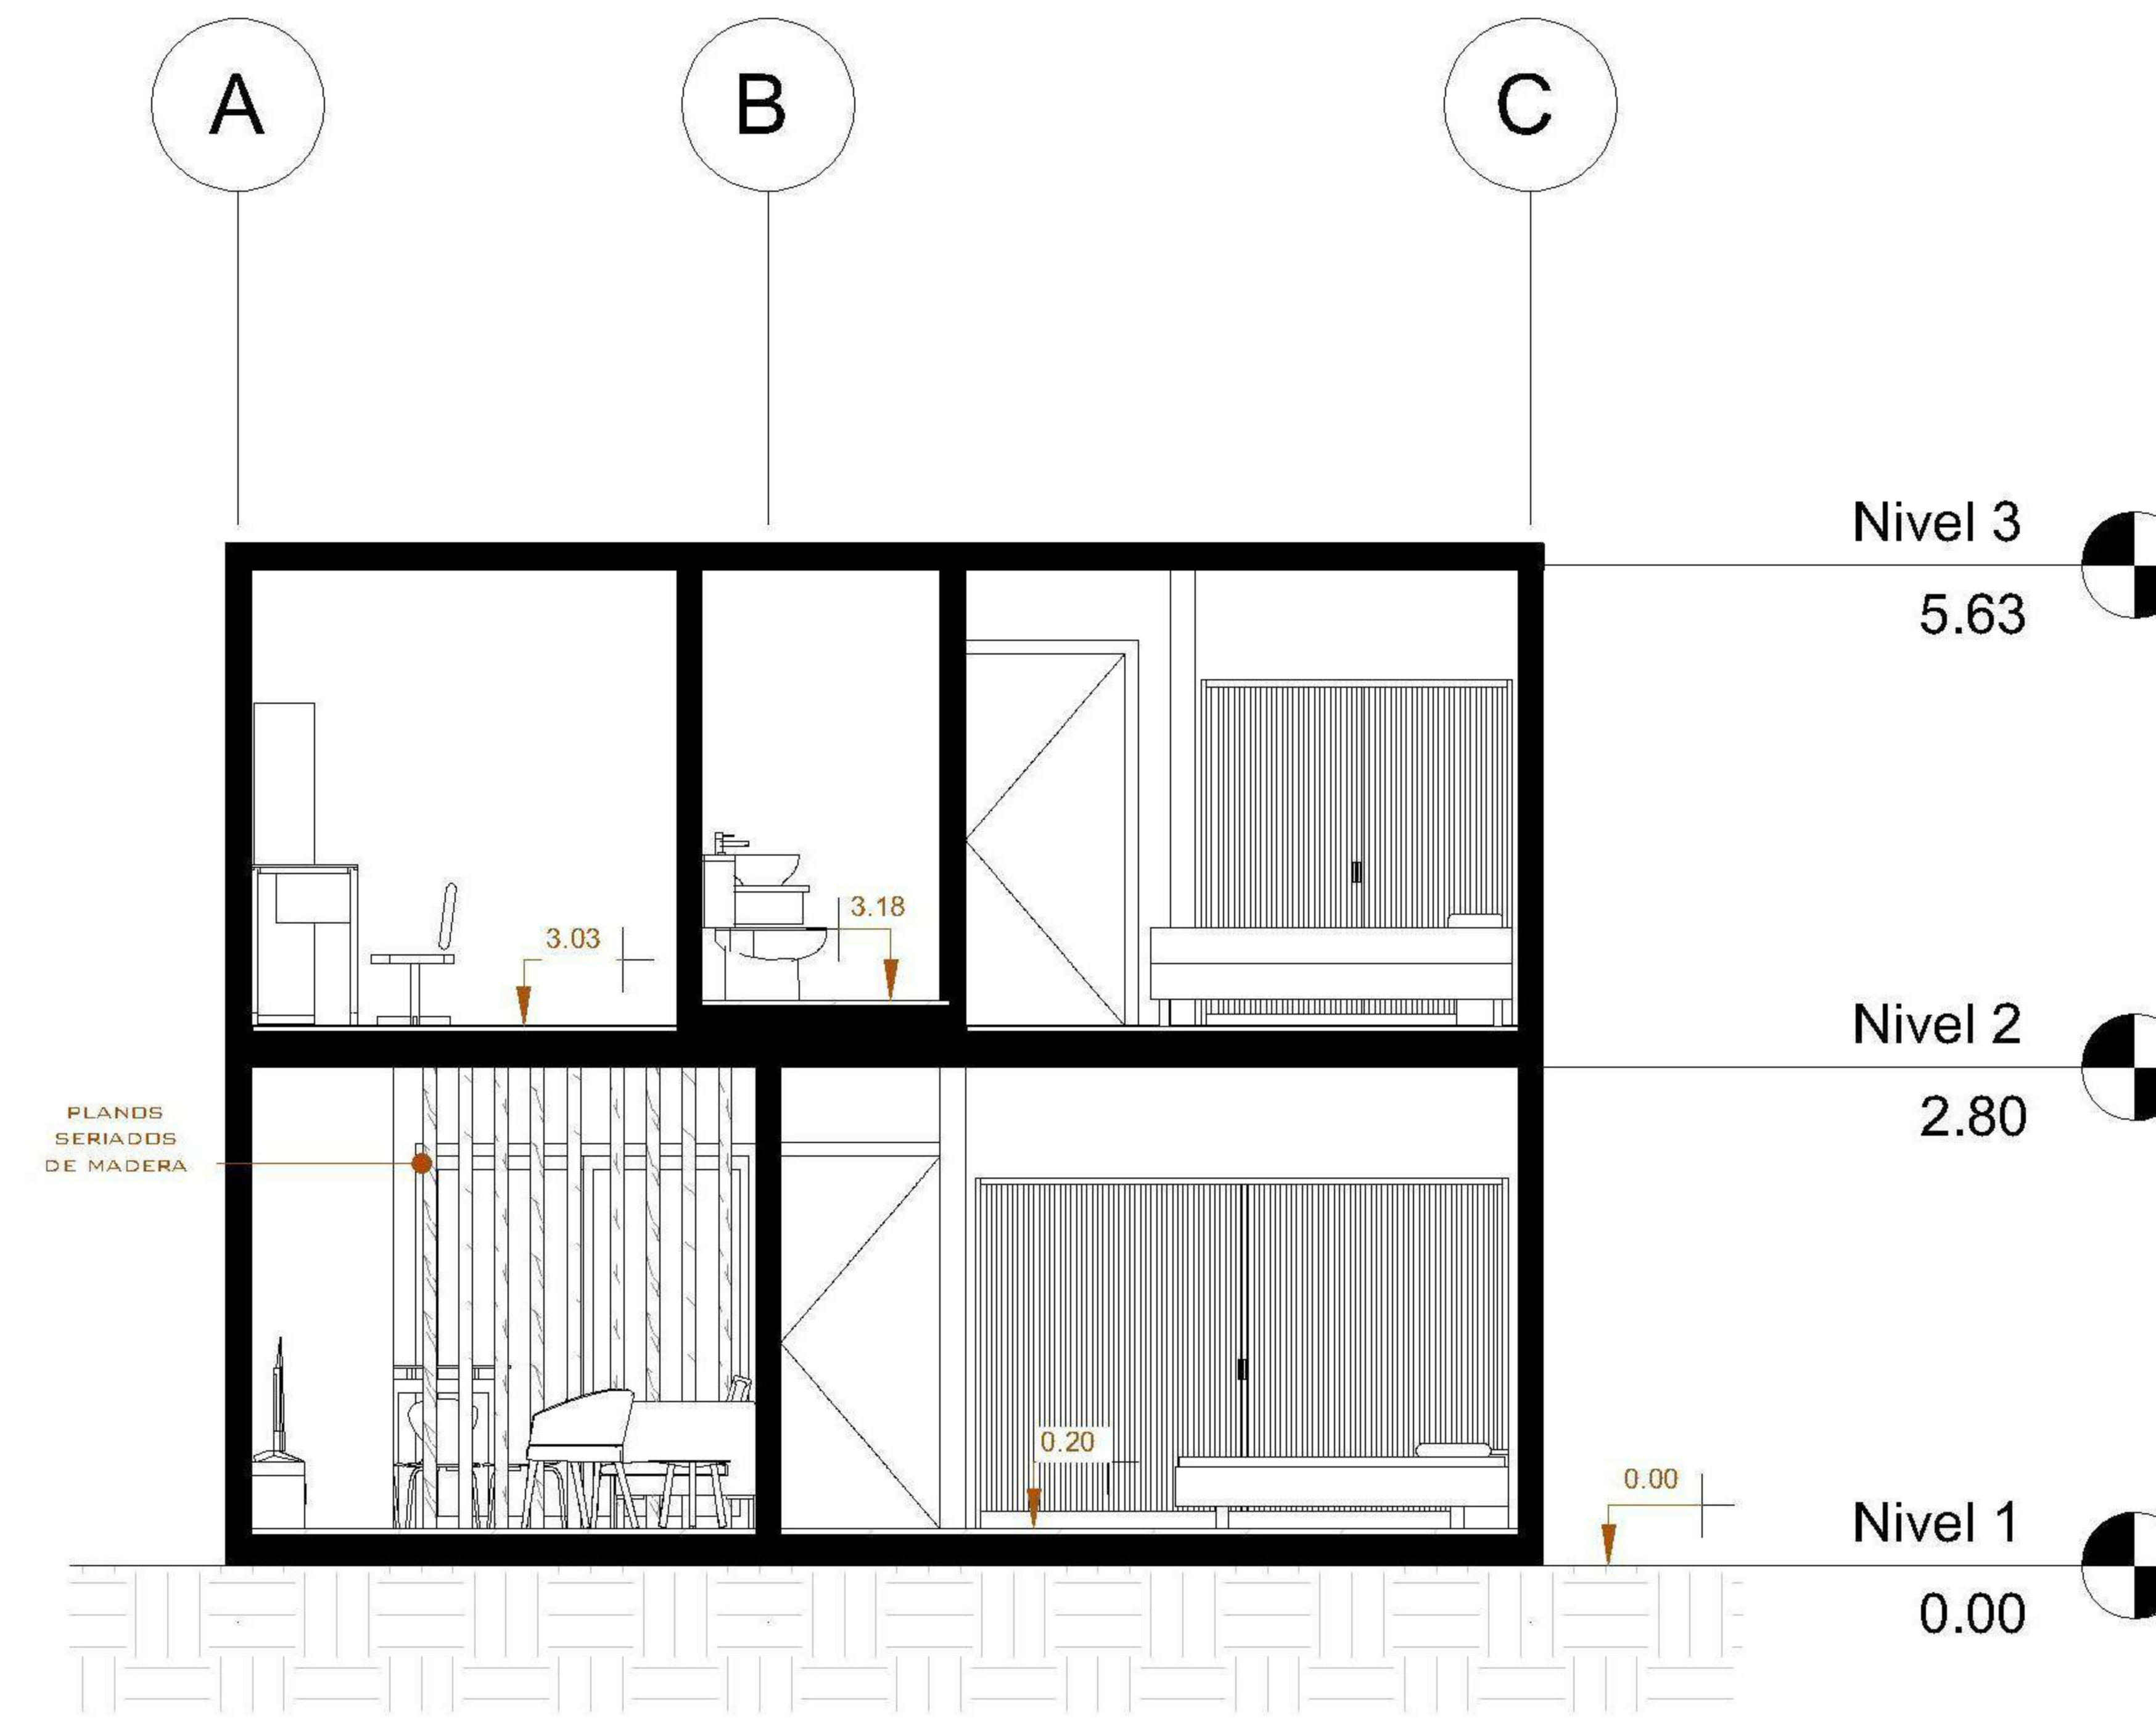

2 SECCIÓN TRANSVERSAL
1 : 75

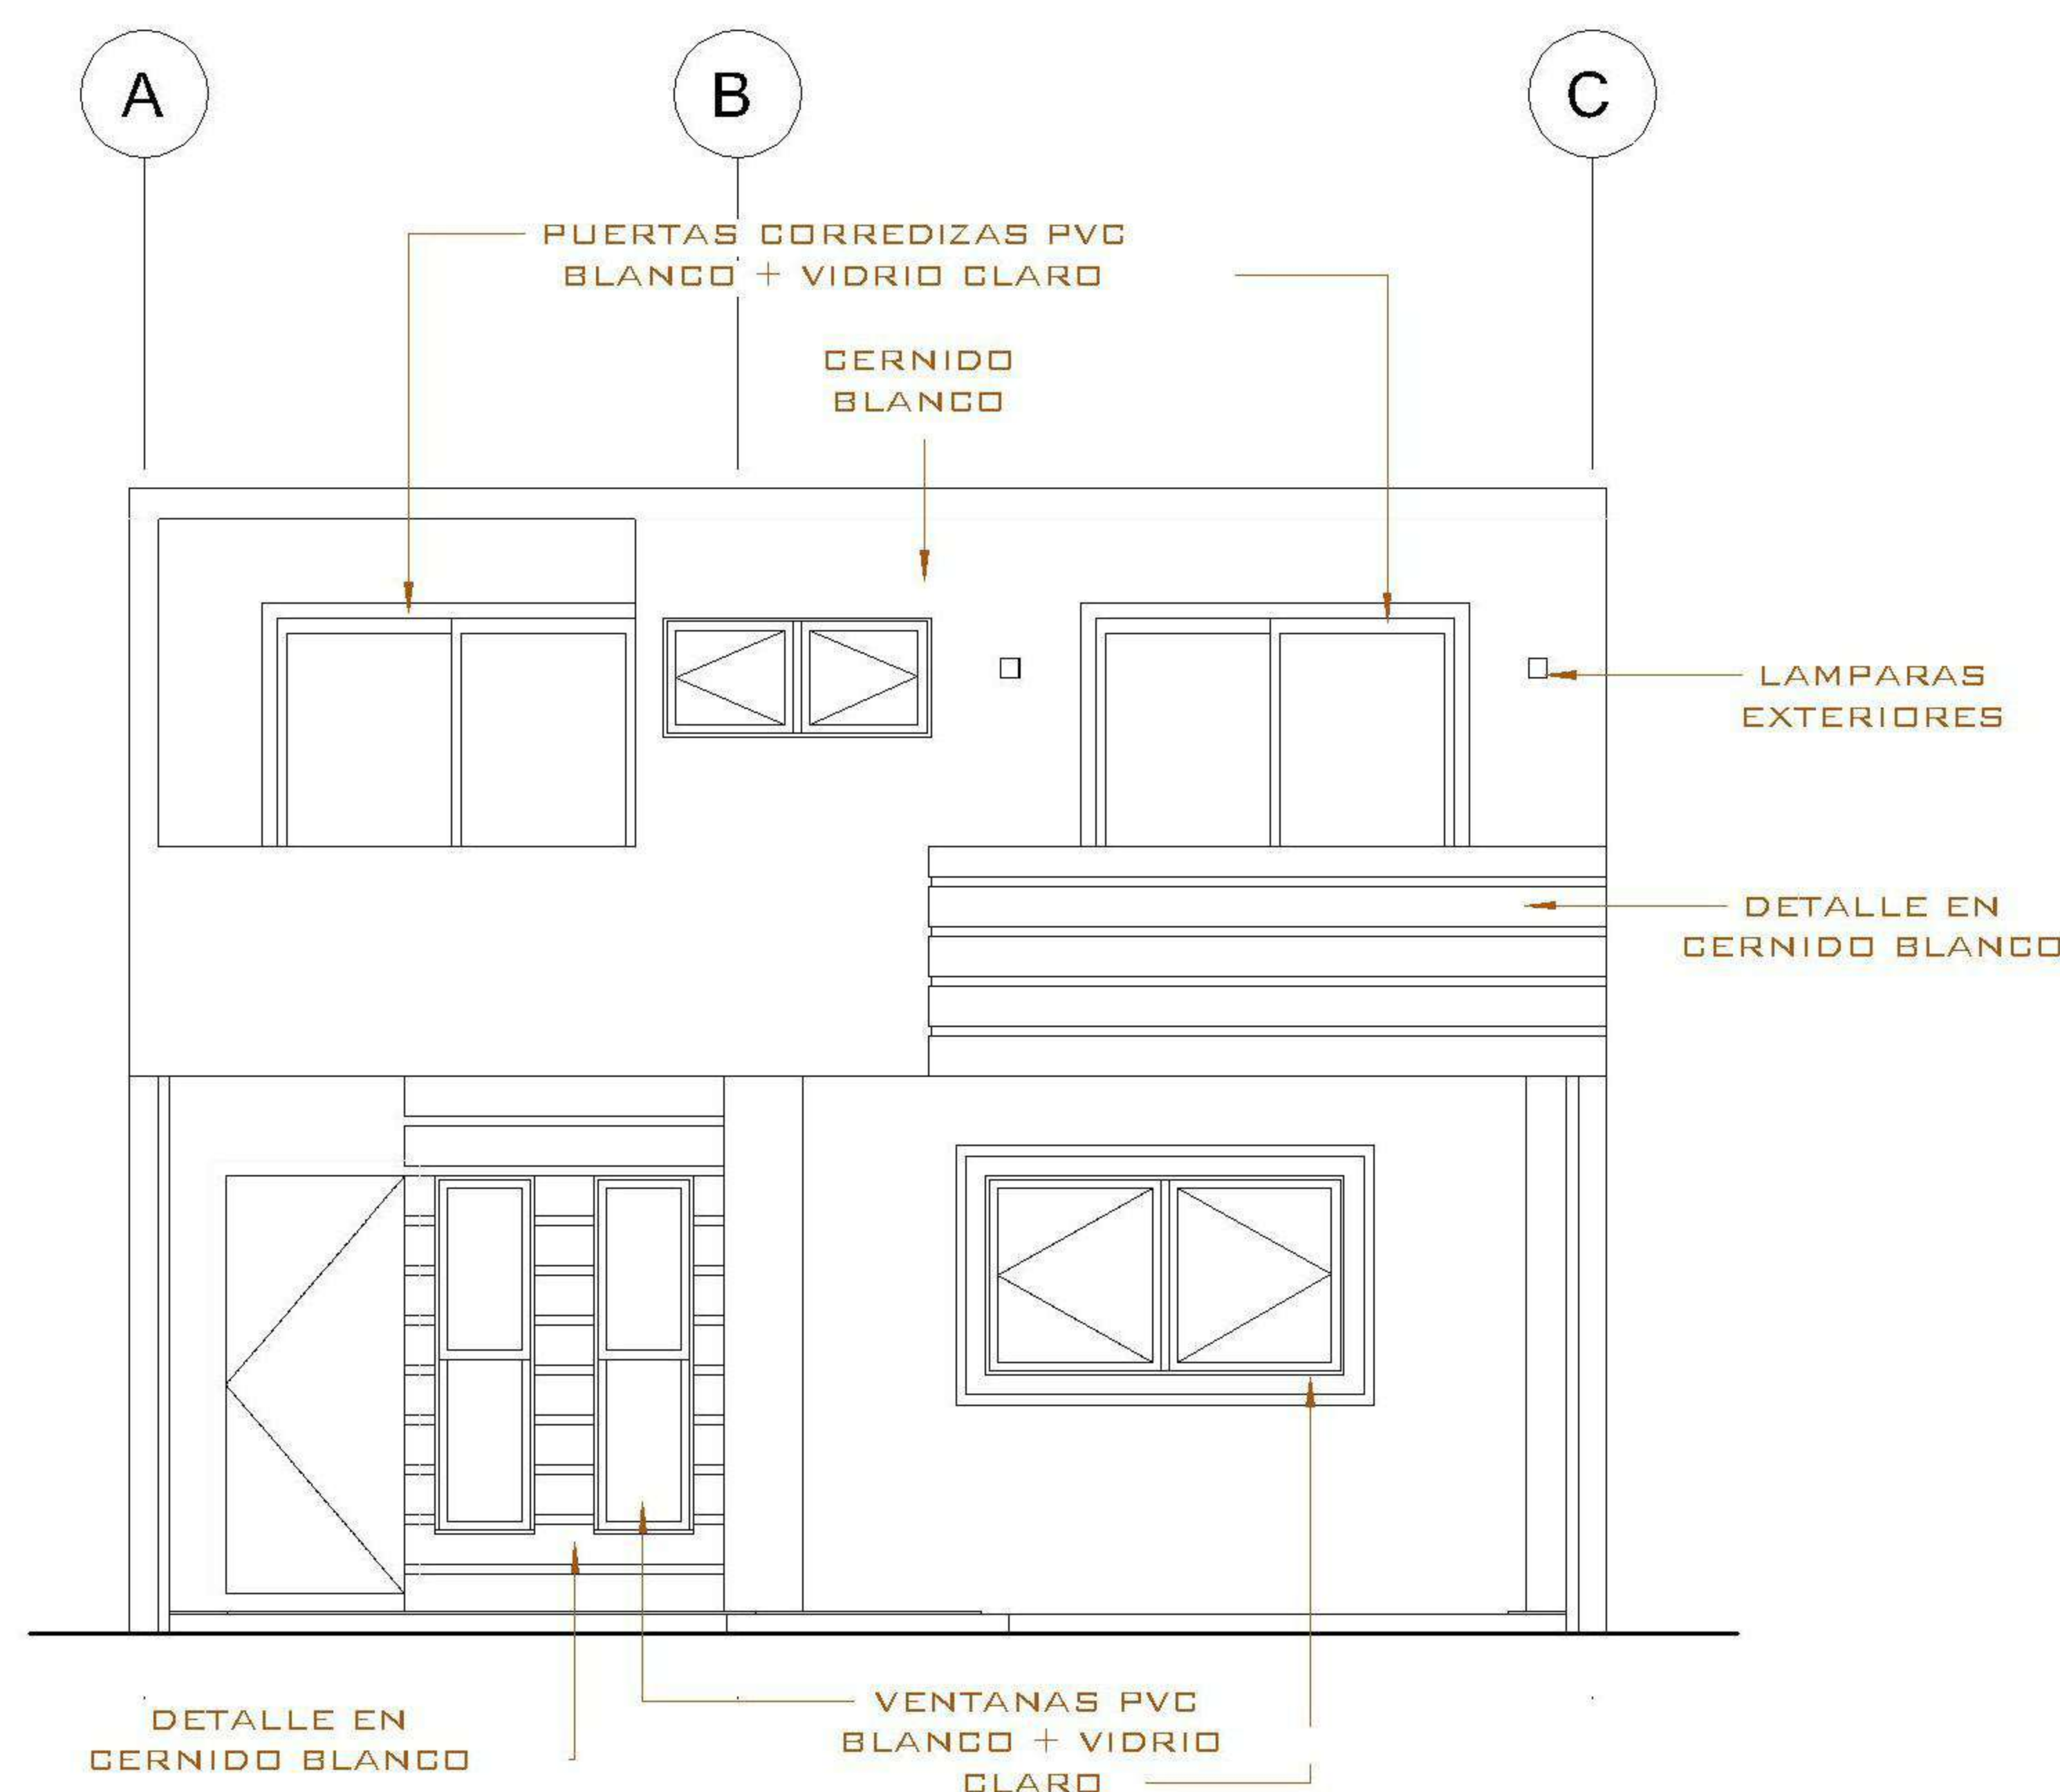

3 ELEVACIÓN PRINCIPAL
1 : 50

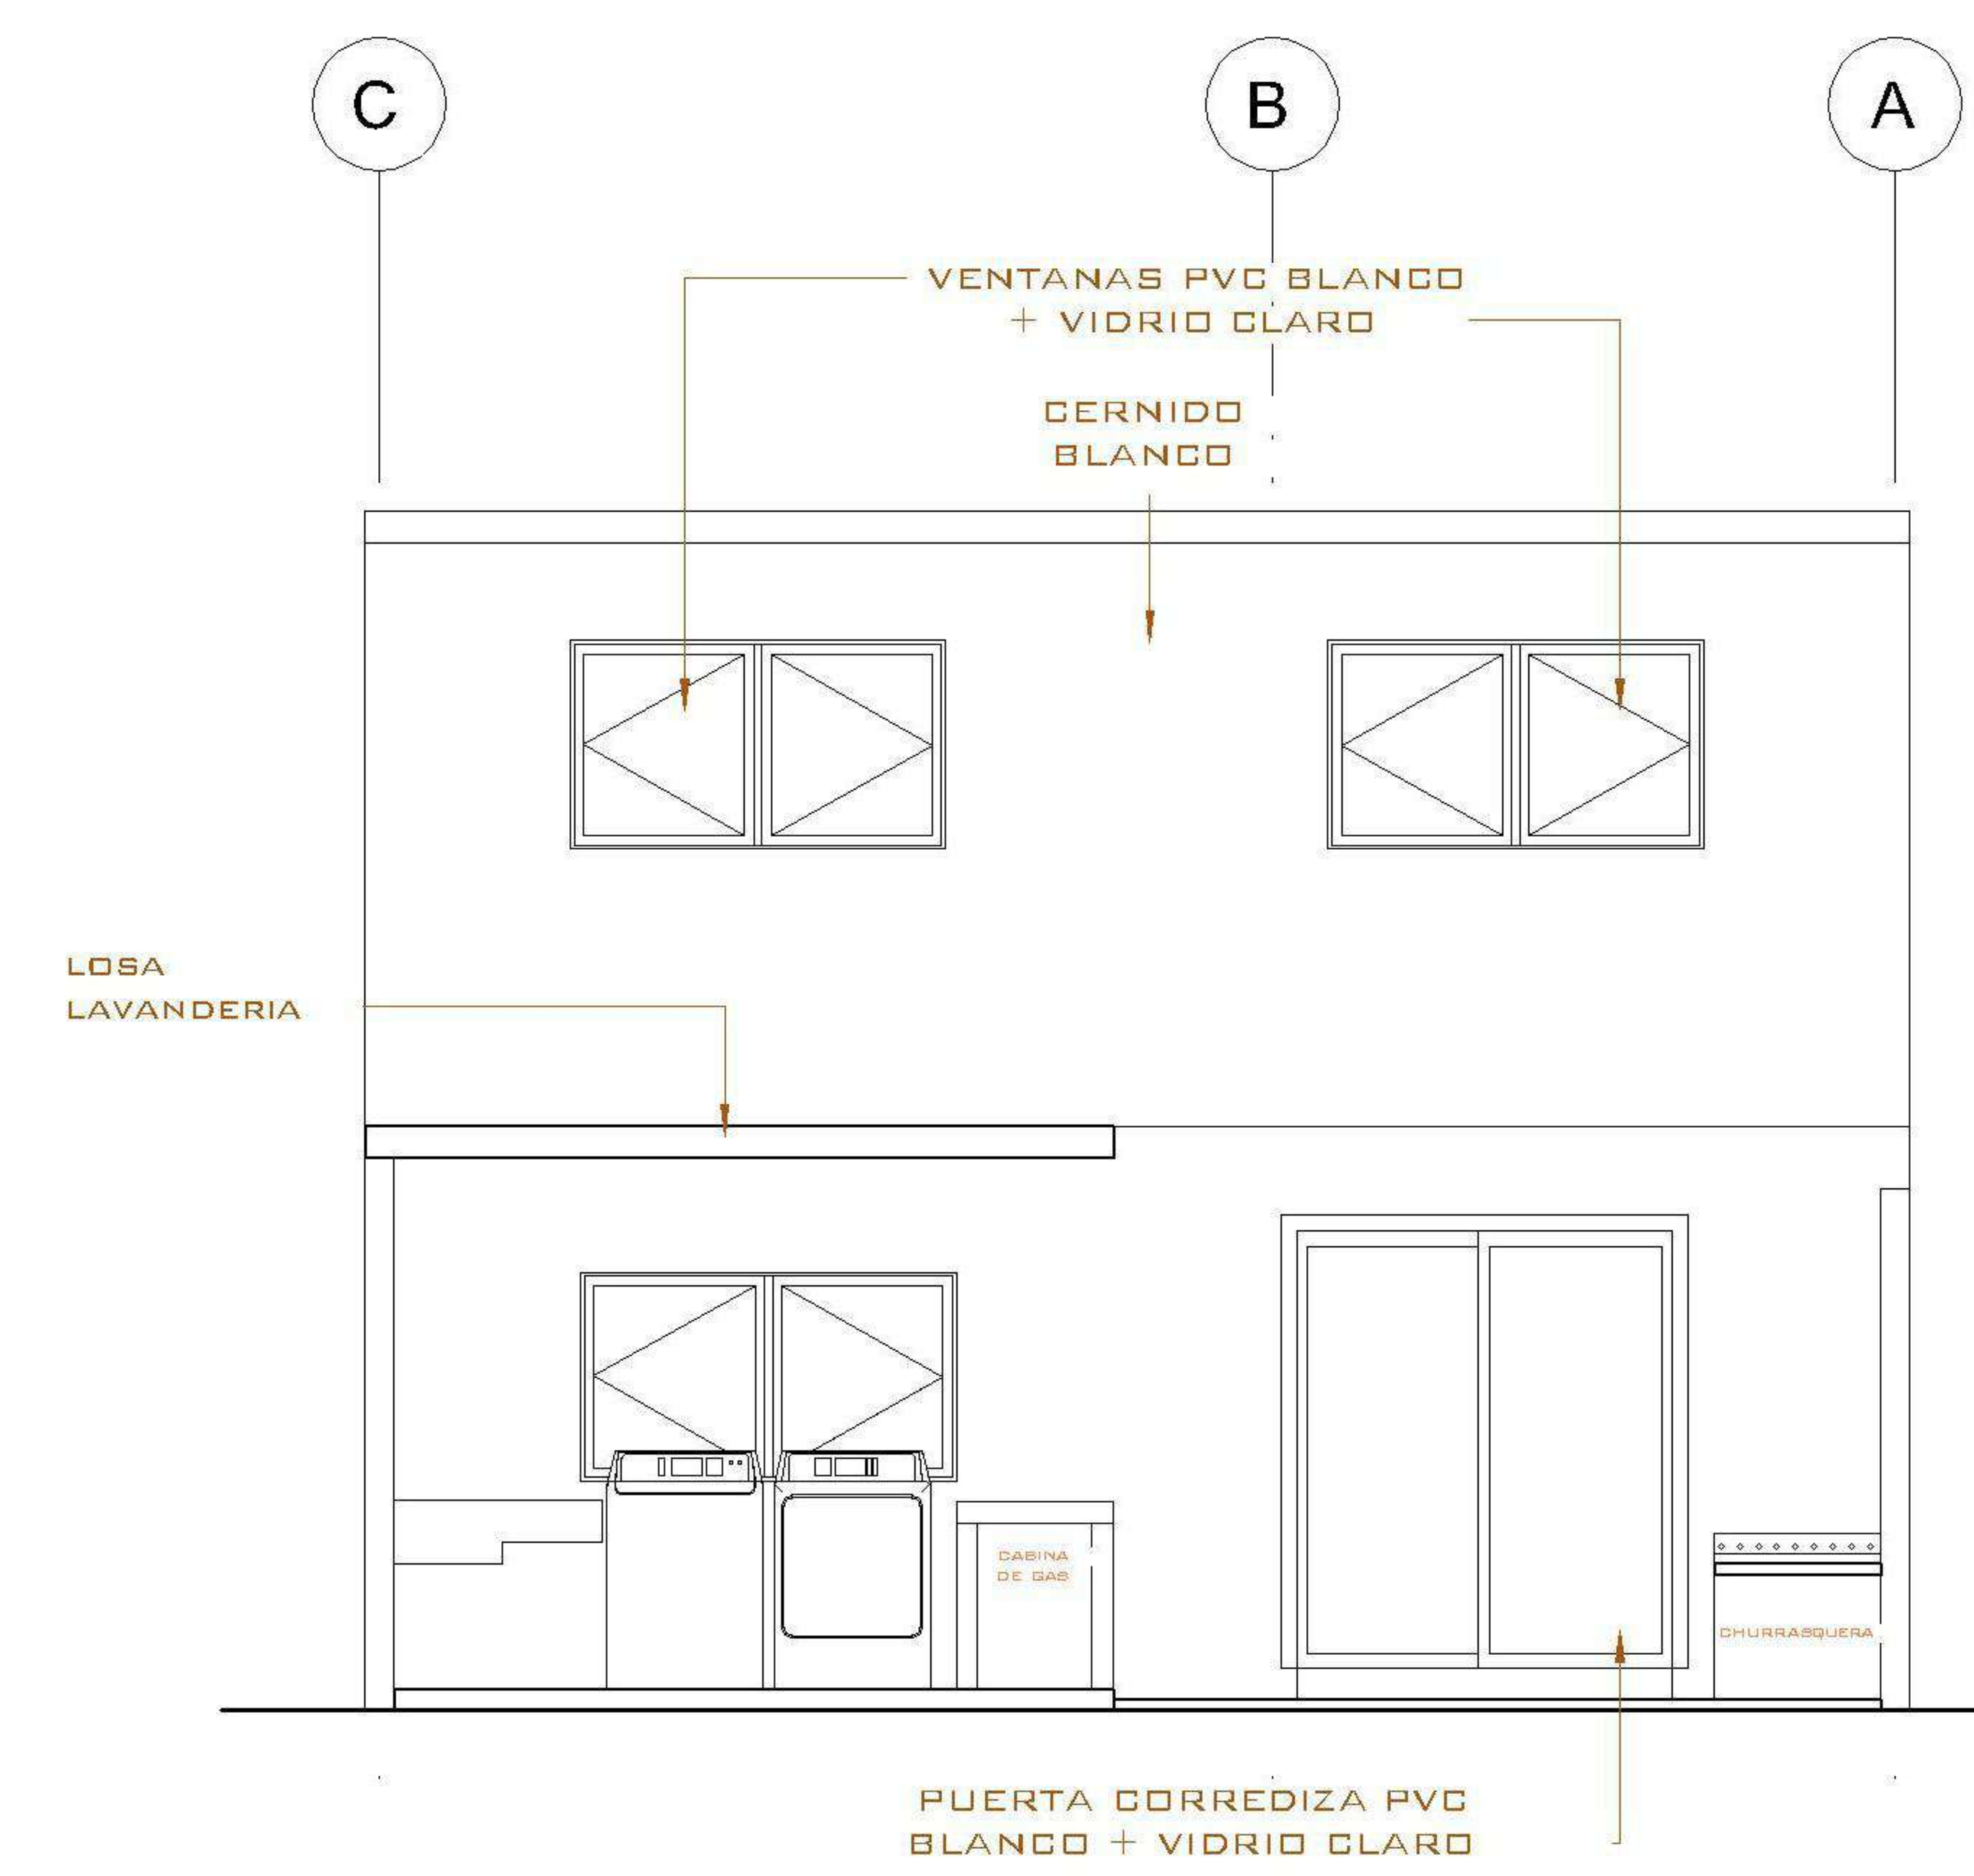

4 ELEVACIÓN POSTERIOR
1 : 50

PROPIETARIO:
 PROYECTO:
VIVIENDA PORTAL DEL VALLE
 UBICACIÓN:
 PLANIFICADO POR:
ING. JUANJO
 EJECUTOR:
CONSTRUCTORA DEL ATLANTICO
 DIBUJÓ:
CONSTRUCTORA DEL ATLANTICO

OBSERVACIONES



CONTENIDO:

**PLANTAS
 AGUA
 POTABLE**

(F) ING. JUANJO

FECHA:
ENERO 2026

ESCALA:
INDICADA


CATEGORÍA HOJA:

ARQUITECTURA	
ESTRUCTURA	
INSTALACIONES	X
CIVIL	



07/13

SIMBOLOGIA


PLANTA DE AGUA	
	TUBERIA DE AGUA CALIENTE DE COBRE 1/2"
	TUBERIA DE AGUA FRIA PVC 1/2"
	TEE A 90° HORIZONTAL
	CHEQUE INTERNO 3/4"
	CHORRO
	CODO
	CHORRO DE PVC 1/2" H=0.40 Mtrs
	REDUCIDOR DE 3/4" A 1/2"
	CONTADOR
	CODO A 90° VERTICAL INDICA SUBE
	CALENTADOR DE AGUA
	CHEQUE INTERNO 3/4"
	TUBERIA DE AGUA FRIA PVC 3/4"
	TUBERIA DE AGUA CALIENTE DE COBRE 3/4"

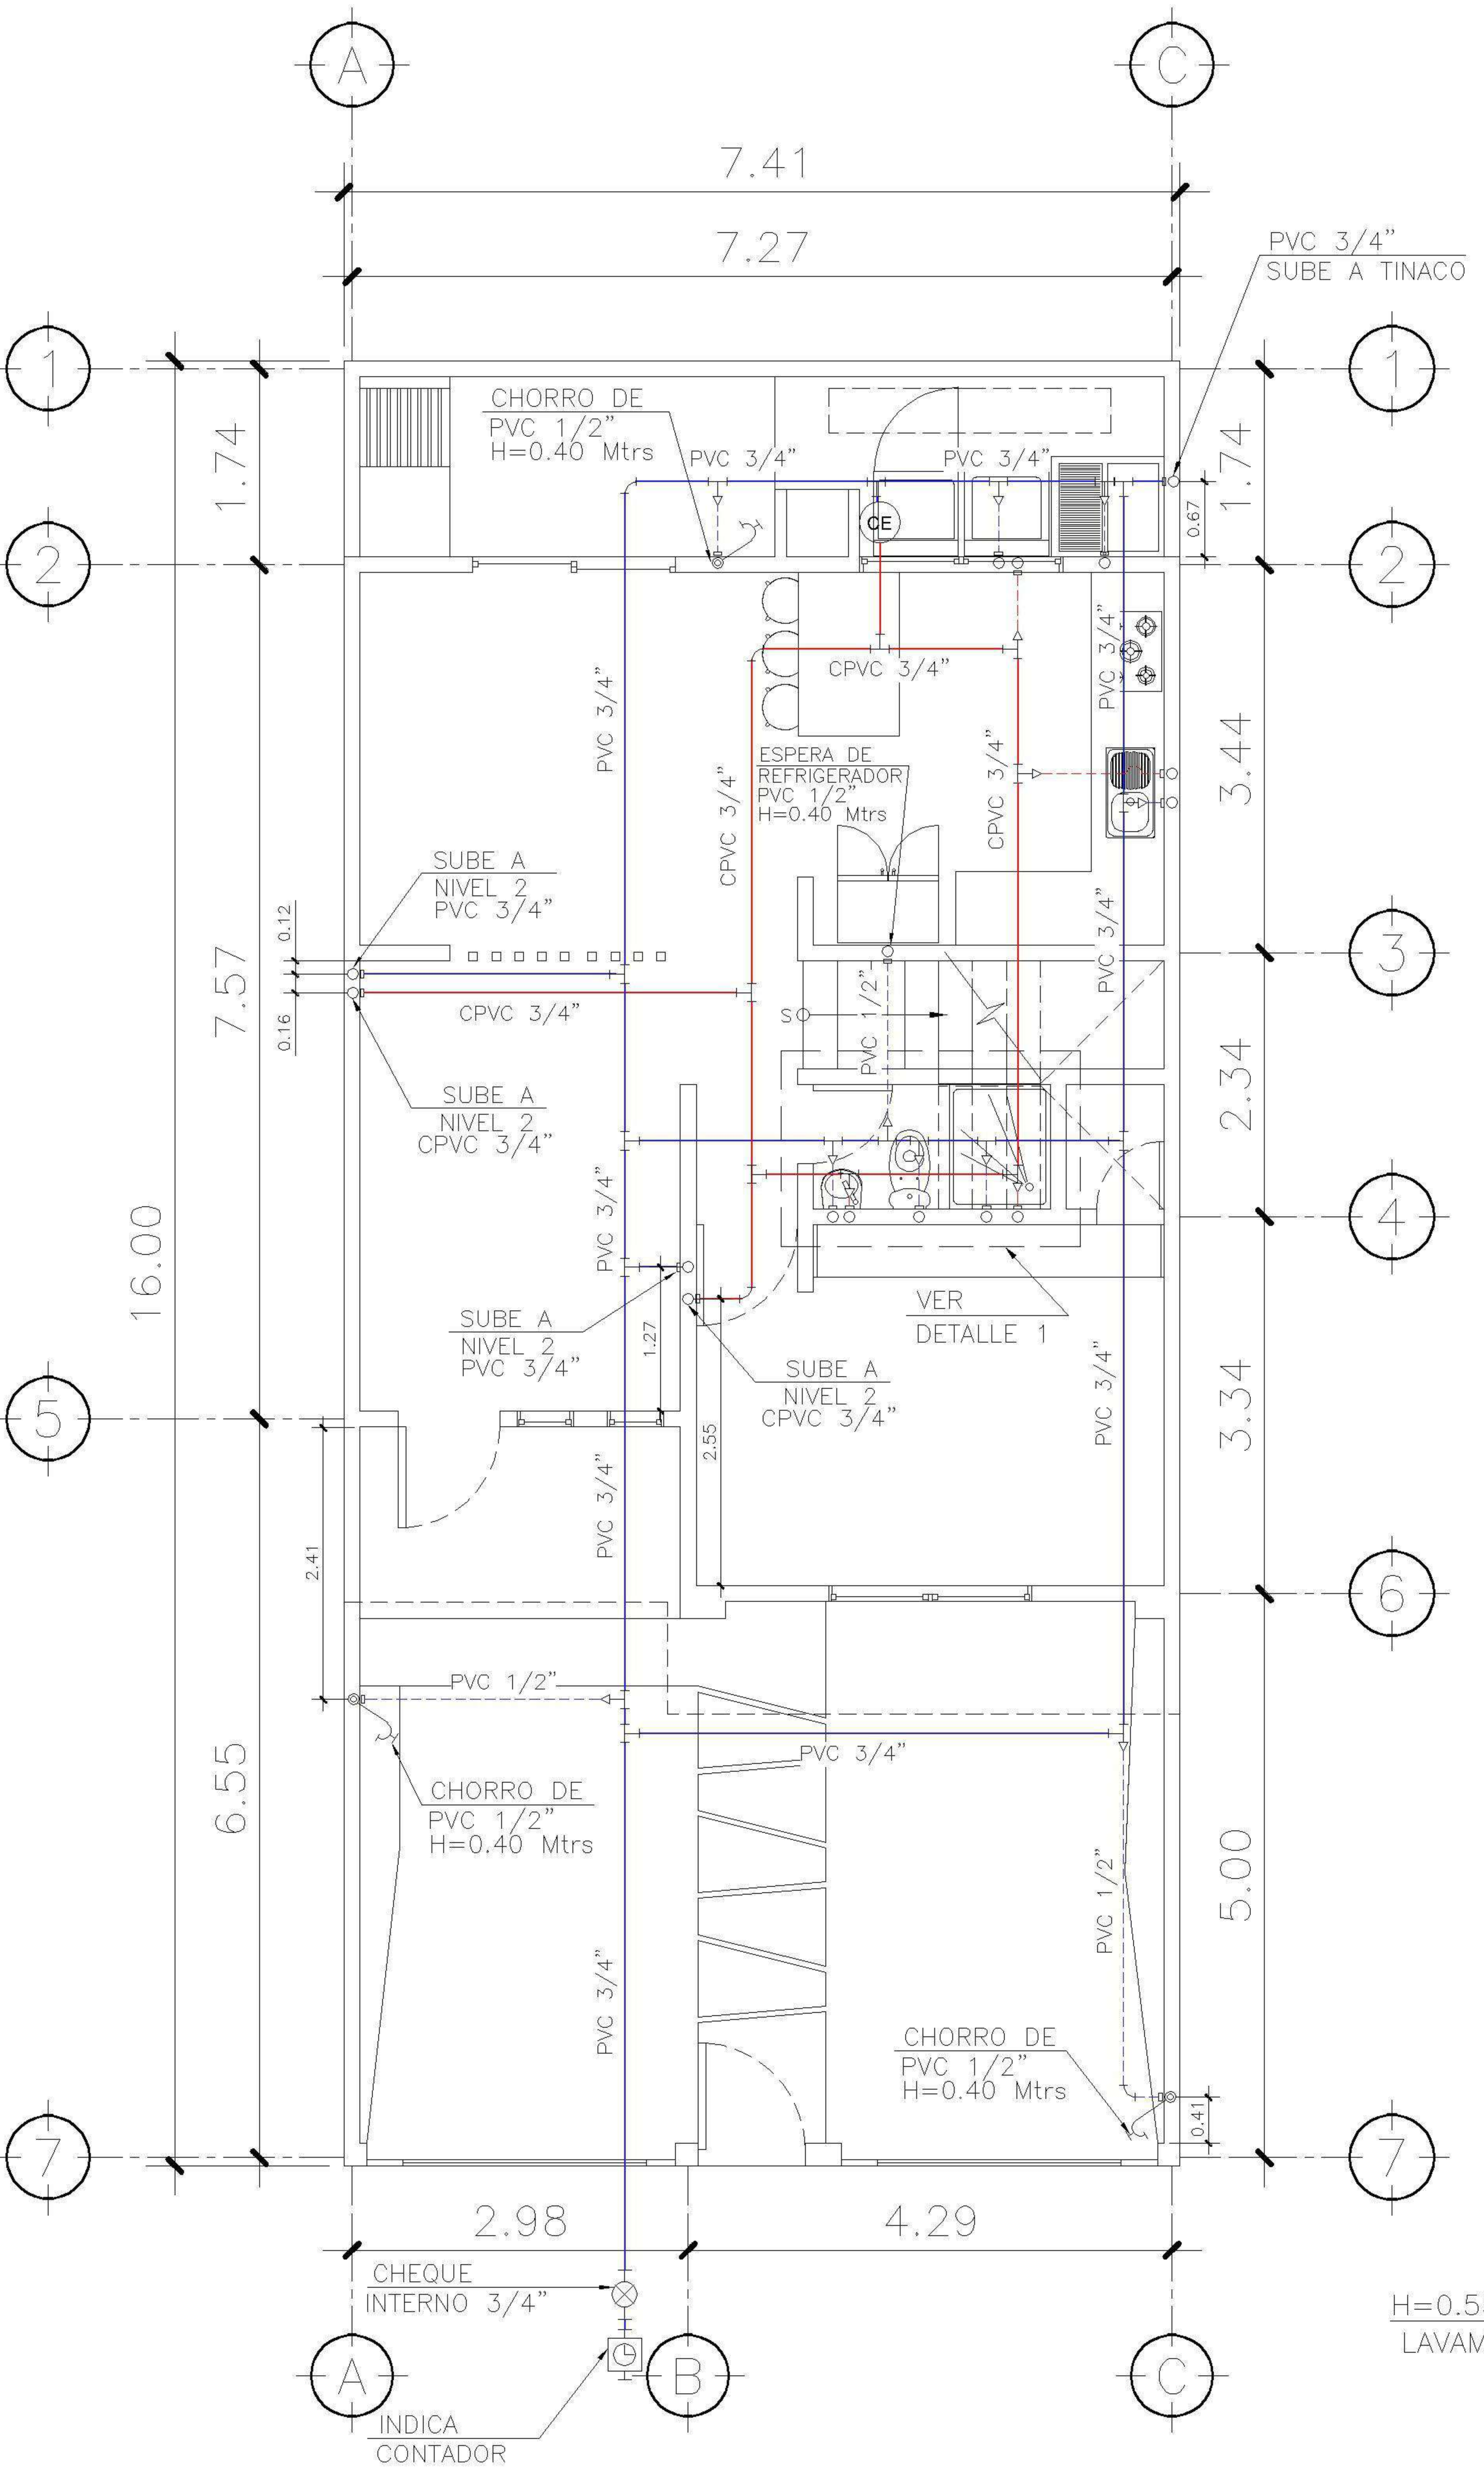


1 PLANTA NIVEL 1
 HIDRAULICA ESCALA: 1:75

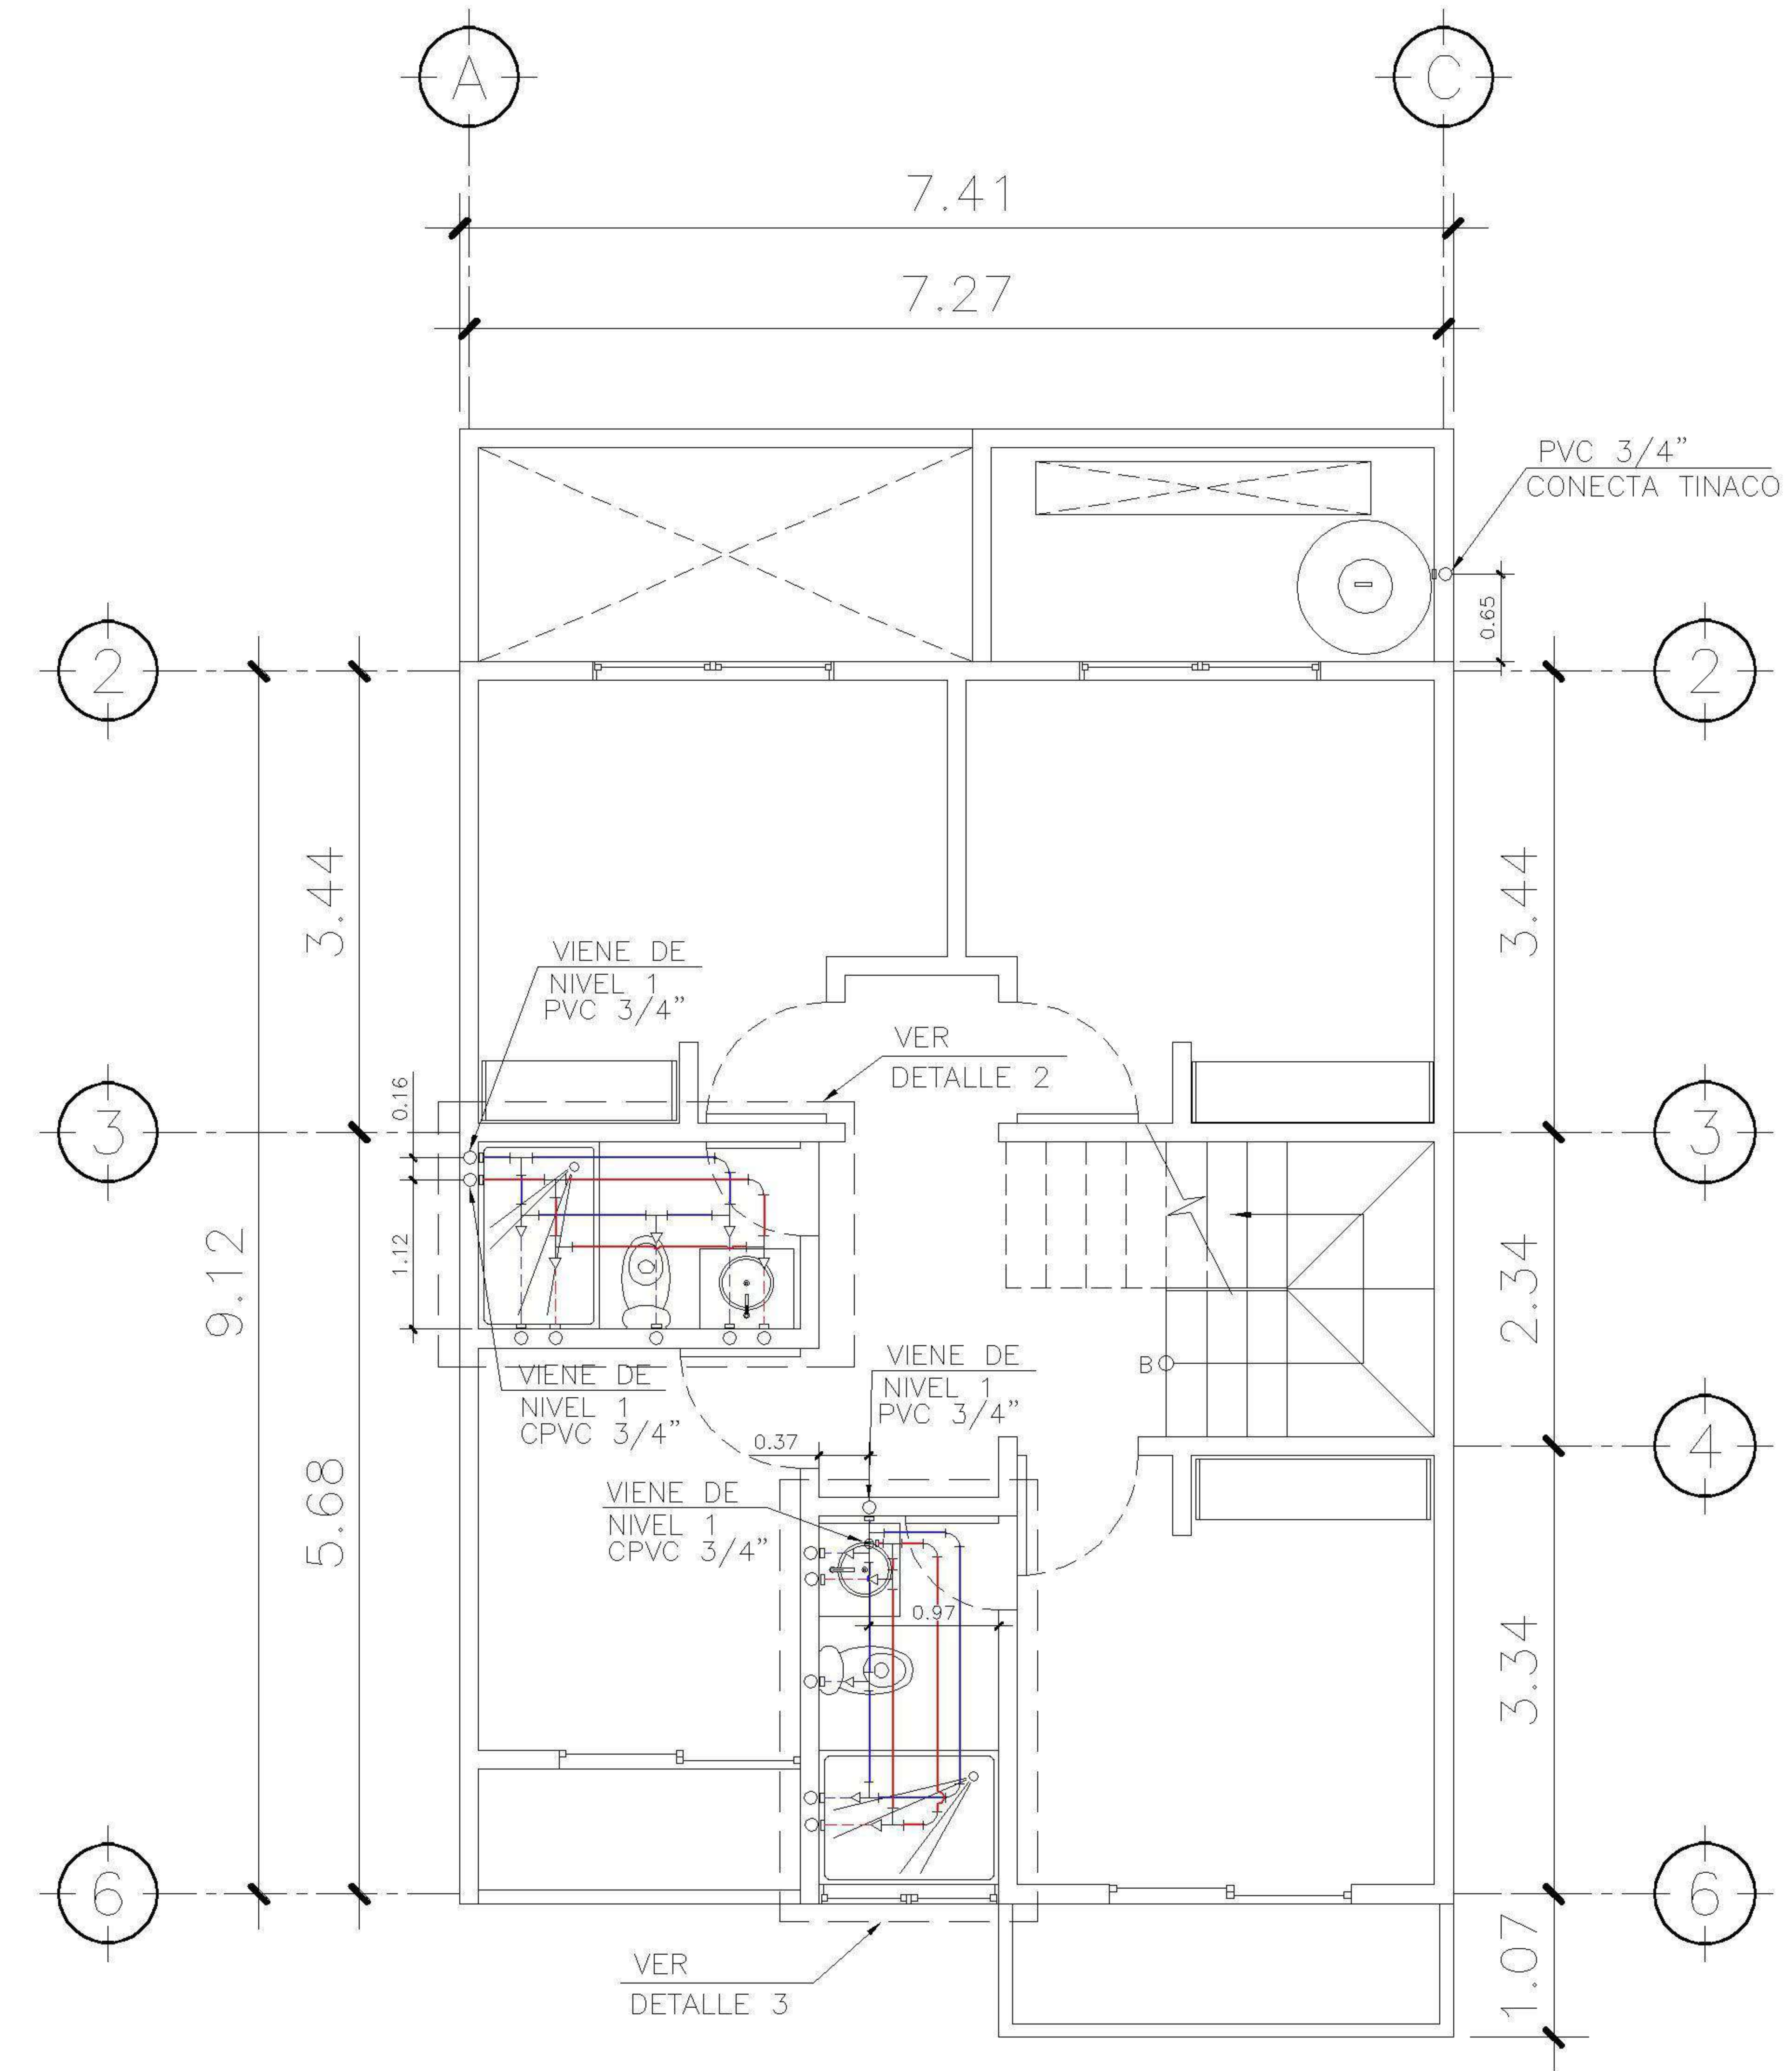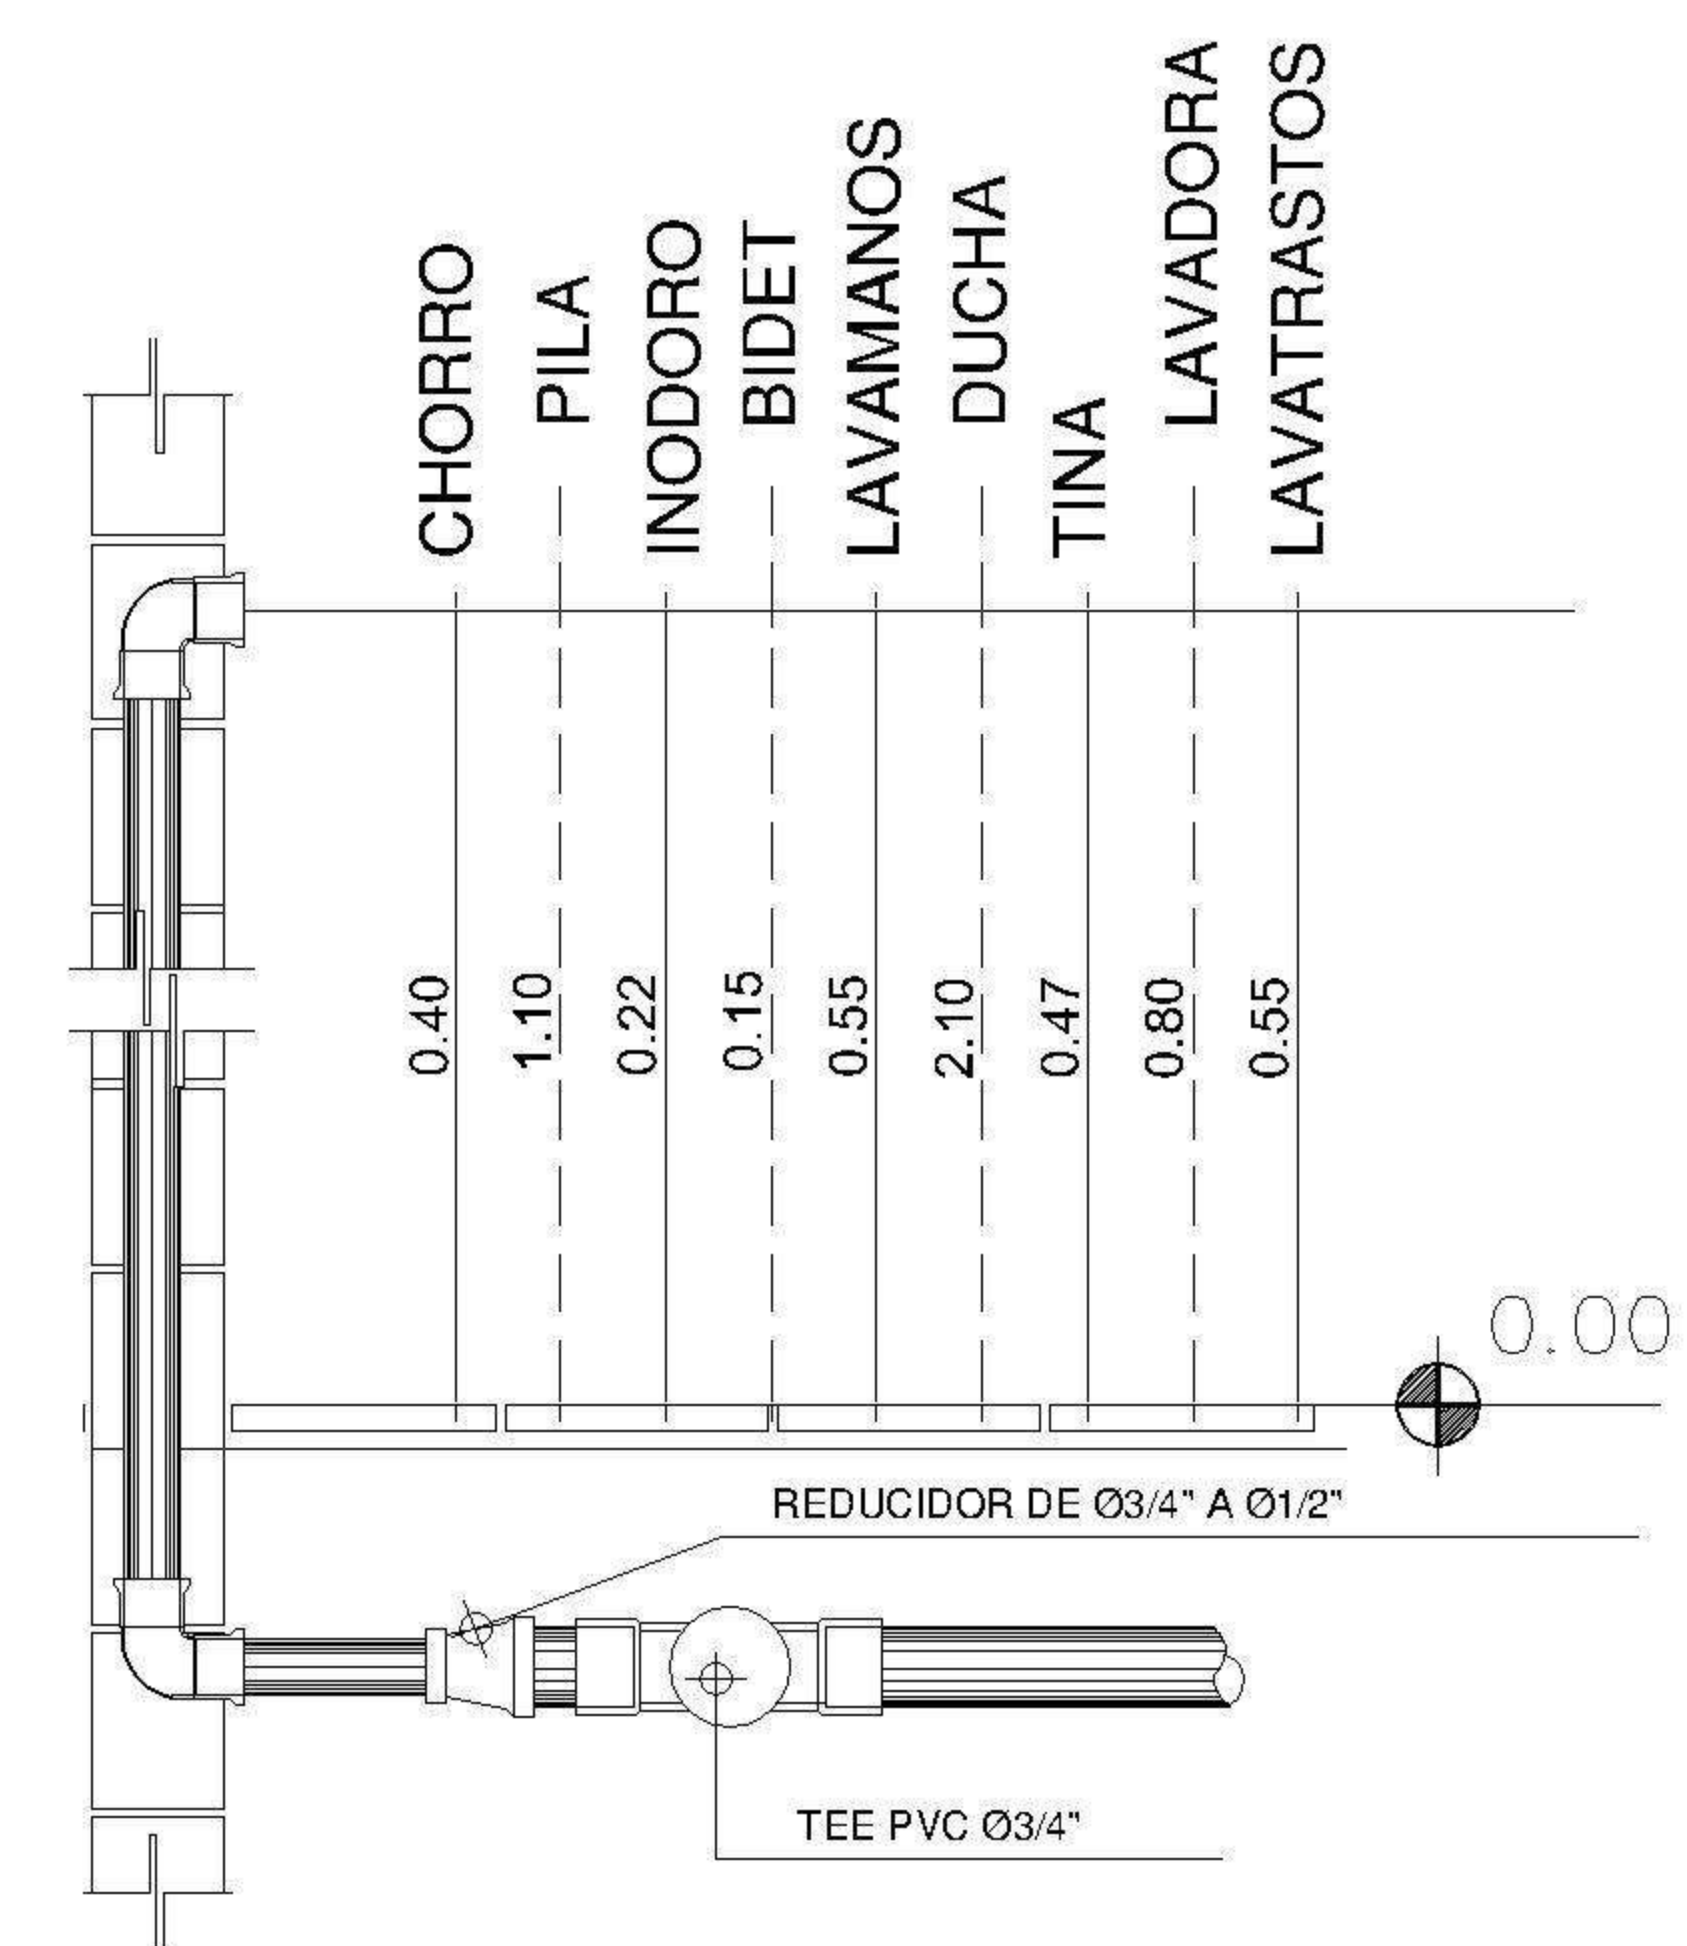


2 PLANTA NIVEL 2
 HIDRAULICA ESCALA: 1:75

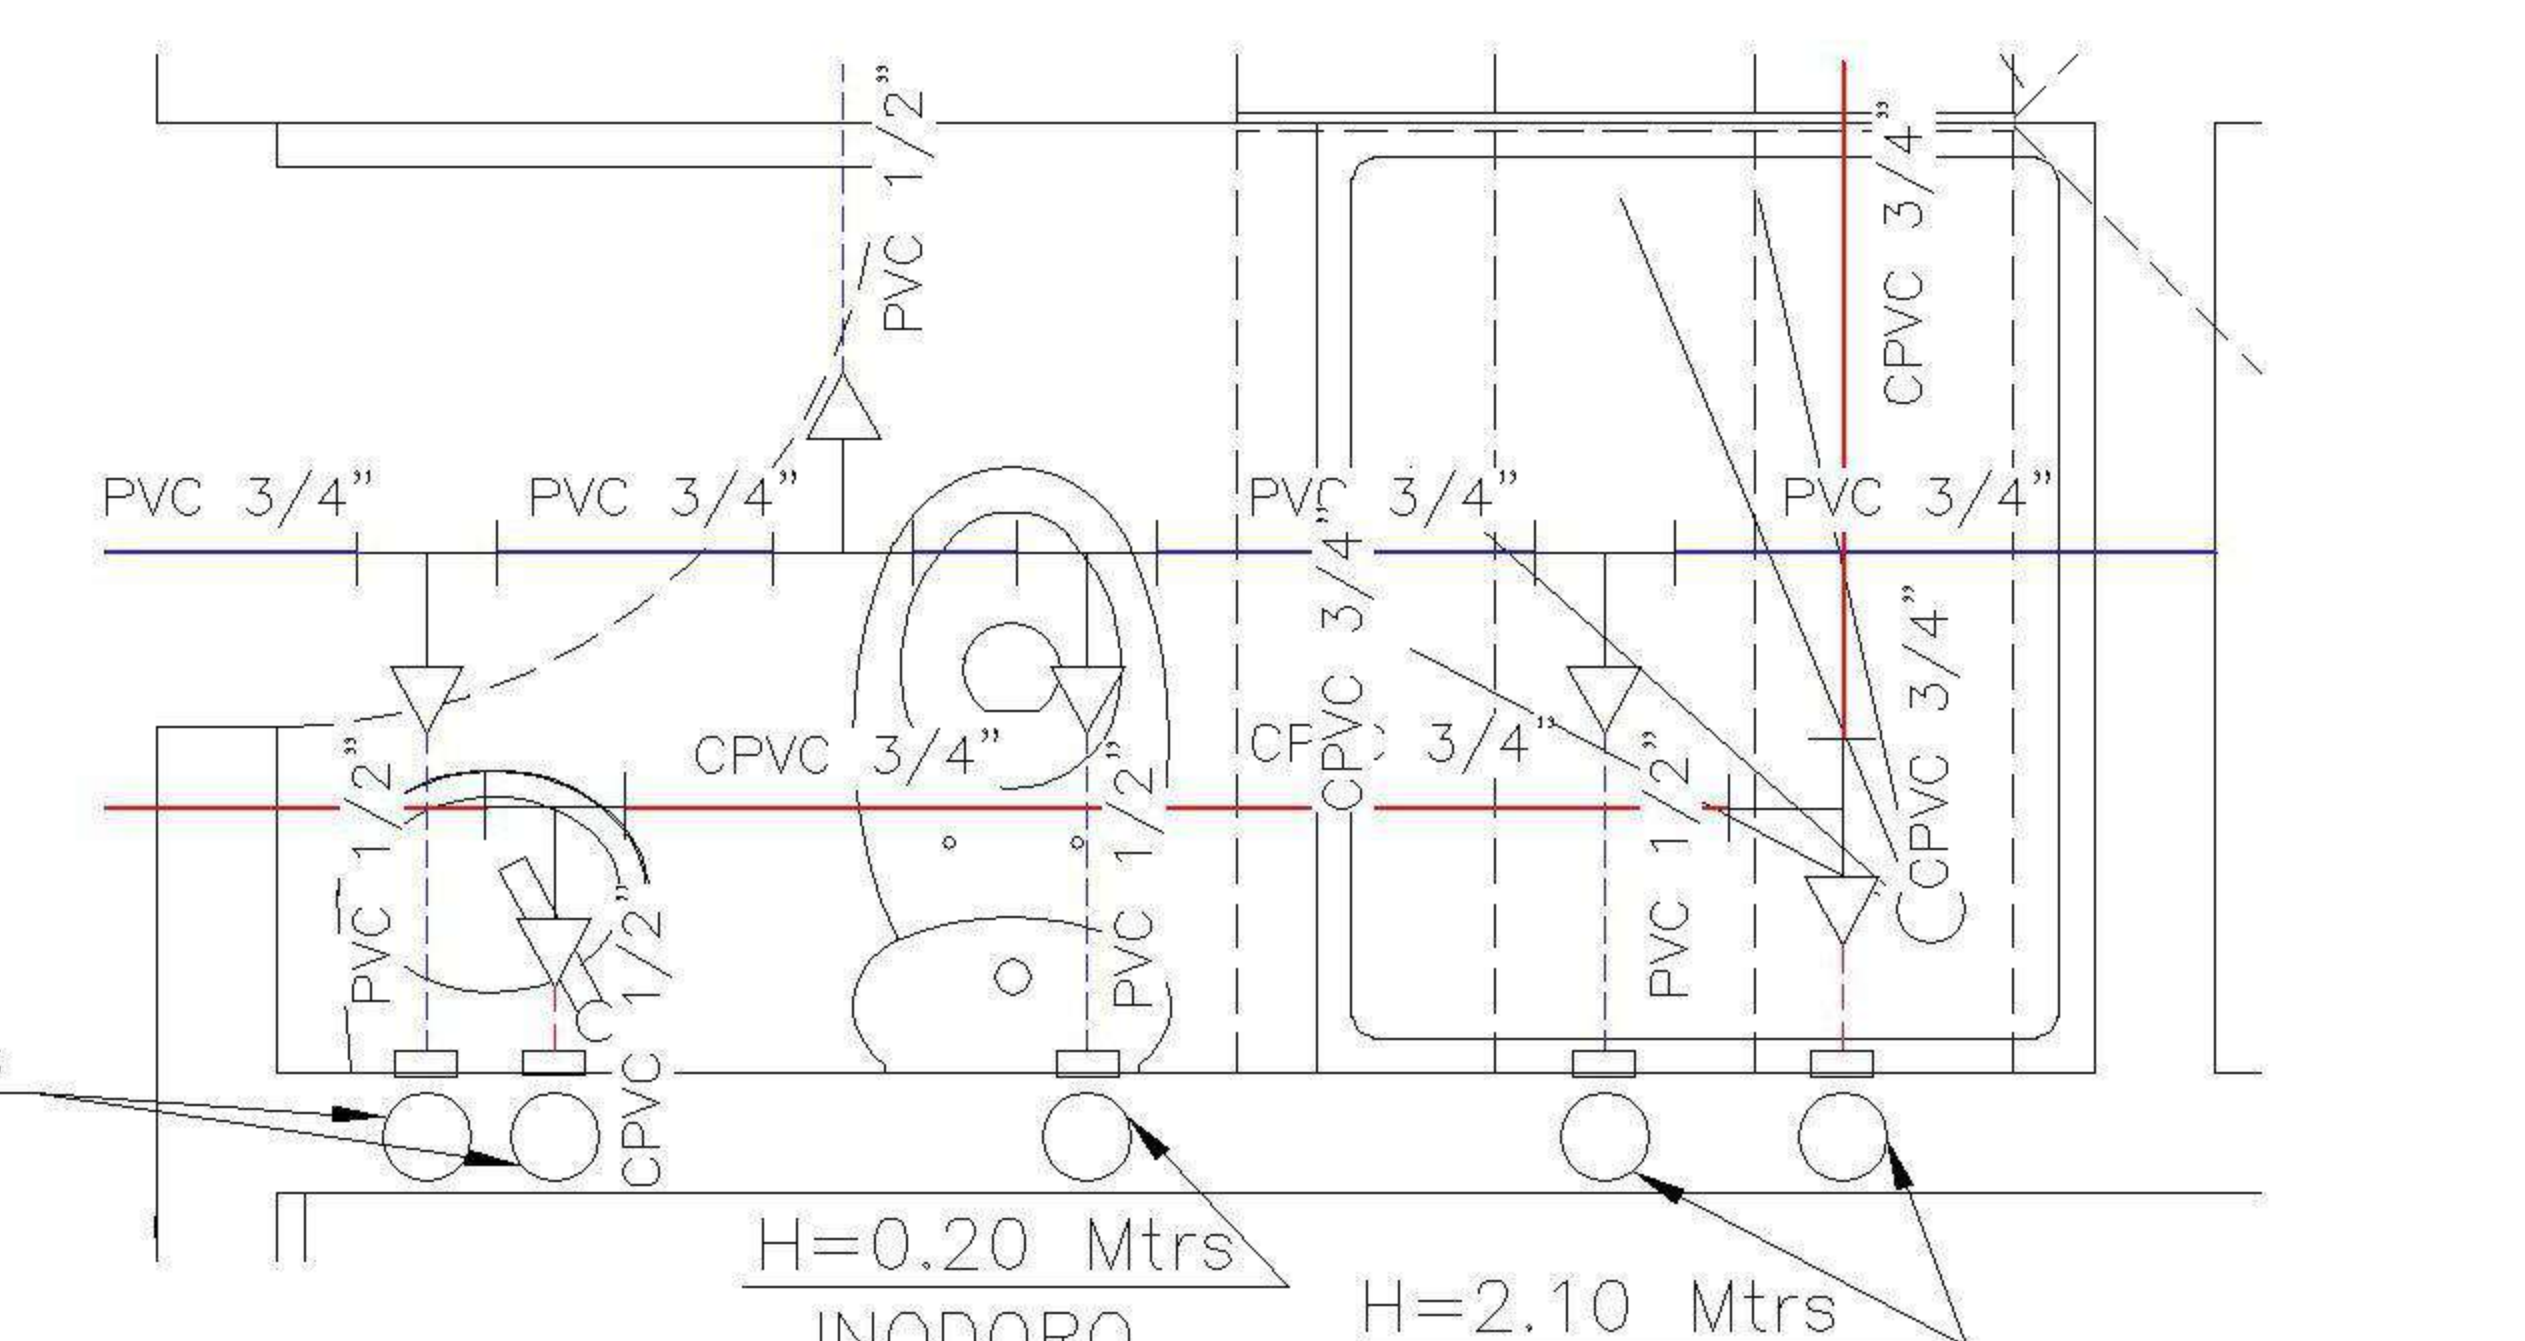

2 DETALLE 1
 BAÑO DE VISITAS NIVEL 1 ESCALA: 1:25

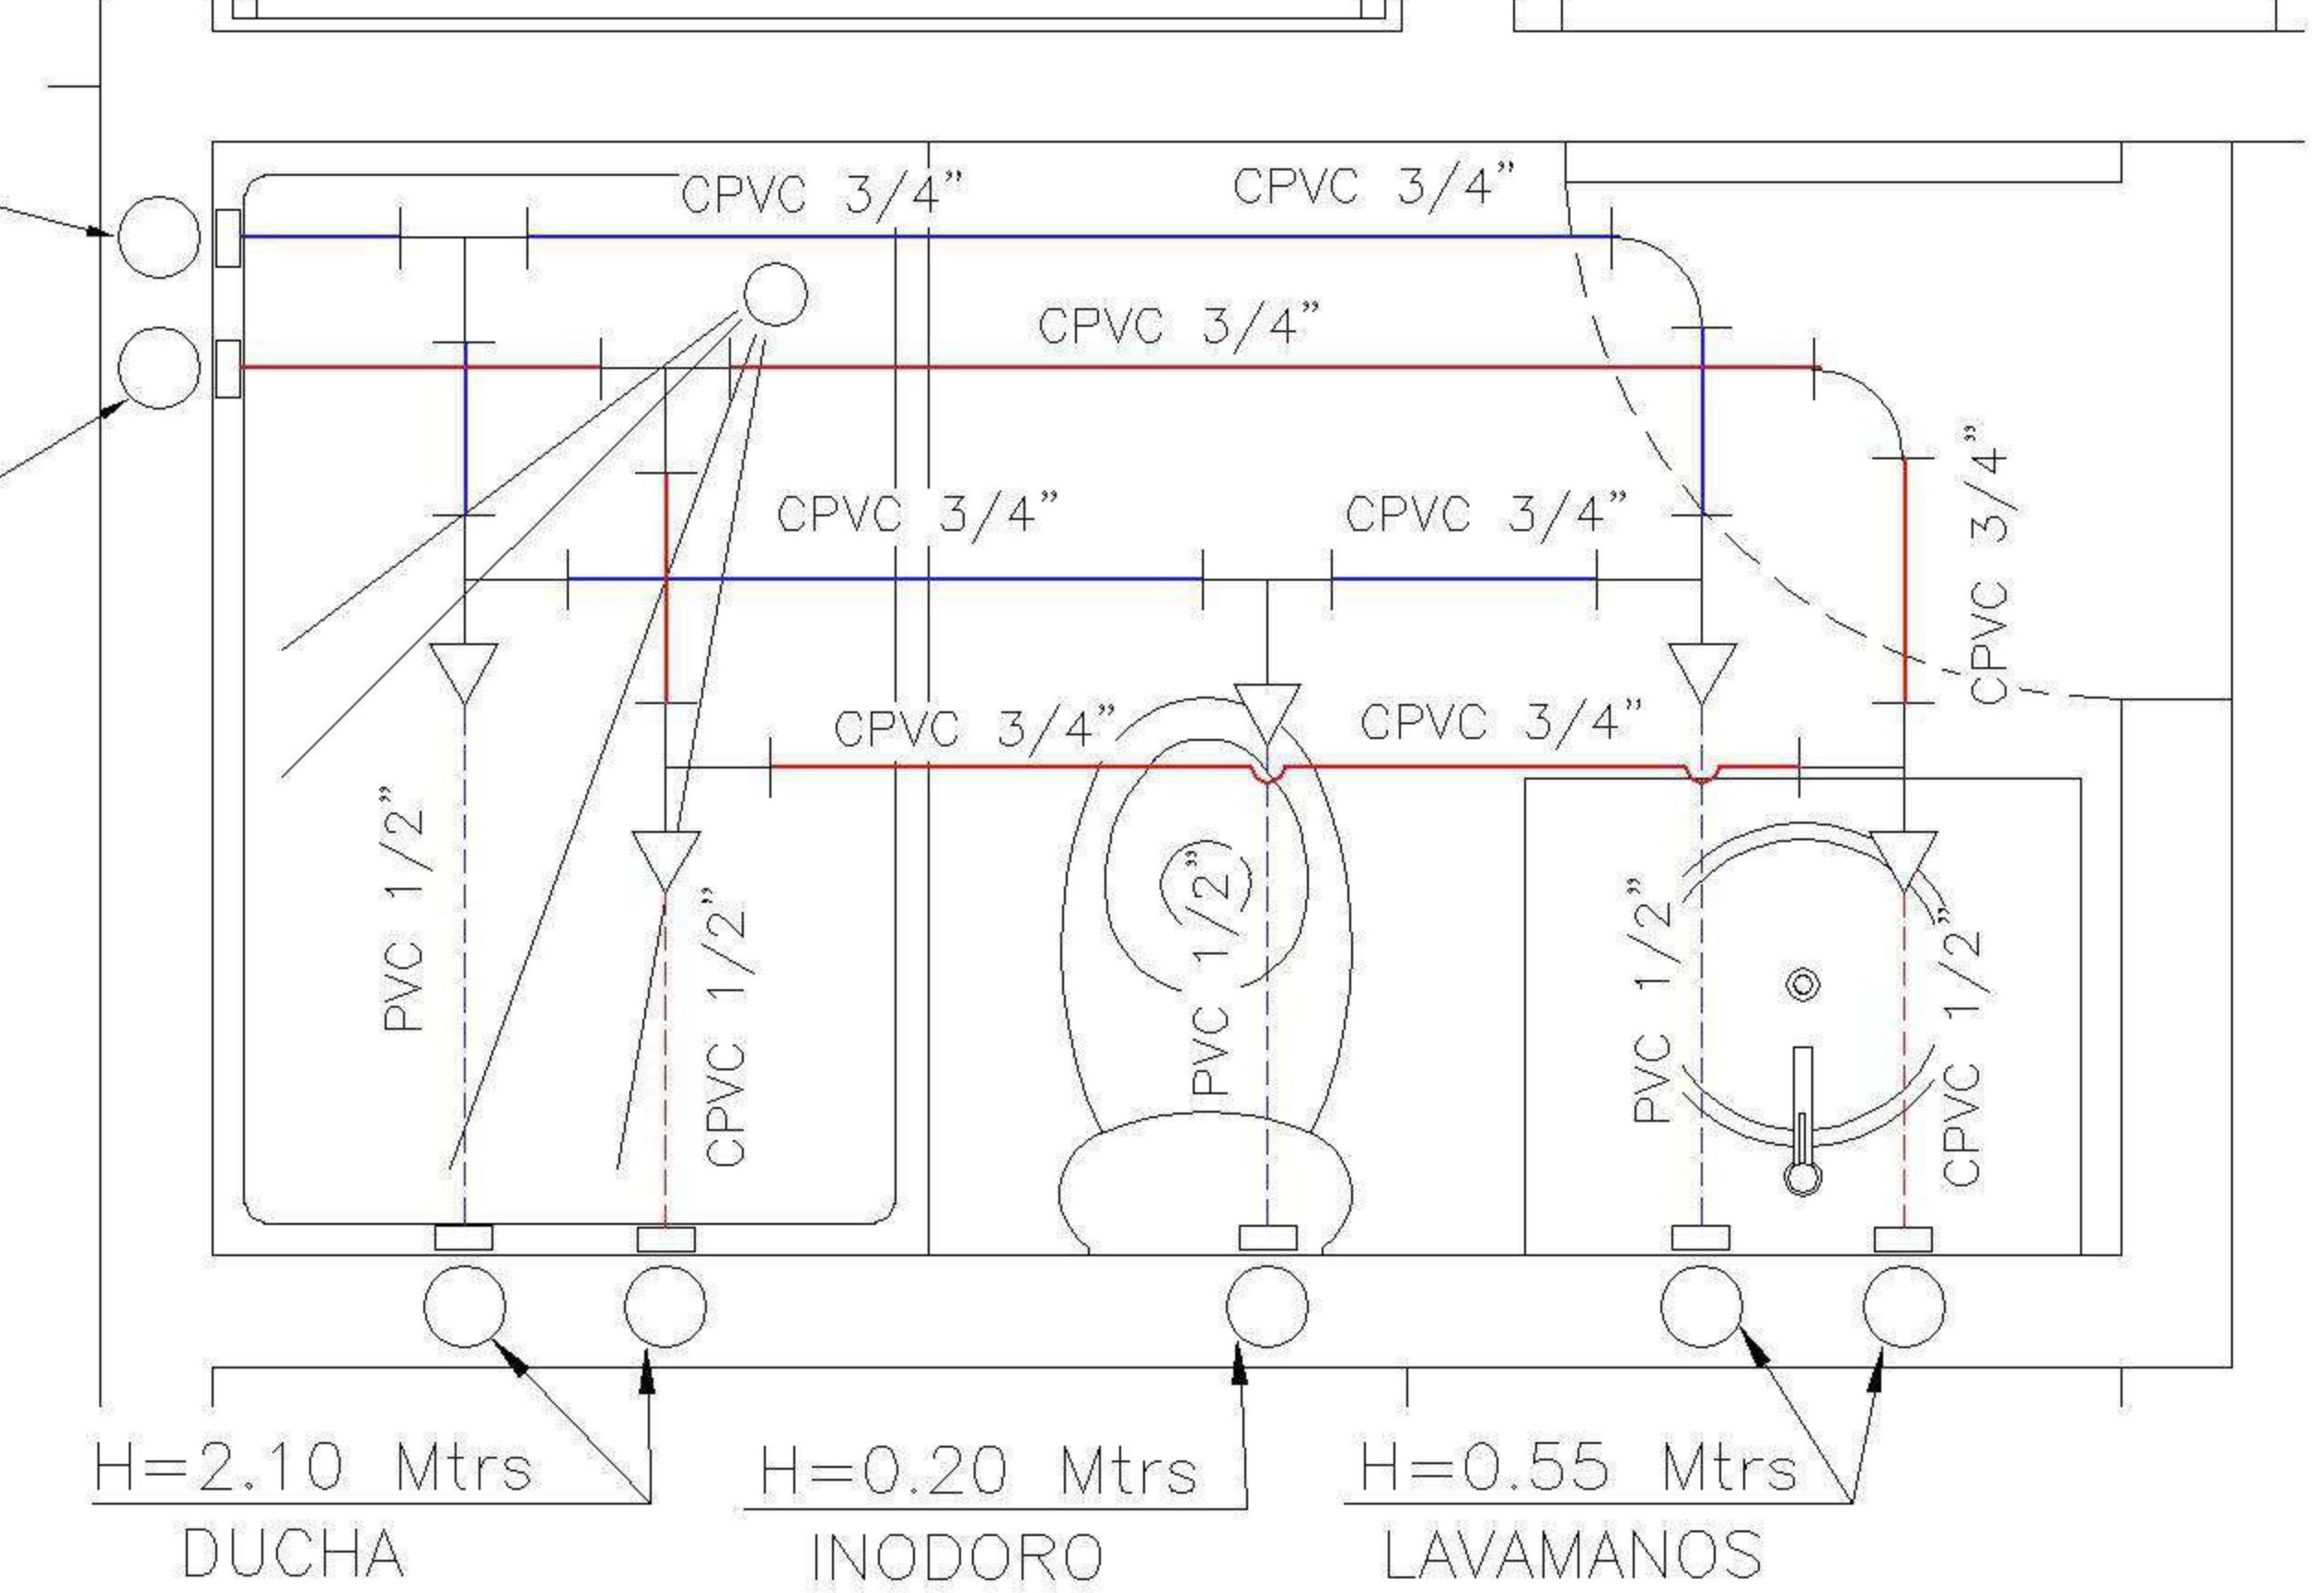

2 DETALLE 2
 BAÑO COMPARTIDO NIVEL 2 ESCALA: 1:25

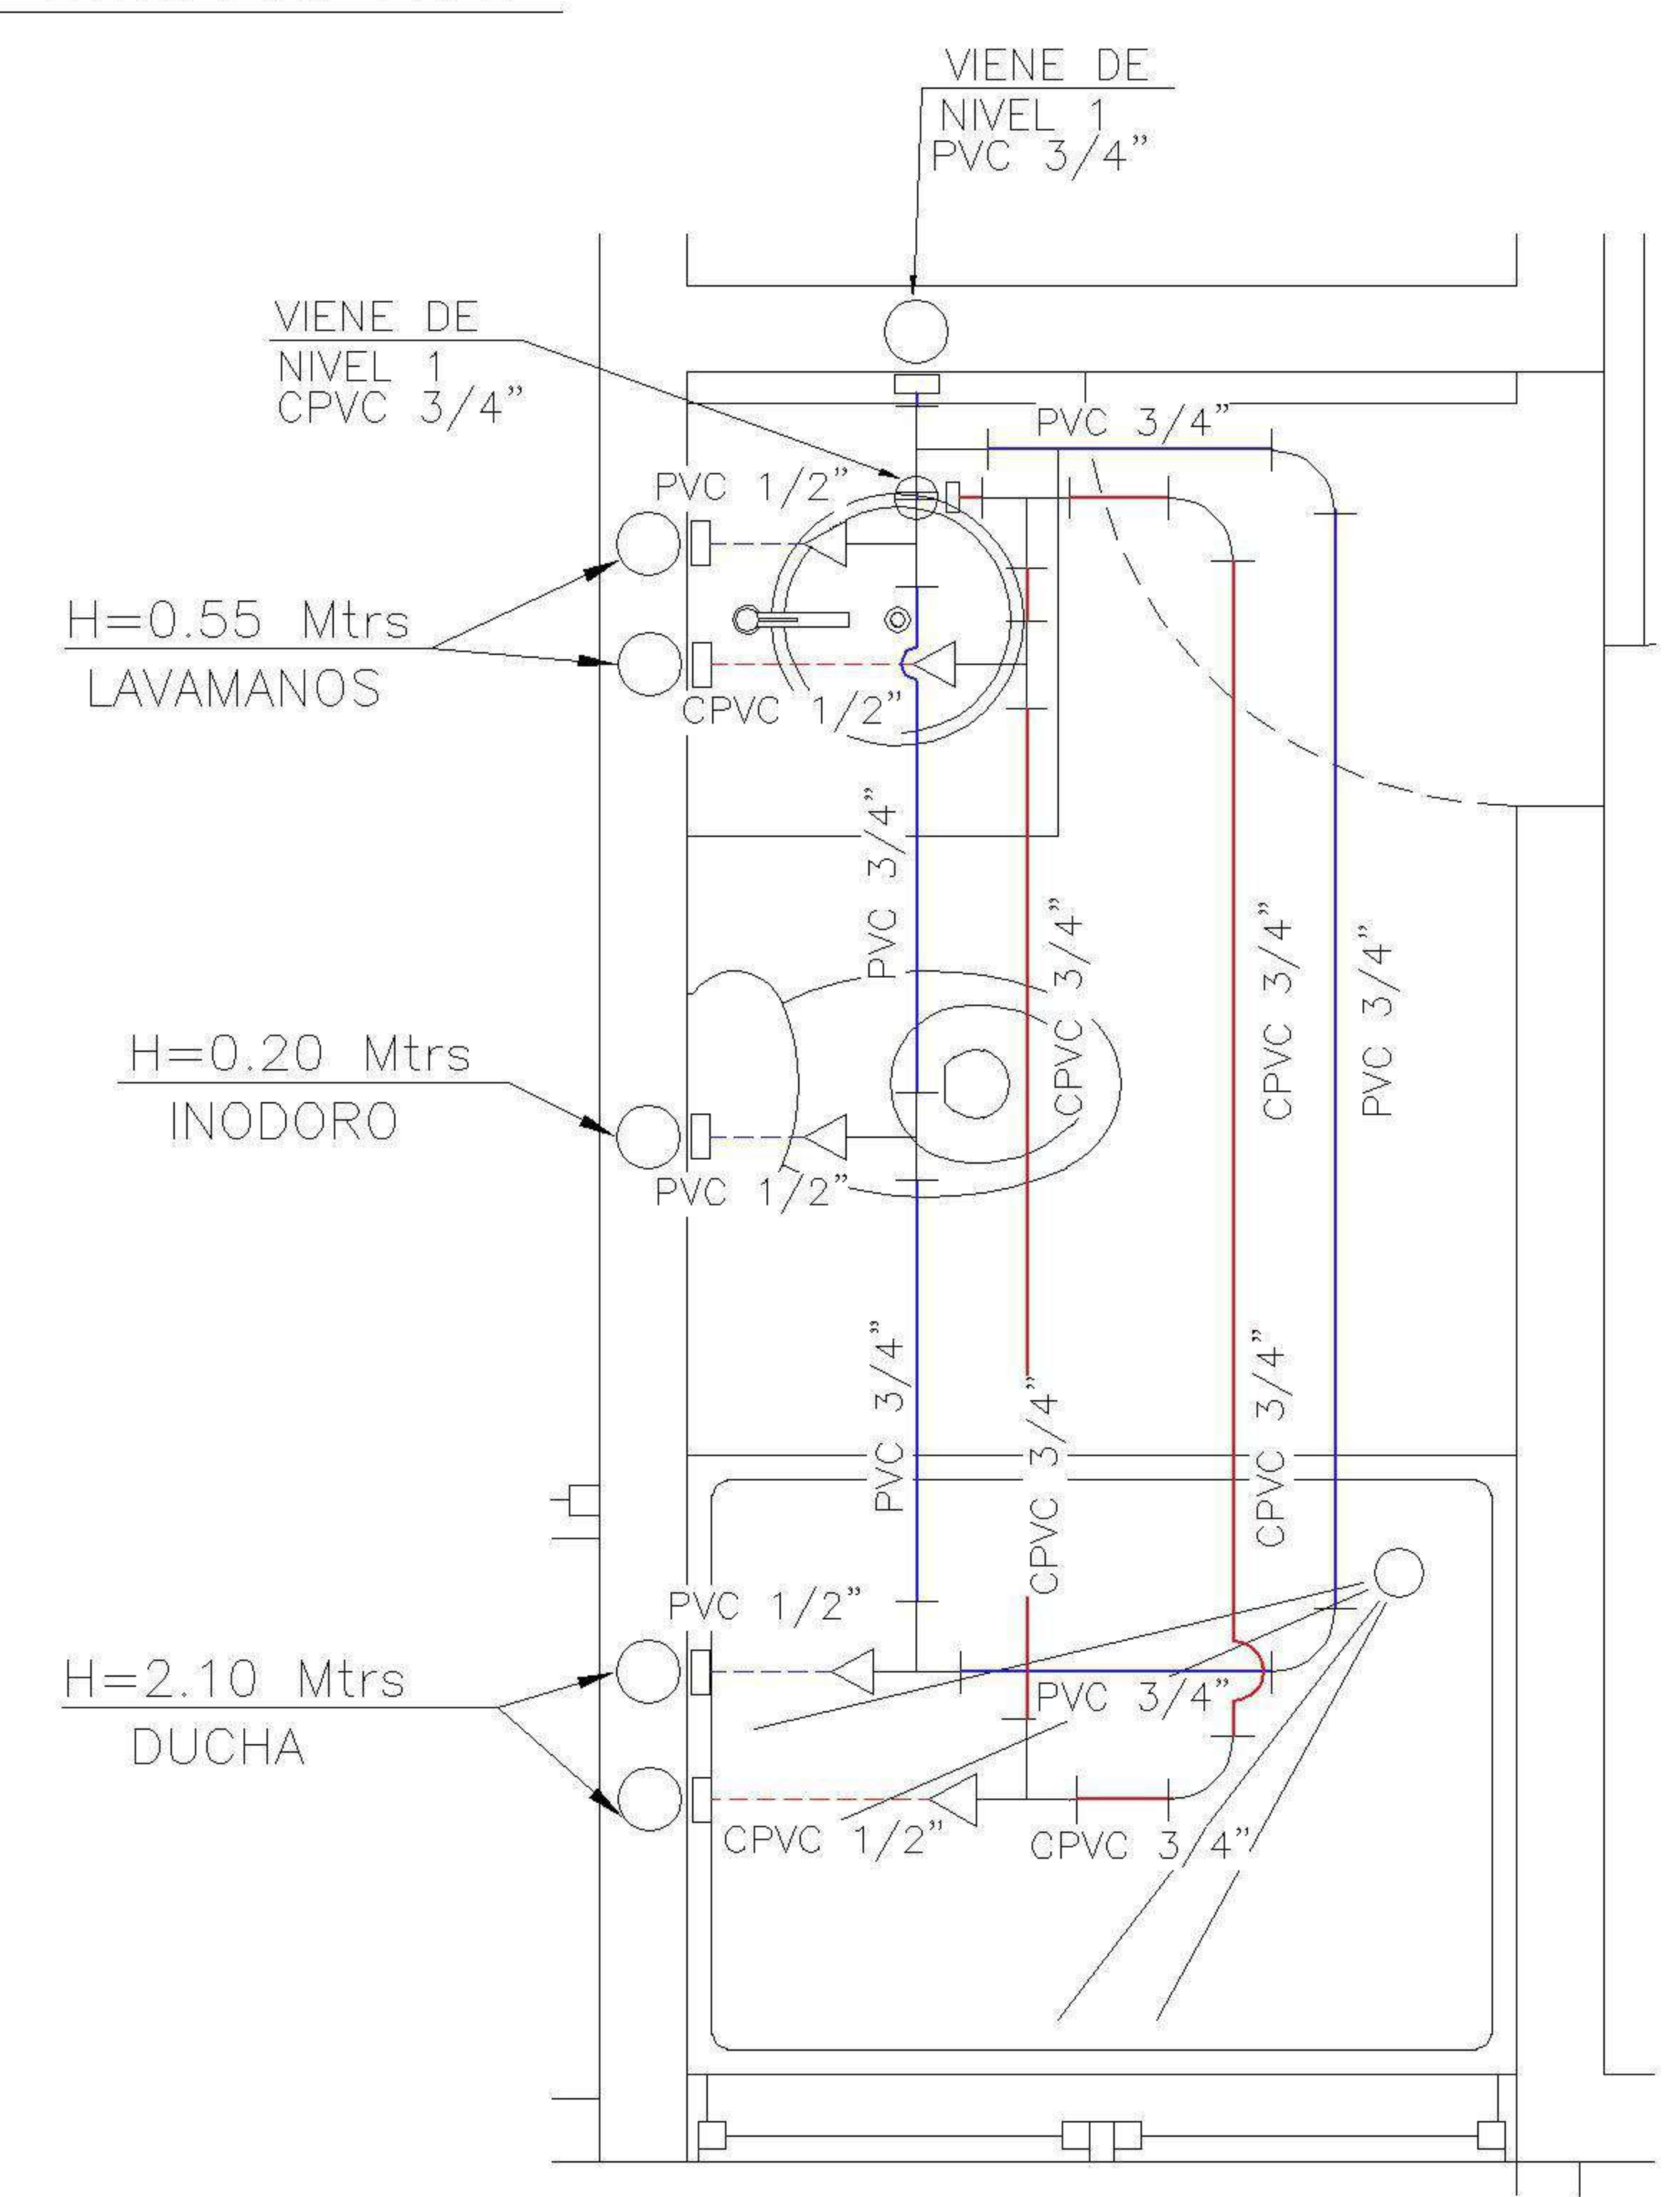

2 DETALLE 3
 BAÑO DE CUARTO MASTER NIVEL 2 ESCALA: 1:25

PROPIETARIO:

PROYECTO:

VIVIENDA PORTAL DEL VALLE

UBICACIÓN:

PLANIFICADO POR:

ING. JUANJO

EJECUTOR:

CONSTRUCTORA DEL ATLANTICO

DIBUJÓ:

CONSTRUCTORA DEL ATLANTICO

OBSERVACIONES



CONSTRUCTORA DEL ATLANTICO
INGENIERIA Y ARQUITECTURA

CONTENIDO:

PLANTAS
AGUA
POTABLE

(F) ING. JUANJO

FECHA:

ENERO 2026

ESCALA:

INDICADA

CATEGORÍA

HOJA:


ARQUITECTURA	ESTRUCTURA	INSTALACIONES	CIVIL
--------------	------------	---------------	-------

09/13


SIMBOLOGIA

PLANTA DE DRENAJES


YEE HORIZONTAL	TEE VERTICAL A 90°	CODO A 45°	REPOSADERA	B.A.P. PVC Ø 3"	B.A.P. PVC Ø 3"	REDUCIDOR
BAJADA DE AGUA PLUVIAL	BAJADA DE AGUA NEGRA + No. DE BAJADA	BAJADA DE TUBO DE 3"	DIRECCION Y MEDIDAS DEL TUBO	BAJADA DE AGUA PLUVIAL + No. DE BAJADA	BAJADA DE AGUA NEGRA + No. DE BAJADA	REDUCIDOR
BAJADA DE AGUA PLUVIAL + No. DE BAJADA	BAJADA DE AGUA NEGRA + No. DE BAJADA	BAJADA DE TUBO DE 3"	DIRECCION Y MEDIDAS DEL TUBO	BAJADA DE AGUA PLUVIAL + No. DE BAJADA	BAJADA DE AGUA NEGRA + No. DE BAJADA	REDUCIDOR

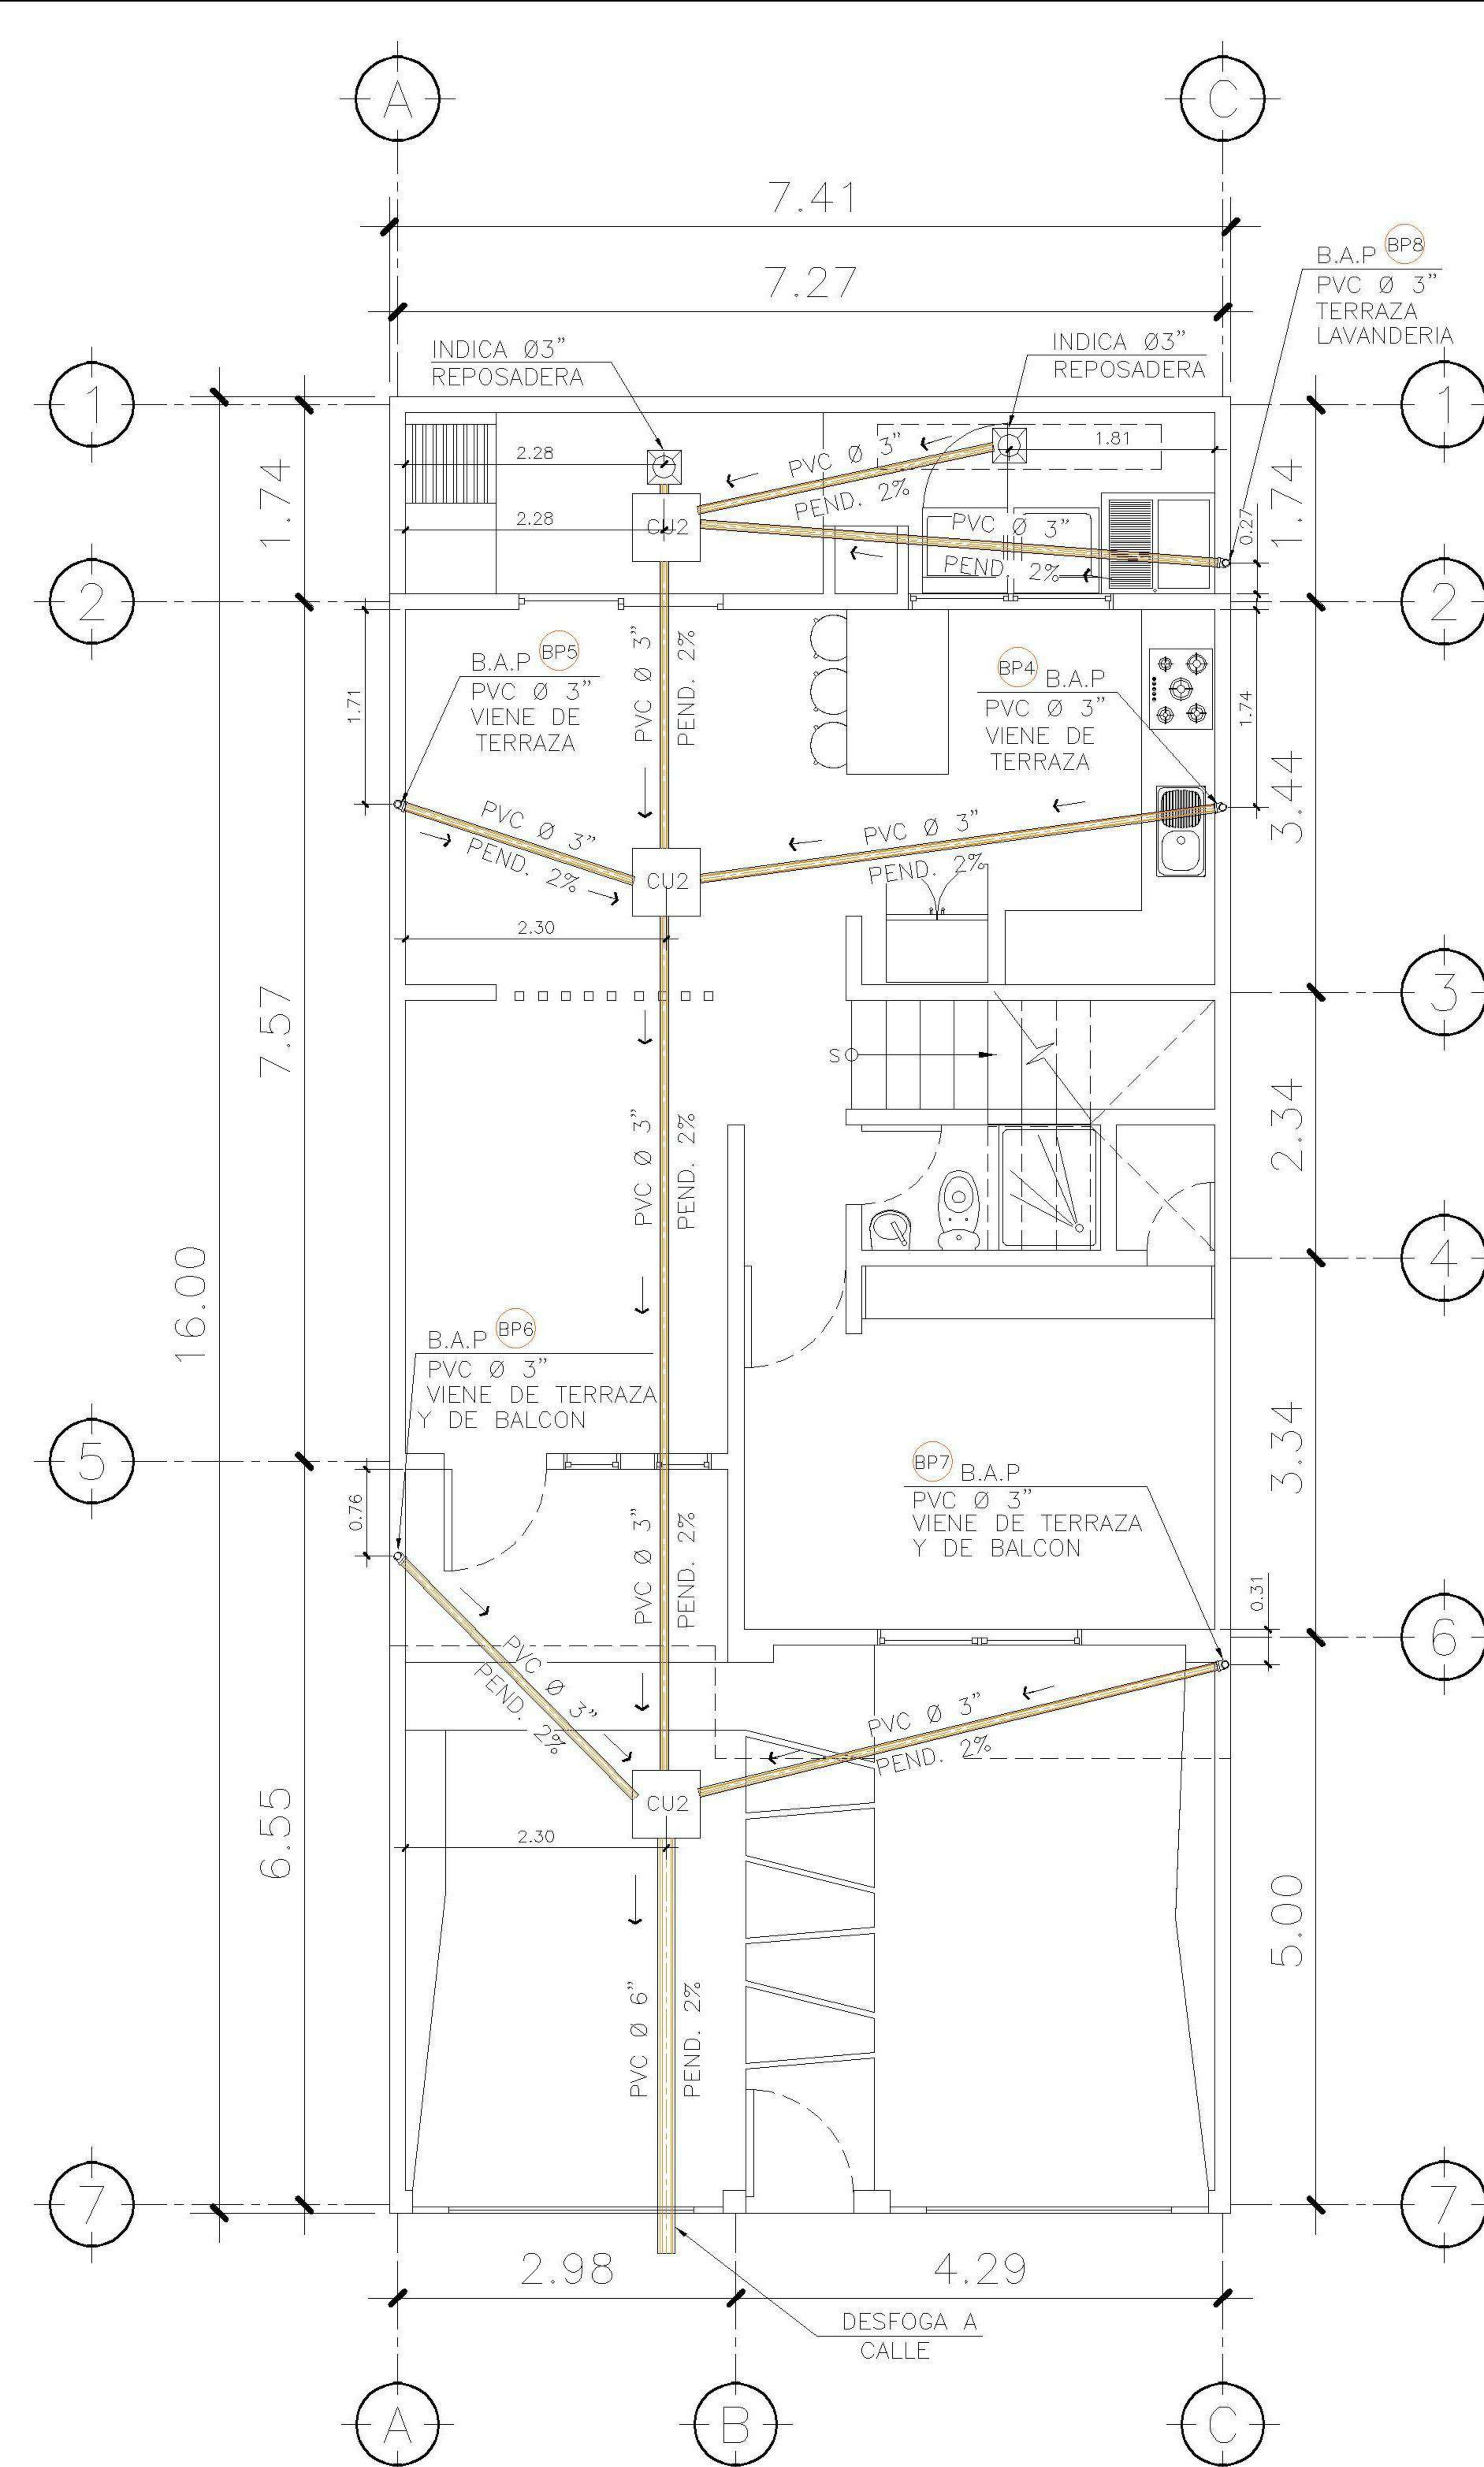


1 PLANTA NIVEL 1
PLUVIAL ESCALA: 1:75

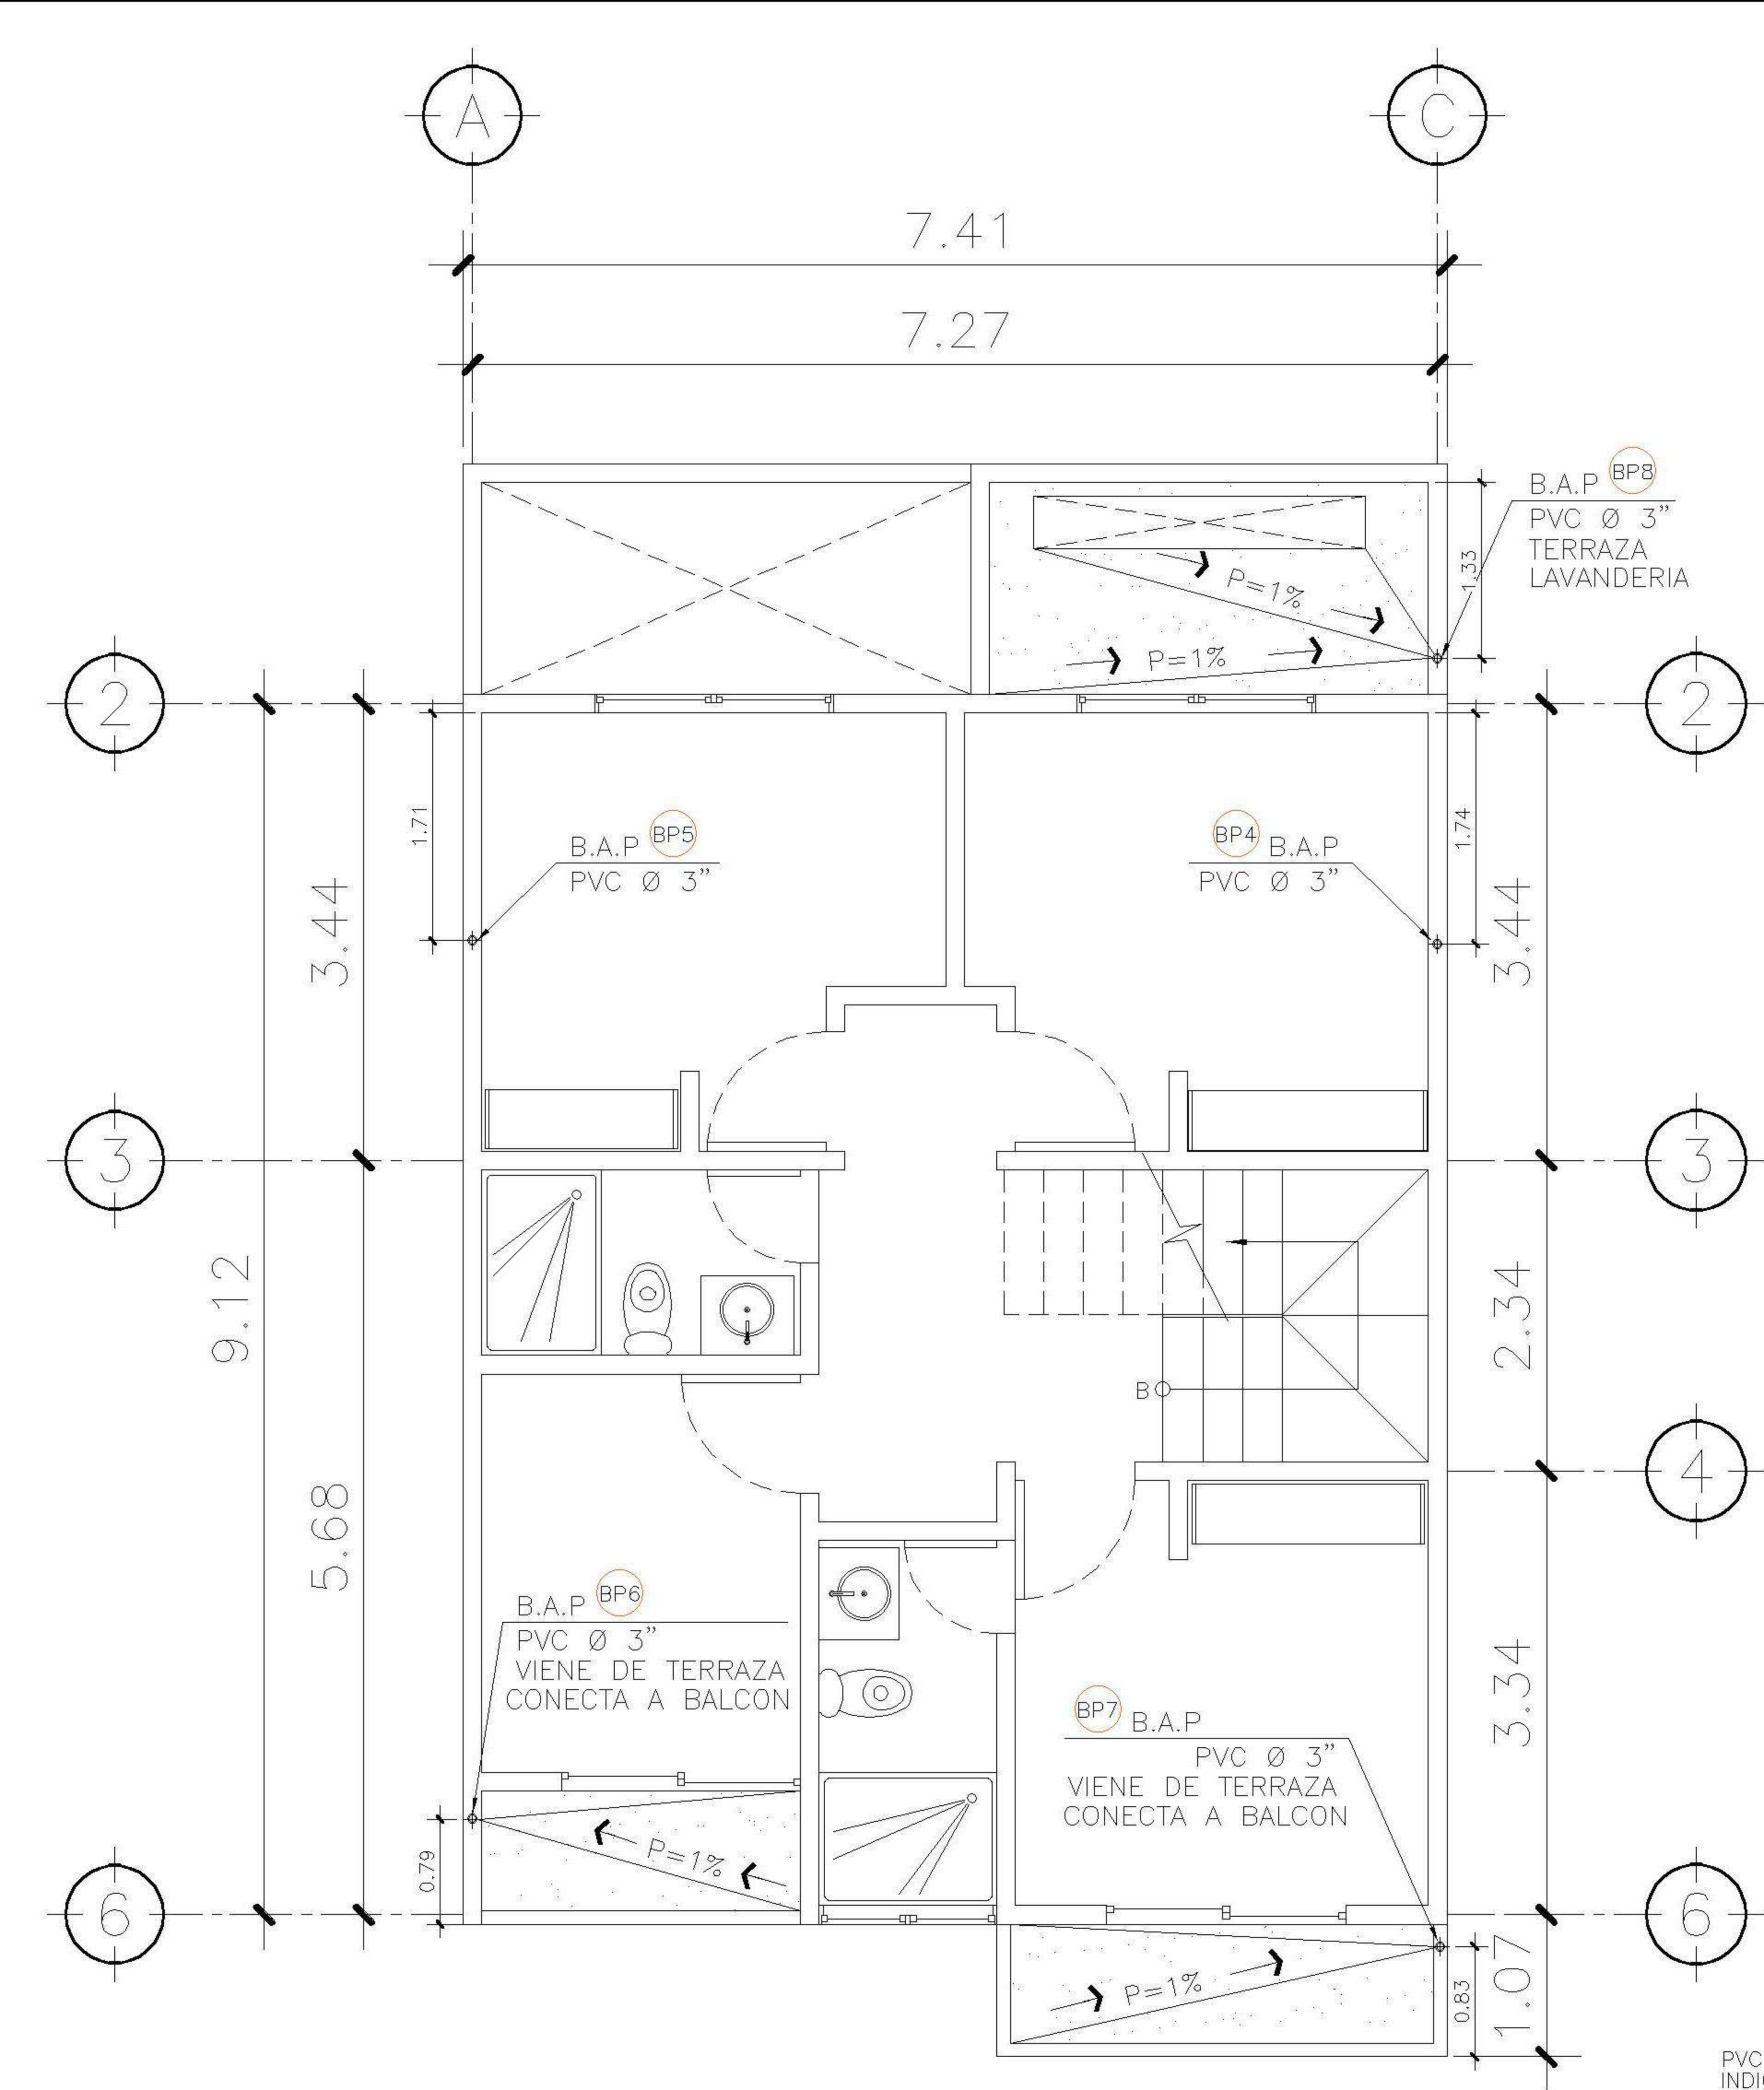


2 PLANTA NIVEL 2
PLUVIAL ESCALA: 1:75

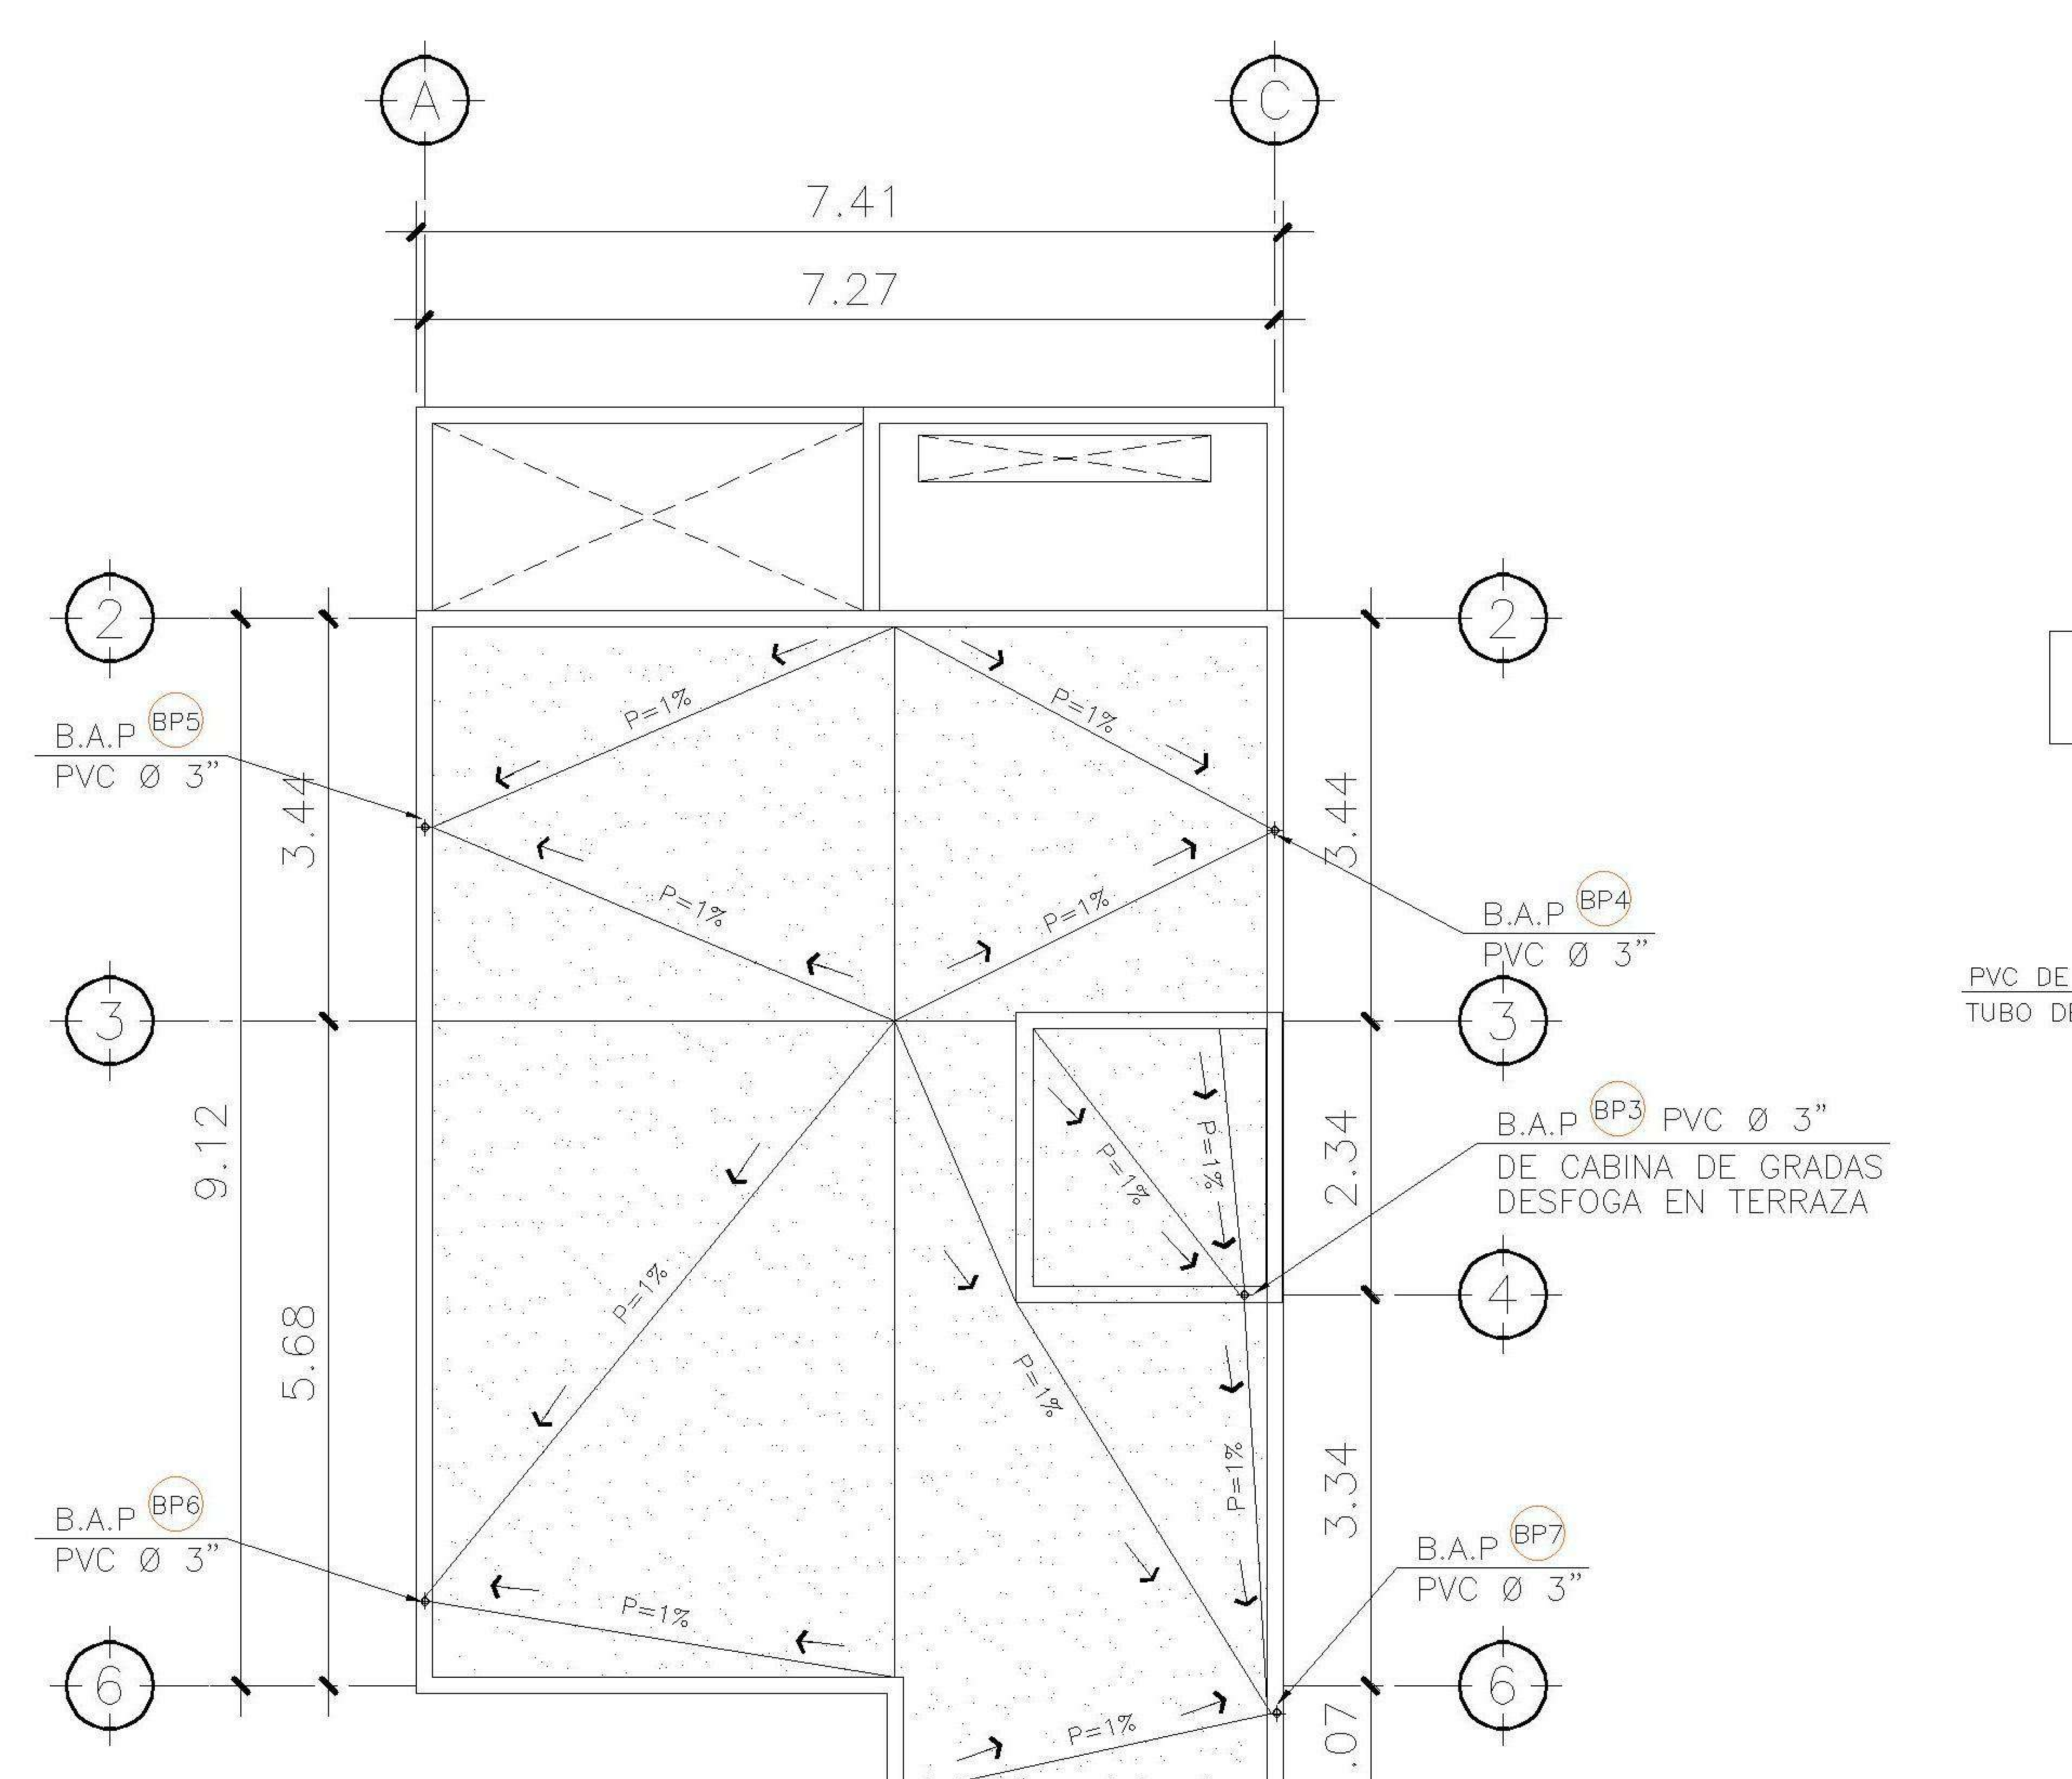

3 PLANTA DE TECHOS
ESCALA: 1:100

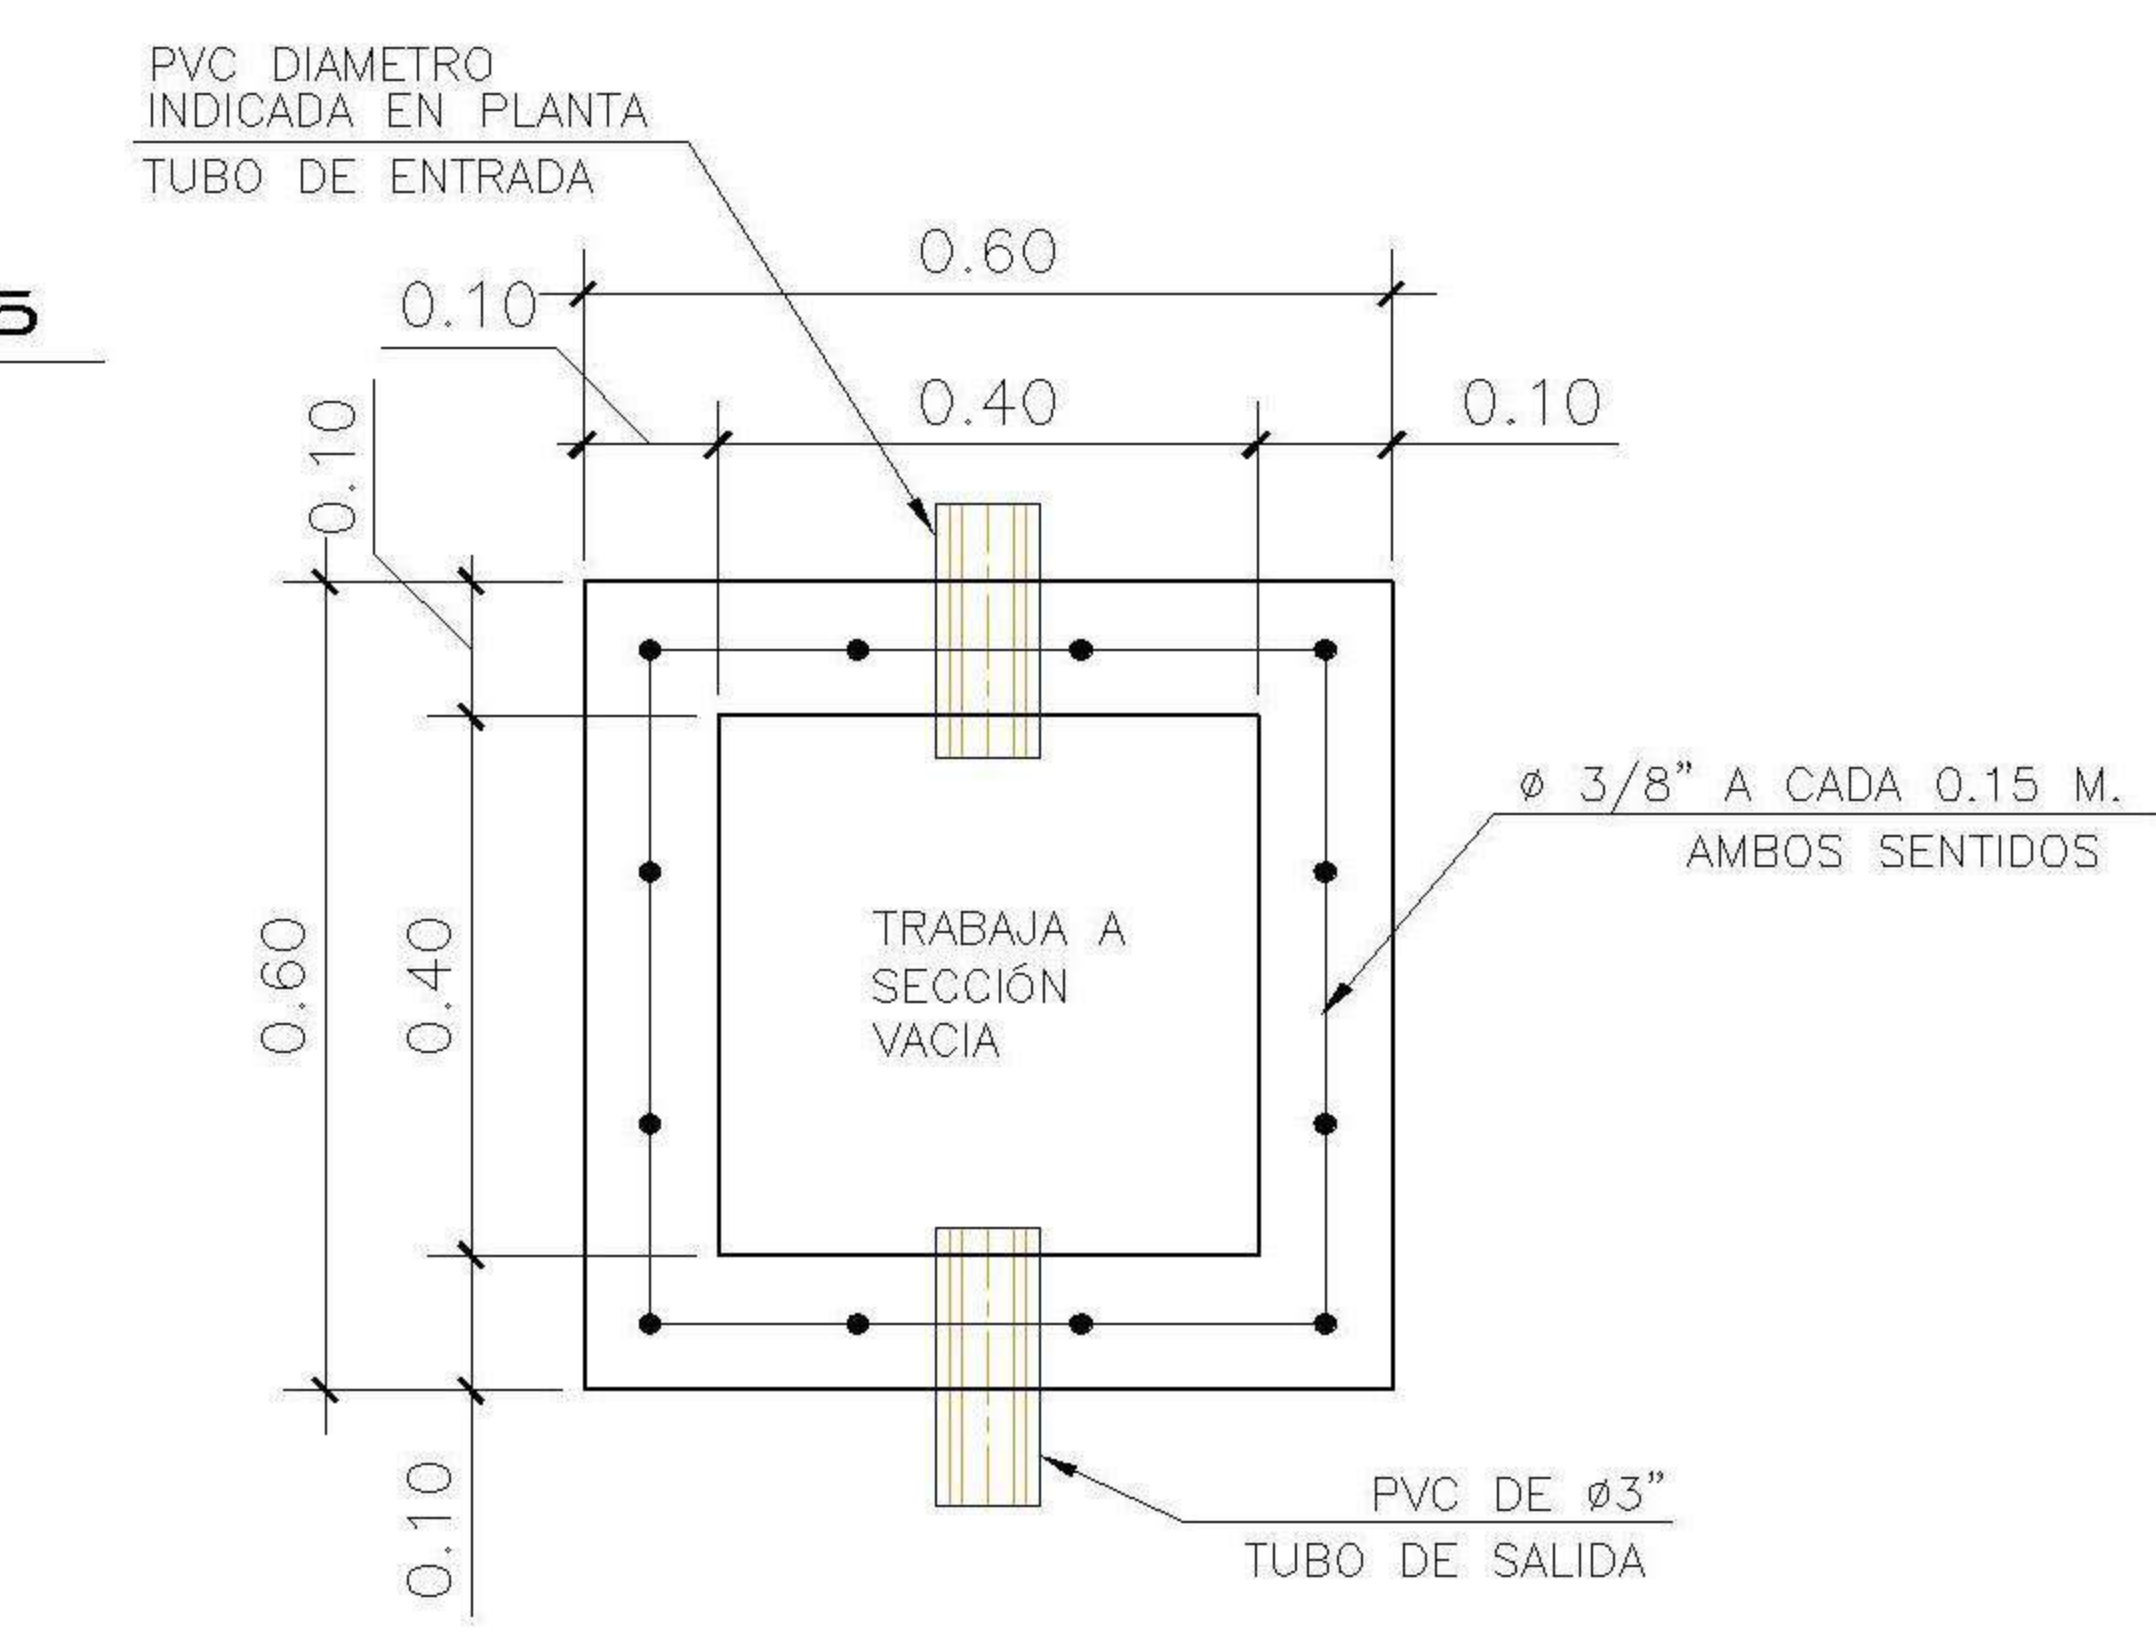

4 PLANTA ESCALA 1:12.5
CAJA DE UNION CU2

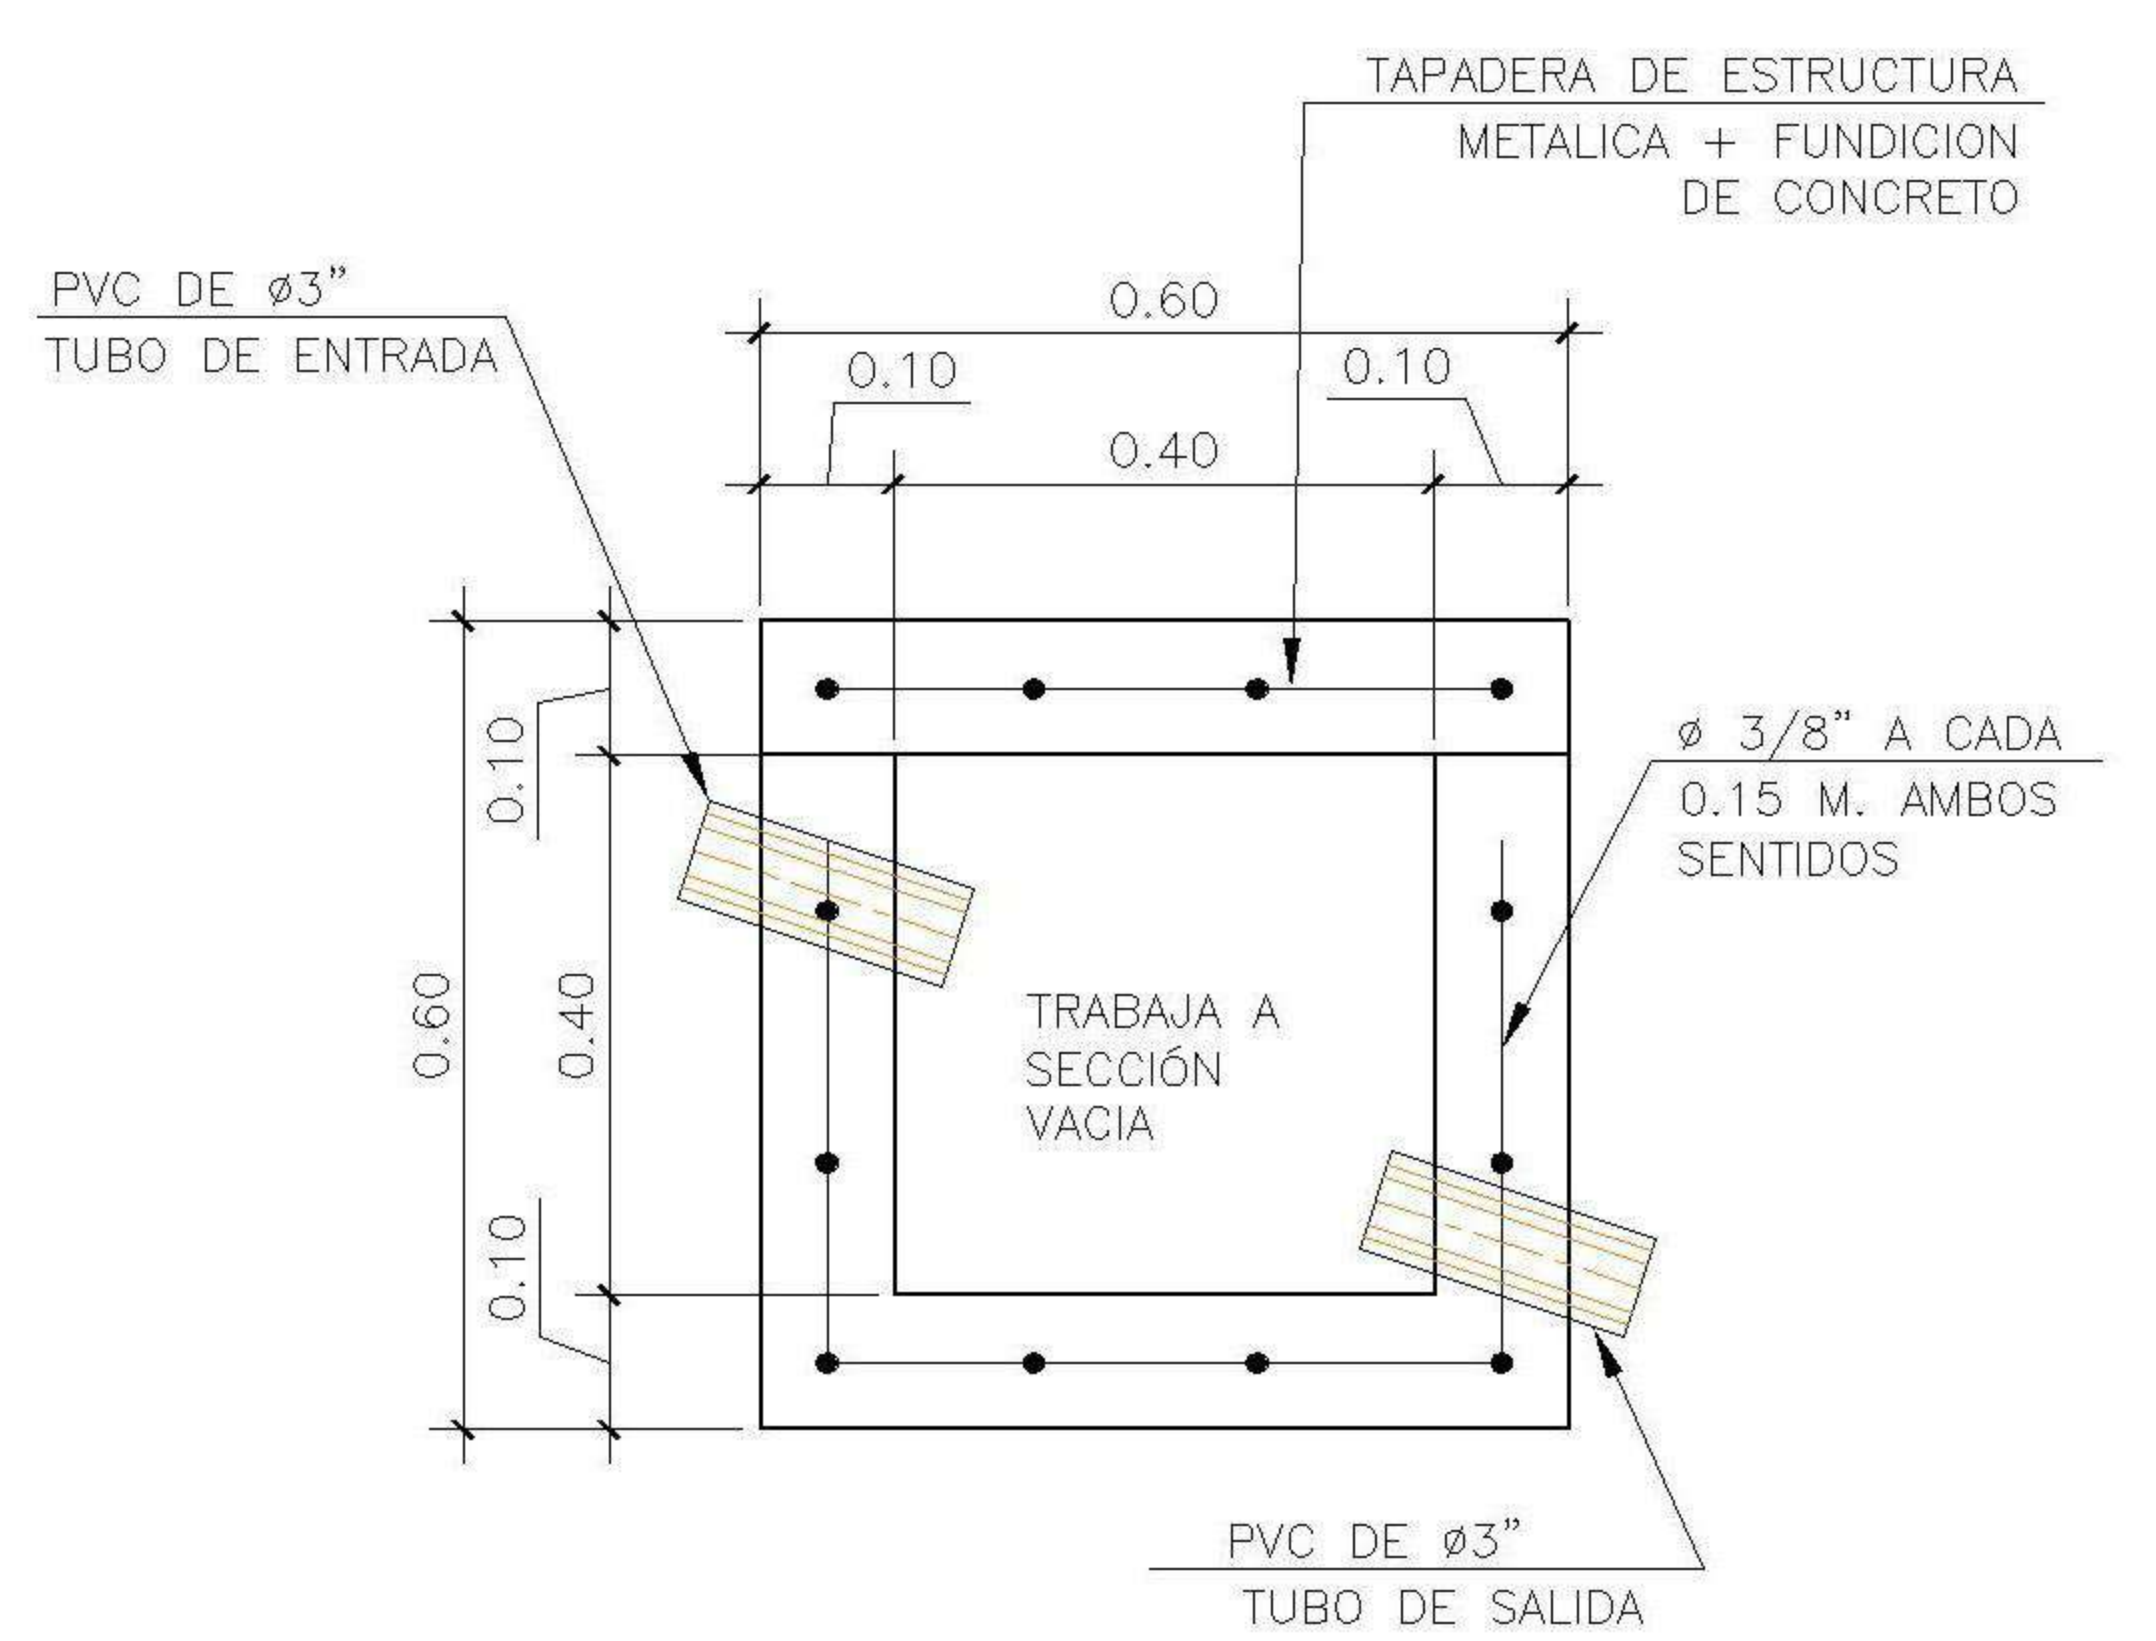

5 ELEVACION ESCALA 1:12.5
CAJA DE UNION CU2

PROPIETARIO:

PROYECTO:
VIVIENDA PORTAL DEL VALLE

UBICACIÓN:

PLANIFICADO POR:
ING. JUANJO

EJECUTOR:
CONSTRUCTORA DEL ATLANTICO

DIBUJÓ:
CONSTRUCTORA DEL ATLANTICO

OBSERVACIONES



CONTENIDO:


PLANTAS ILUMINACION

FECHA:
ENERO 2026


ESCALA:
INDICADA

CATEGORÍA: ARQUITECTURA, ESTRUCTURA, INSTALACIONES, CIVIL

HOJA:
10 / 13

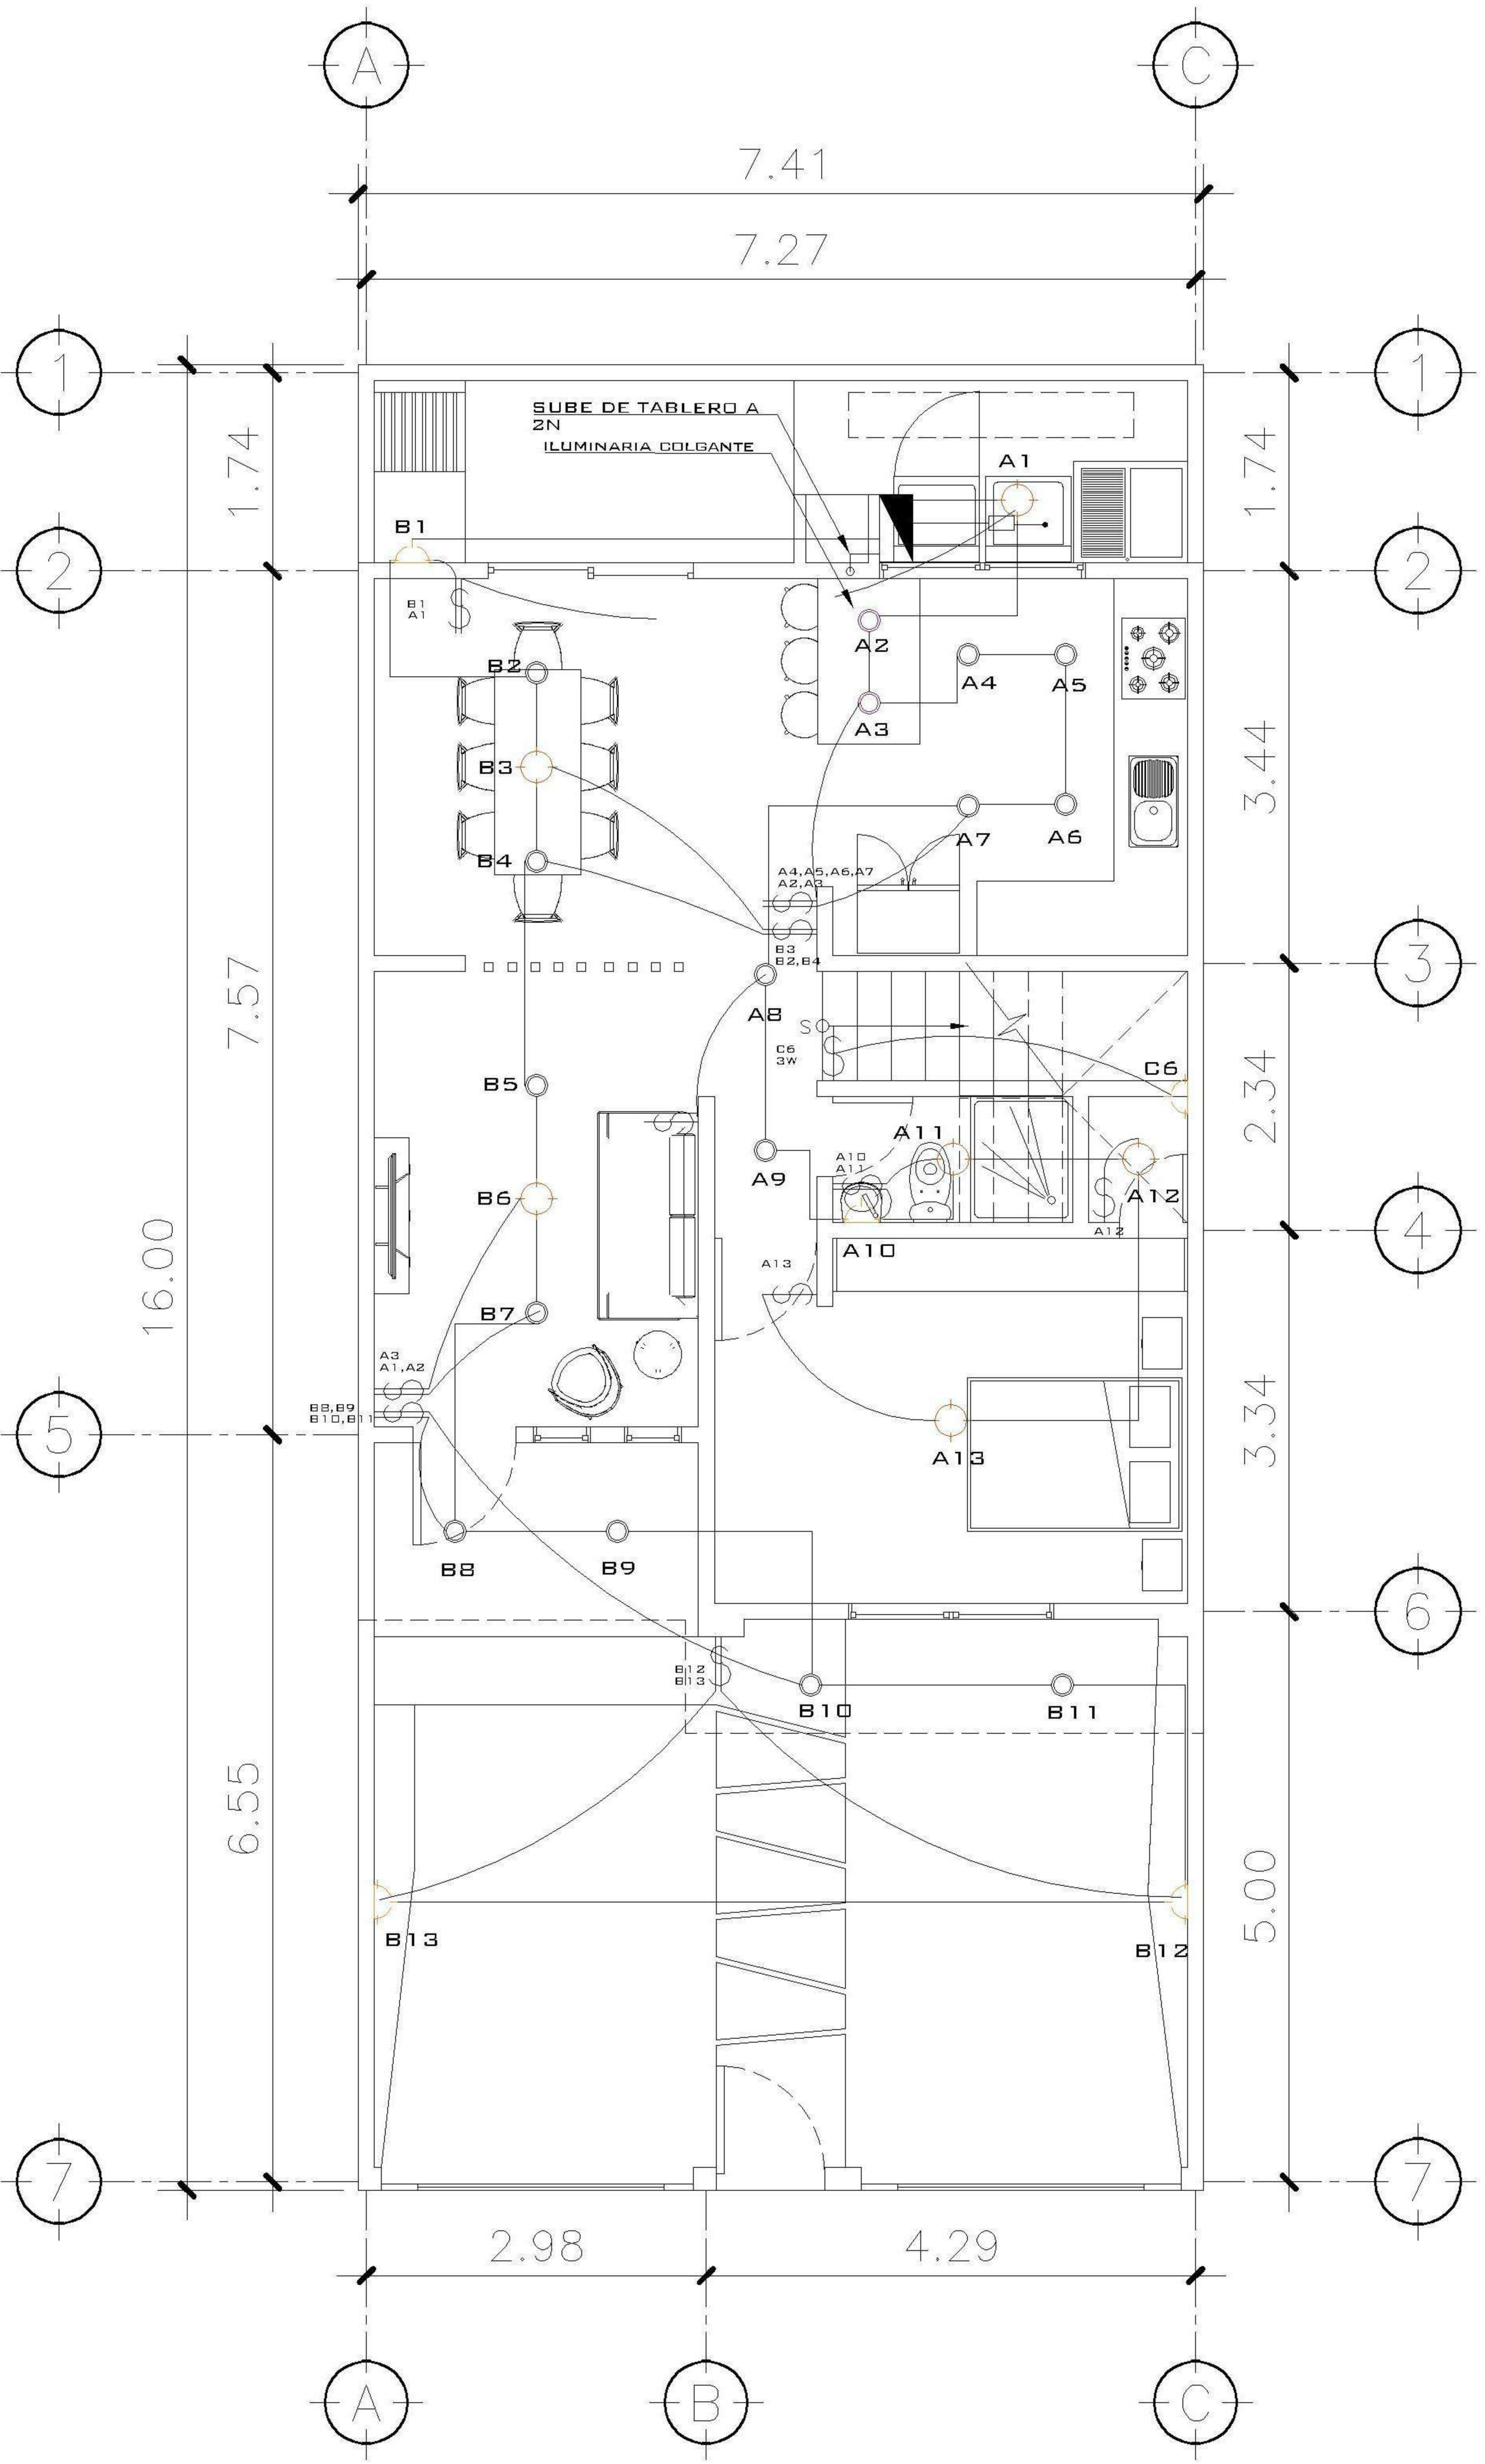

1 PLANTA NIVEL 1
MACHOTE ESCALA: 1:75

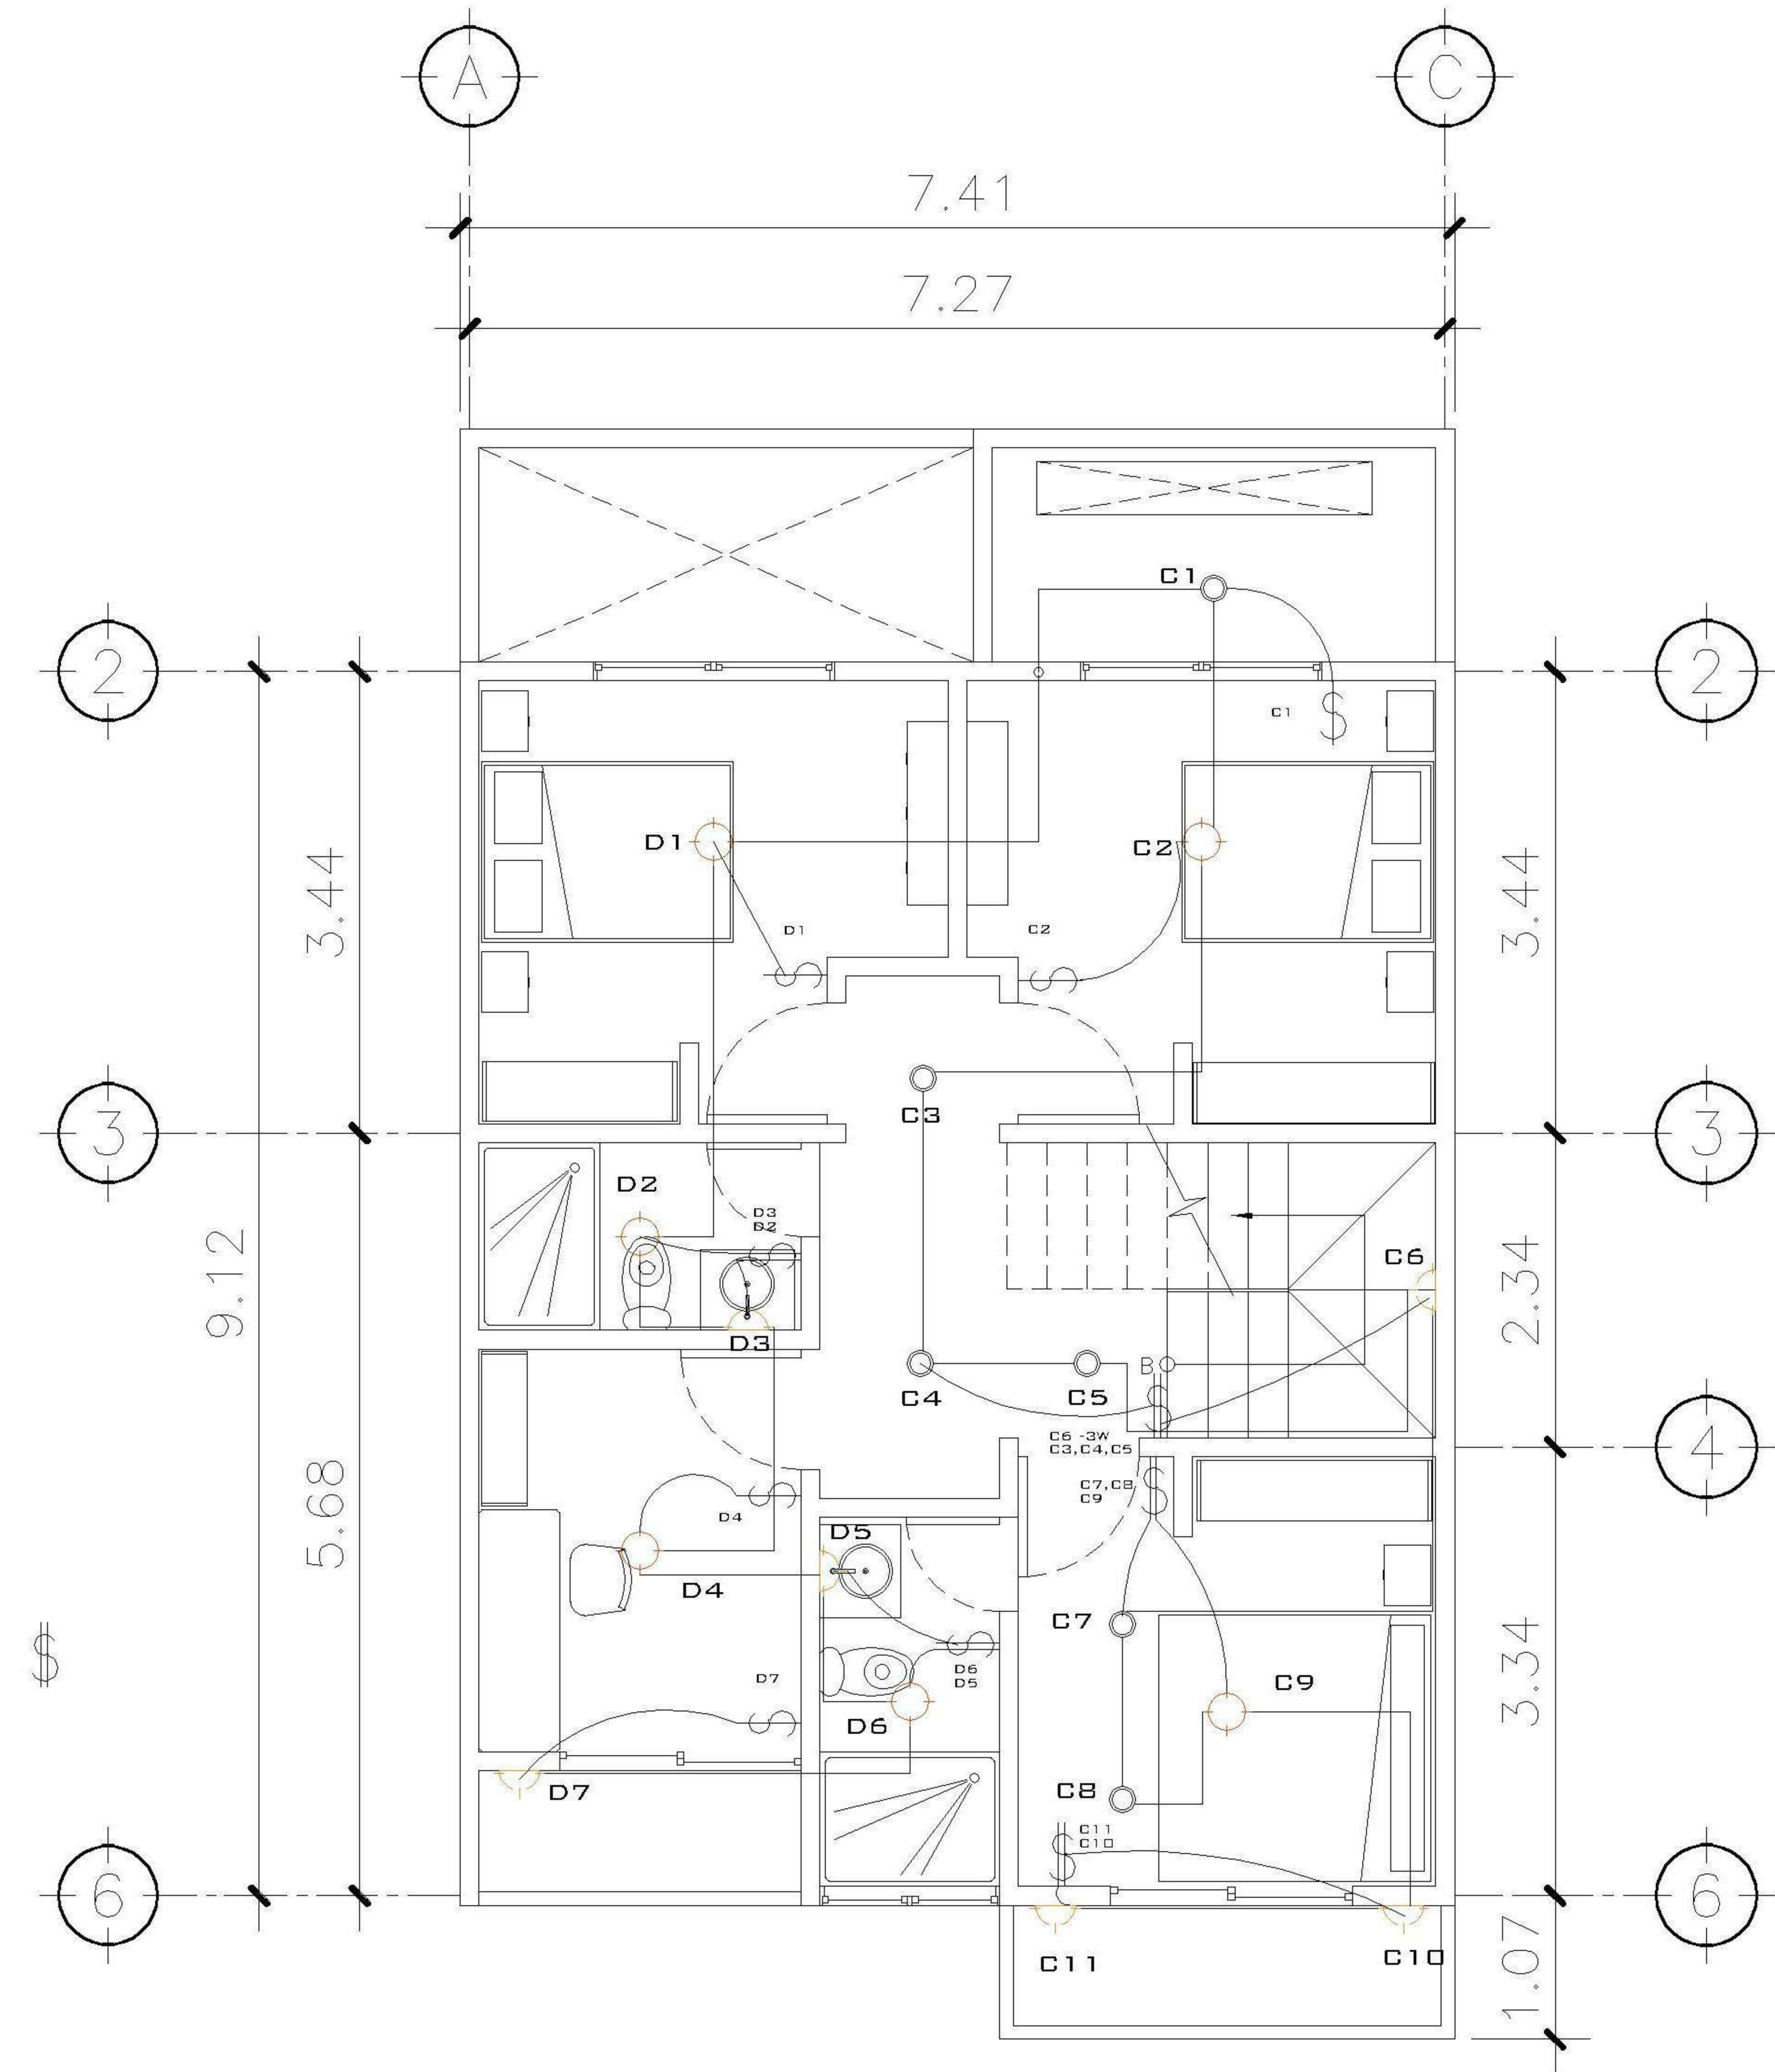

2 PLANTA NIVEL 2
MACHOTE ESCALA: 1:75

TABLERO DE DISTRIBUCION				
CIRCUITO	DESCRIPCION	UNIDADES	FLIPON	ALAMBRE
A	ILUMINACION NIVEL 01	13	20	1No.12+1No.14
B	ILUMINACION NIVEL 01	13	20	1No.12+1No.14
C	ILUMINACION NIVEL 01	11	20	1No.12+1No.14
D	COCINA NIVEL 01	07	20	2No.12+1No.14
E	FUERZA NIVEL 01	14	20	2No.12+1No.14
F	FUERZA NIVEL 02	08	20	2No.12+1No.14
G	FUERZA NIVEL 02	09	20	2No.12+1No.14
H	FUERZA COCINA	08	20	2No.12+1No.14
I, K	CALENTADOR ELECTRICO	1	2X40	2No.8+1No.10
J, L	SECADORA	1	2X40	2No.8+1No.10
	DISPONIBLE	-	-	-
	DISPONIBLE	-	-	-
	DISPONIBLE	-	-	-
	DISPONIBLE	-	-	-

NOMENCLATURA	
	POLIDUCTO DE Ø 1/2
	POLIDUCTO DE Ø 1/2
	POLIDUCTO DE Ø 1/2
	TABLERO DE DISTRIBUCION
	ILUMINACION EN CIELO
	ILUMINACION EN PARED
	OJO DE BUEY
	LAMPARA COLGANTE
	LINEA VIDA
	LINEA DE PUENTE THREE WAY
	INTERRUPTOR SIMPLE 3W
	INTERRUPTOR DOBLE
	INTERRUPTOR SIMPLE
	REFLECTOR

PROPIETARIO:

PROYECTO:
VIVIENDA PORTAL DEL VALLE

UBICACIÓN:

PLANIFICADO POR:
ING. JUANJO

EJECUTOR:
CONSTRUCTORA DEL ATLANTICO

DIBUJÓ:
CONSTRUCTORA DEL ATLANTICO

OBSERVACIONES



CONTENIDO:

PLANTAS MACHOTES

(F) ING. JUANJO


FECHA:
ENERO 2026

ESCALA:
INDICADA


CATEGORÍA HOJA:

ARQUITECTURA	
ESTRUCTURA	
INSTALACIONES	X
CIVIL	

11 / 13

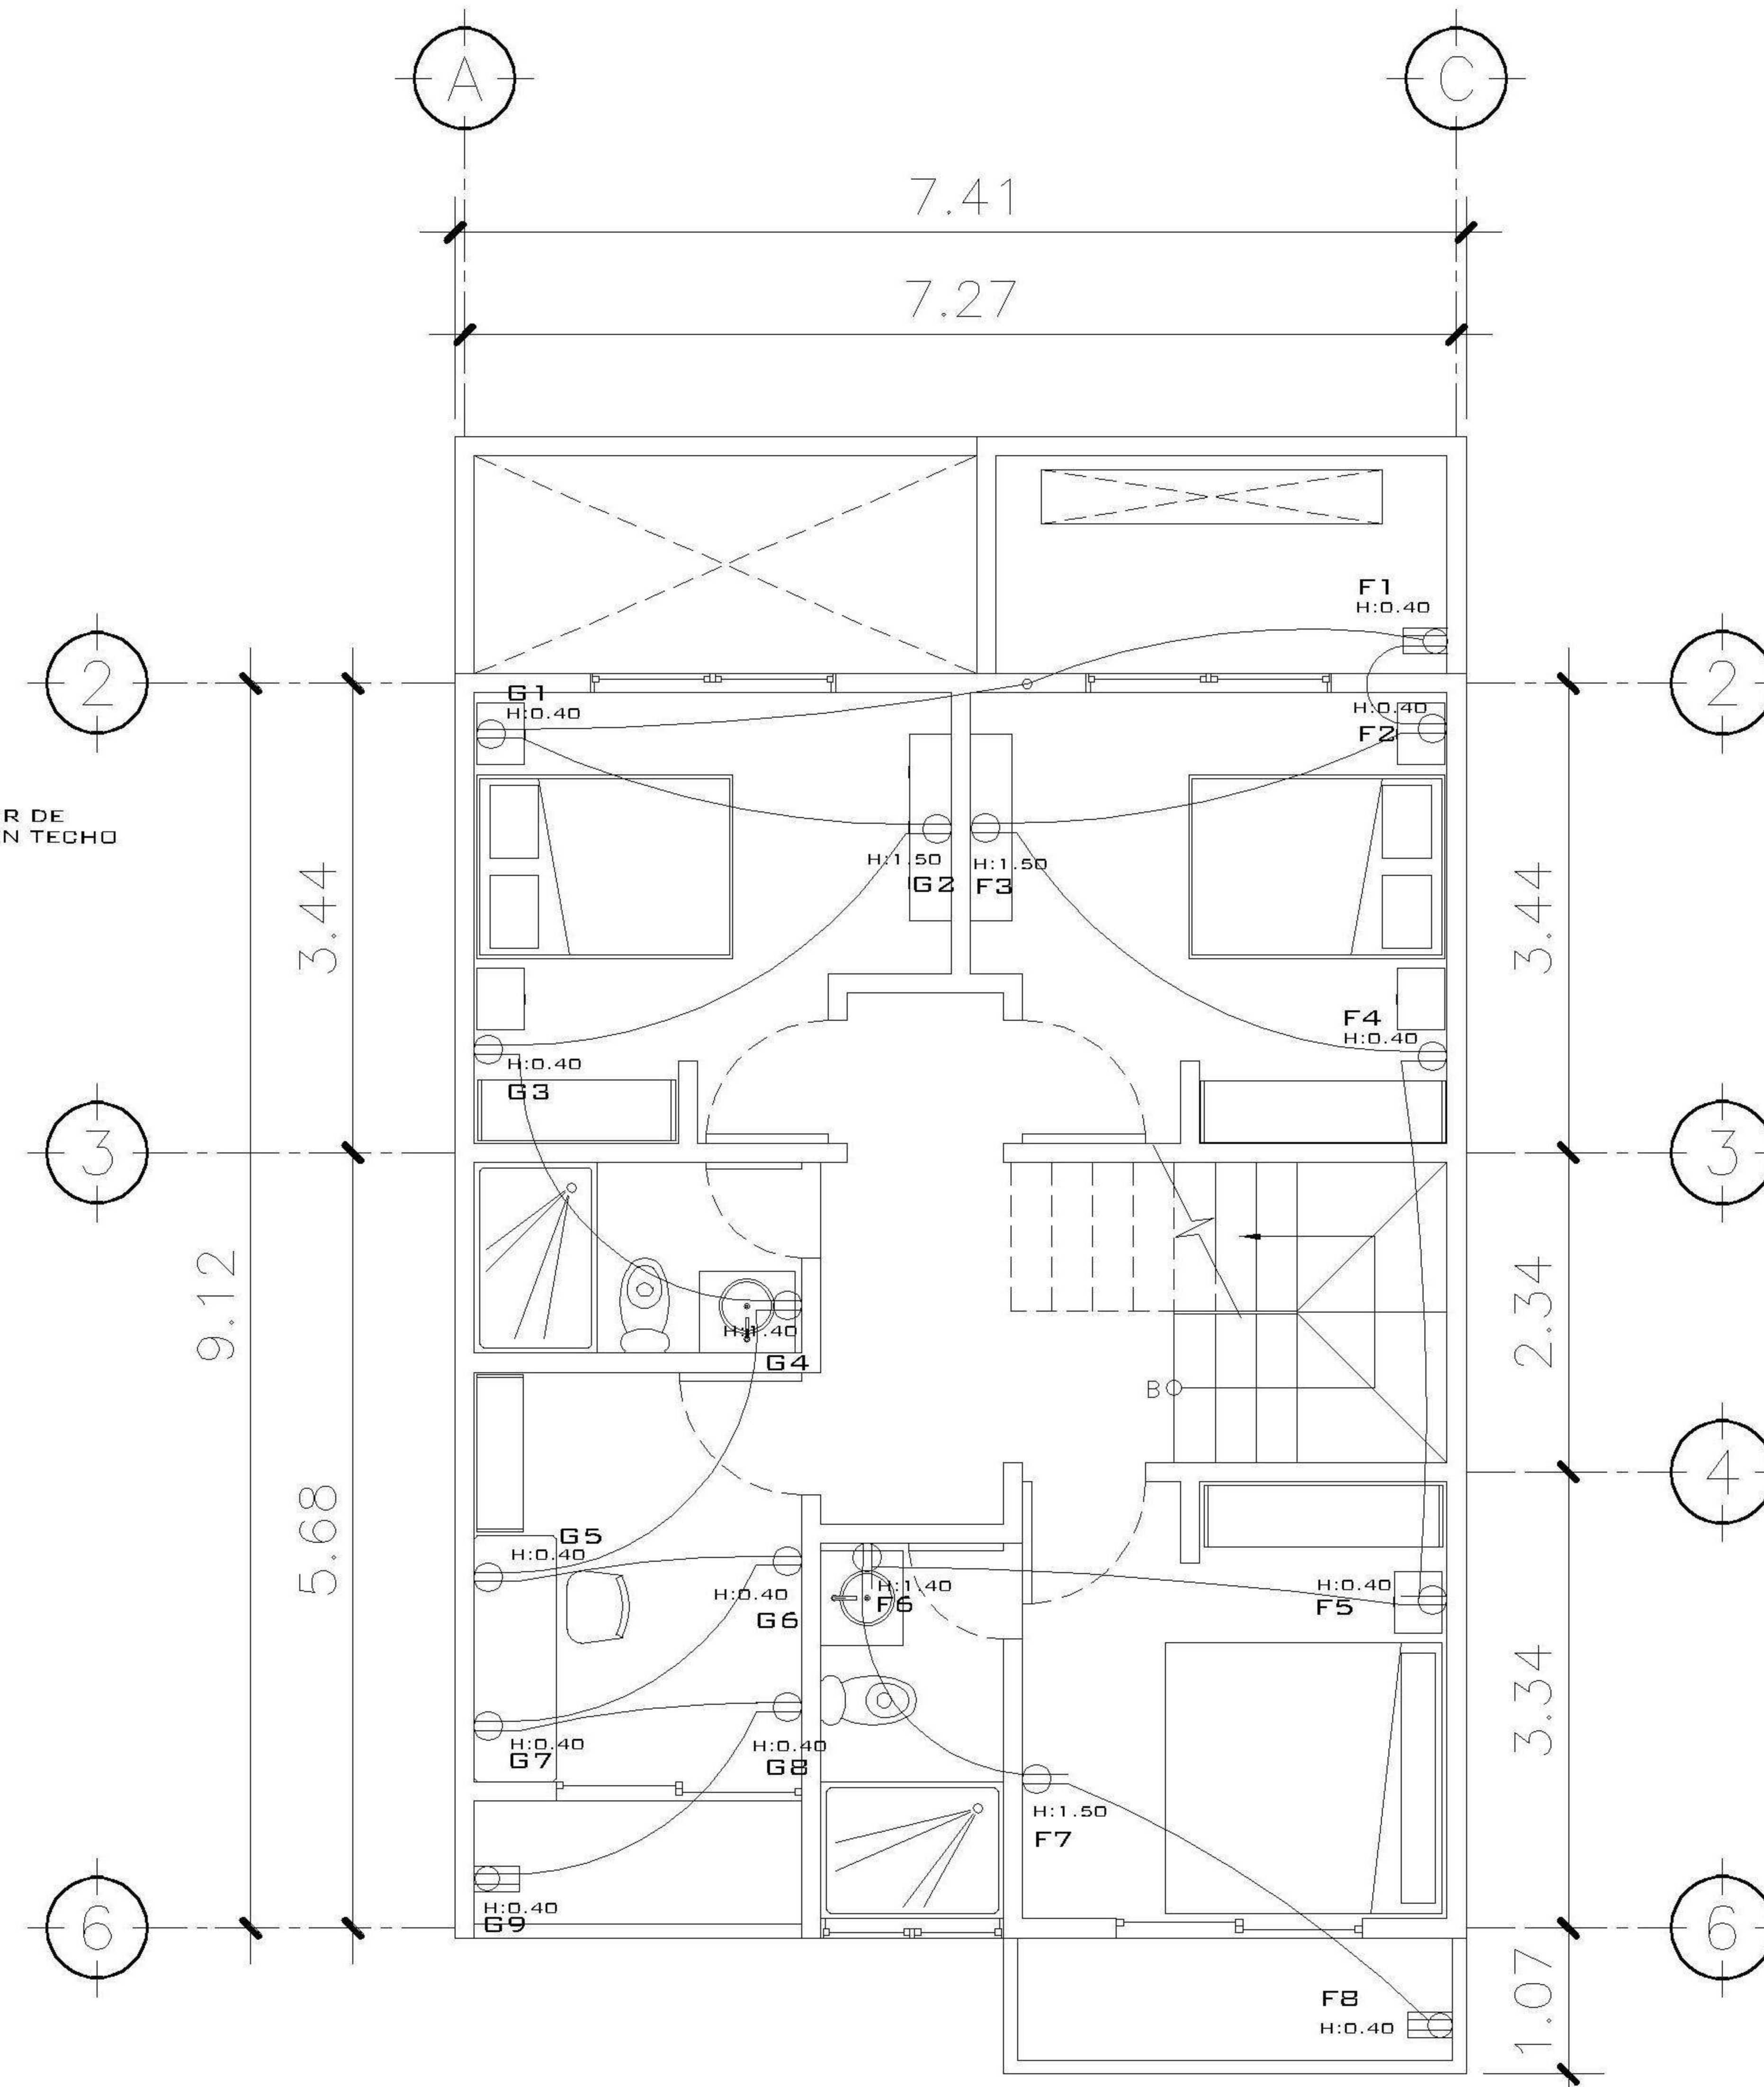


2 PLANTA NIVEL 2 MACHOTE ESCALA: 1:75

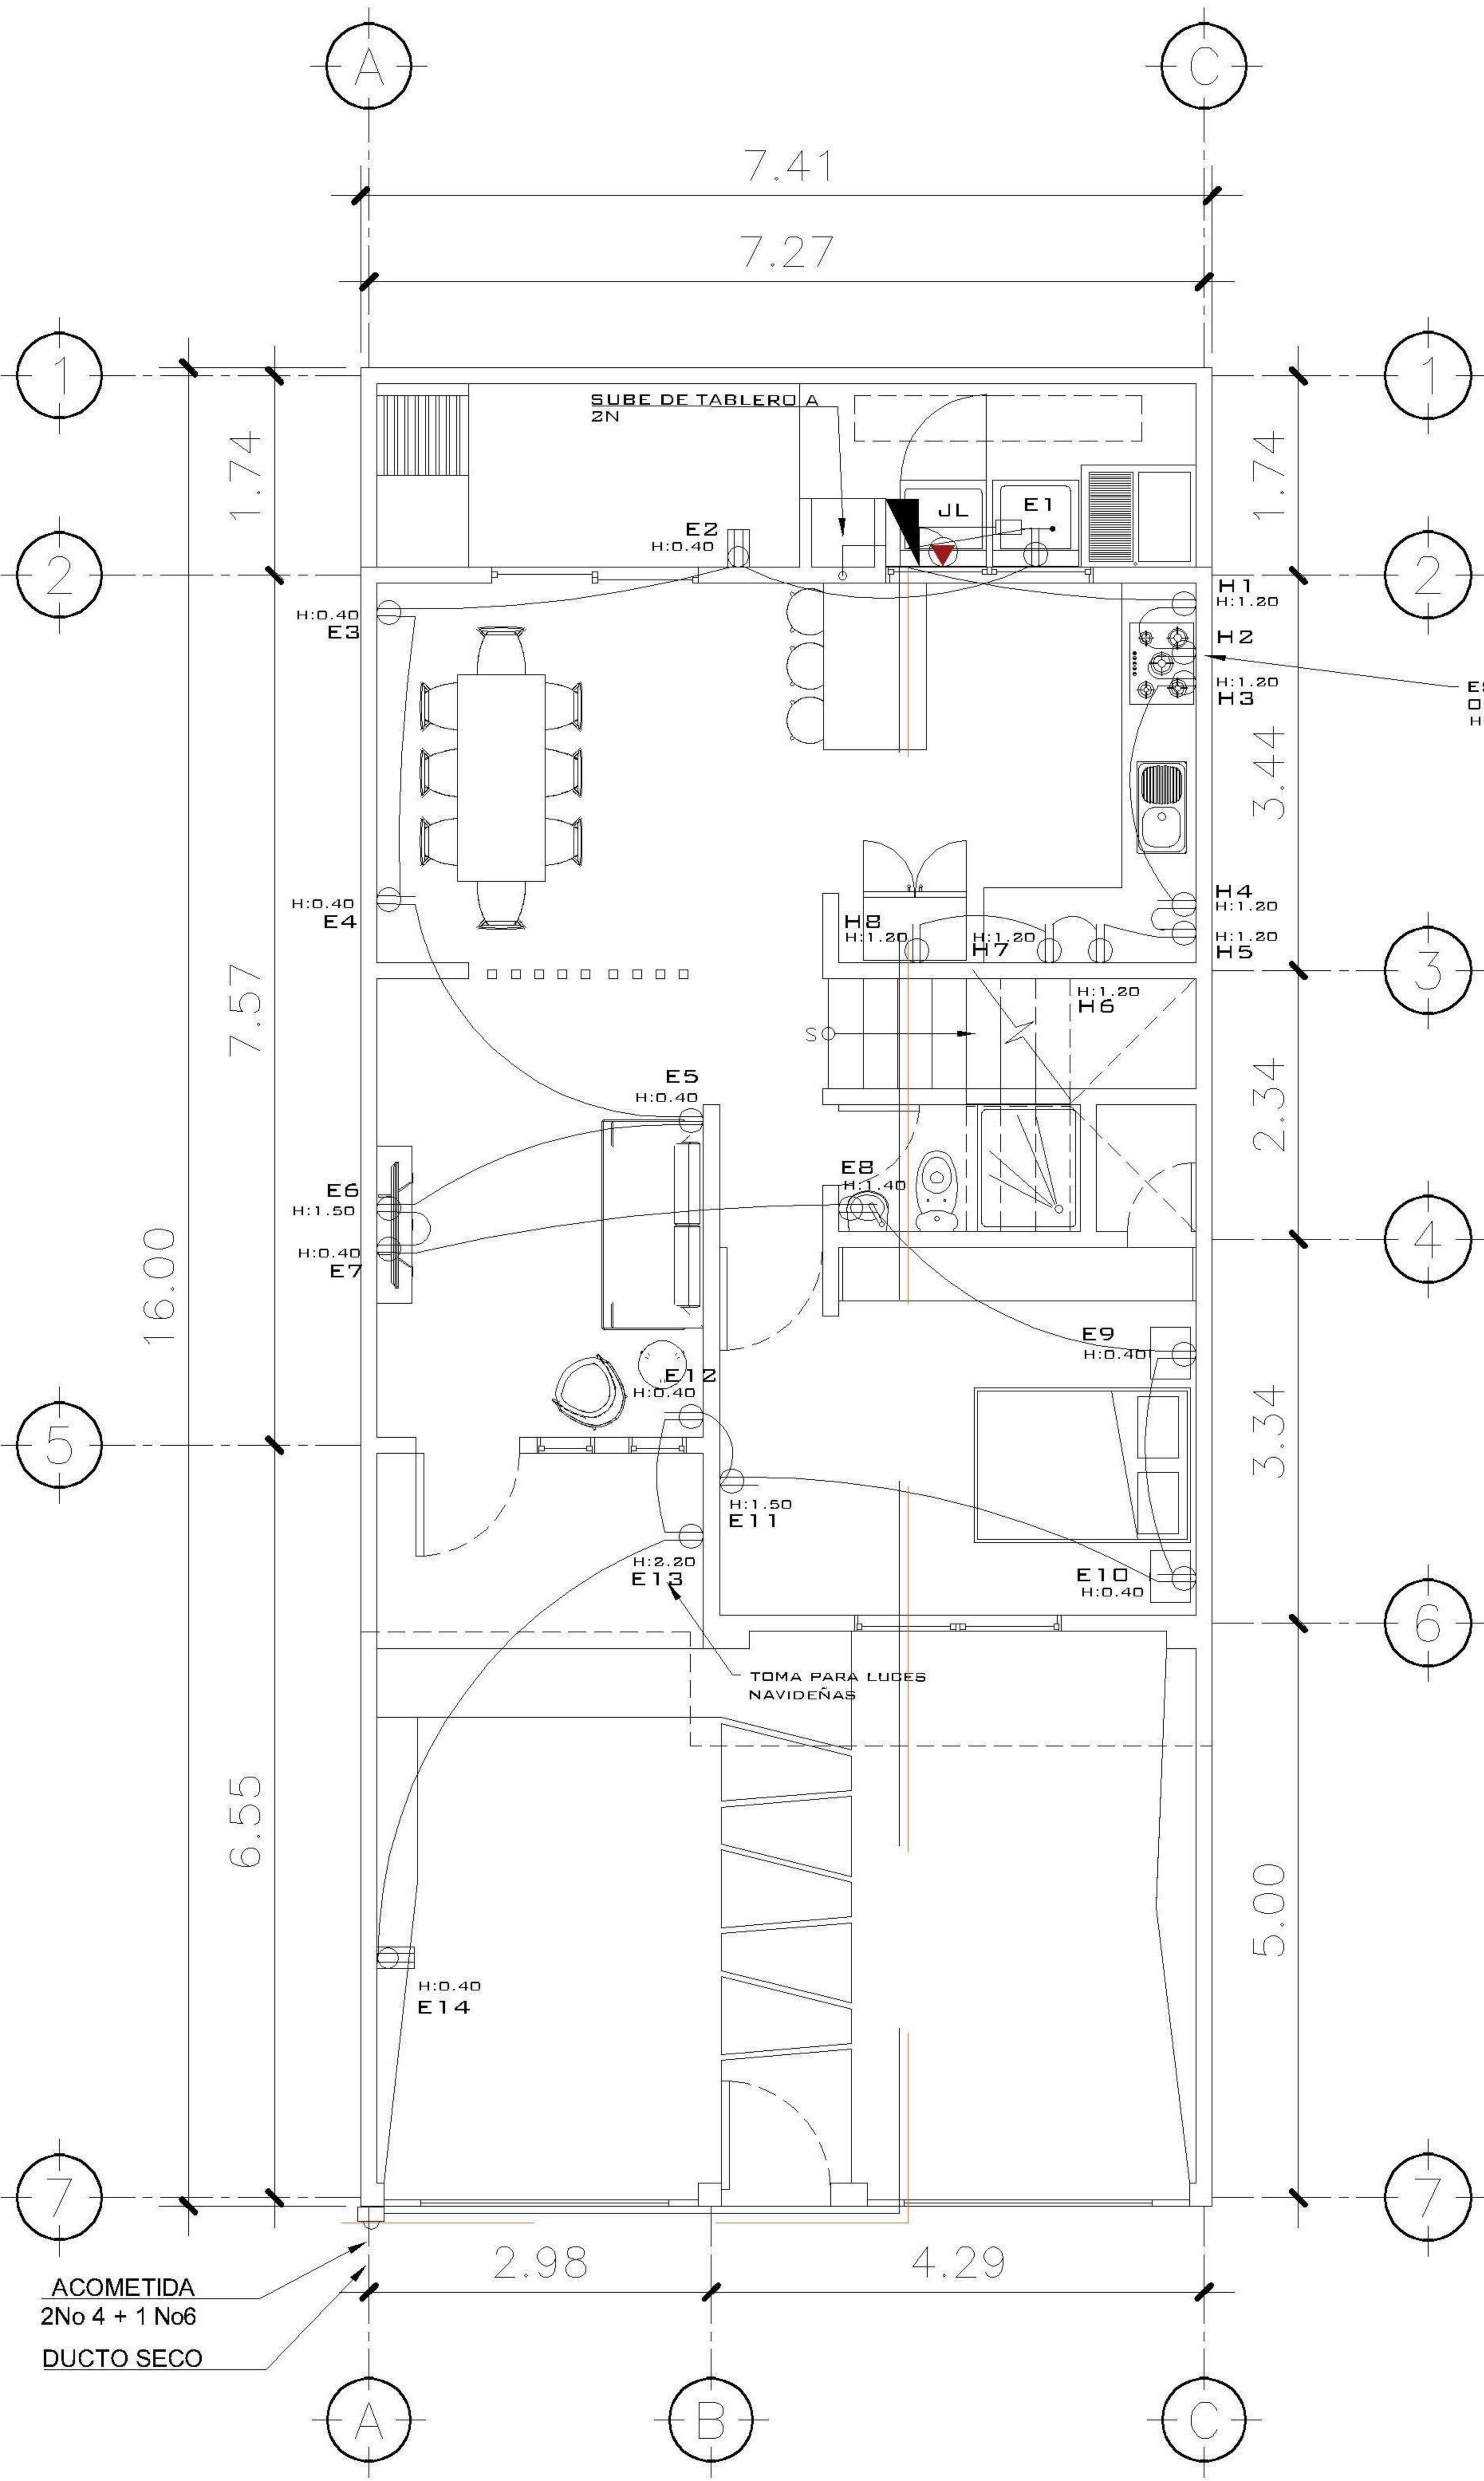


1 PLANTA NIVEL 1 MACHOTE ESCALA: 1:75

TABLERO DE DISTRIBUCION				
CIRCUITO	DESCRIPCION	UNIDADES	FLIPON	ALAMBRE
A	ILUMINACION NIVEL 01	13	20	1No.12+1No.14
B	ILUMINACION NIVEL 01	13	20	1No.12+1No.14
C	ILUMINACION NIVEL 01	11	20	1No.12+1No.14
D	COCINA NIVEL 01	07	20	2No.12+1No.14
E	FUERZA NIVEL 01	14	20	2No.12+1No.14
F	FUERZA NIVEL 02	08	20	2No.12+1No.14
G	FUERZA NIVEL 02	09	20	2No.12+1No.14
H	FUERZA COCINA	08	20	2No.12+1No.14
I, K	CALENTADOR ELECTRICO	1	2X40	2No.8+1No.10
J, L	SECADORA	1	2X40	2No.8+1No.10
	DISPONIBLE	-	-	- -
	DISPONIBLE	-	-	- -
	DISPONIBLE	-	-	- -
	DISPONIBLE	-	-	- -

NOMENCLATURA	
	LÍNEA VIDA
	POLIDUCTO DE Ø 1/2
	TABLERO DE DISTRIBUCIÓN
	TOMACORRIENTE DOBLE H=0.40, H=1.10 M., H=1.50M ALTURA INDICADA
	TOMACORRIENTE DOBLE 220 V PARA SECADORA
	TOMACORRIENTE DOBLE 100 V PARA INTERPERIE
	TIMBRE
	TELEVISIÓN / CABLE
	CAMARA DE SEGURIDAD
	CAJA DE REGISTRO ROUTER INTERNET
	CAJA DE REGISTRO PARA T.V
	CALENTADOR ELECTRICO

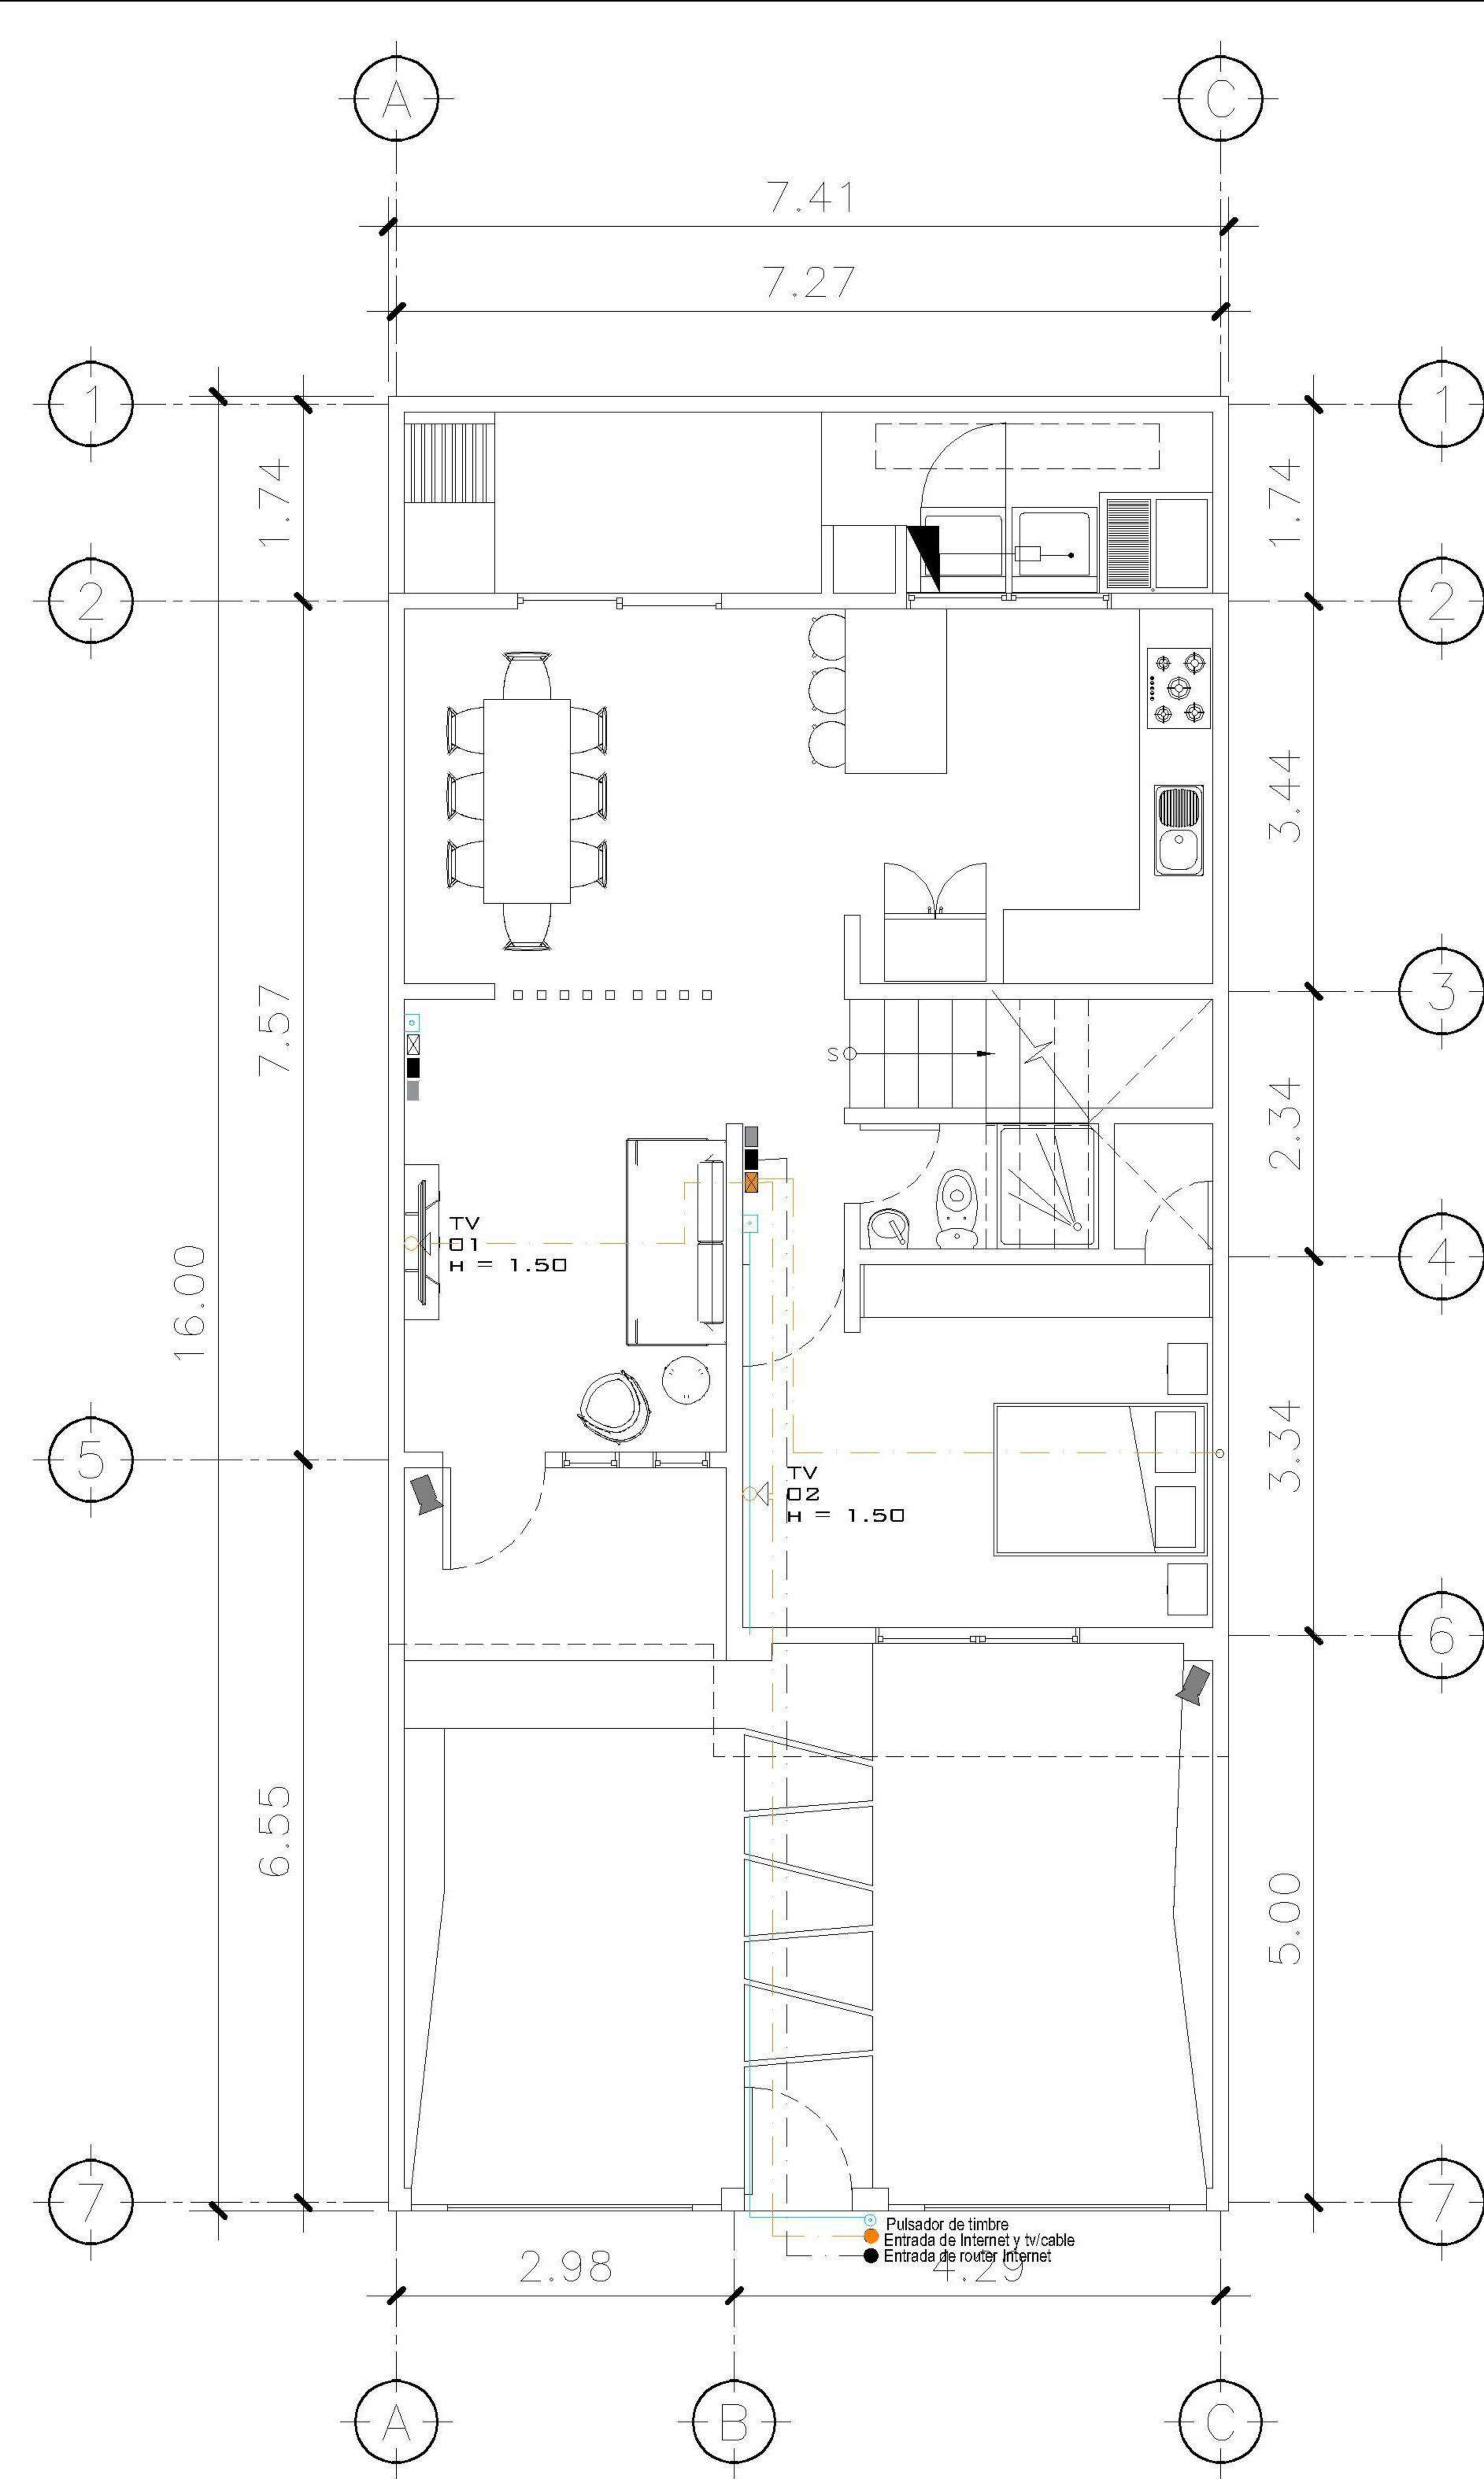

1 PLANTA NIVEL 1
ESPECIALES ESCALA: 1:75

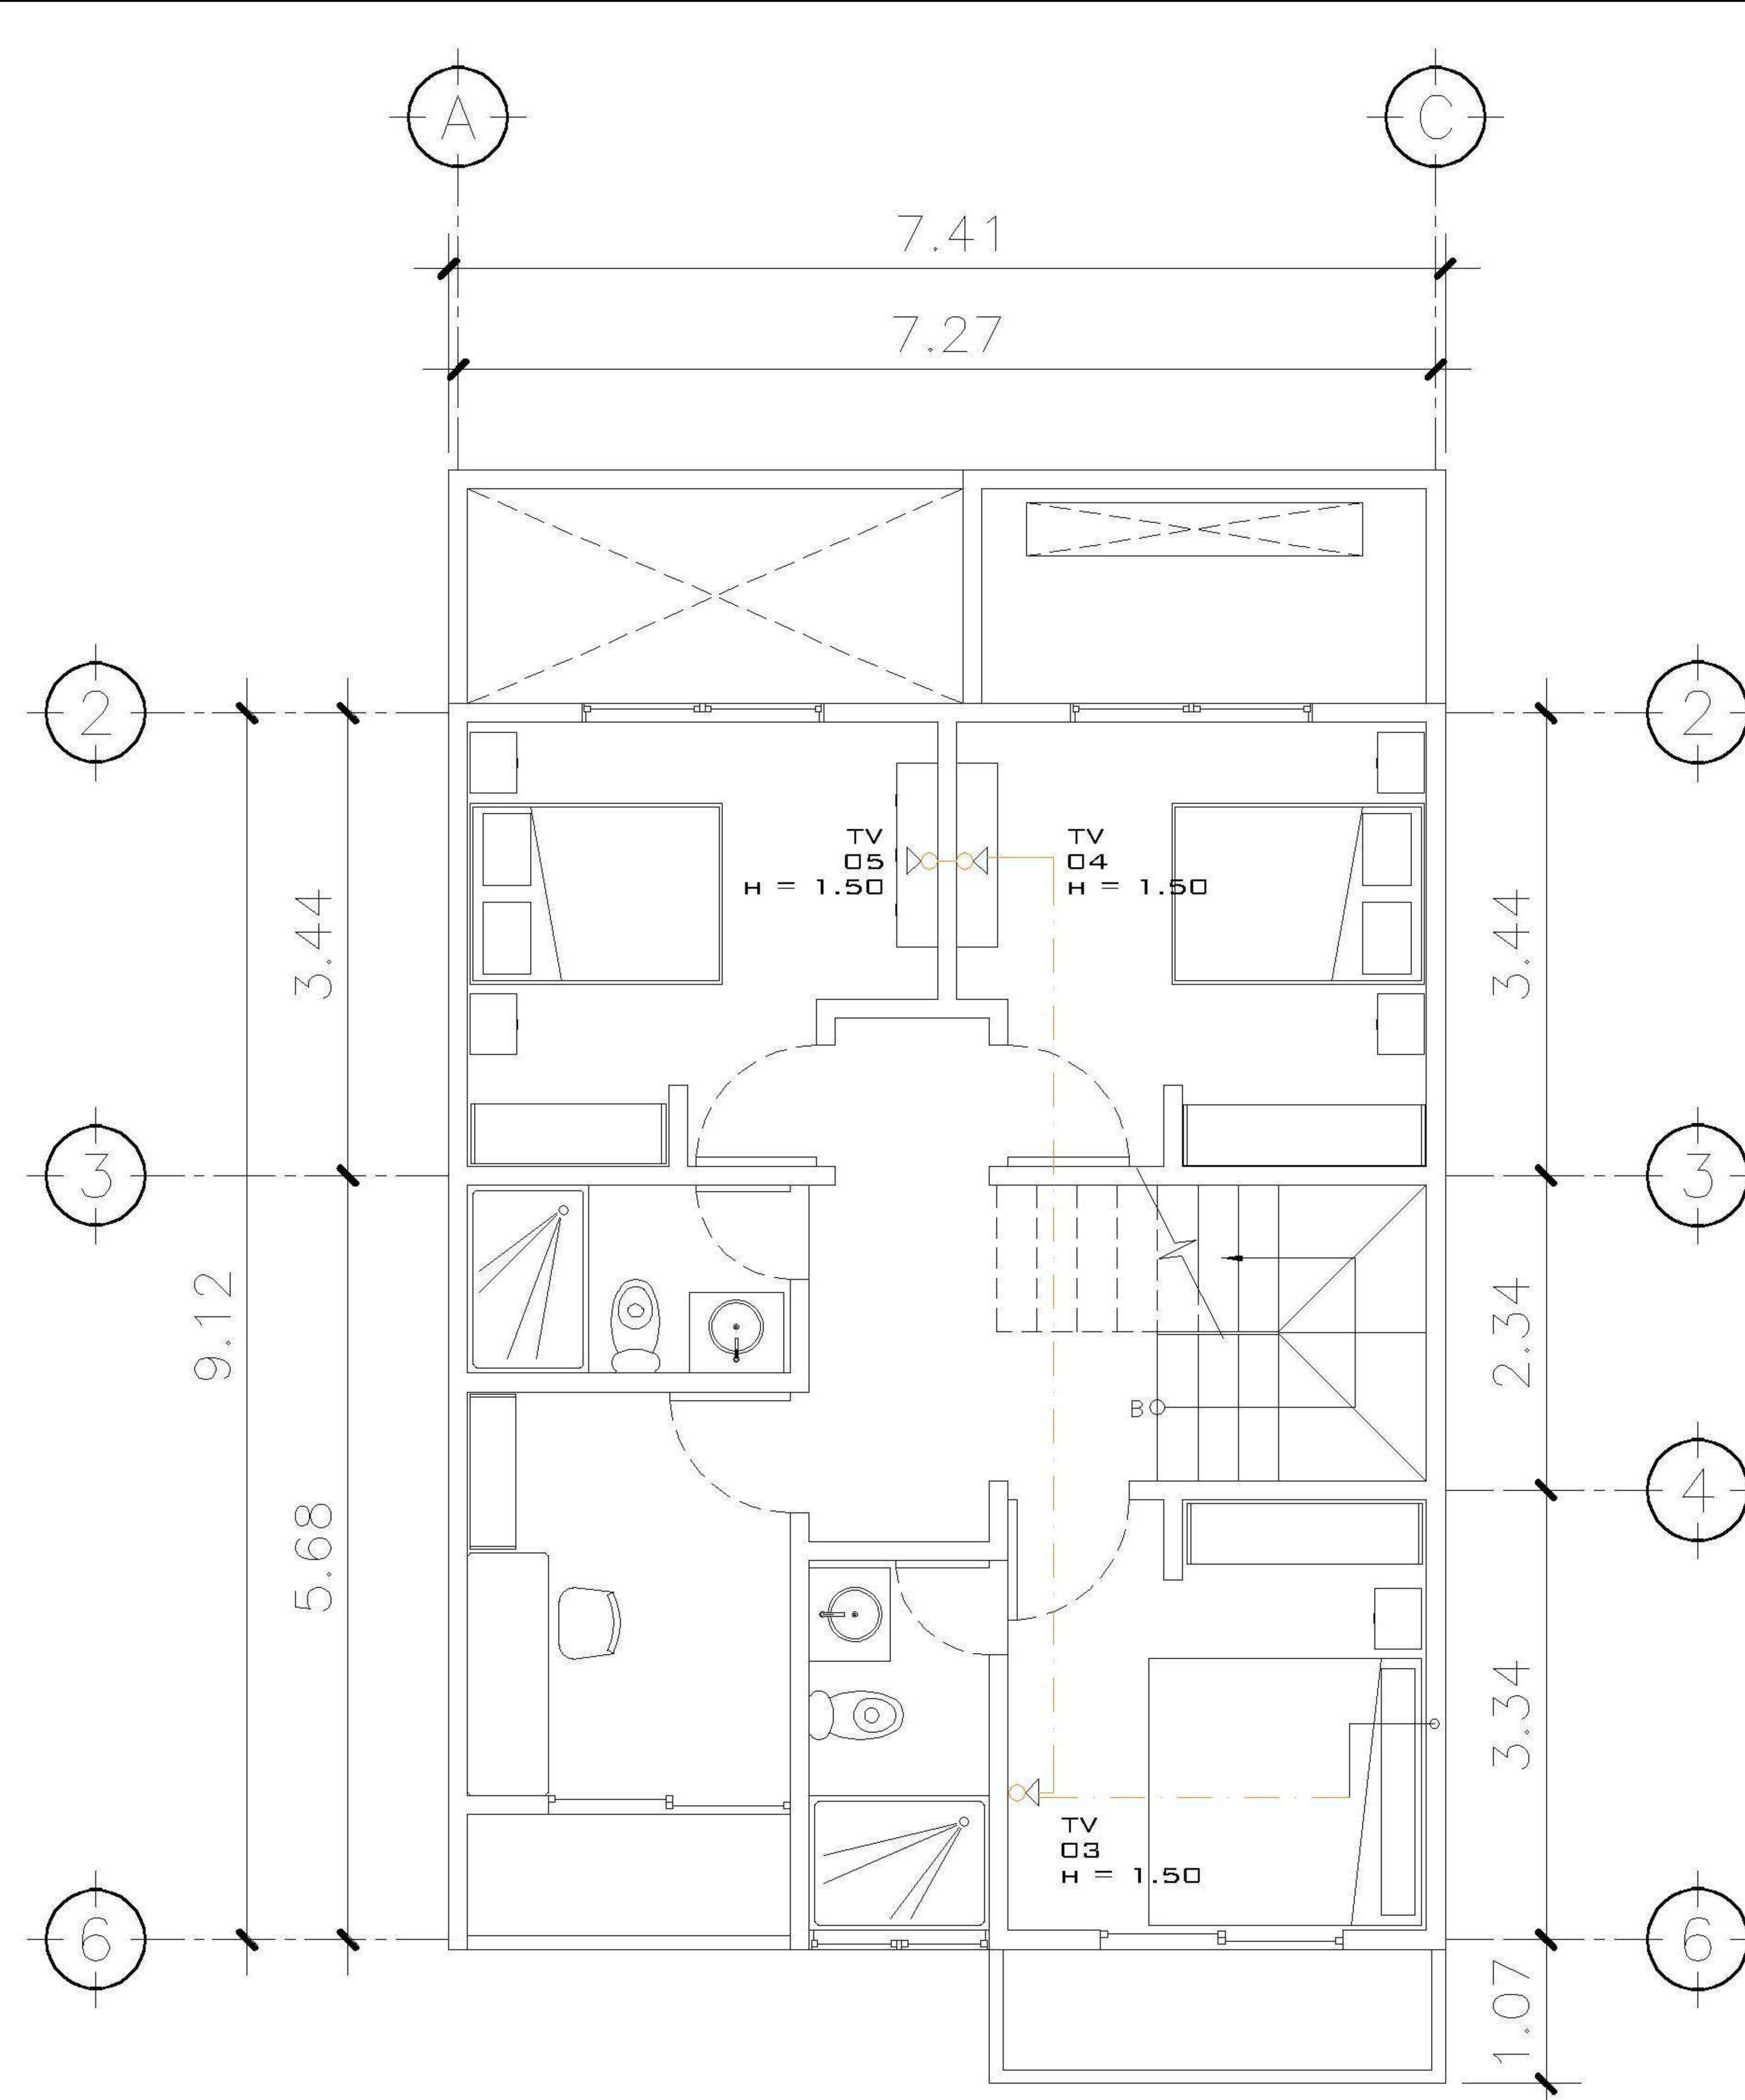

2 PLANTA NIVEL 2
ESPECIALES ESCALA: 1:75

INSTALACIONES ESPECIALES CASA 1

CIRCUITO	USO	UNIDADES	FLIPON	ALAMBRE
AA	T.V E INTERNET	05	-	TUBO CON GUÍA
BB	ROUTER	01	-	TUBO CON GUÍA
CC	INTERCOM	01	-	TUBO CON GUÍA
DD	CAMARA DE SEGURIDAD	02	-	TUBO CON GUÍA

PROPIETARIO:
 PROYECTO:
VIVIENDA PORTAL DEL VALLE
 UBICACIÓN:
 PLANIFICADO POR:
ING. JUANJO
 EJECUTOR:
CONSTRUCTORA DEL ATLANTICO
 DIBUJÓ:
CONSTRUCTORA DEL ATLANTICO

OBSERVACIONES



CONTENIDO:

PLANTAS ESPECIALES

(F) ING. JUANJO



FECHA:
ENERO 2026

ESCALA:
INDICADA

CATEGORÍA HOJA:

ARQUITECTURA	ESTRUCTURA	INSTALACIONES	CIVIL
--------------	------------	---------------	-------

12 / 13

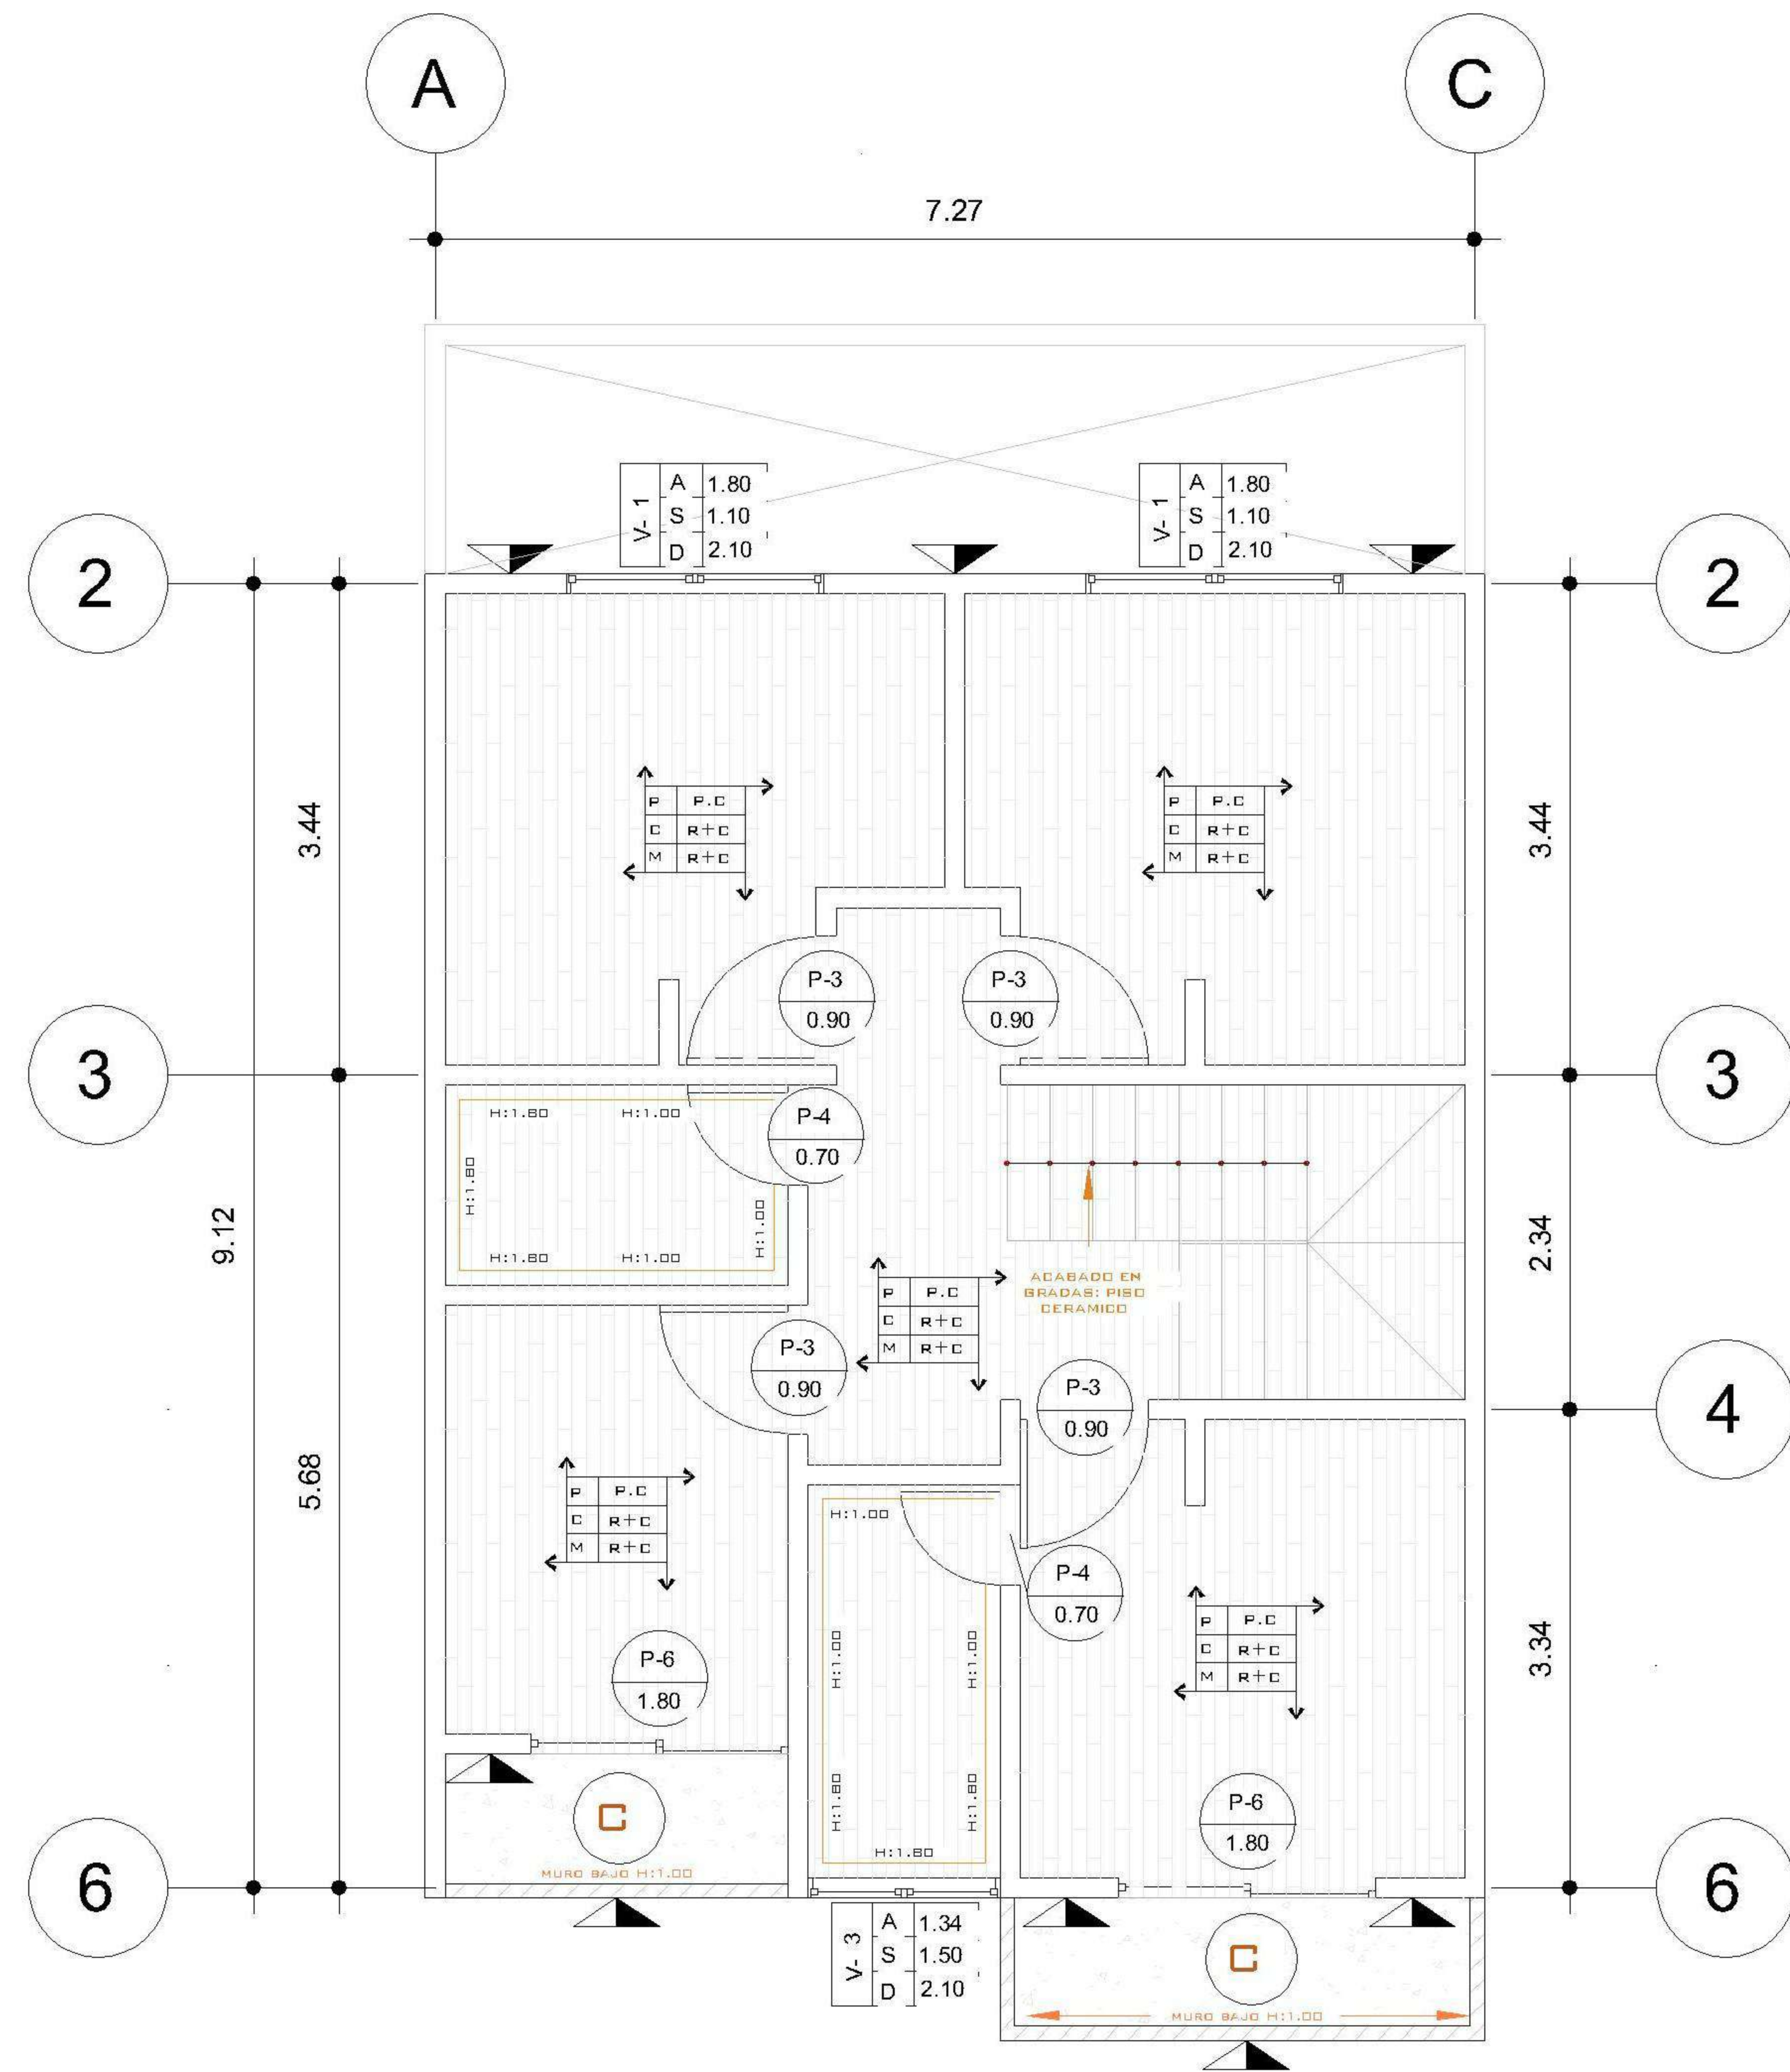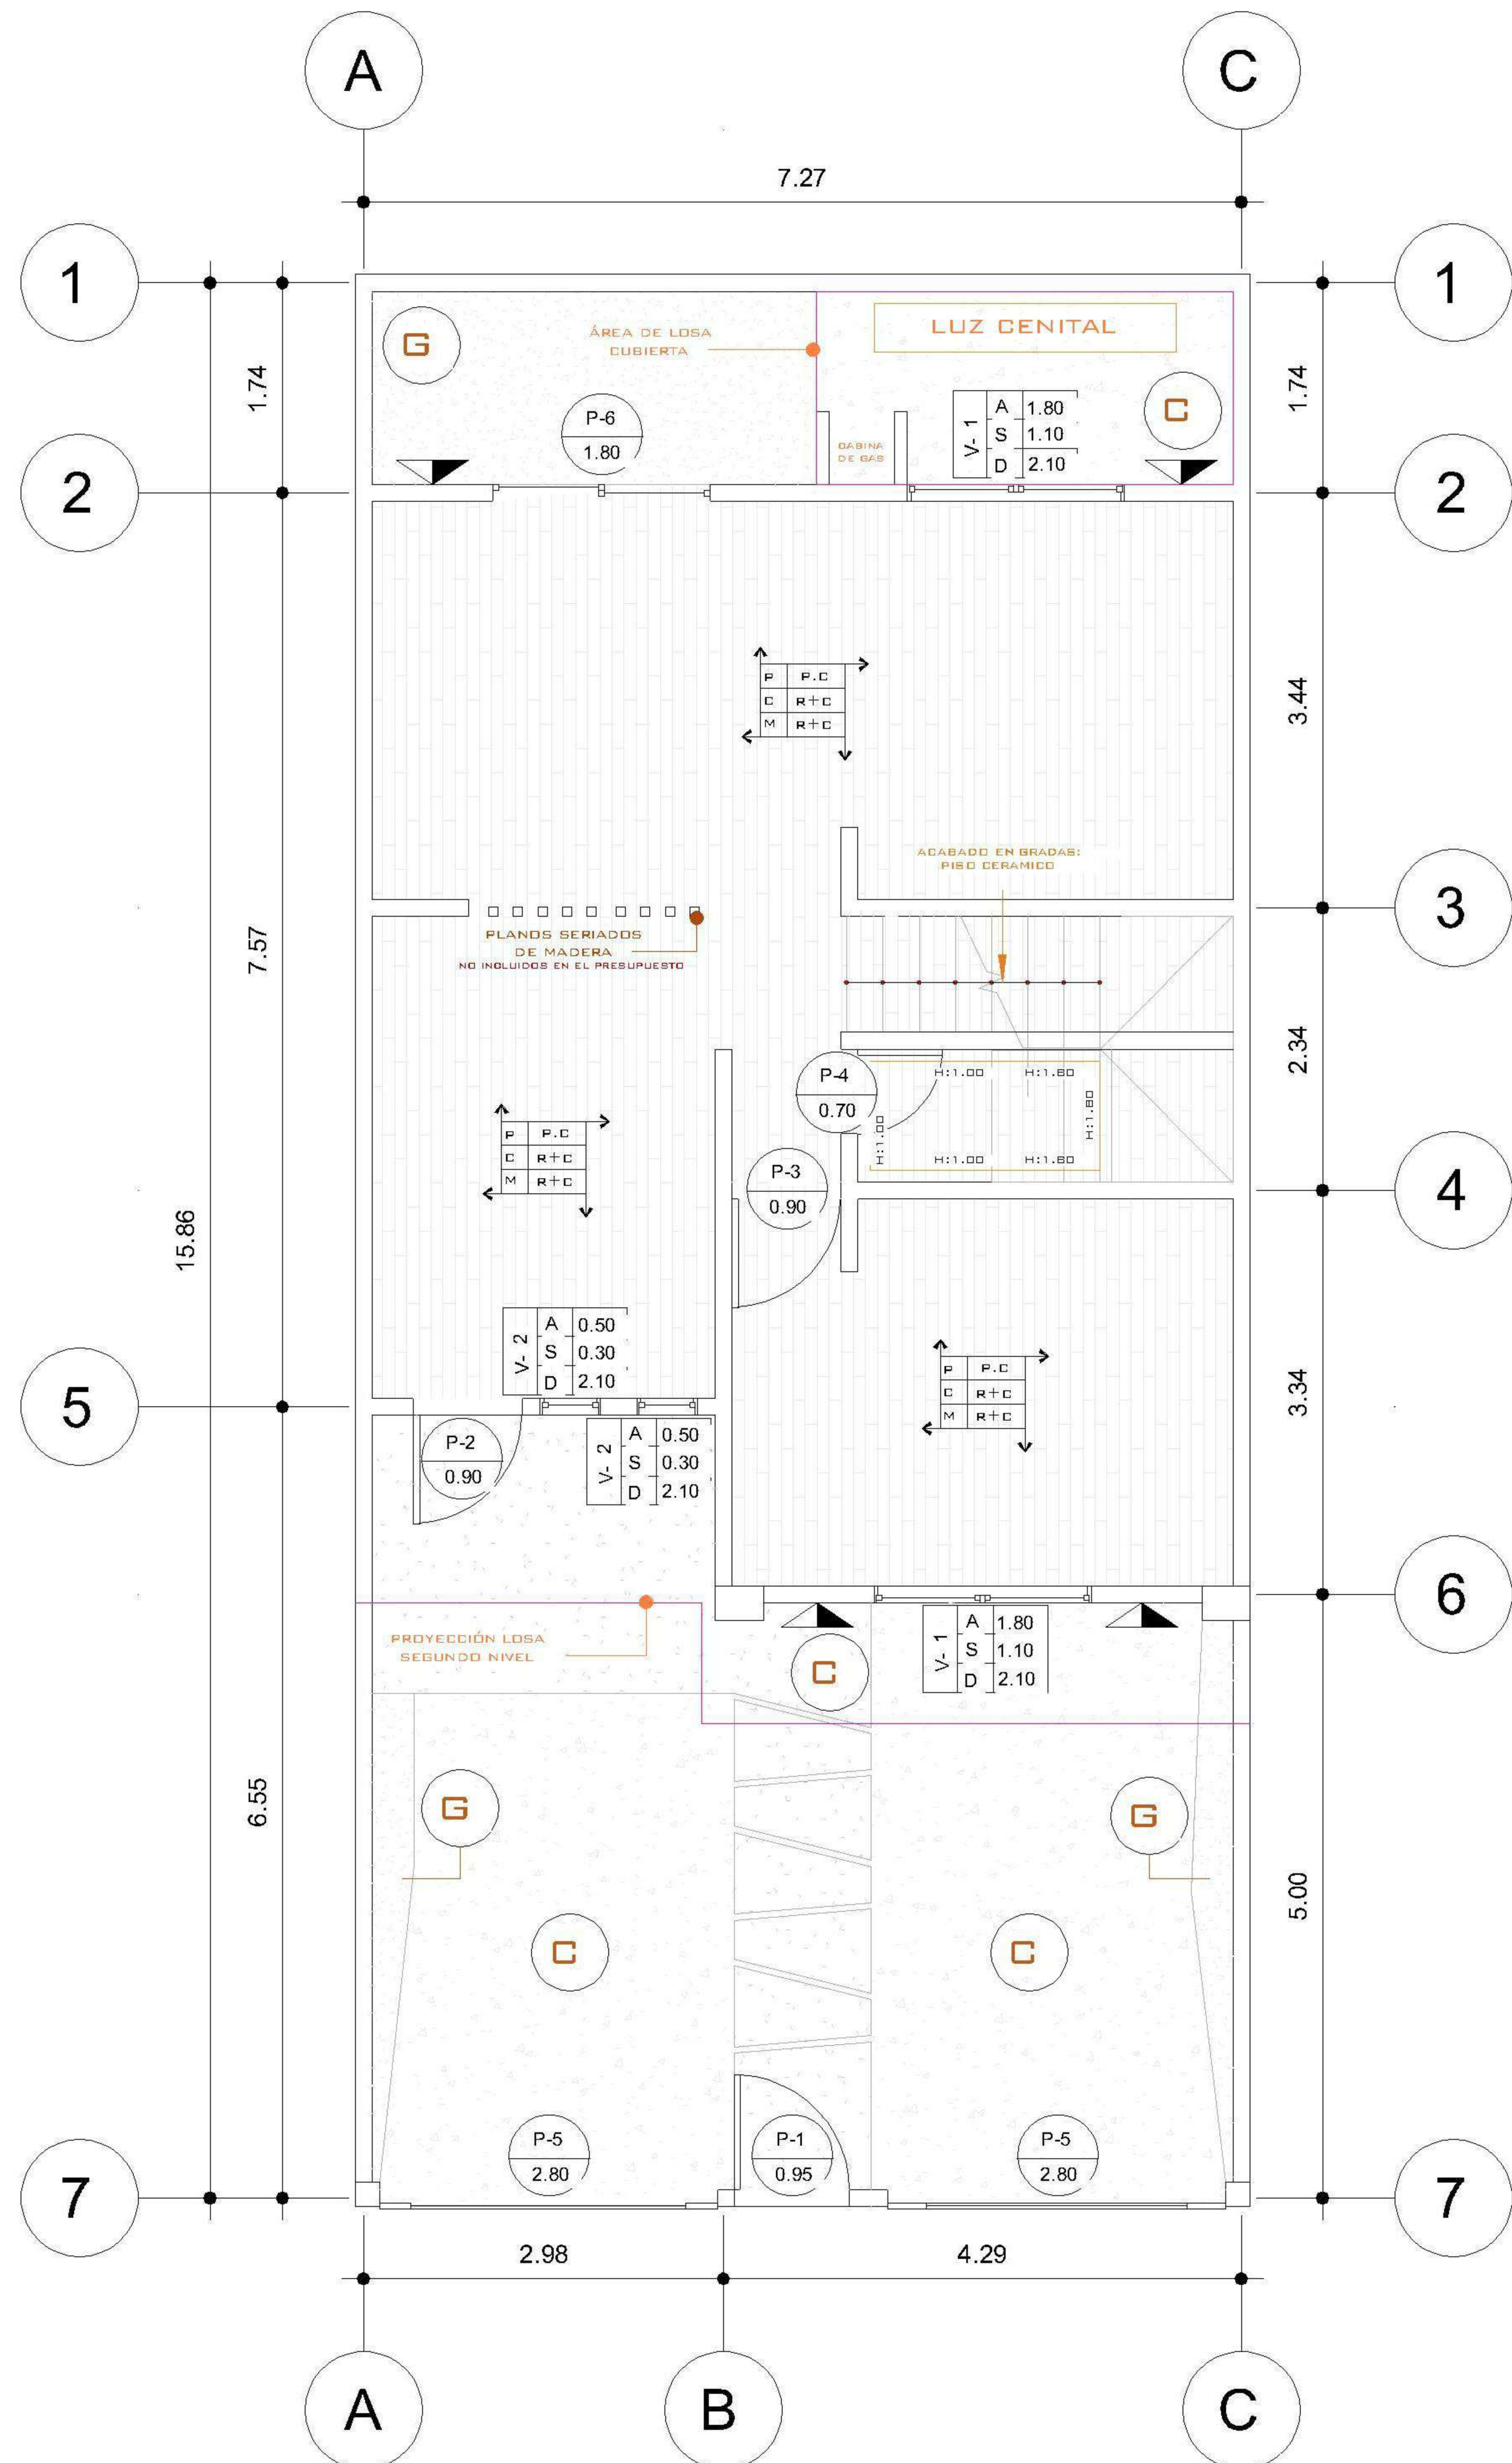

NOMENCLATURA	
R+C	REPELLO + CERNIDO
P.C	PISO CERAMICO
T.C	TORTA DE CONCRETO
P.C.A	PISO CERAMICO ANTIDESLIZANTE
A. H	AZULEJO EN BAÑO CON ALTURA INDICADA
1 A	AZULEJO EN BAÑO CON ALTURA INDICADA
1 A	ALTURA, SILLAR Y DINTEL DE VENTANA
P.C	ACABADO EN PISO, CIELO Y MURO
▲	REPELLO + CERNIDO DIRECTO EN MURO
▲	REPELLO GRIS DIRECTO EN MURO

PLANILLA DE PUERTAS					
TIPO	CANTIDAD	ANCHO	ALTO	ACABADO	SISTEMA
P1	1	0.95	2.10	Metal + Chapa Phillips	Abatible
P2	1	0.90	2.10	Metal + Chapa Phillips	Abatible
P3	5	0.90	2.10	Enchapada	Abatible
P4	3	0.70	2.10	Enchapada	Abatible
P5	2	2.80	2.20	Portón Metálico	Abatible

PLANILLA DE VENTANAS Y PUERTAS CORREDIZAS							
TIPO	CANTIDAD	ANCHO	ALTO	SILLAR	DINTEL	ACABADO	SISTEMA
1	4	1.80	1.00	1.10	2.10	vc blanco + vidrio	corrediza
2	2	0.50	1.80	0.30	2.10	vc blanco + vidrio	Fija
3	1	1.34	0.60	1.50	2.10	vc blanco + vidrio	corrediza

Total general: 7

TIPO	CANTIDAD	ANCHO	ALTO	ACABADO	SISTEMA
------	----------	-------	------	---------	---------

P6	3	1.80	2.10	pvc blanco + vidrio	Corrediza
----	---	------	------	---------------------	-----------

Total general: 15

PROPIETARIO:
 PROYECTO:
VIVIENDA PORTAL DEL VALLE
 UBICACIÓN:
 PLANIFICADO POR:
ING. JUANJO
 EJECUTOR:
CONSTRUCTORA DEL ATLANTICO
 DIBUJÓ:
CONSTRUCTORA DEL ATLANTICO

OBSERVACIONES



CONTENIDO:

PLANTAS ACABADOS

(F) ING. JUANJO

FECHA:
ENERO 2026

ESCALA:
INDICADA

CATEGORÍA		HOJA:	
ARQUITECTURA	ESTRUCTURA	13 / 13	
INSTALACIONES	CIVIL		